


PŮDORYS I-I (329,00)

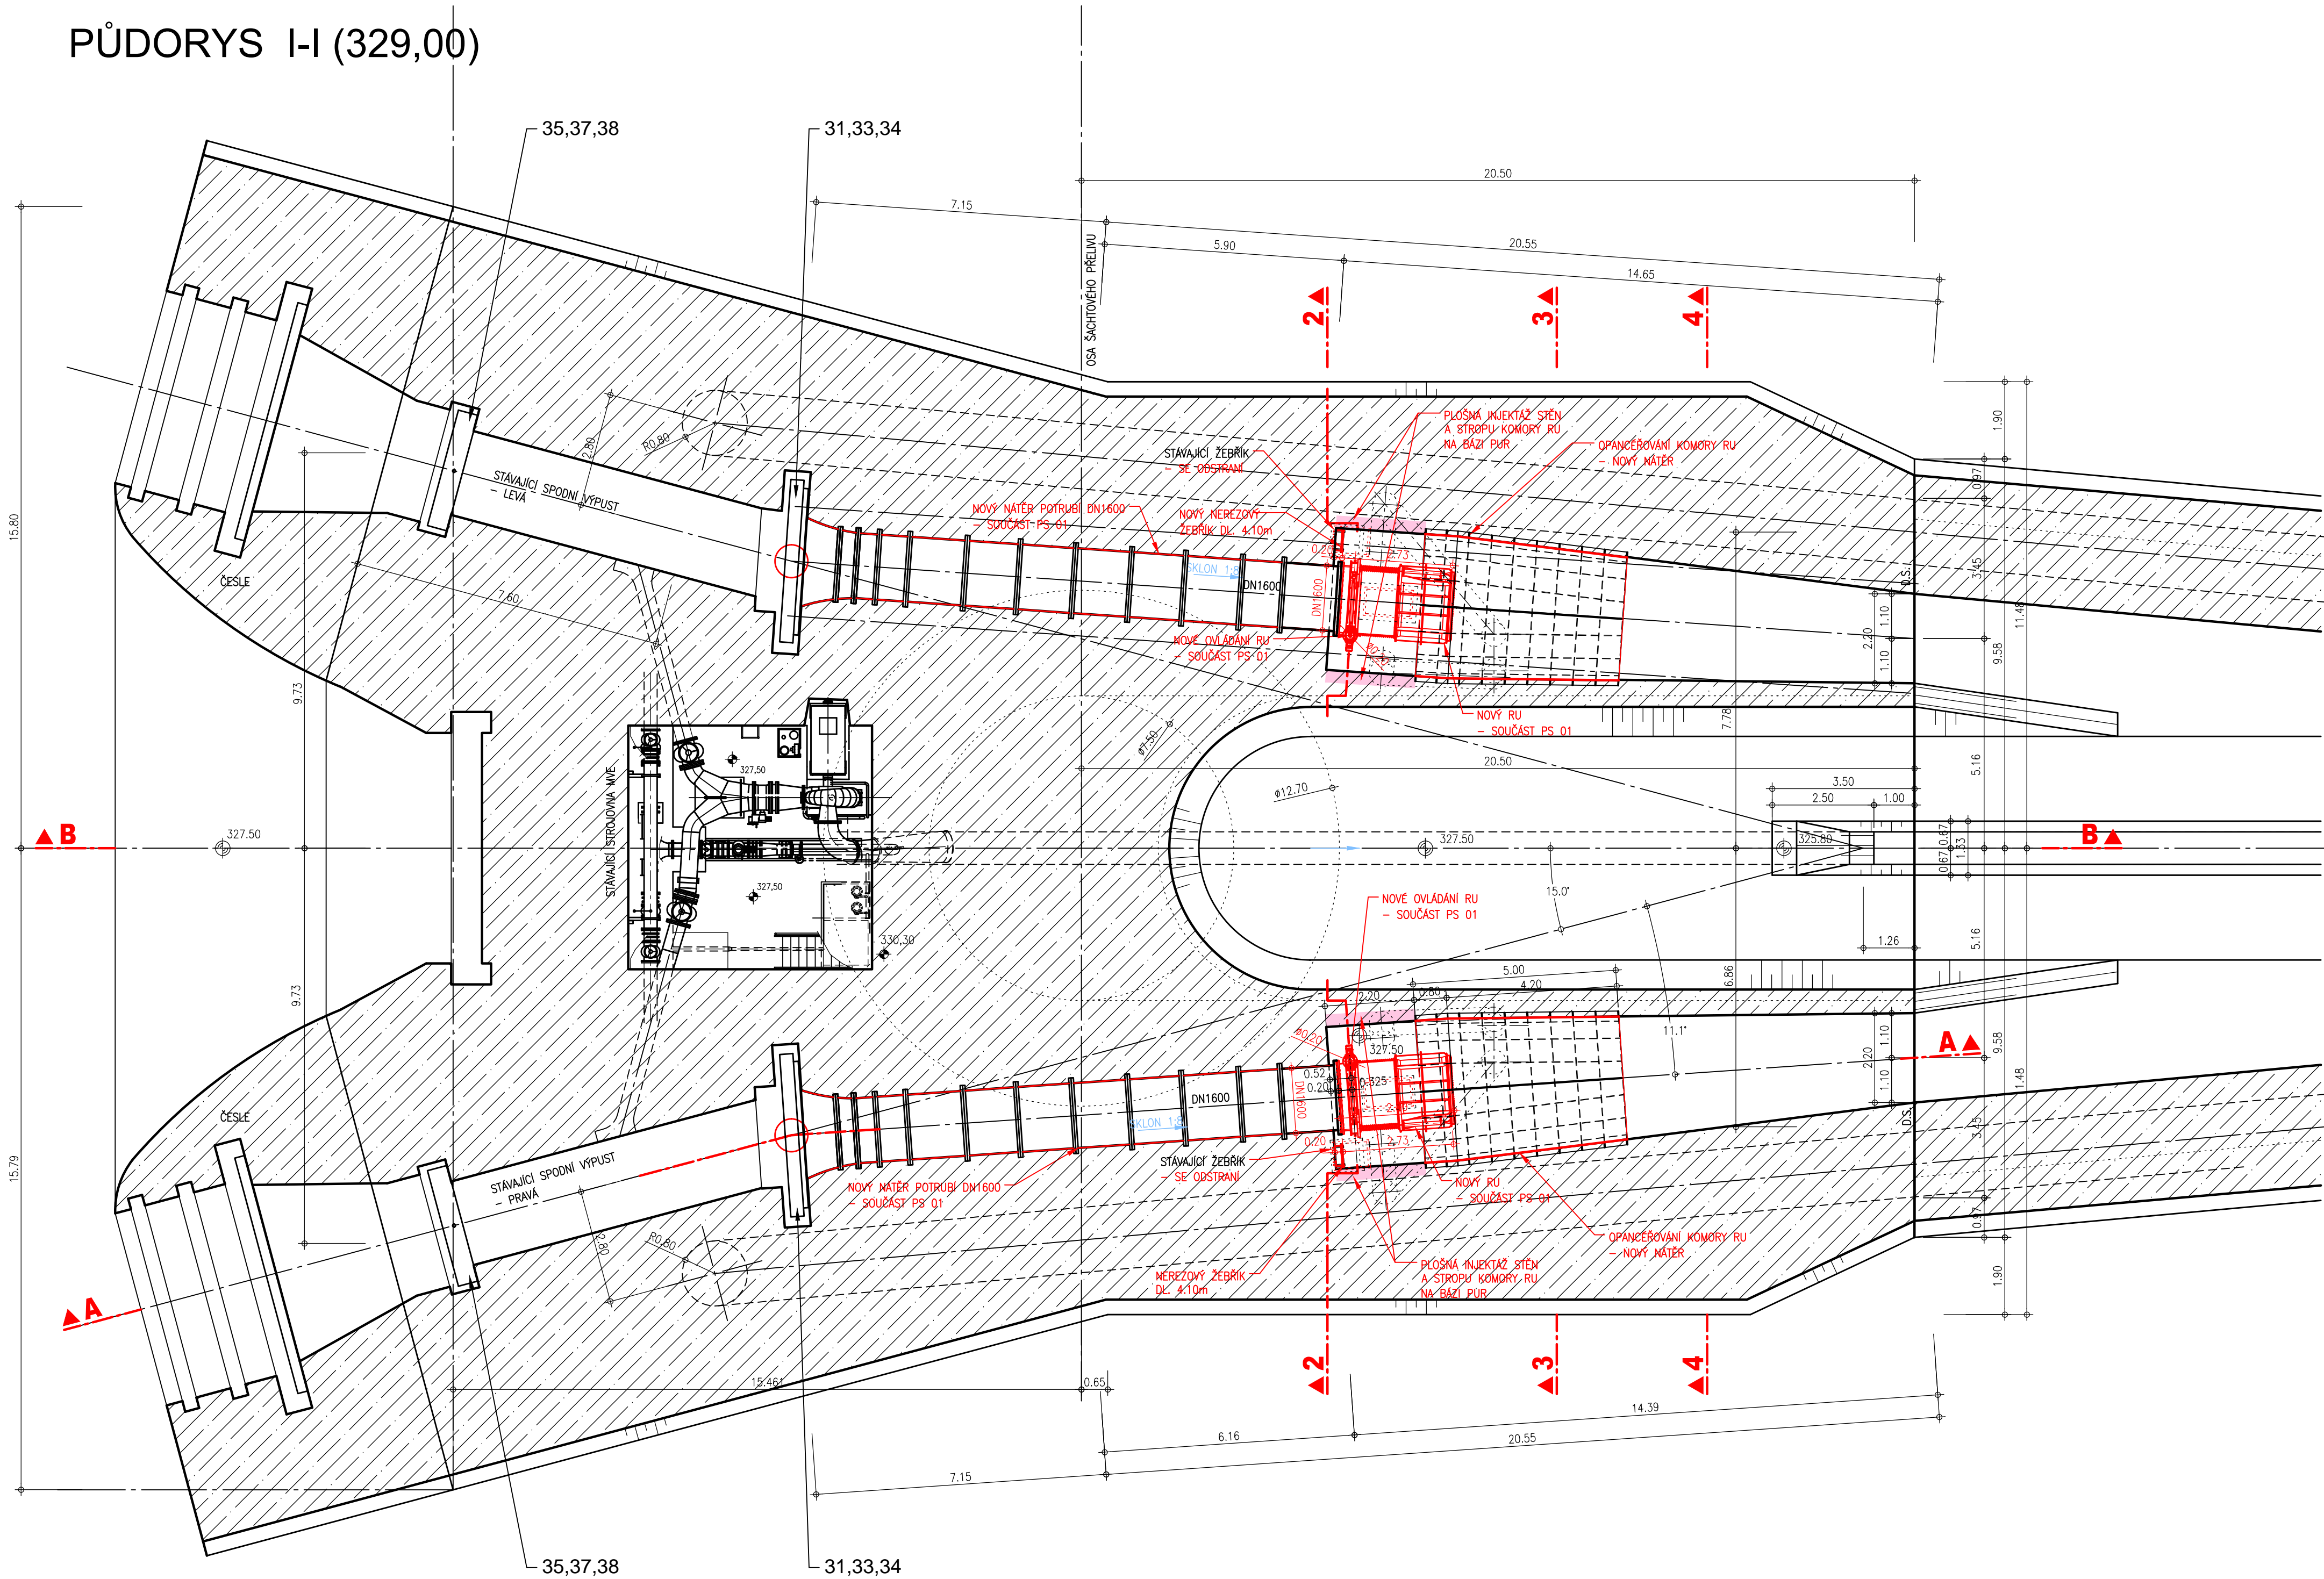

- LEGENDA :**
- NOVÉ ÚPRAVY
 - INJEKTÁŽ – POHLED
 - INJEKTÁŽ – ŘEZ
 - STÁVAJÍCÍ BETON

VÝŠKOVÝ SYSTÉM : BALT p.v.
KÓTOVÁNO V [m]

AQUATIS a.s. Botanická 834/56, 602 00 Brno Tel: +420 541 554 111 Fax: +420 541 211 205 E-mail: info@aquatis.cz http://www.aquatis.cz	Zodpovědný projektant ING. OLDŘICH NEUMAYER CSc.		Hlavní inženýr projektu ING. OLDŘICH NEUMAYER CSc.	Vedoucí střediska ING. OLDŘICH NEUMAYER CSc.
Vypracoval RENATA NĚMEČKOVÁ	Kontroloval ING. TOMÁŠ ROTH	Základové číslo 019181A		
Datum LEDEN, 2020	Stupeň dokumentace DZS	Název souboru DZ121_ZEL_SVO_novy.dwg		
Akce VD ŽELIVKA - REKONSTRUKCE RU SPODNÍCH VÝPUSTÍ C. SITUACNÍ VÝKRESY C.3. KOORDINAČNÍ VÝKRESY				
Příloha PŮDORYS I-I (329,00)				
Měřítko 1 : 100		Číslo přílohy C.3.1.		
Objednatel Povodí Vltavy, státní podnik				