



PODÉLNÝ ŘEZ A-A

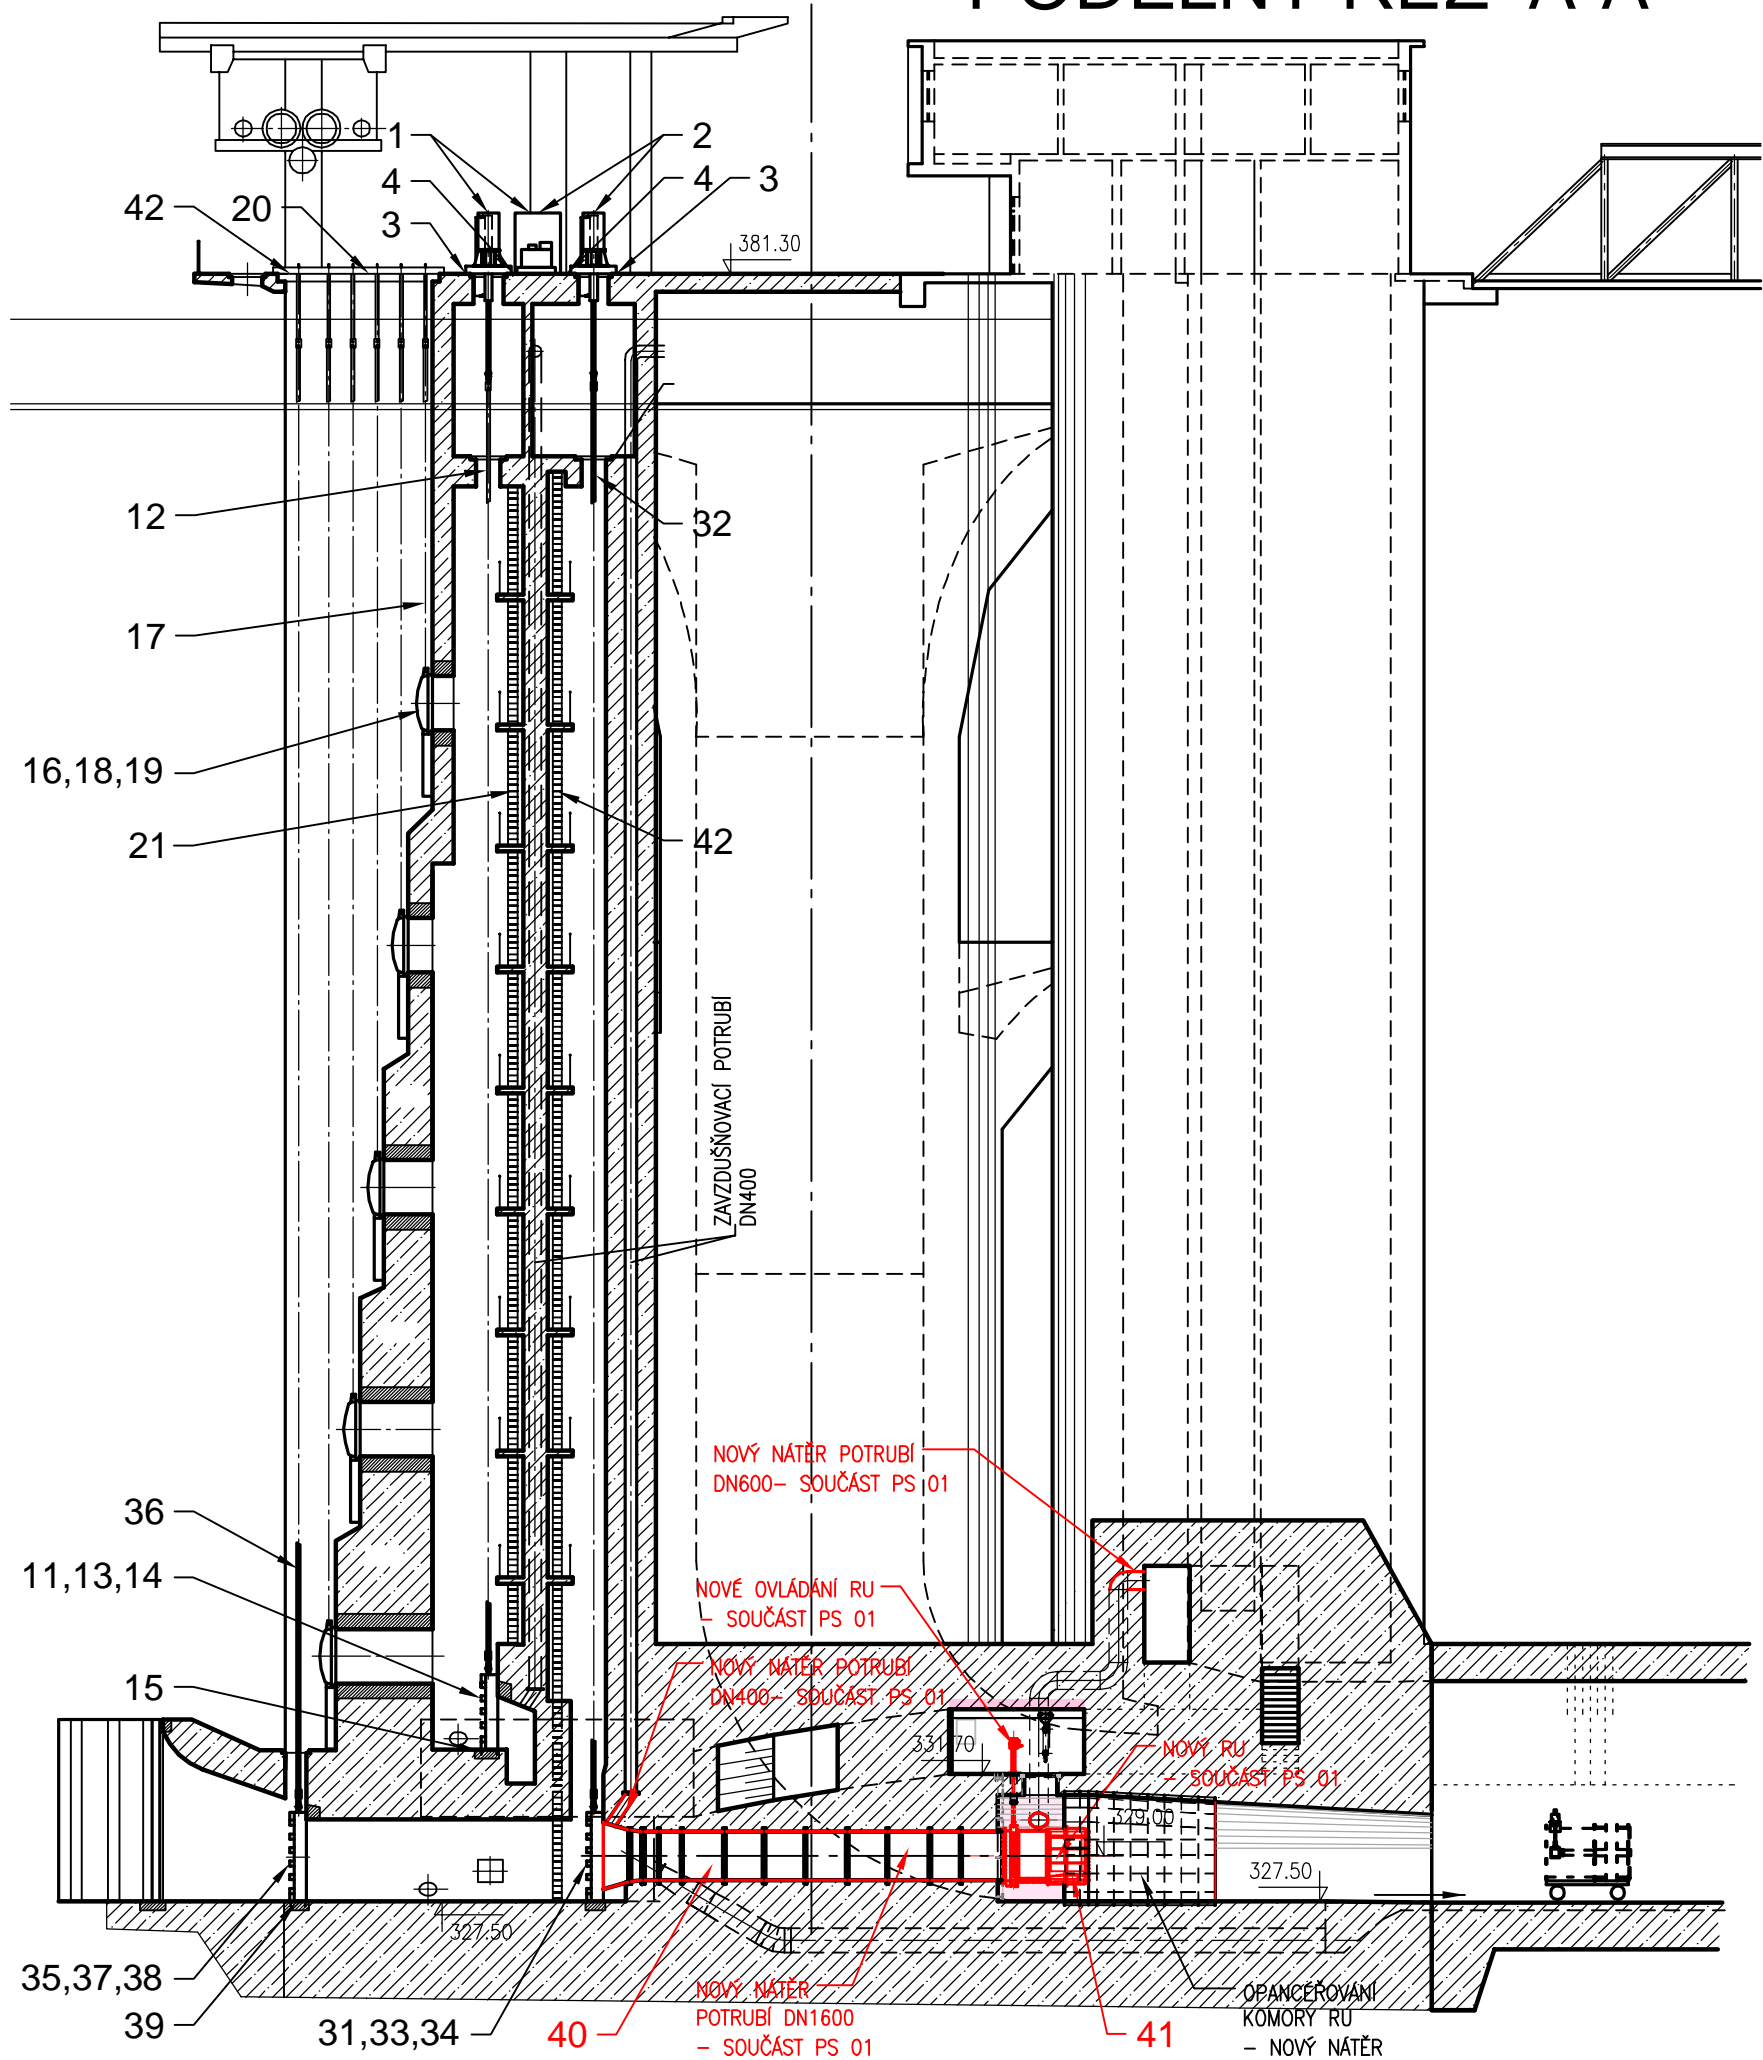

LEGENDA:

- ZVEDACÍ MECHANISMY OVLÁDÁNÍ RYCHLOUZÁVĚRŮ**
- 1 - ZVEDACÍ MECHANISMUS RYCHLOUZÁVĚRNÉ TABULE VO
 - 2 - ZVEDACÍ MECHANISMUS RYCHLOUZÁVĚRNÉ TABULE SV
 - 3 - POKLOPY, RÁMY, ZAKRYTOVÁNÍ EL. A KANÁLŮ NA PLATU OBJEKTU
 - 4 - ŽLAB PRO VEDENÍ POTRUBÍ HYDRAULIKY
- VODÁRENSKÉ ODBĚRY**
- 11 - TABULE RYCHLOUZÁVĚRU VO
 - 12 - TÁHLA, ČEPY TABULE RYCHLOUZÁVĚRU VO
 - 13 - VEDENÍ TABULE RYCHLOUZÁVĚRU VO
 - 14 - DOSEDACÍ RÁM TABULE RYCHLOUZÁVĚRU VO
 - 15 - DOSEDACÍ PRÁH TABULE RYCHLOUZÁVĚRU VO
 - 16 - TABULE S ČESLICEMI VO
 - 17 - TÁHLA, ČEPY TABULE S ČESLICEMI VO
 - 18 - VEDENÍ TABULE S ČESLICEMI VO
 - 19 - DOSEDACÍ RÁM TABULE S ČESLICEMI VO
 - 20 - POKLOPY, RÁMY VO
 - 21 - PŘÍSTUPOVÉ ŽEBŘÍKY, ZÁBRADLÍ VO
- SPODNÍ VÝPUSTI**
- 31 - TABULE RYCHLOUZÁVĚRU SV
 - 32 - TÁHLA, ČEPY TABULE RYCHLOUZÁVĚRU SV
 - 33 - VEDENÍ TABULE RYCHLOUZÁVĚRU SV
 - 34 - DOSEDACÍ RÁM TABULE RYCHLOUZÁVĚRU SV
 - 35 - TABULE PROVIZORNÍHO HRAZENÍ SV
 - 36 - TÁHLA, ČEPY TABULE PROVIZORNÍHO HRAZENÍ SV
 - 37 - VEDENÍ TABULE PROVIZORNÍHO HRAZENÍ SV
 - 38 - DOSEDACÍ RÁM TABULE PROVIZORNÍHO HRAZENÍ SV
 - 39 - DOSEDACÍ PRÁH TABULE PROVIZORNÍHO HRAZENÍ SV
 - 40 - POTRUBÍ DN 1600 SV
 - 41 - ROZSTŘIKOVACÍ UZÁVĚR DN1600 SV
 - 42 - PŘÍSTUPOVÉ ŽEBŘÍKY, ZÁBRADLÍ SV

PŮDORYS I-I (329,00)

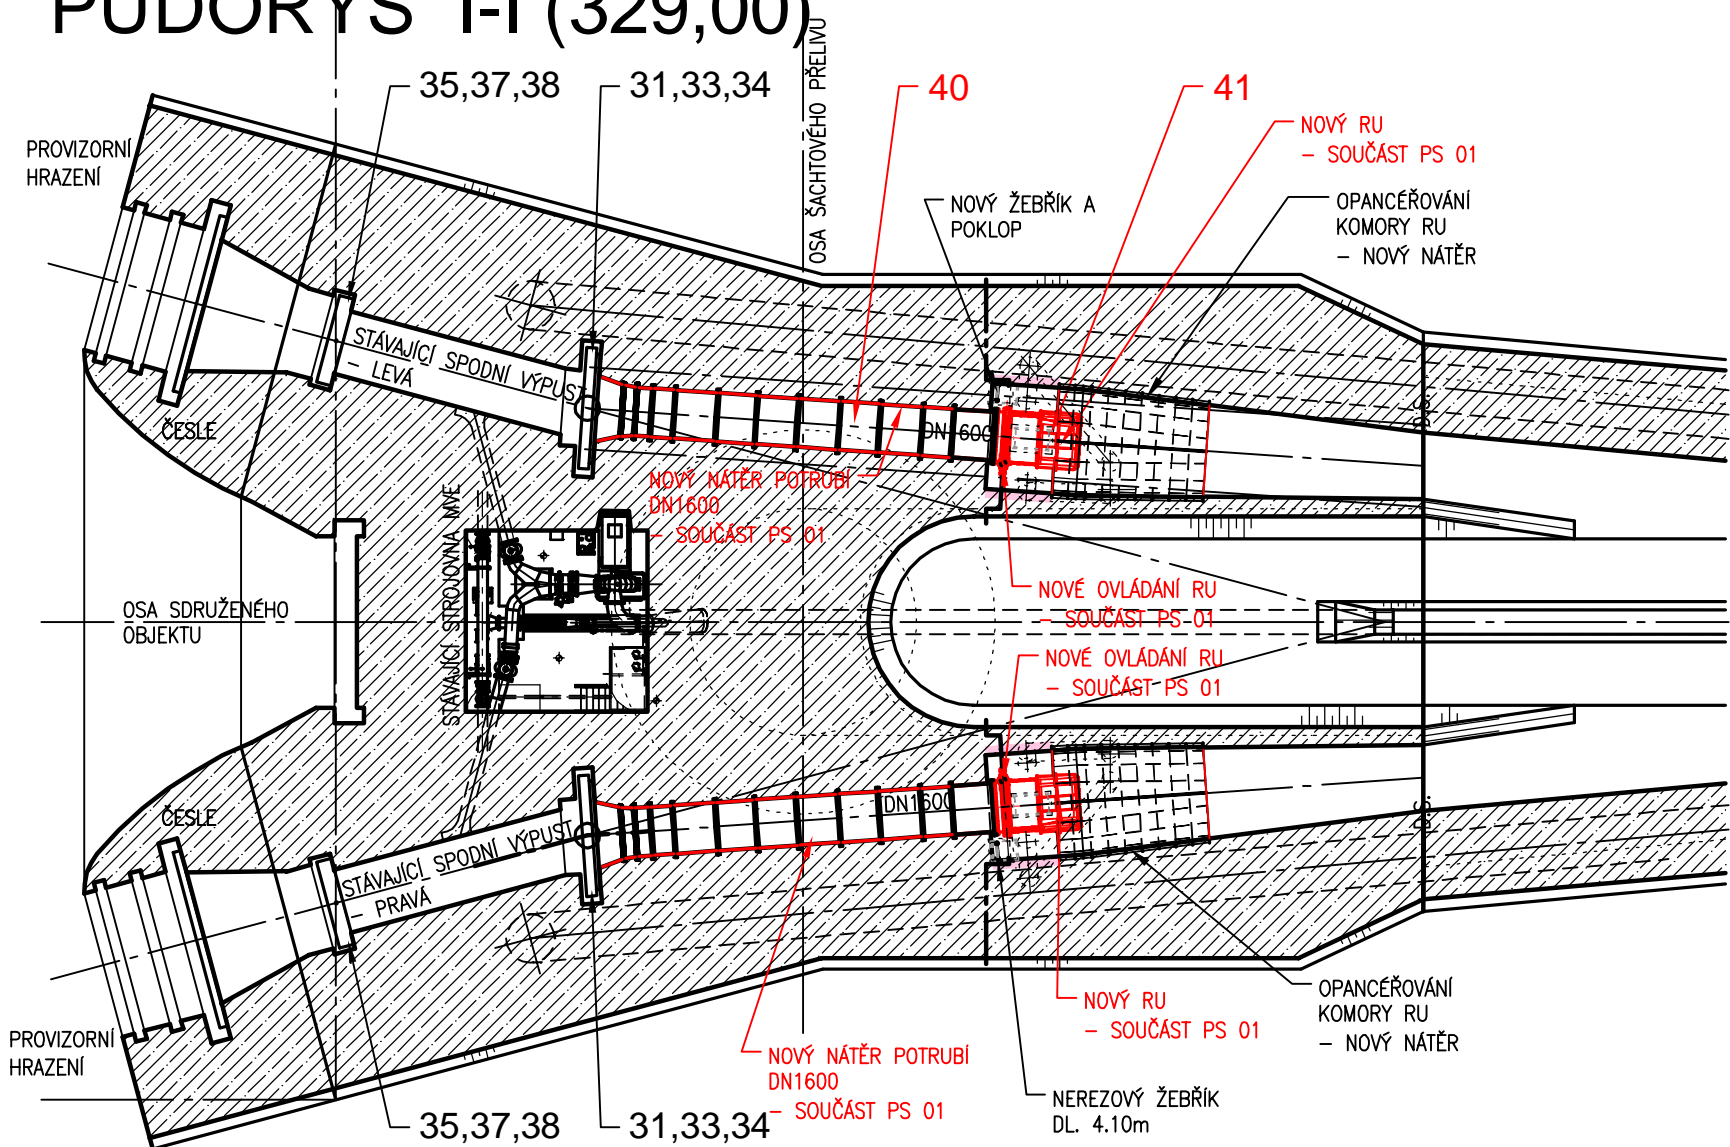

VÝŠKOVÝ SYSTÉM : BALT p.v.
KÓTOVÁNO V [m]

AQUATIS

AQUATIS a.s.
Botanická 834/56, 602 00 Brno
Tel: +420 541 554 111
Fax: +420 541 211 205
E-mail: info@aquatis.cz
http://www.aquatis.cz

Zodpovědný projektant
ING. MILOSLAV KUPSKÝ

Hlavní inženýr projektu
ING. OLDŘICH NEUMAYER CSc.

Vedoucí střediska
ING. OLDŘICH NEUMAYER CSc.

Vypracoval
ING. MILOSLAV KUPSKÝ

Kontroloval
ING. TOMÁŠ ROTH

Zakázkové číslo
019181A

Datum
LEDEN, 2020

Stupeň dokumentace
DZS

Název souboru
D2121_ZEL_SV0_novy.dwg

Akce
VD ŽELIVKA - REKONSTRUKCE RU SPODNÍCH VÝPUSTÍ
D.2. TECHNOLOGICKÁ ČÁST
PS 01 TECHNOLOGICKÁ ČÁST STROJNÍ
D.2.1.2. VÝKRESOVÁ ČÁST

Příloha
DISPOZICE SDRUŽENÉHO OBJEKTU

Měřítko
1:250

Číslo přílohy
D.2.1.2.1.

Objednatel
Povodí Vltavy, státní podnik