

Váš dopis čj. 3410/17/033 Multiaqua

Ze dne: 22. 8. 2017

Naše čj. 451/2017 PJ Trutnov

Datum

24. 8. 2017

Vyřizuje

Novák Milan
DKV Č. Třebová, PJ Trutnov
T 972 351 410

SŽDC, s. o.
OŘ Hradec Králové
p. Jan Svěcený
U Fotochemy 259
501 01 HRADEC KRÁLOVÉ

E: novakmil@dkv.cd.cz

Věc: Vyjádření ke stavbě č.: „č. 119170006 Úpa, Trutnov, oprava LB dlažeb včetně patky, ř. km 49,830 – 50,050.“

Dobrý den,

Na základě žádosti společnosti Multiaqua o vyjádření ke stavbě v ochranném pásmu dráhy Vám zasílám vyjádření, za ČD, a.s., DKV Česká Třebová, pro vydání souhrnného stanoviska ke stavbě.

ČD, a. s. DKV Česká Třebová požaduje:

1. Ponechání volného průjezdu v ulici Říční pro zásobování depa. V případě nutného obsazení komunikace technikou, nebo materiálem musí zhotovitel 24 hodin předem informovat zástupce ČD, a.s. a to buď písemně, nebo telefonicky na čísle 972 351 410. Informace musí obsahovat počátek a předpokládanou dobu omezení průjezdu.
2. Ponechání volného průjezdu k areálu „Technomat“ a ke skladovým budovám v tomto objektu. Podmínky obsazení jsou shodné s bodem 1 tohoto vyjádření.
3. Zabezpečit, aby při stavbě nedošlo k poškození, nebo znečištění příjezdové komunikace, v případě poškození (znečištění) ji musí zhotovitel na vlastní náklady uvést do původního stavu.
4. Zachování stávajících vyústění kanalizace.
5. Dodržení ustanovení dokumentu 2B_Souhrnná technická zpráva o opravě oplocení.


S pozdravem

Ing. Milan Novák
Přednost PJ Trutnov



 **DEPO KOLEJOVÝCH VOZIDEL**
ČESKÁ TŘEBOVÁ
Provozní jednotka Trutnov
Říční 93, 541 01 Trutnov
České dráhy, a.s. IČ: 70994226 01



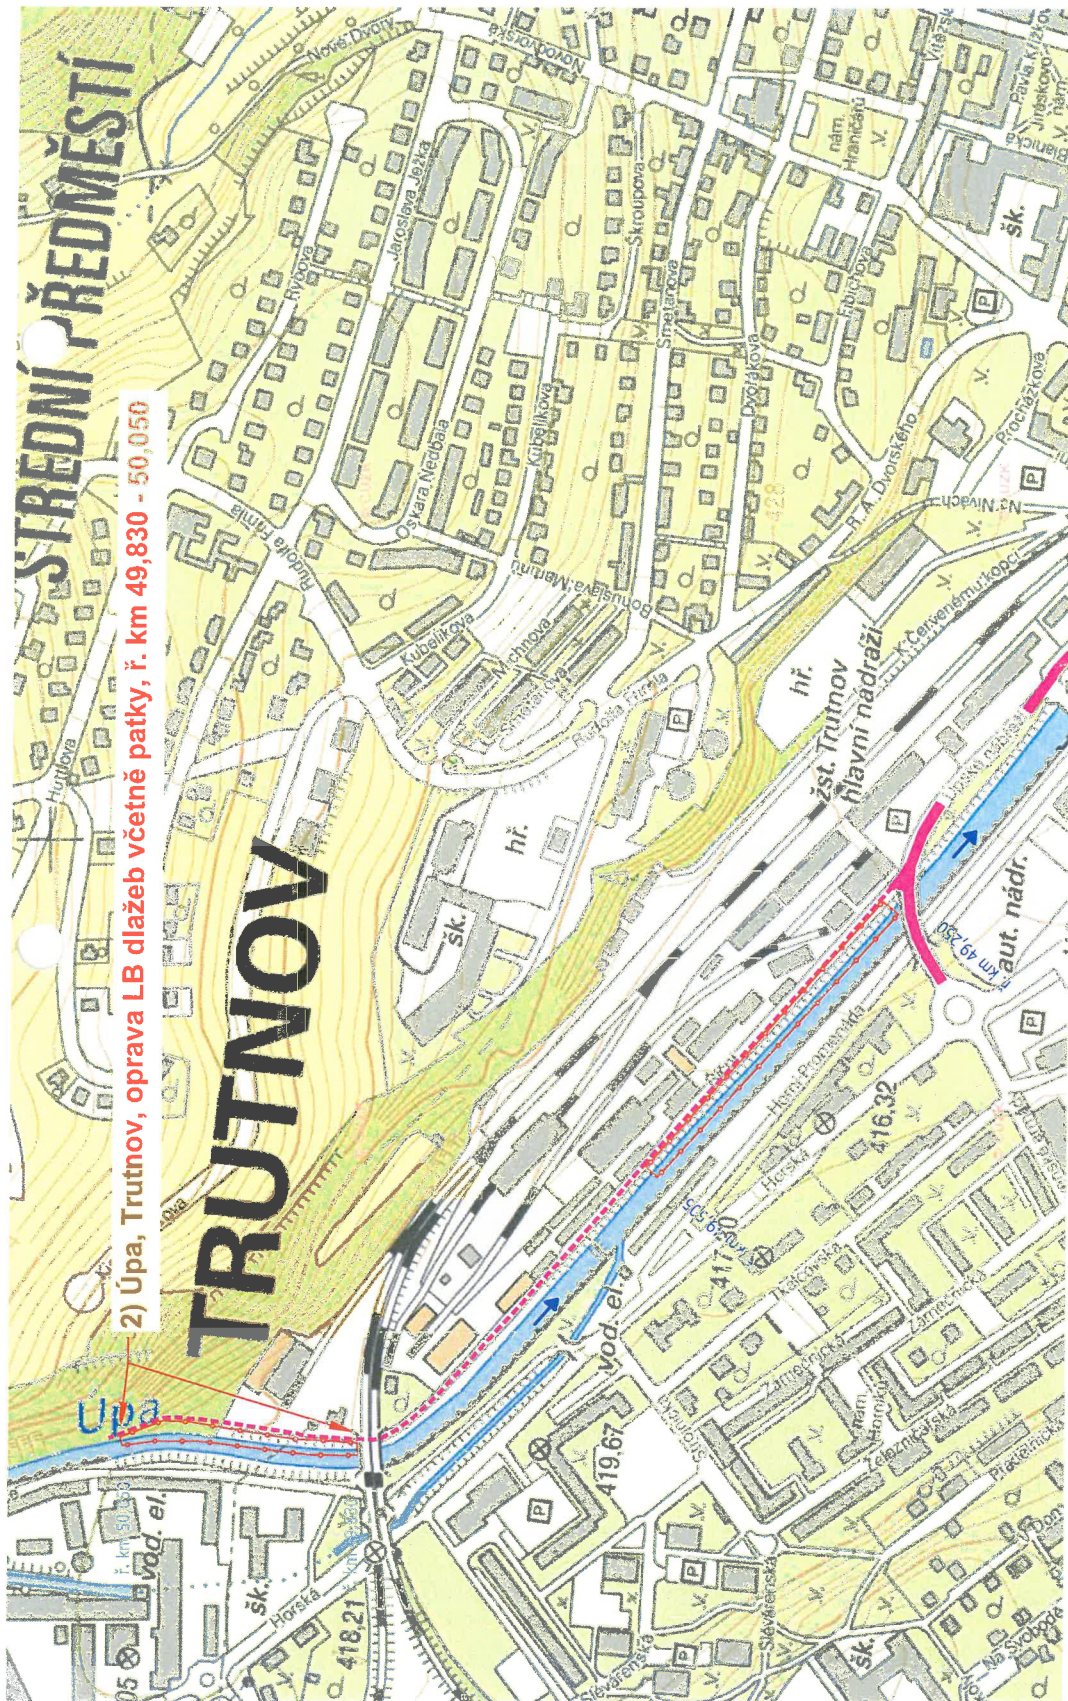

2) Úpa, Trutnov, oprava LB dlažeb včetně patky, ř. km 49,830 - 50,050

LEGENDA:

- hlavní přístupová komunikace - ul. Úpské nábreží
- přístupová komunikace - ul. Říční
- hranice staveniště

28. 10. 2017
Správa železniční dopravní cesty,
státní organizace

Oblastní ředitelství Hradec Králové
U Foteky 259, 501 01 Hradec Králové
IČ: 70994234, DIČ: CZ70994234

(signature)

<div><div>multi a Qua</div><div>MULTIAQUA s.r.o. VEVEŘKOVA 1343 500 02 HRADEC KRÁLOVÉ IČ: 60131111 TEL: +420 498 500 359 DIČ: CZ60131111 WWW.MULTIAQUA.CZ</div></div>		<div>StupeňDSJ</div> <div>Datumlistopad 2017</div> <div>Zakázkové čísloM17/033</div> <div>Formát2 x A4</div> <div>Měřítko: 1: 4000</div> <div>Číslo přílohy: [2] C.1</div>	
Zodpovědný projektant	Vypracoval	Technická kontrola	
Ing. Pavel Romášek	Ing. Pavel Romášek	Ing. Lubor Dítě	
Kraj: Královéhradecký	Obec: Trutnov		
Investor: Povodí Labe, státní podnik, Vltava Nejedlého 951, 500 03 Hradec Králové			
Úpa, Trutnov, oprava LB			
dlažeb včetně patky, ř. km 49,830 – 50,050			
Přehledná situace			
Předložená dokumentace je duševním vlastnictvím firmy Multiaqua s.r.o., Hradec Králové			