



LEGENDA MÍSTNOSTÍ	
Ozn.	Účel
201	SCHODIŠTĚ + GALERIE
202	CHODBA
203	KANCELÁŘ
204	KANCELÁŘ
205	KANCELÁŘ
206	SPIŠOVNA
207	ZASEDACÍ MÍSTNOST
208	KUCHYŇE
209	WC ŽENY
210	ÚKLID
211	WC MUŽI
212	TERASA
213	TERASA

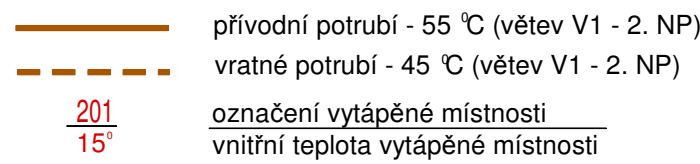

VK Deskové otopné těleso se zabudováním vnitřním propojovacím rozvodem a ventilovou vložkou. Připojení tělesa na rozvod potrubí spodní z pravé nebo levé strany kompaktní připojovací armaturou provedení se svěrným šroubením pro měděné trubky a plastovou krytkou.

V kanceláři m.č. 203, 204 a 205 navrženo designové otopné těleso se svisle orientovanými profily, připojení spodní středové. Armatura přímá bílá včetně termostatické hlavice, krytka armatury bílá.

 - PROSTUPY VE STÁVAJÍCÍ STROPNÍ KONSTRUKCI NAD 1.NP PROVÁDĚT V MÍSTECH DUTIN STROPNÍCH PANELŮ. PO ROZMĚŘENÍ NA MÍSTĚ STAVBY ODSOUHLASIT JEJICH POLOHU S PROJEKTANTEM.



Název údaje: VD NĚHVĚKOVSKÉ ROZŠÍŘENÍ PROVOZNI BUDOVY na parcele st. 246, 3408/14 k.ú. Třelík		Marie Vaněčková Lagen 157, 381 00 Český Krumlov mob:603 596 121 tel:fax: 380 720 731 e-mail:marie.vaneckova@seznam.cz IČ: 019048585	
Investor: Povodí Vltavy, státní podnik Holešova 8, 150 24 Praha 5	Měřítko: 1:500 Datum: prosinec 2019 Zdroj projektant: Marie Vaněčková Vypracovala: Ing. Burešová		
Archivní číslo: 78 - 159	Výřez: D.1.4.b - VYTÁPĚNÍ Půdorys 2. NP - rozvod UV		
Suplet: Změna stavby před dokončením	<div style="text-align: right; font-size: 2em; font-weight: bold;">3</div>		

3