


Příčný řez 2C-2C

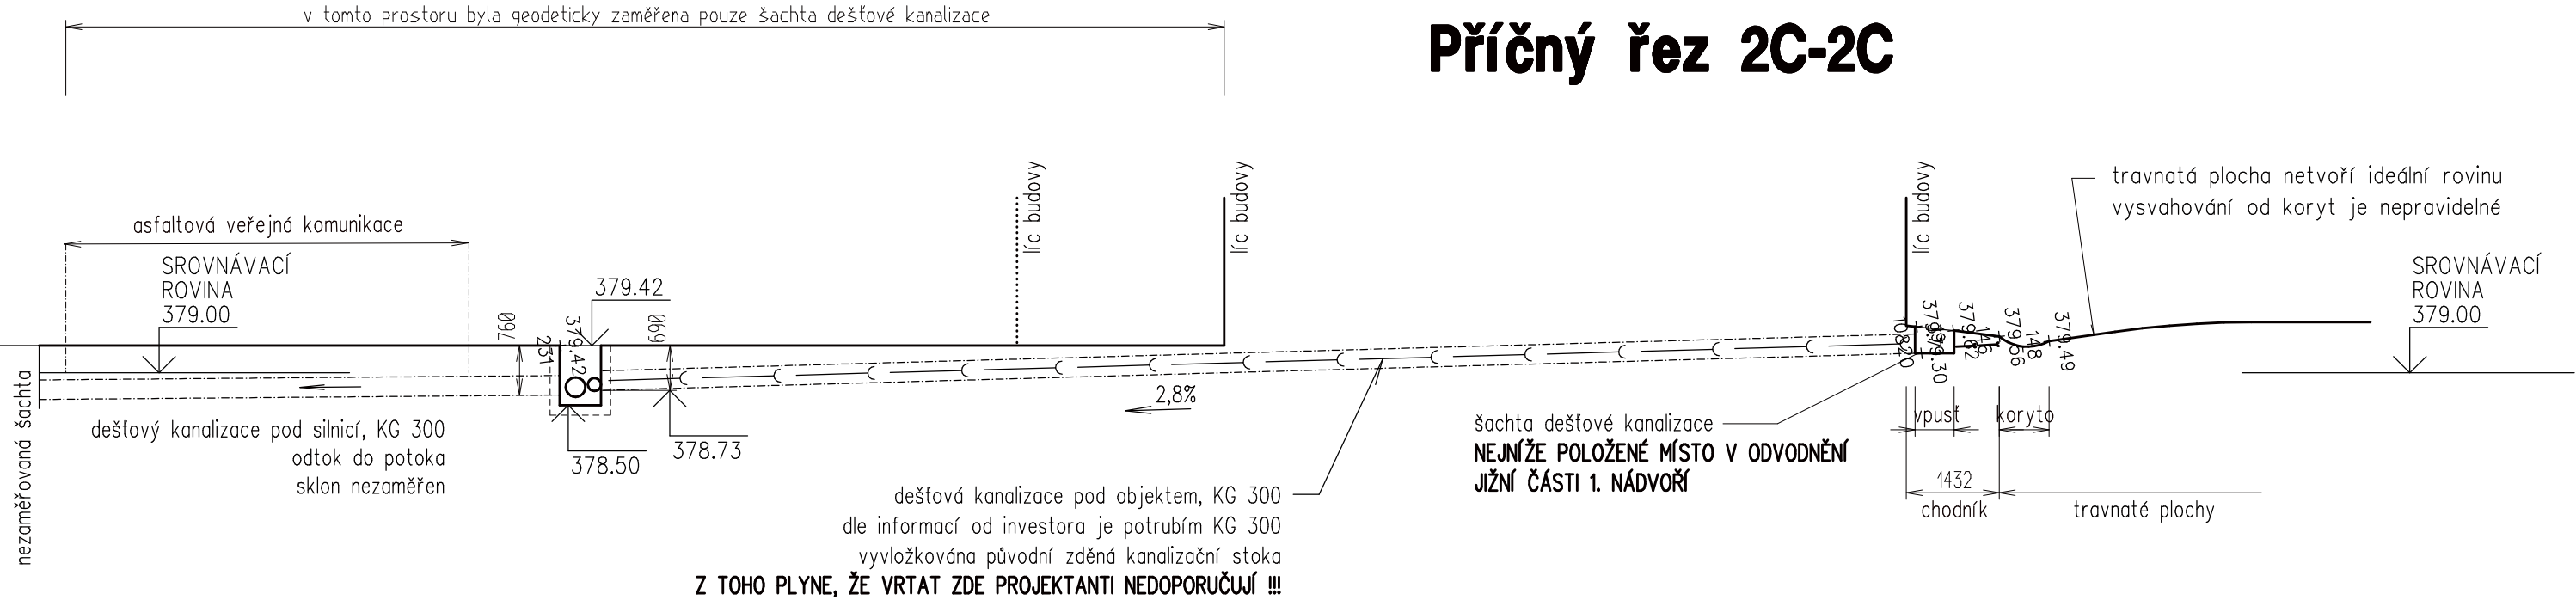

ZODP. PROJEKTANT	STAVEBNÍ ČÁST	<div>ING.ARCH.MILAN ŠINDLER</div> <div>IPD SERVIS</div> <div>PROJEKČNÍ KANCELÁŘ</div> <div>Domanín 106,379 01 Třeboň</div> <div>TEL.777 178440</div> <div>IČO : 135 01 402</div>		
Ing. arch. Milan Šindler	Daniel Paštyka			
INVESTOR				
NÁRODNÍ ZEMĚDĚLSKÉ MUZEUM, s.p.o., Kostelní 1300/44, Praha 7				
STAVBA A NÁZEV OBJEKTU	NZM OHRADA ODVODNĚNÍ DEŠŤOVÝCH VOD A ÚPRAVA 1. NÁDVOŘÍ		DATUM	03/2020
			STUPEŇ	DPS
			ČÍS. ZAK.	
NÁZEV VÝKRESU	VÝŘEZ PŮDORYSU A PŘÍČNÝ ŘEZ 2C-2C - STÁVAJÍCÍ STAV	MĚŘÍTKO 1:100	ČÍS. VÝKR. D.1.1. 212	