




PŘÍČNÝ ŘEZ DILATAČNÍHO BLOKU 14
NAVRŽENÁ DVOJICE VZTLAKOMĚRNÝCH VRTŮ DÉLKY 10 m

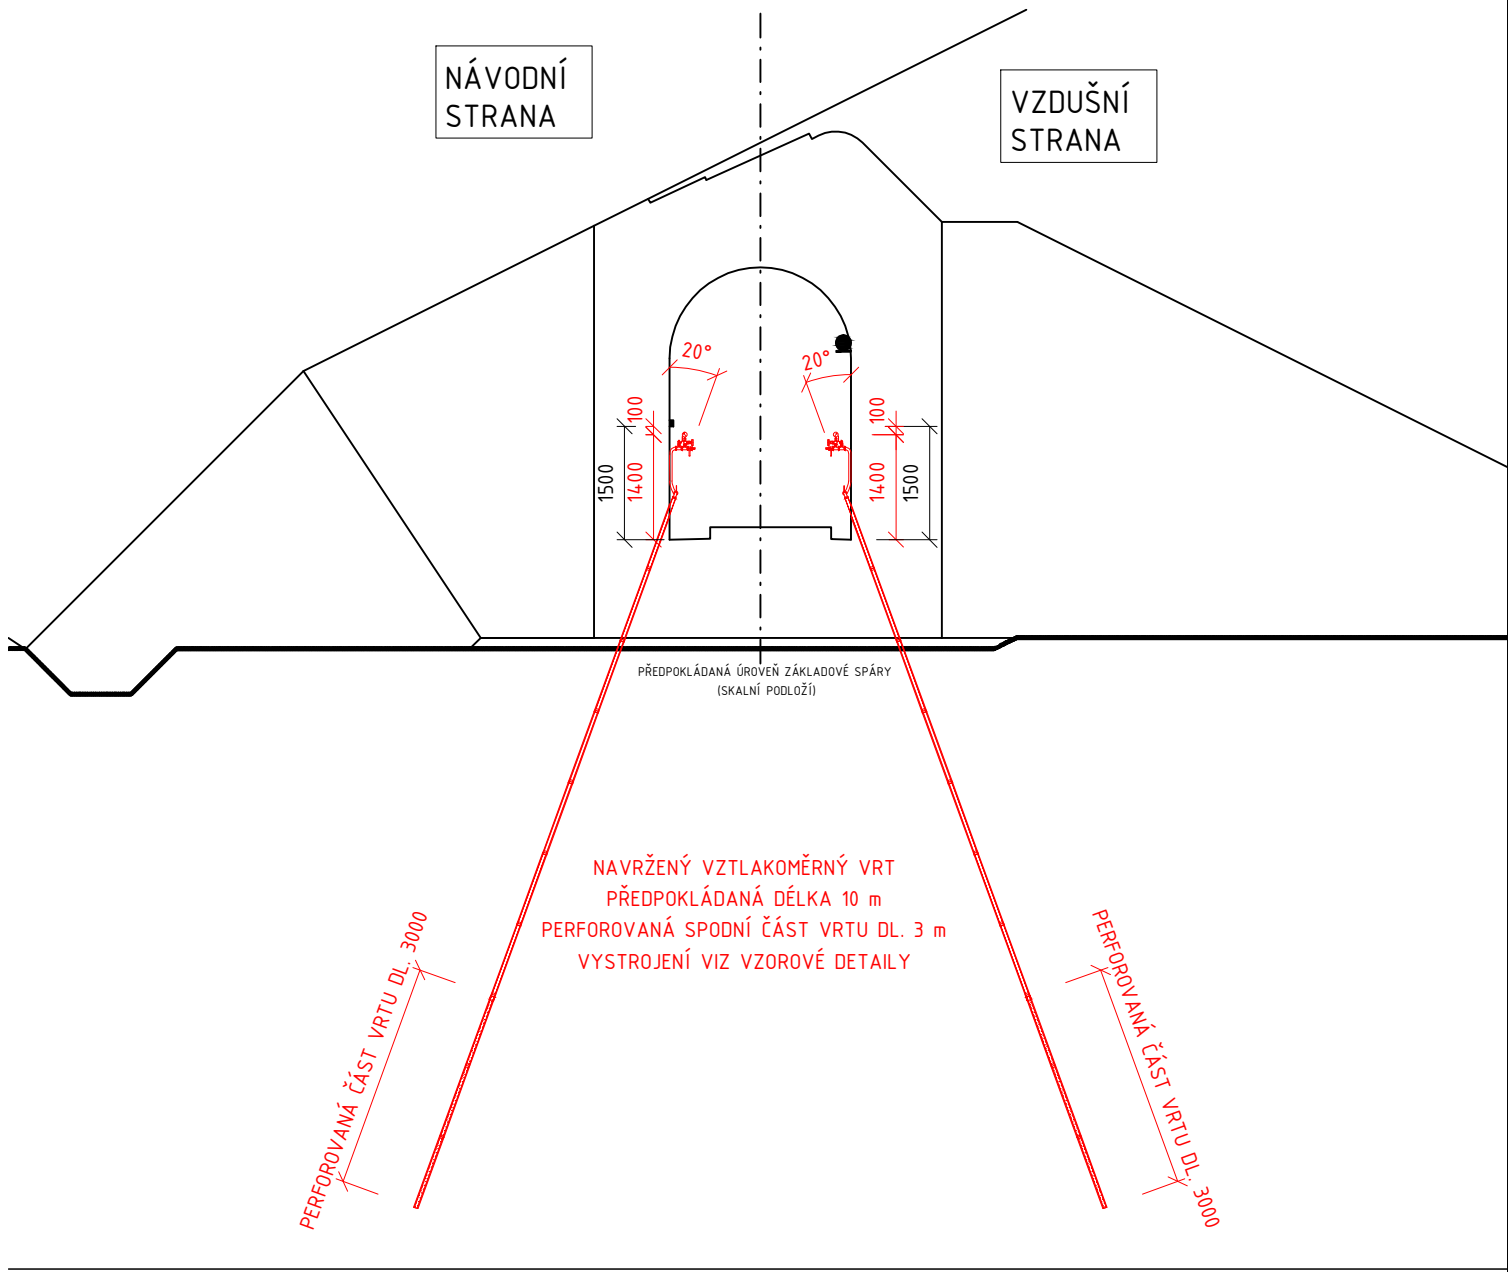


PŘÍČNÝ ŘEZ DILATAČNÍHO BLOKU 14
NAVRŽENÁ DVOJICE VZTLAKOMĚRNÝCH VRTŮ DÉLKY 5 m

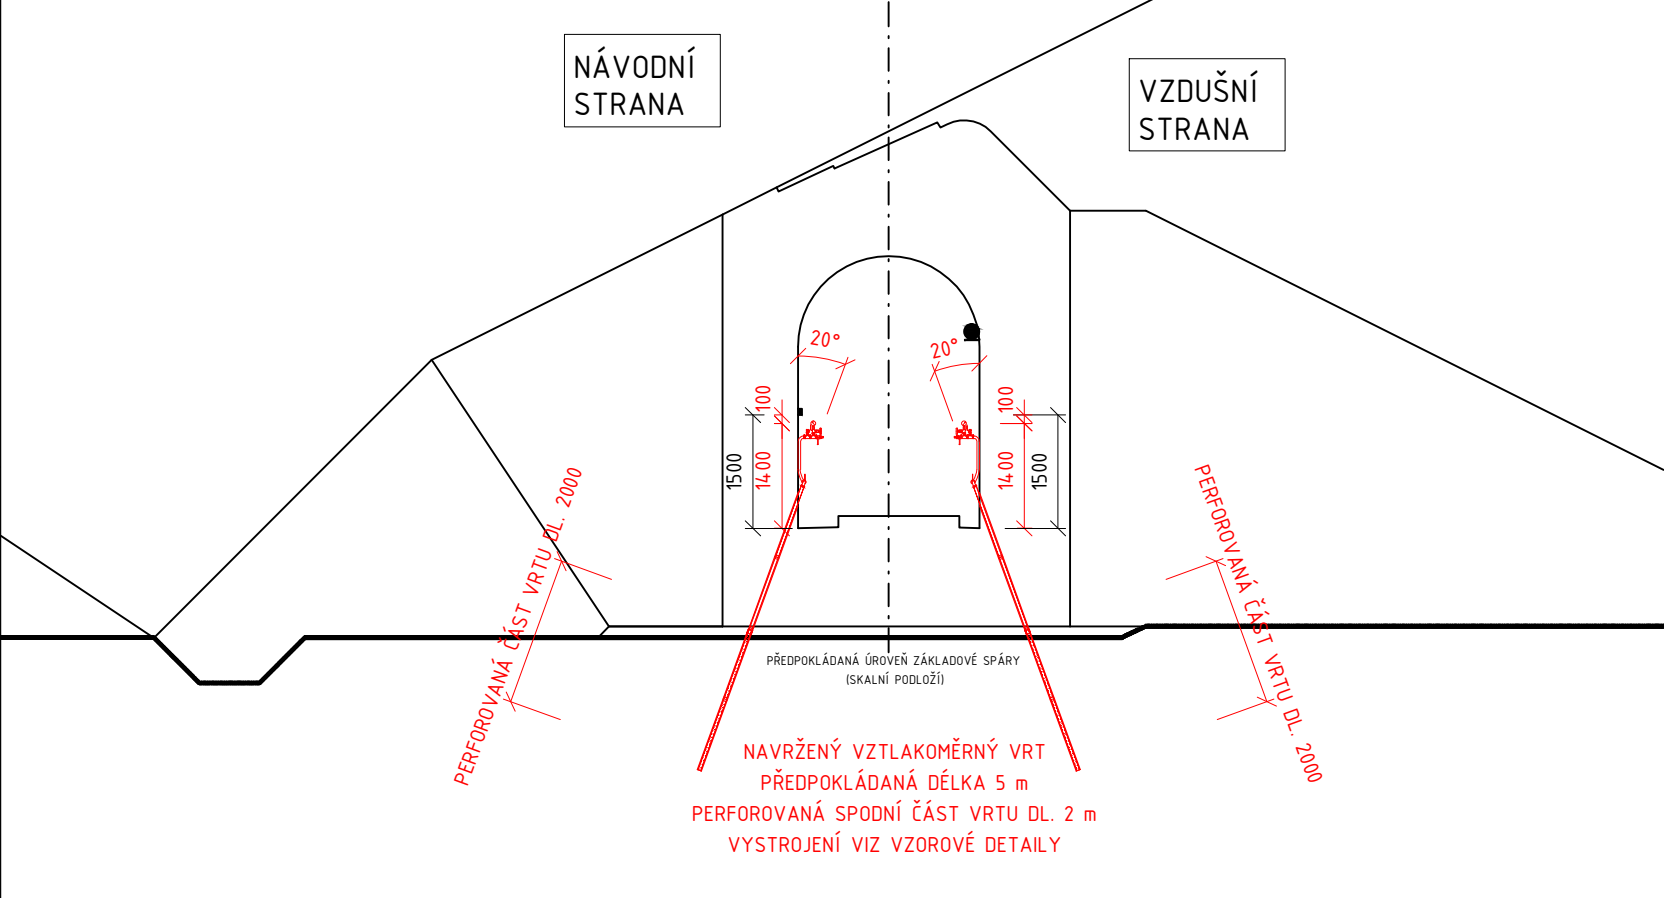

PŘÍČNÝ ŘEZ DILATAČNÍHO BLOKU 15
NAVRŽENÁ DVOJICE VZTLAKOMĚRNÝCH VRTŮ DÉLKY 5 m

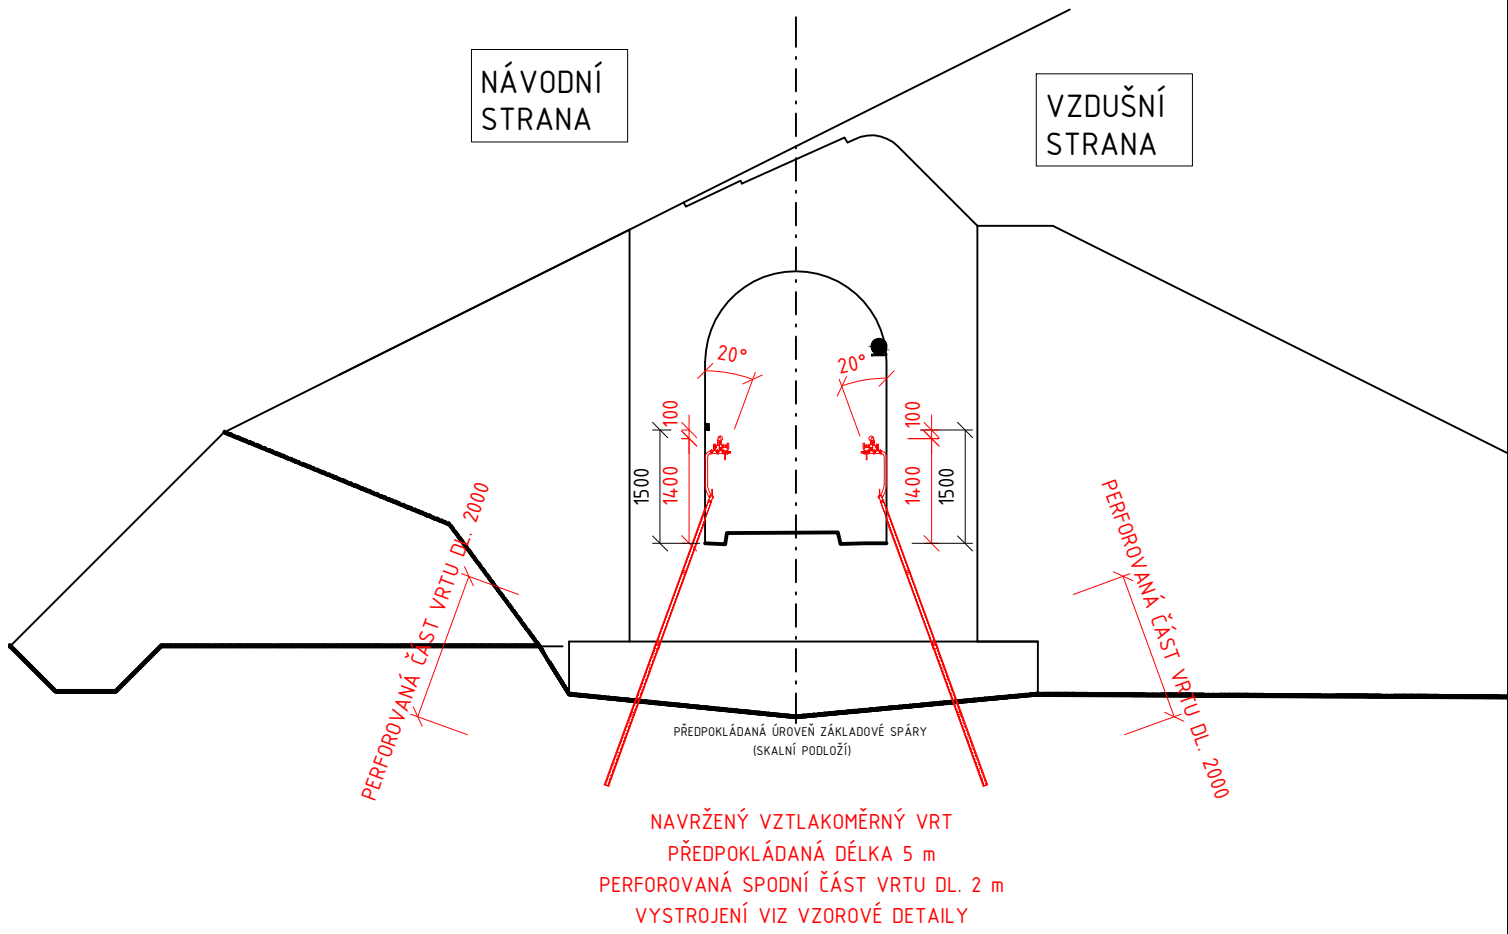


PŘÍČNÝ ŘEZ DILATAČNÍHO BLOKU 15
NAVRŽENÁ DVOJICE VZTLAKOMĚRNÝCH VRTŮ DÉLKY 10 m


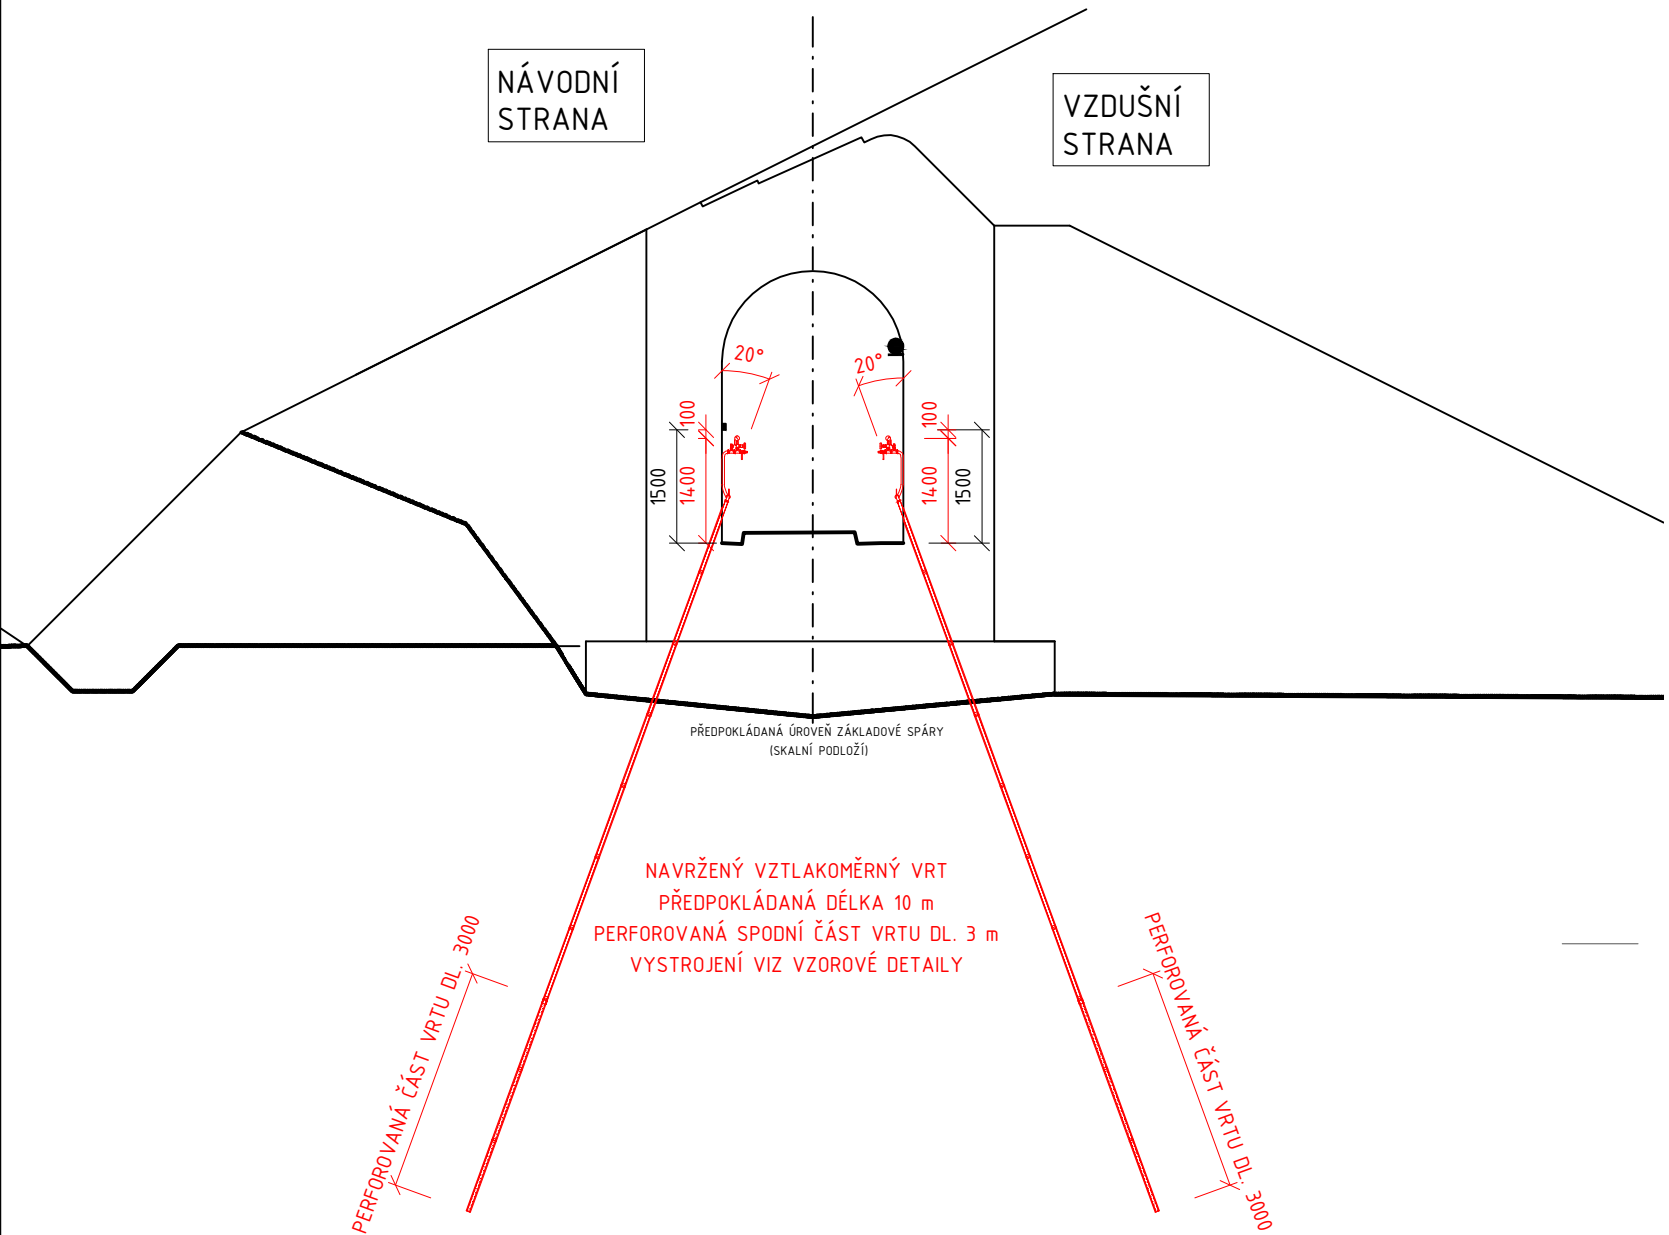


SITUACE - ÚDOLNÍ ČÁST CHODBY
MĚŘÍTKO 1:100

NÁVODNÍ STRANA INJEKČNÍ CHODBY

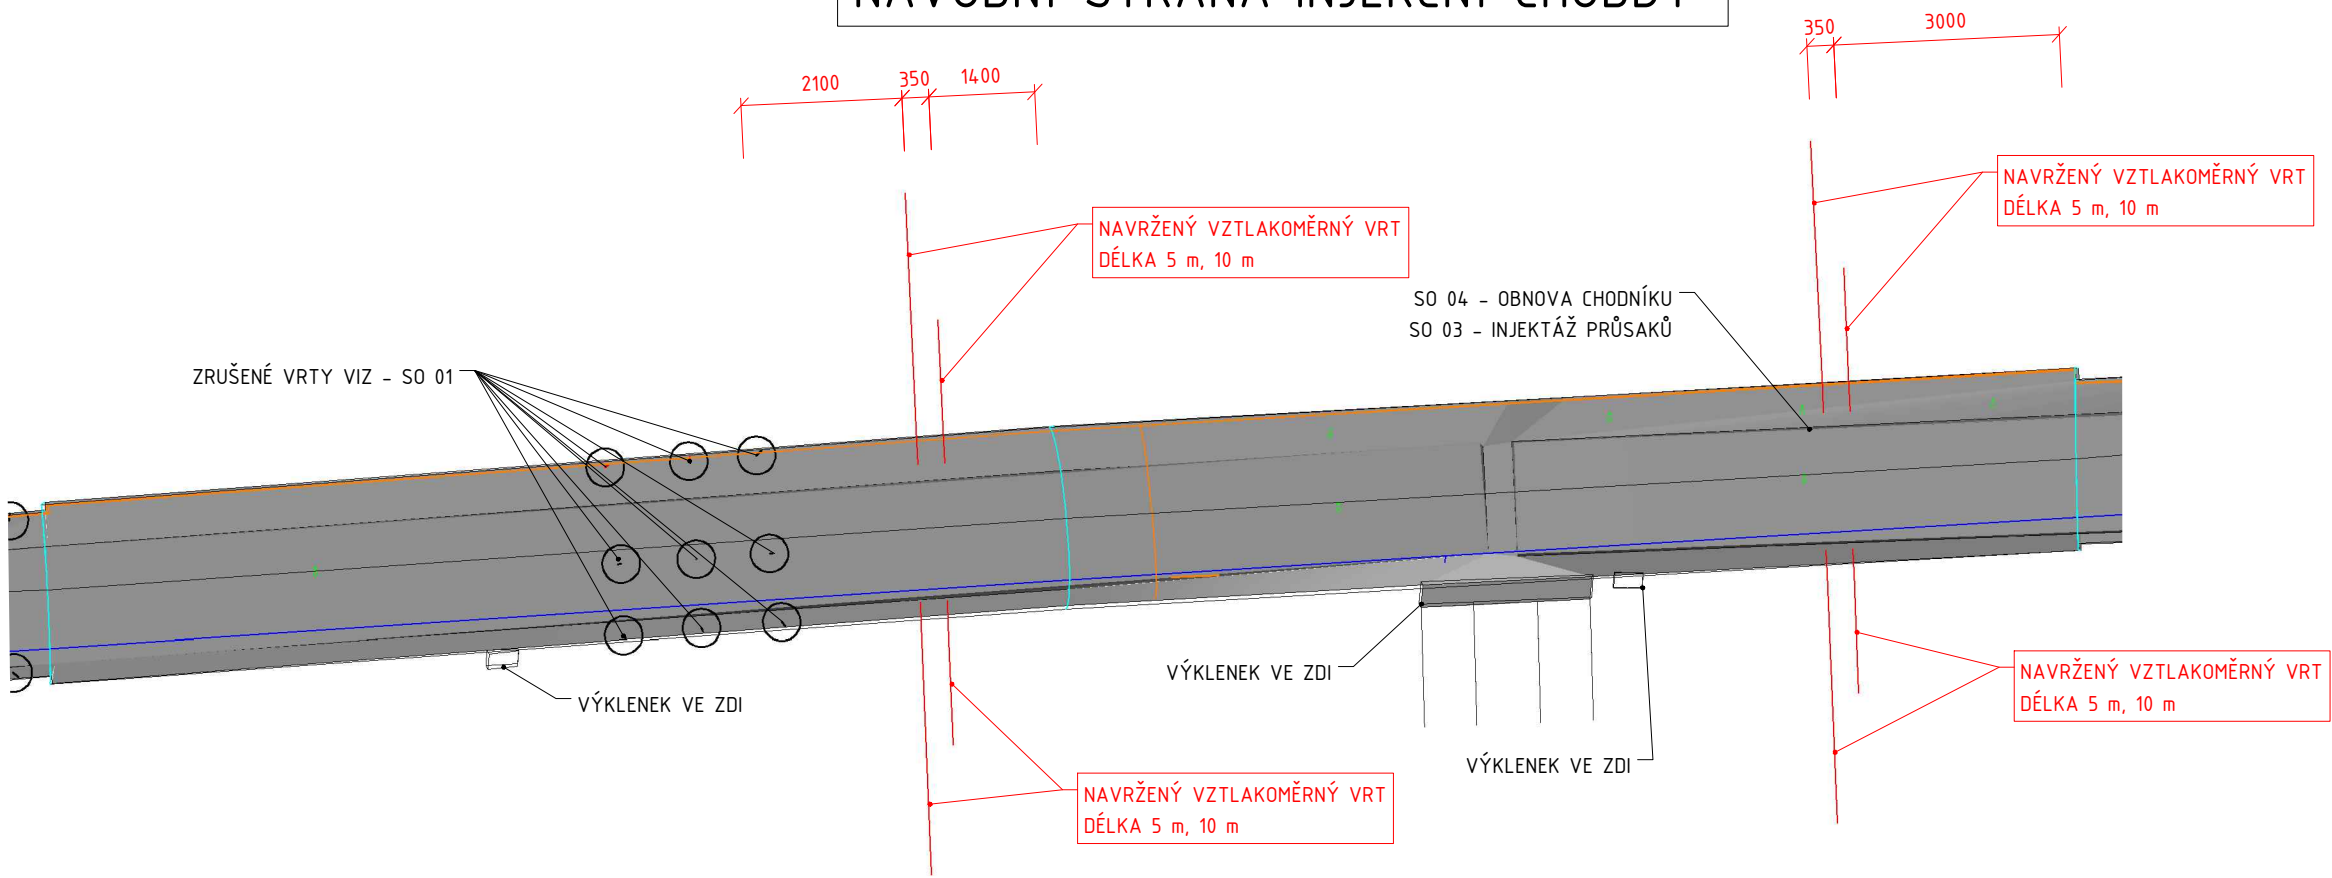

VZDUŠNÍ STRANA INJEKČNÍ CHODBY

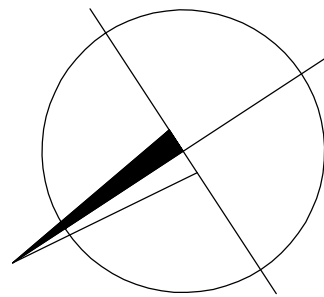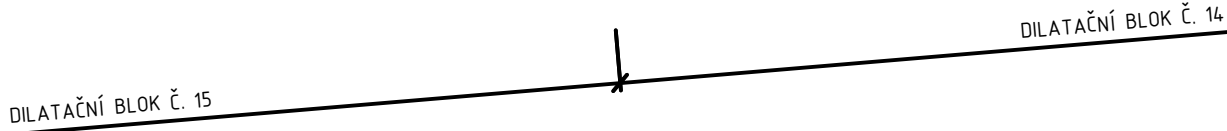


POZNÁMKA:

VRTY BUDOU PROVEDENY VŽDY VE DVOJICI NA NÁVODNÍ A VZDUŠNÍ STRANĚ CHODBY, TJ. 2× VRT DL. 5,0 m A 2× VRT DL. 10,0 m

DÉLKY VRTŮ 5 m A 10 m JSOU PŘEDPOKLÁDANÉ A BUDOU UPRAVENY PŘI PROVÁDĚNÍ PODLE SKUTEČNĚ ZASTIŽENÉHO SKALNÍHO PODLOŽÍ

SOUŘADNICOVÝ SYSTÉM : S-JTSK
VÝŠKOVÝ SYSTÉM : BpV

VYPRACOVAL ING. F. BETLACH	KRESLIL ING. F. BETLACH	ZODP. PROJEKTANT ING. V. PYTELKA	KONTROLOVAL ING. O. ŠVARC	 VODNÍ DÍLA - TBD VODNÍ DÍLA - TBD a.s. Hybernská 40, 110 00 Praha 1 Tel.: 221408111* Fax: 224212803 www.vdtbd.cz	
INVESTOR Povodí Ohře, státní podnik, Bezručova 4219, 430 03 Chomutov, IČ: 70889988					
MÍSTO STAVBY K. Ú. STANOVICE, OKRES KARLOVY VARY, KARLOVARSKÝ KRAJ					
AKCE VD STANOVICE - VZTLAKOMĚRNÉ VRTY A INJEKTÁŽE				PROJEKT Č. P 230/20	ARCHIVNÍ Č. 2020/026
OBSAH SO 02-NÁVRH NOVÝCH VZTLAKOMĚRNÝCH VRTŮ (OPRAVA) SITUACE, PŘÍČNÉ ŘEZY - ÚDOLNÍ ČÁST ICH				DATUM 05/2020	STUPEŇ DSJ
				FORMÁT 4 × A4	
				MĚŘÍTKO 1:100	ČÍSLO PŘÍLOHY D.1.2.2.11