



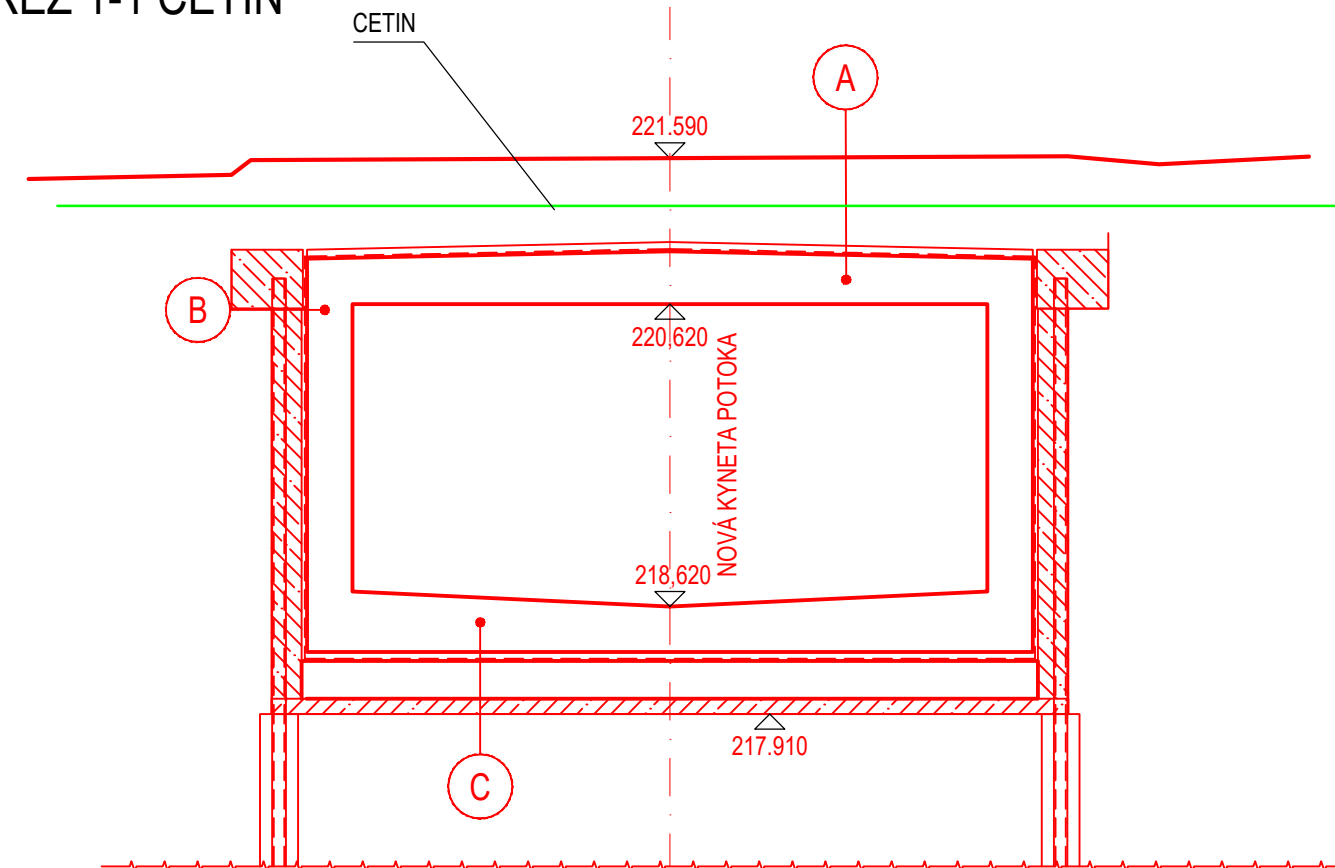


ŘEZ 1-1 CETIN

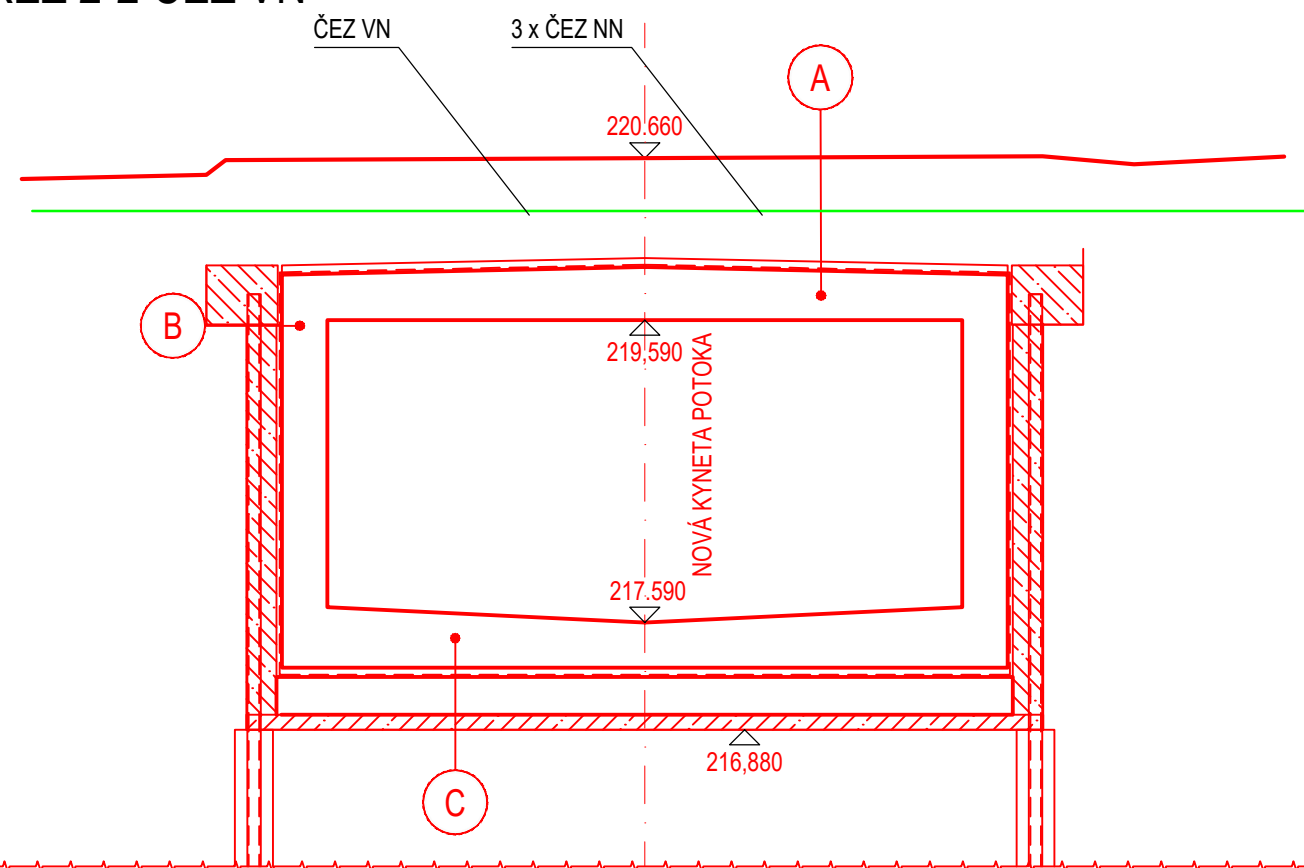


ŘEZ 2-2 ČEZ VN




ŘEZ 3-3 CETIN

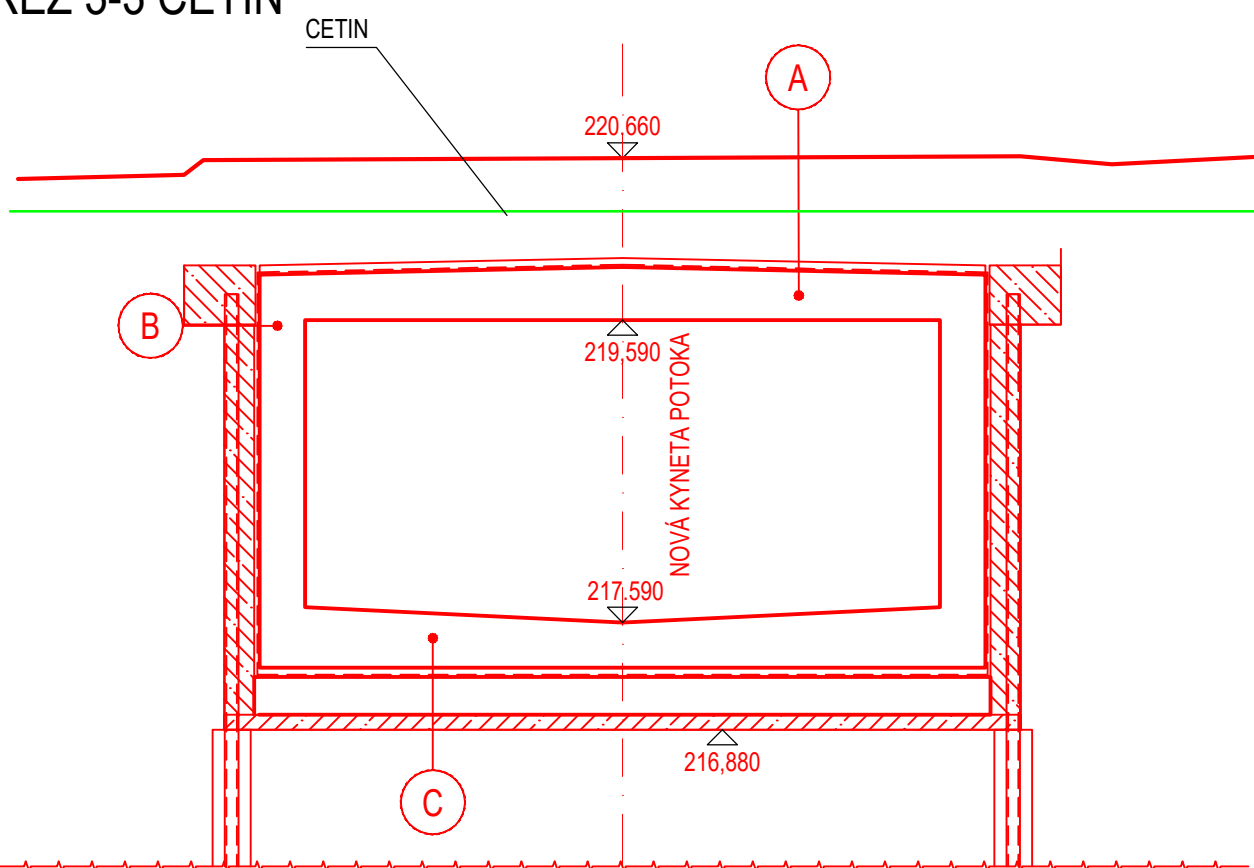


ŘEZ 4-4 CETIN

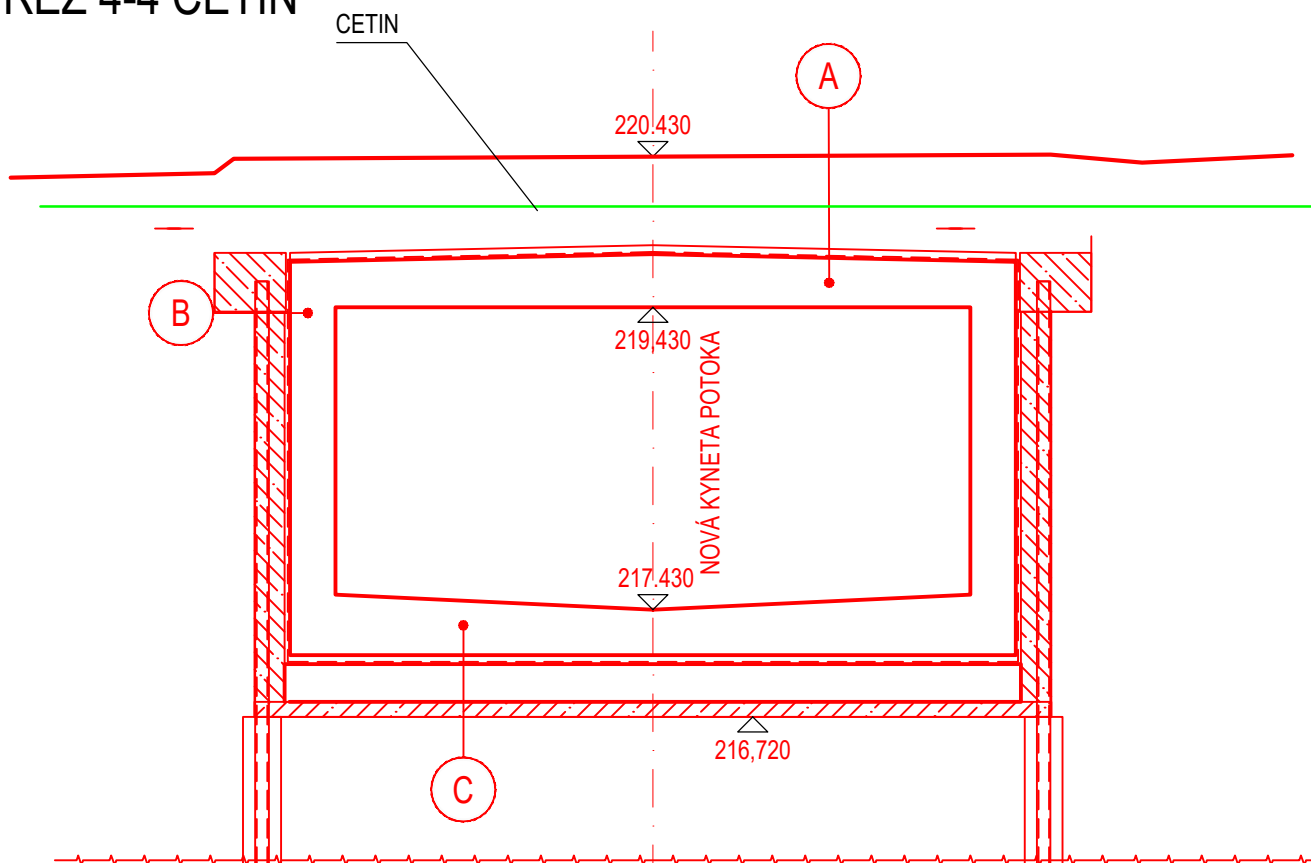


ŘEZ 5-5 CETIN

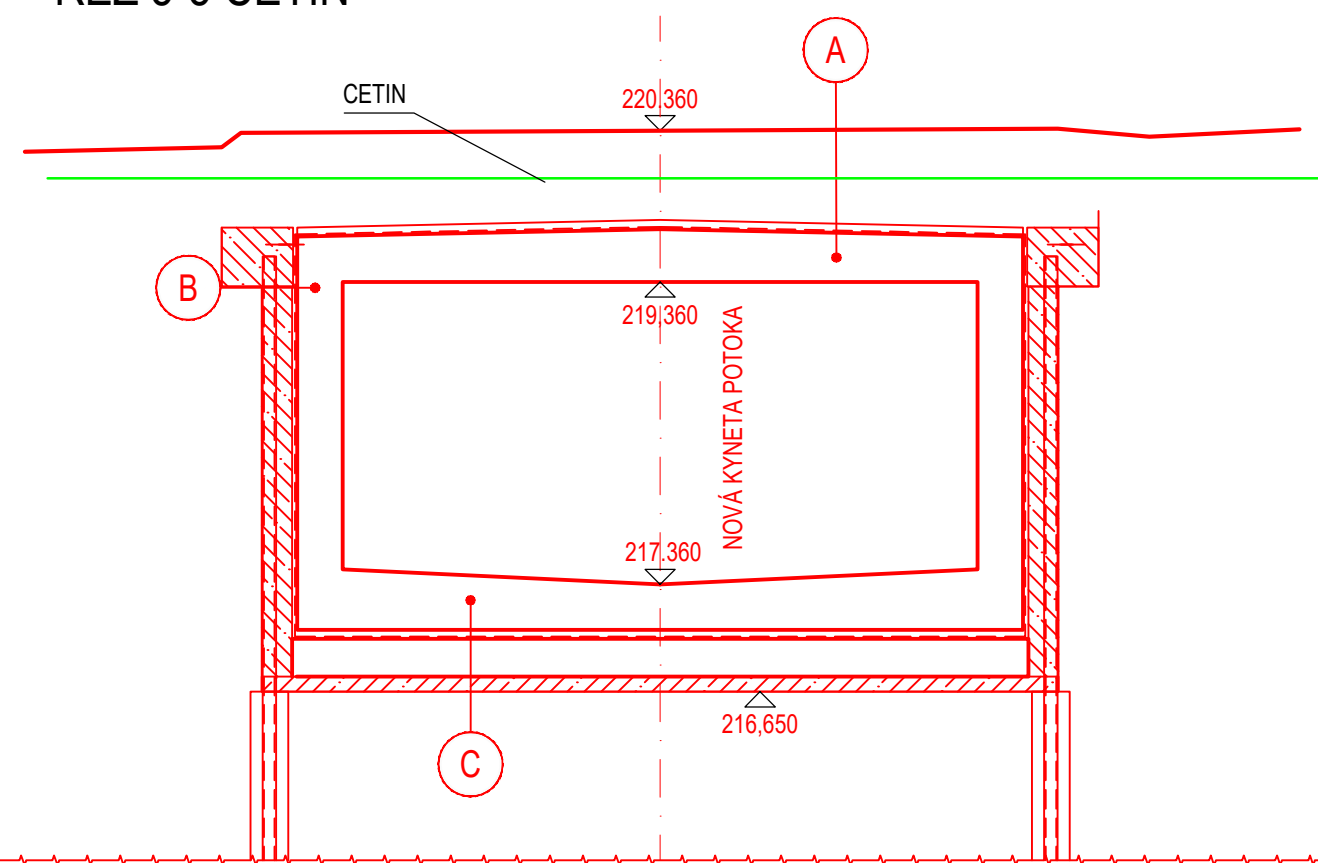


ŘEZ 6-6 ČEZ VN

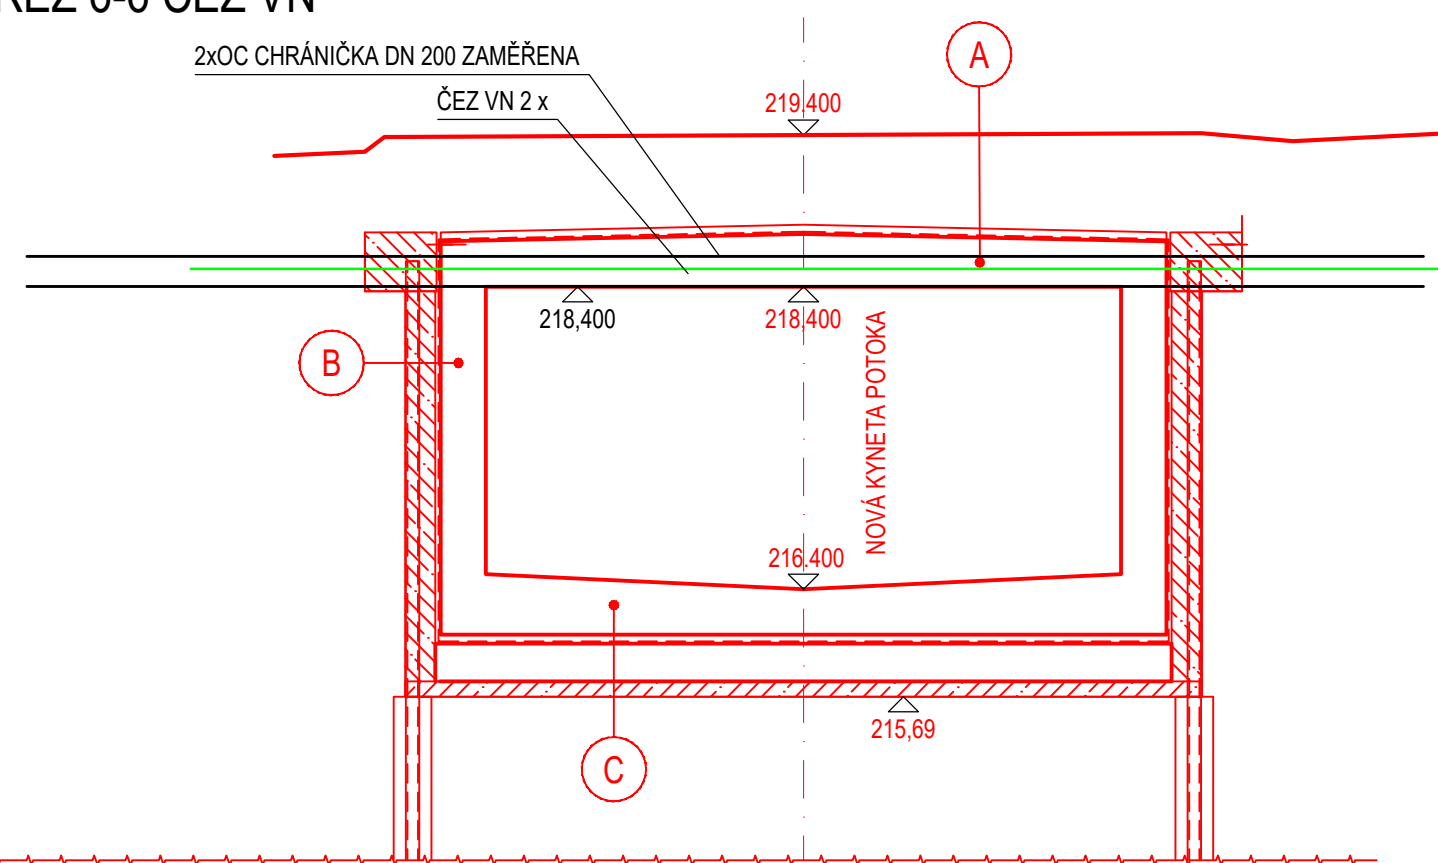

ŘEZ 7-7 ČEZ TELCO

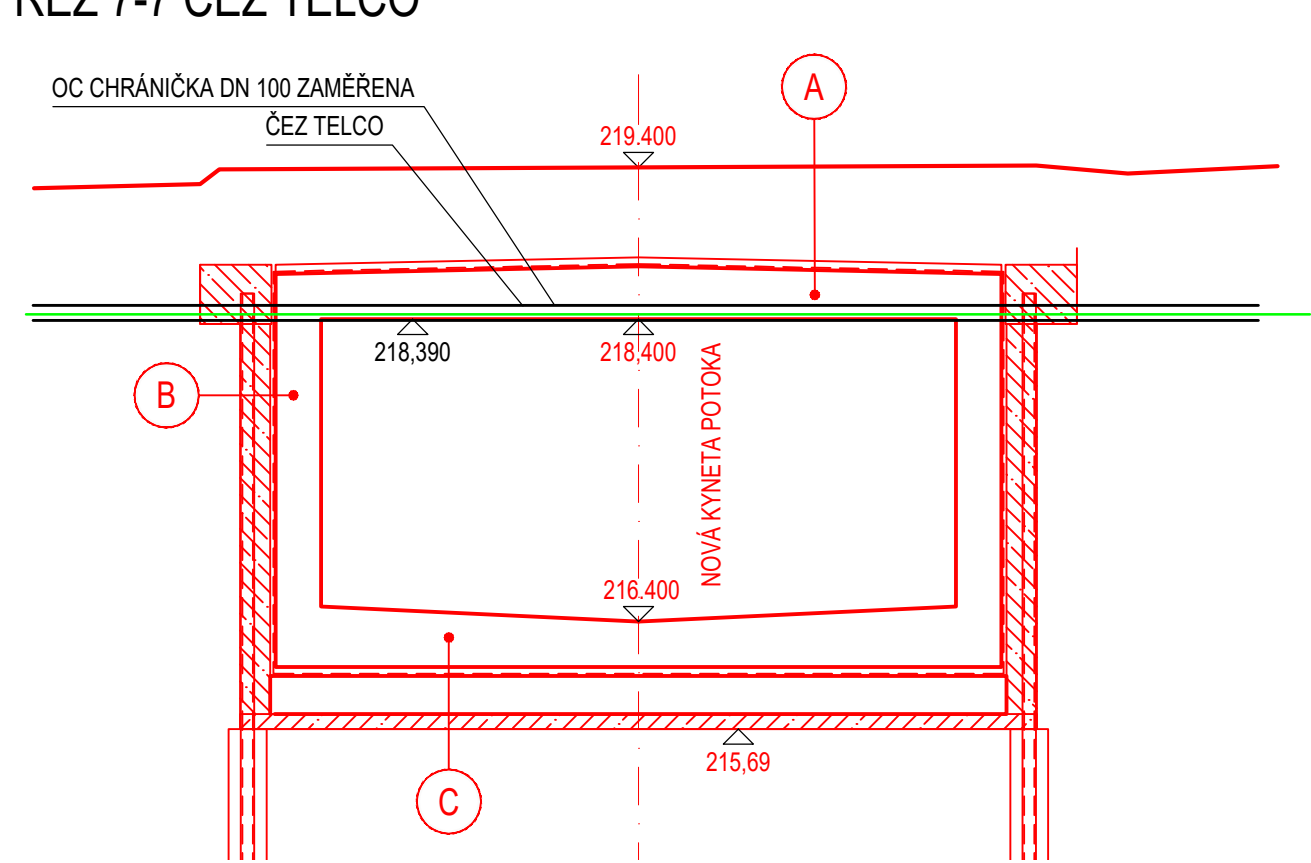

ŘEZ 8-8 ČEZ NN

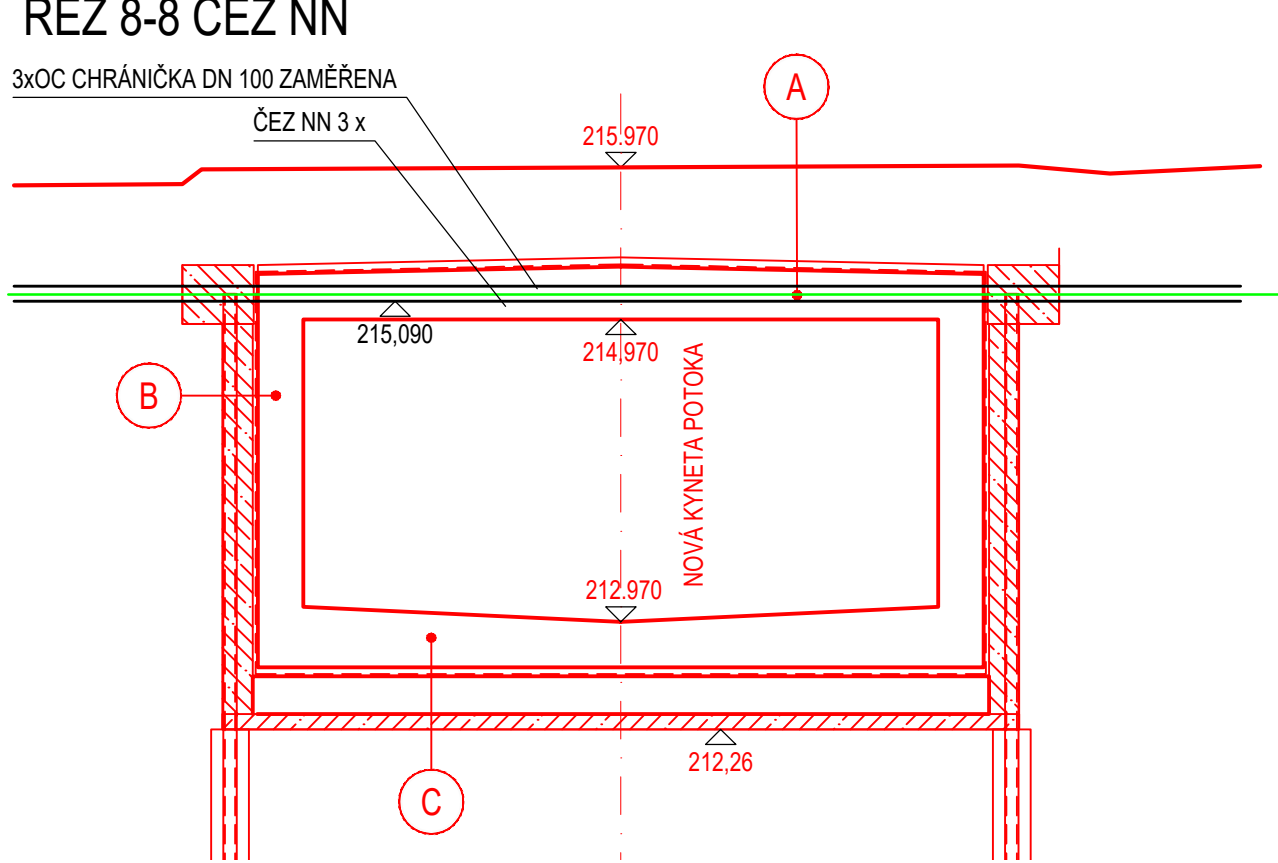

LEGENDA:

- Uliční vpust'
- Šachta, poklop
- Vzrostlý strom
- El. zařízení, lampa
- Položopis
- Katastrální mapa

LEGENDA NAVRHOVANÝCH KONSTRUKCÍ:

- NOVÁ ŽB KONSTRUKCE (RÁM)

LEGENDA INŽENÝRSKÝCH SÍTÍ

- sdělovací vedení nadz. - stávající
- sdělovací vedení podz. - stávající
- plynovodní potrubí STL - stávající
- vodovodní vedení - stávající
- kanalizace - stávající
- smíšená kanalizace - stávající
- podzemní vedení VN - stávající
- nadzemní vedení VVN - stávající
- podzemní vedení NN - stávající

Pozn.:
Průběh inženýrských sítí byl vynesen z orientačních zákresů
pořízených jejich správci a je pouze orientační!

LEGENDA VYTÝČENÝCH INŽENÝRSKÝCH SÍTÍ

- podzemní ELTODO VO
- CETIN podzemní
- plynovodní potrubí GASNET STL
- podzemní vedení ČEZ TELCO PRO SERVICE
- podzemní vedení ČEZ VN
- podzemní vedení ČEZ NN

SO 201		REKONSTRUKCE POTOKA	
Objednatel:		Povodí Ohře, státní podnik Bezručova 4219, 430 03 Chomutov	
Zhotovitel DSP/DPS:		Valbek, spol. s r.o. Vaňurova 505/17 460 02 Liberec 3	

	Vypracoval J. Csemrová	Zak. číslo 18UL31030
	Zodp. projektant Ing. J. Drašar	Datum 06/2019
	Tech. kontrola Ing. R. Navrátil	Stupeň DSP/DPS
	Akce REKONSTRUKCE BYSTRICE V TEPLICÍCH - PROJEKTOVÁ DOKUMENTACE	Počet formátů 10 x A4
Zhotovitel: Valbek, spol. s r.o., IČ: 081 n. L. Oddělení TIS/21 460 03 Ustí nad Labem		Měřítko 1 : 500, 50
		Č. přílohy Paré
Stupeň SITUACE A ŘEZY IS ELEKTRO		D.3.12