


PŮDORYS - NAVRŽENÝ STAV 1:50

Legenda potrubí

- VODA STUDENÁ
- VODA TEPLÁ
- PŘIPOJOVACÍ POTRUBÍ KANALIZACE


Poznámka

- UMYVADLO BÍLÉ ŠÍŘKY 55 CM SE STOJÁNKOVOU BATERIÍ, TLAKOVÉ HADICE PN20, 2xRV 1/2" S FILTREM, SIFON CHROM
- NÁSTĚNNÁ SPRCHOVÁ BATERIE SE SPRCHOU A TYČÍ S POSUVNÝM DRŽÁKEM SPRCHY
- K DŘEZU 2xRV 1/2" S FILTREM, TLAKOVÉ HADICE PN20, STOJÁNKOVÁ PÁKOVÁ BATERIE S DLOUHÝM RAMINKEM, SIFON BÍLÝ
- ZÁVĚSNÝ WC KOMPLET GEBERIT KOMBIFIX, PŘEDNÍ OVLÁDÁNÍ, SEDÁTKO BÍLÉ, 1xRV 1/2"
- VODOROVNÉ ROZVODY TV A SV BUDOU VEDENY VE ZDI
- ODSTRANIT VEŠKERÉ NEPOTŘEBNÉ ROZVODY KANALIZACE A VODY V TRASE NOVÝCH ROZVODŮ
- POTRUBÍ VODY SPÁDOVAT K VÝTOKŮM U ZAŘIZOVACÍCH PŘEDMĚTŮ
- POTRUBÍ VODY BUDE OPATŘENO NÁVLEKOVOU TEPELNOU IZOLACÍ TL. 9mm
- VÝŠKY A POLOHY PŘIPOJENÍ ZAŘIZOVACÍCH PŘEDMĚTŮ BUDOU UPŘESNĚNY NA ZÁKLADĚ VYBRANÉHO TYPU ZAŘIZOVACÍHO PŘEDMĚTU INVESTOREM
- PŘED ZAHÁJENÍM STAVEBNÍCH PRACÍ NUTNO PŘEDEM ZKONTROLOVAT VŠECHNY MÍRY A OVĚŘIT S PROJEKTOVOU DOKUMENTACÍ
- KE VŠEM POUŽITÝM VÝROBKŮM BUDOU DOLOŽENY TECHNICKÉ LISTY

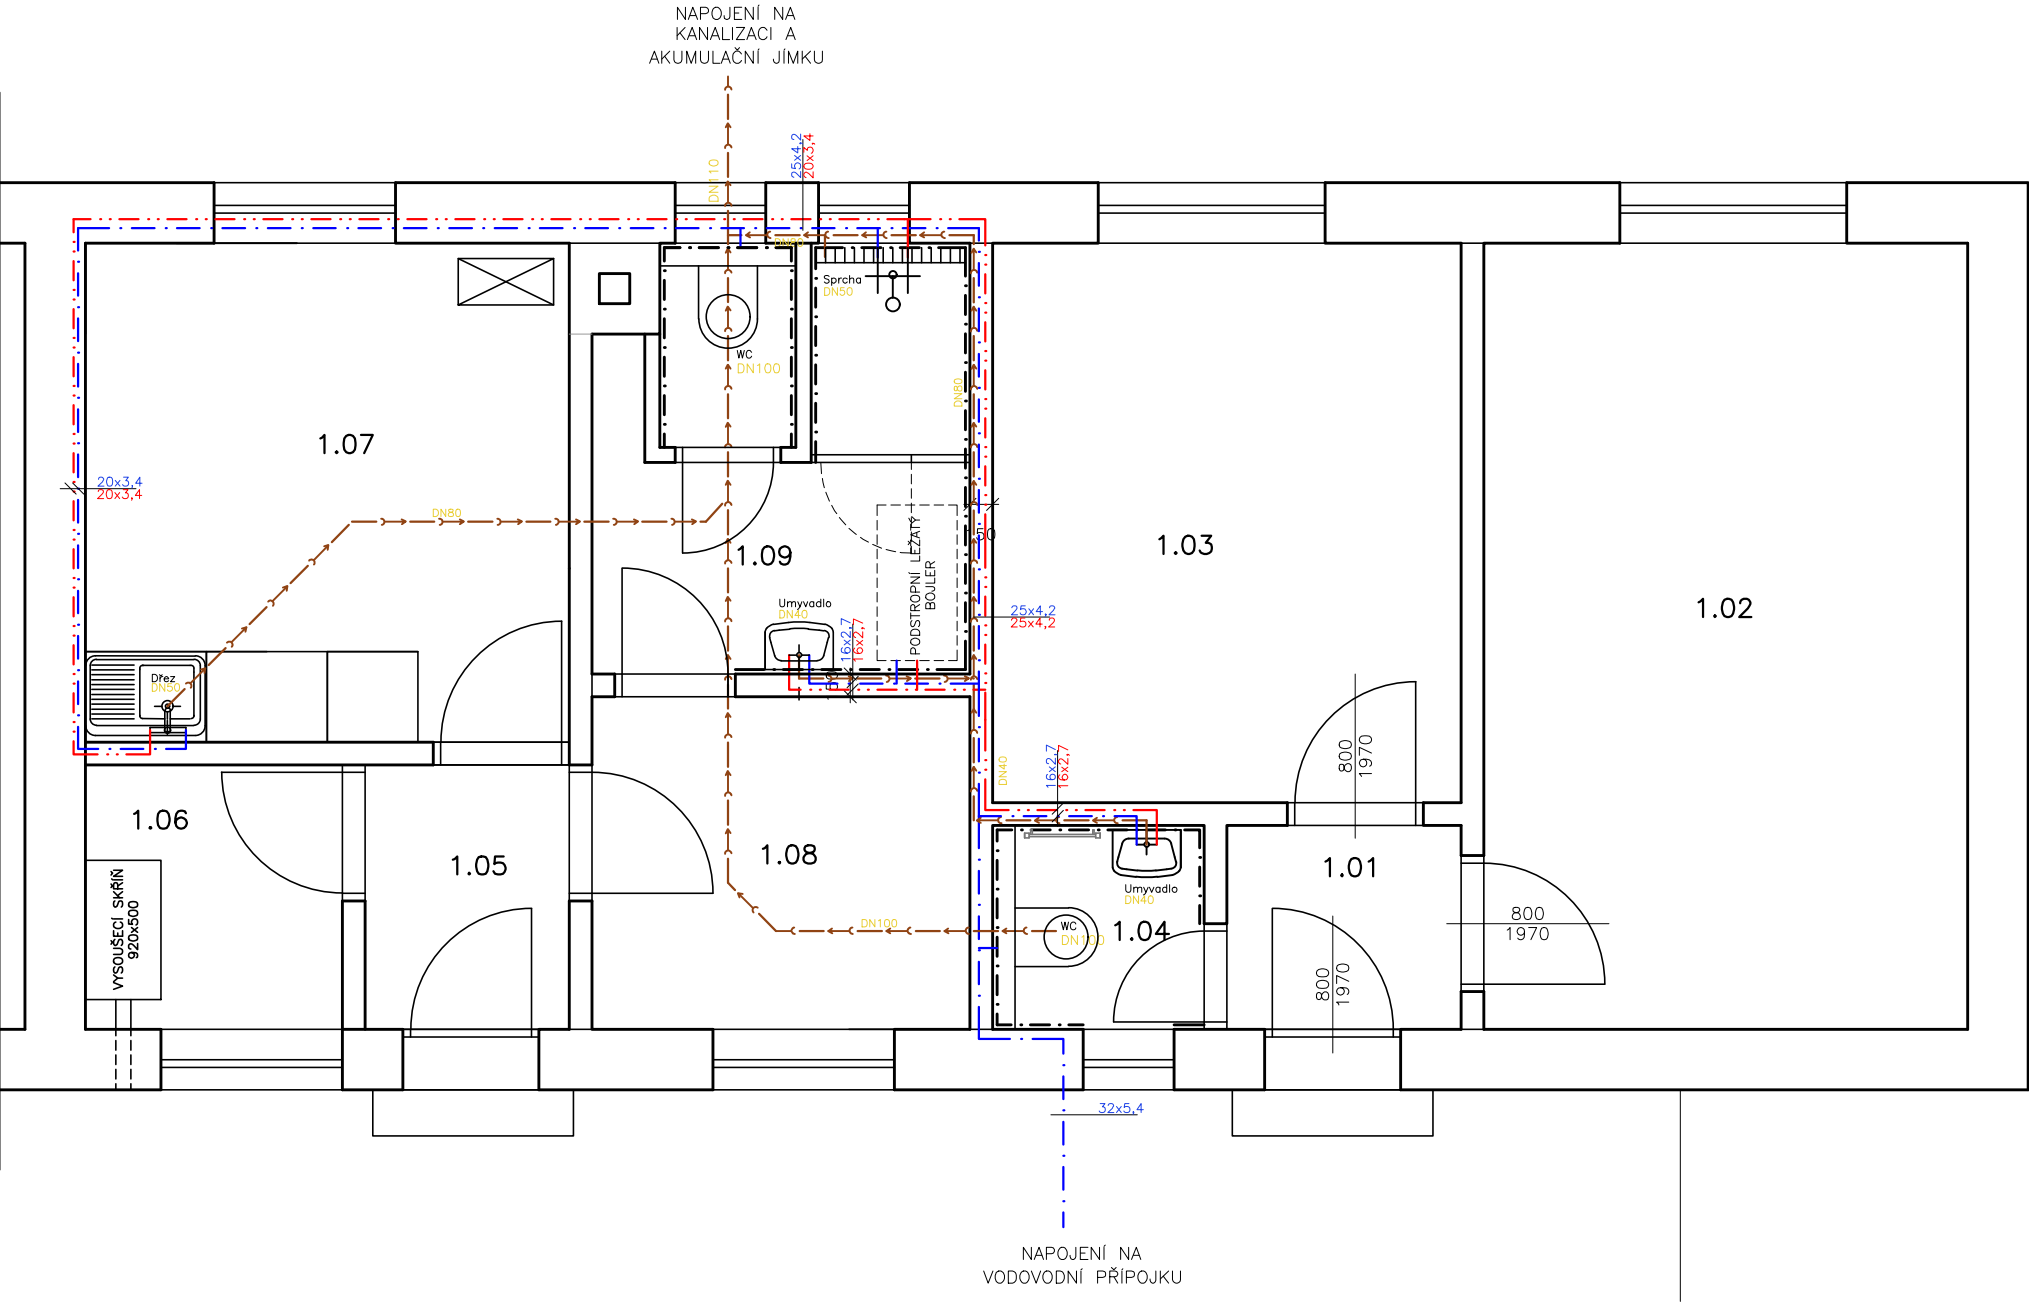

Legenda místností

Č.M.	Účel místnosti	Plocha (m <sup>2</sup> )	Podlaha	Poznámka
1.01	PŘEDSÍŇ	2,07	KERAM. DLAŽBA	
1.02	KANCELÁŘ	16,64	PVC	
1.03	INSPEKČNÍ POKOJ	11,47	PVC	
1.04	WC	1,89	KERAM. DLAŽBA	
1.05	ZÁDVEŘÍ	2,10	PVC	
1.06	ŠPINAVÁ ŠATNA	3,23	KERAM. DLAŽBA	
1.07	KUCHYŇKA	10,56	KERAM. DLAŽBA	
1.08	ČISTÁ ŠATNA	5,00	KERAM. DLAŽBA	
1.09	WC, SPRCHA	7,35	KERAM. DLAŽBA	
Celkem		60,31		

KRESLIL:	Ing. arch. M. Manclová	ODP. ŘEŠITEL:	Ing. Martin Rychtecký	<div> <b>SONDEO s.r.o.</b></div> <div>SONDEO, s.r.o., Blatného 1885/36, 616 00 Brno www.sondeo.cz</div>	
ZPRACOVAL:	Ing. arch. M. Manclová	KONTROLA:	Ing. Martin Rychtecký		
OBJEDNATEL:	Povodí Moravy, s.p., Dřevařská 932/11, Veverčí, 602 00 Brno			Č. ZAKÁZKY: 190020/1	
INVESTOR:	Povodí Moravy, s.p., Dřevařská 932/11, Veverčí, 602 00 Brno				
STAVBA ZAKÁZKA:	STŘEDISKO HODONÍN Stavební úpravy objektu			ÚČEL:	DSP
OBSAH PŘÍLOHY:	Půdorys - schéma ZTI  p. č. 3567/1, k.ú. Hodonín 640417			FORMÁT:	DATUM: 5/2019
				2xA4	ČÍS. ZPRÁVY: 1
				MĚŘÍTKO: 1:50	ČÍSLO PŘÍLOHY: D1.2.1