




PŮDORYS

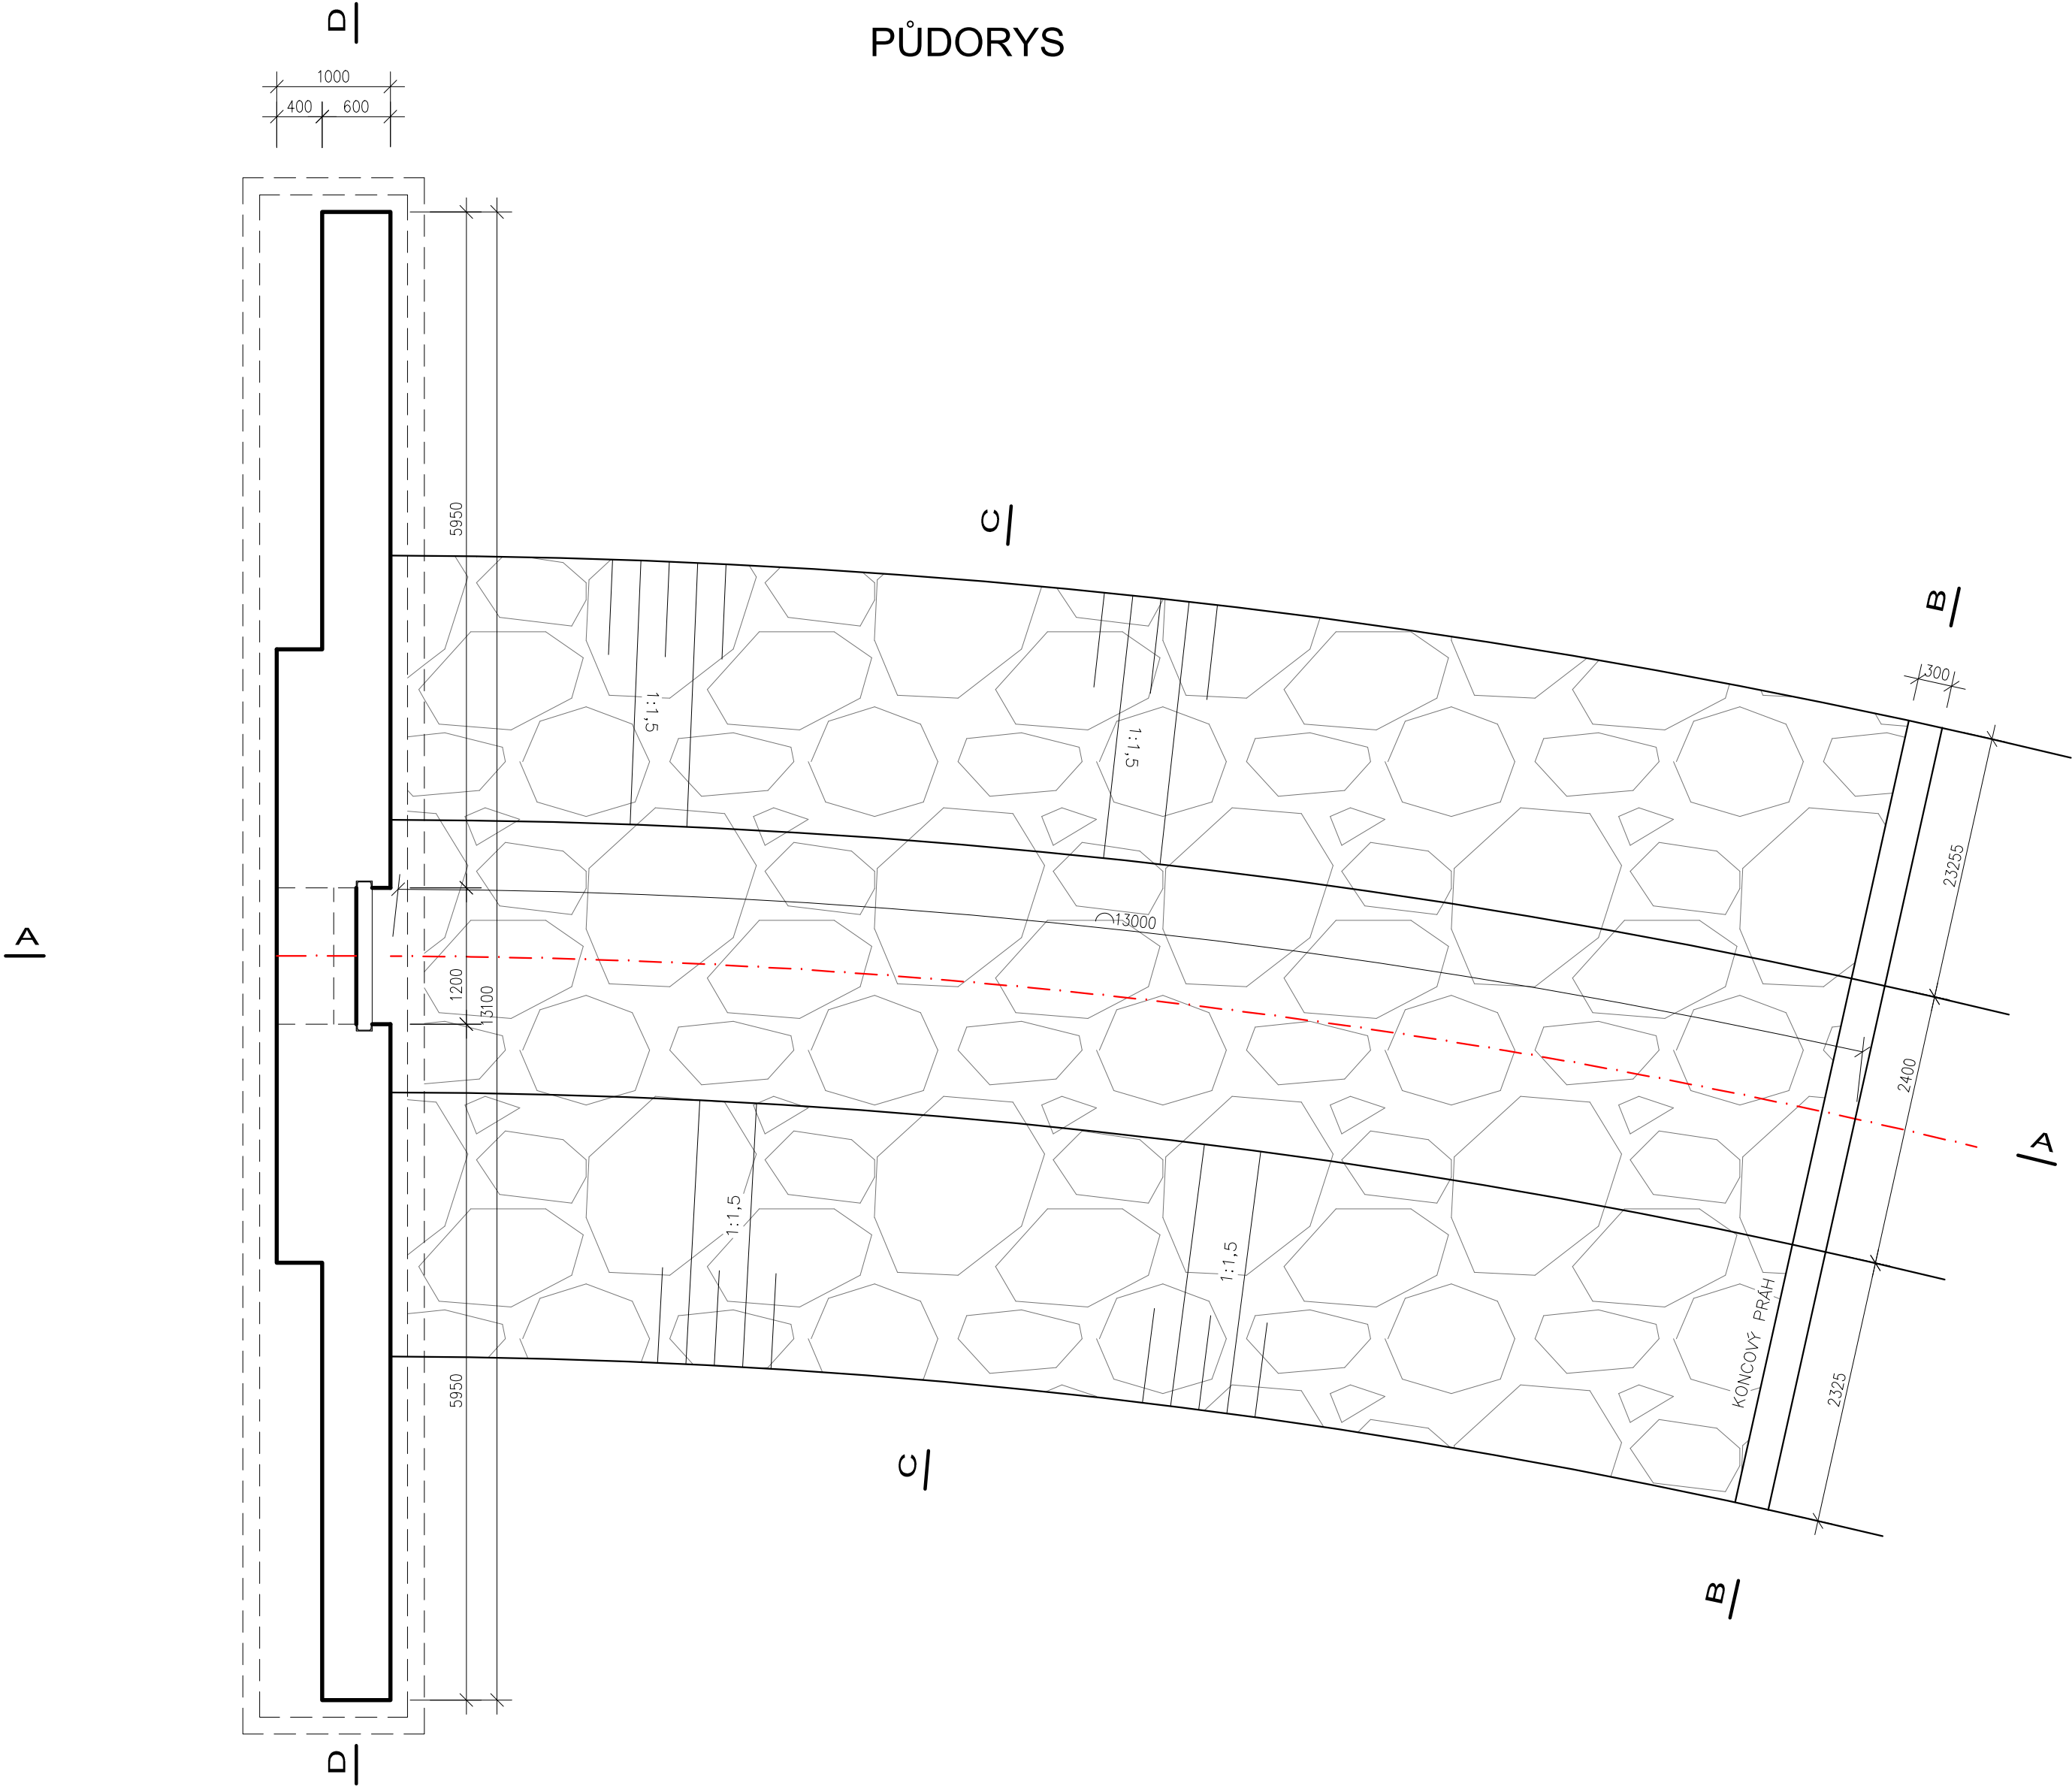

ŘEZ A-A

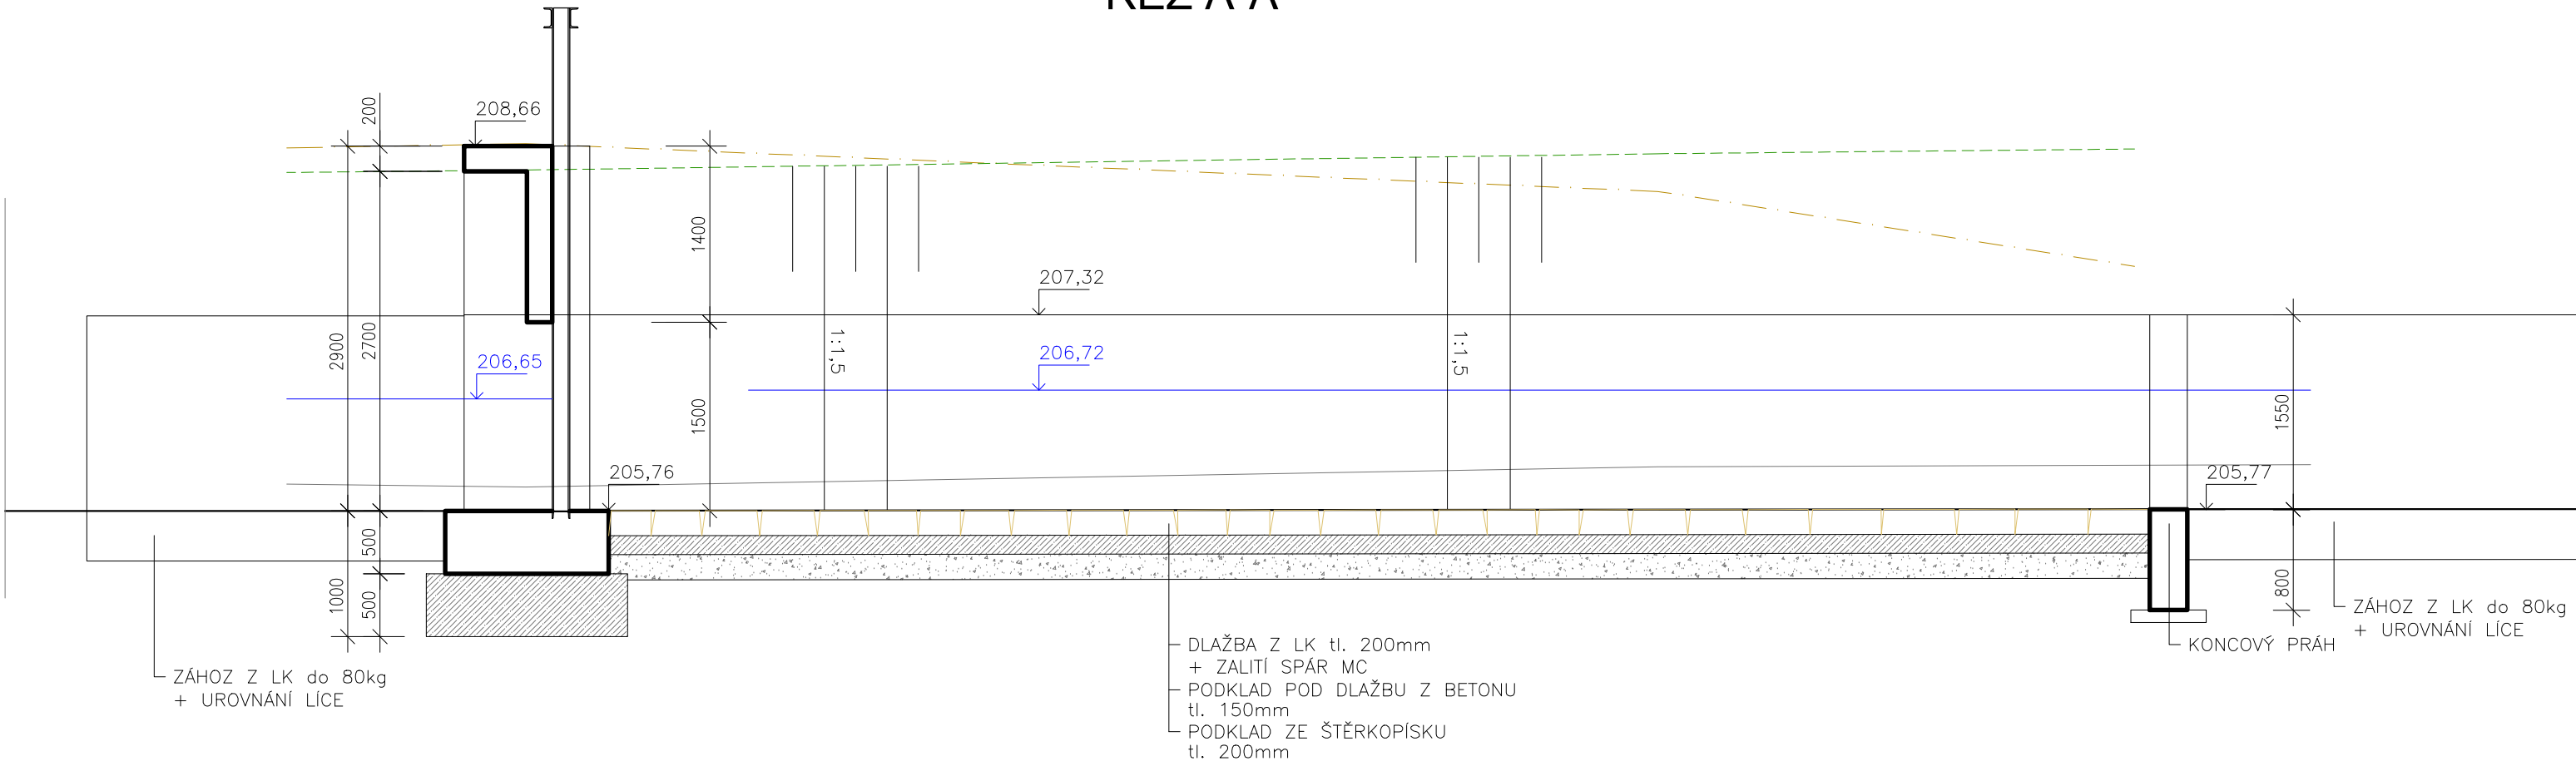

ŘEZ B-B

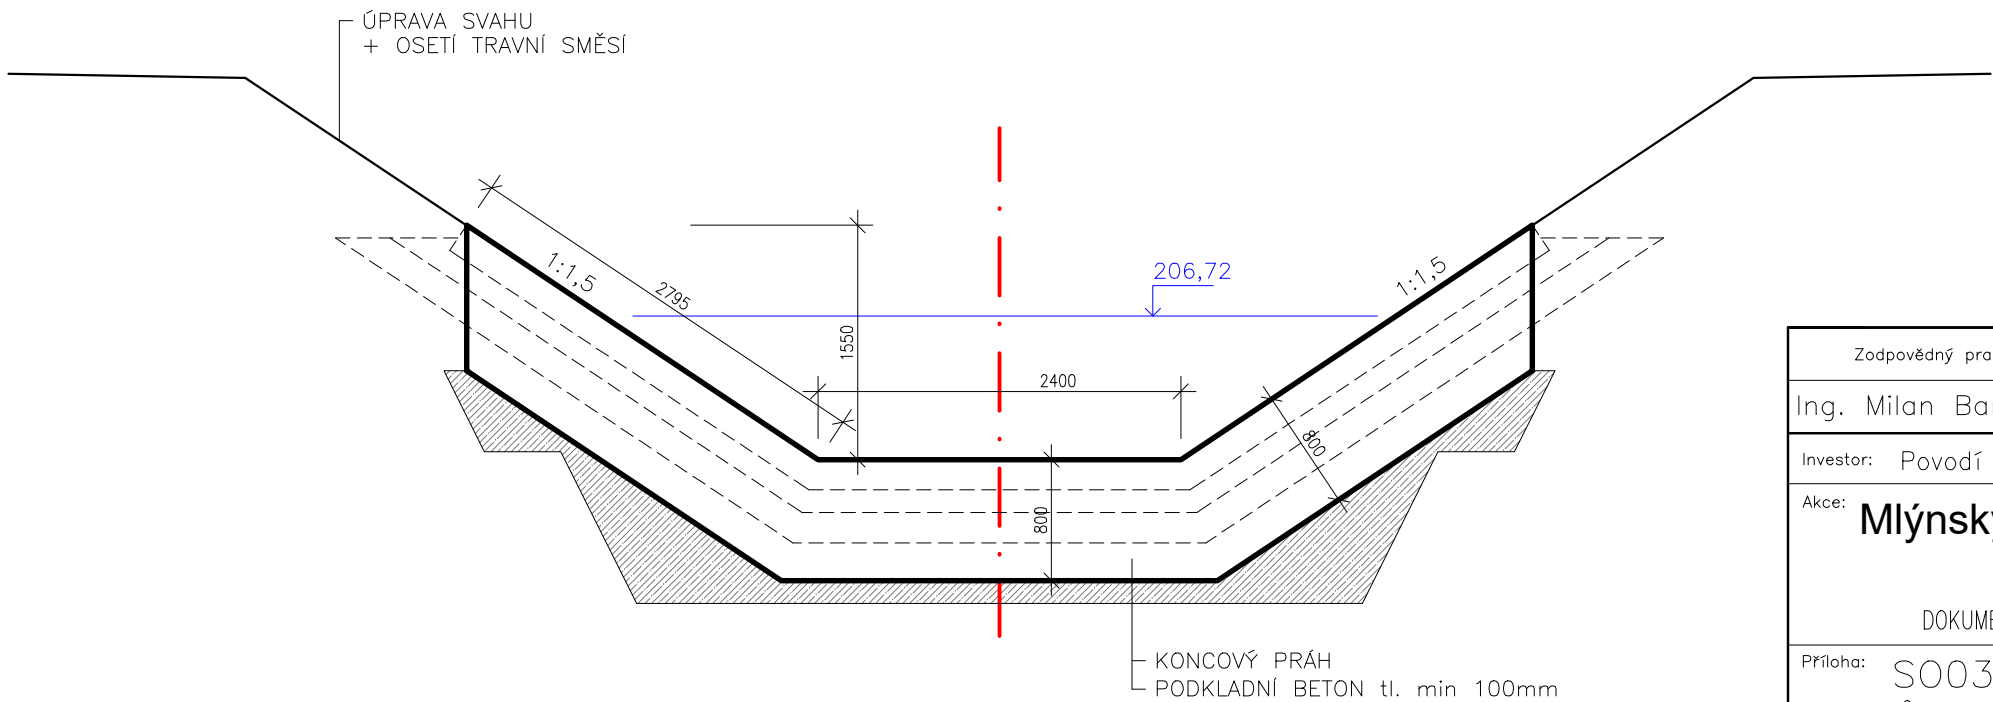

Zodpovědný pracovník	Vypracoval	 AQUA CENTRUM Břeclav s.r.o.	
Ing. Milan Bartolšic	Ing. Jan Varadínek	Kapusty 27, 690 06 Břeclav IČO 60710063, DIČ CZ60710063 tel.: 519 333 689, email: aqc@wo.cz	
Investor: Povodí Moravy, s.p., Dřevařská 11, 60175 Brno		Formát	
Akce: Mlýnský náhon, Horní Moštěnice optimalizace toku		Datum	červen 2020
DOKUMENTACE PRO VYDÁNÍ SPOLEČNÉHO POVOLENÍ		Číslo stavby	
Příloha: S003 – STAVIDLOVÝ OBJEKT PŮDORYS, ŘEZ A–A, ŘEZ B–B		Měřítko 1:50	Číslo přílohy D.1.1.b.9