




PODÉLNÝ ŘEZ M1:50

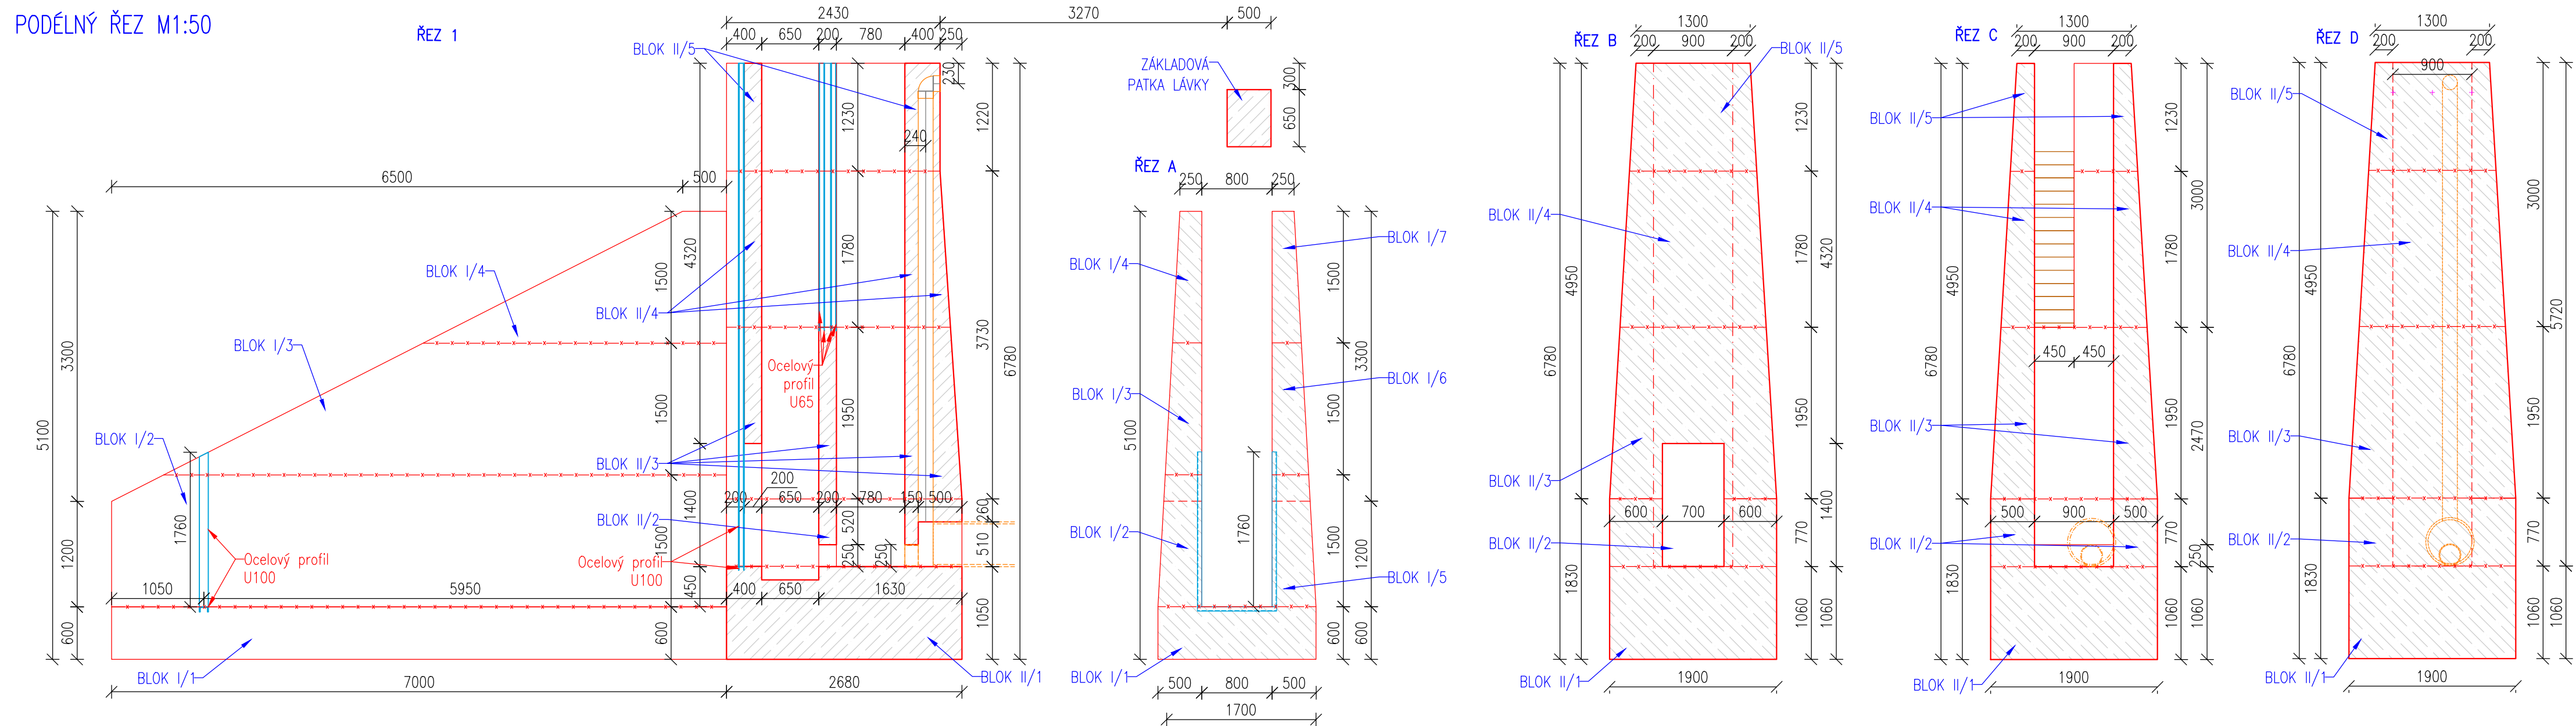

## PŮDORYS POŽERÁKU A NÁTOKOVÉHO OBJEKTU M1:50

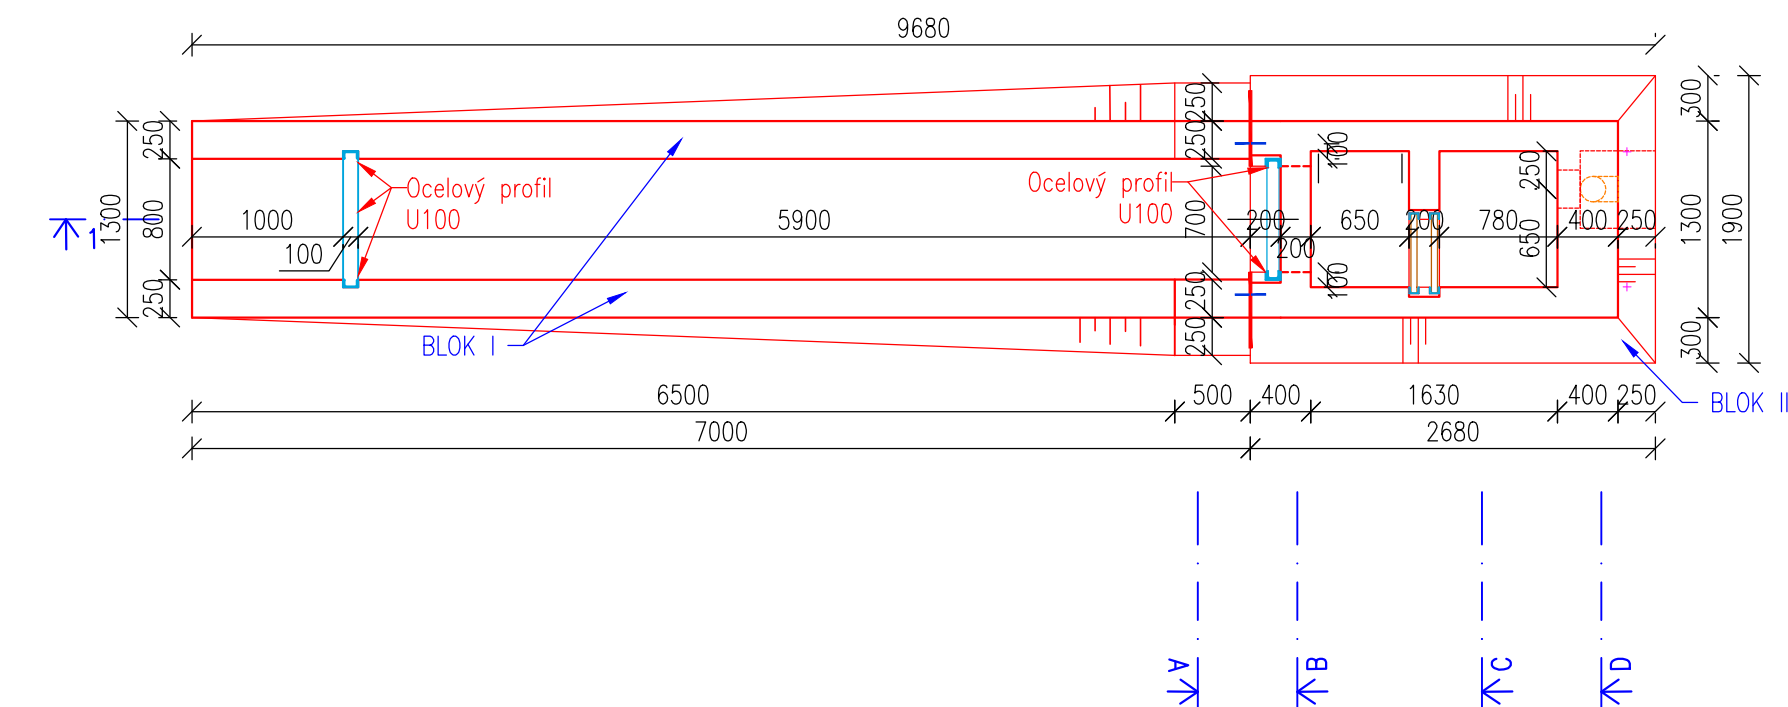

## ZÁKLADOVÁ PATKA LÁVKY

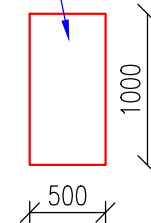

LEGENDA:

- x—x— PRACOVNÍ SPÁRA
- OCELOVÉ KONSTRUKCE
- PE-HD POTRUBÍ

POZNÁMKA:  
BETON C30/37 XC4 XF3 XA1  
VÝZTUŽ B500  
ZABUDOVANÉ OCELOVÉ KONSTRUKCE - OCEĽ S 235

 <b>HG partner s.r.o.</b> Smetanova 200, 250 82 Úvaly <b>www.hgpartner.cz</b>		Telefon: 246 082 015 777 181 198 e-mail: vrzak@hgpartner.cz		Paré č.:	
Investor: Povodí Ohře, státní podnik, Bezručova 4219, 430 03 Chomutov				Počet A4:	3
Odpovědný projektant: Ing. Jaroslav Vrzák				Datum:	06/2020
Vypracoval: Ing. Martin Hladík				Změna:	-
Akce: VD Očihov - funkční objekty				Stupeň:	DSJ
				Č. zakázky:	H-18/030
Název části: DOKUMENTACE OBJEKTŮ				Část:	D
Příloha: SPODNÍ VÝPUST - VÝKRES TVARU				Měřítko: 1:50 Č. přílohy: D.5.1	