


PODROBNÁ SITUACE M 1:500

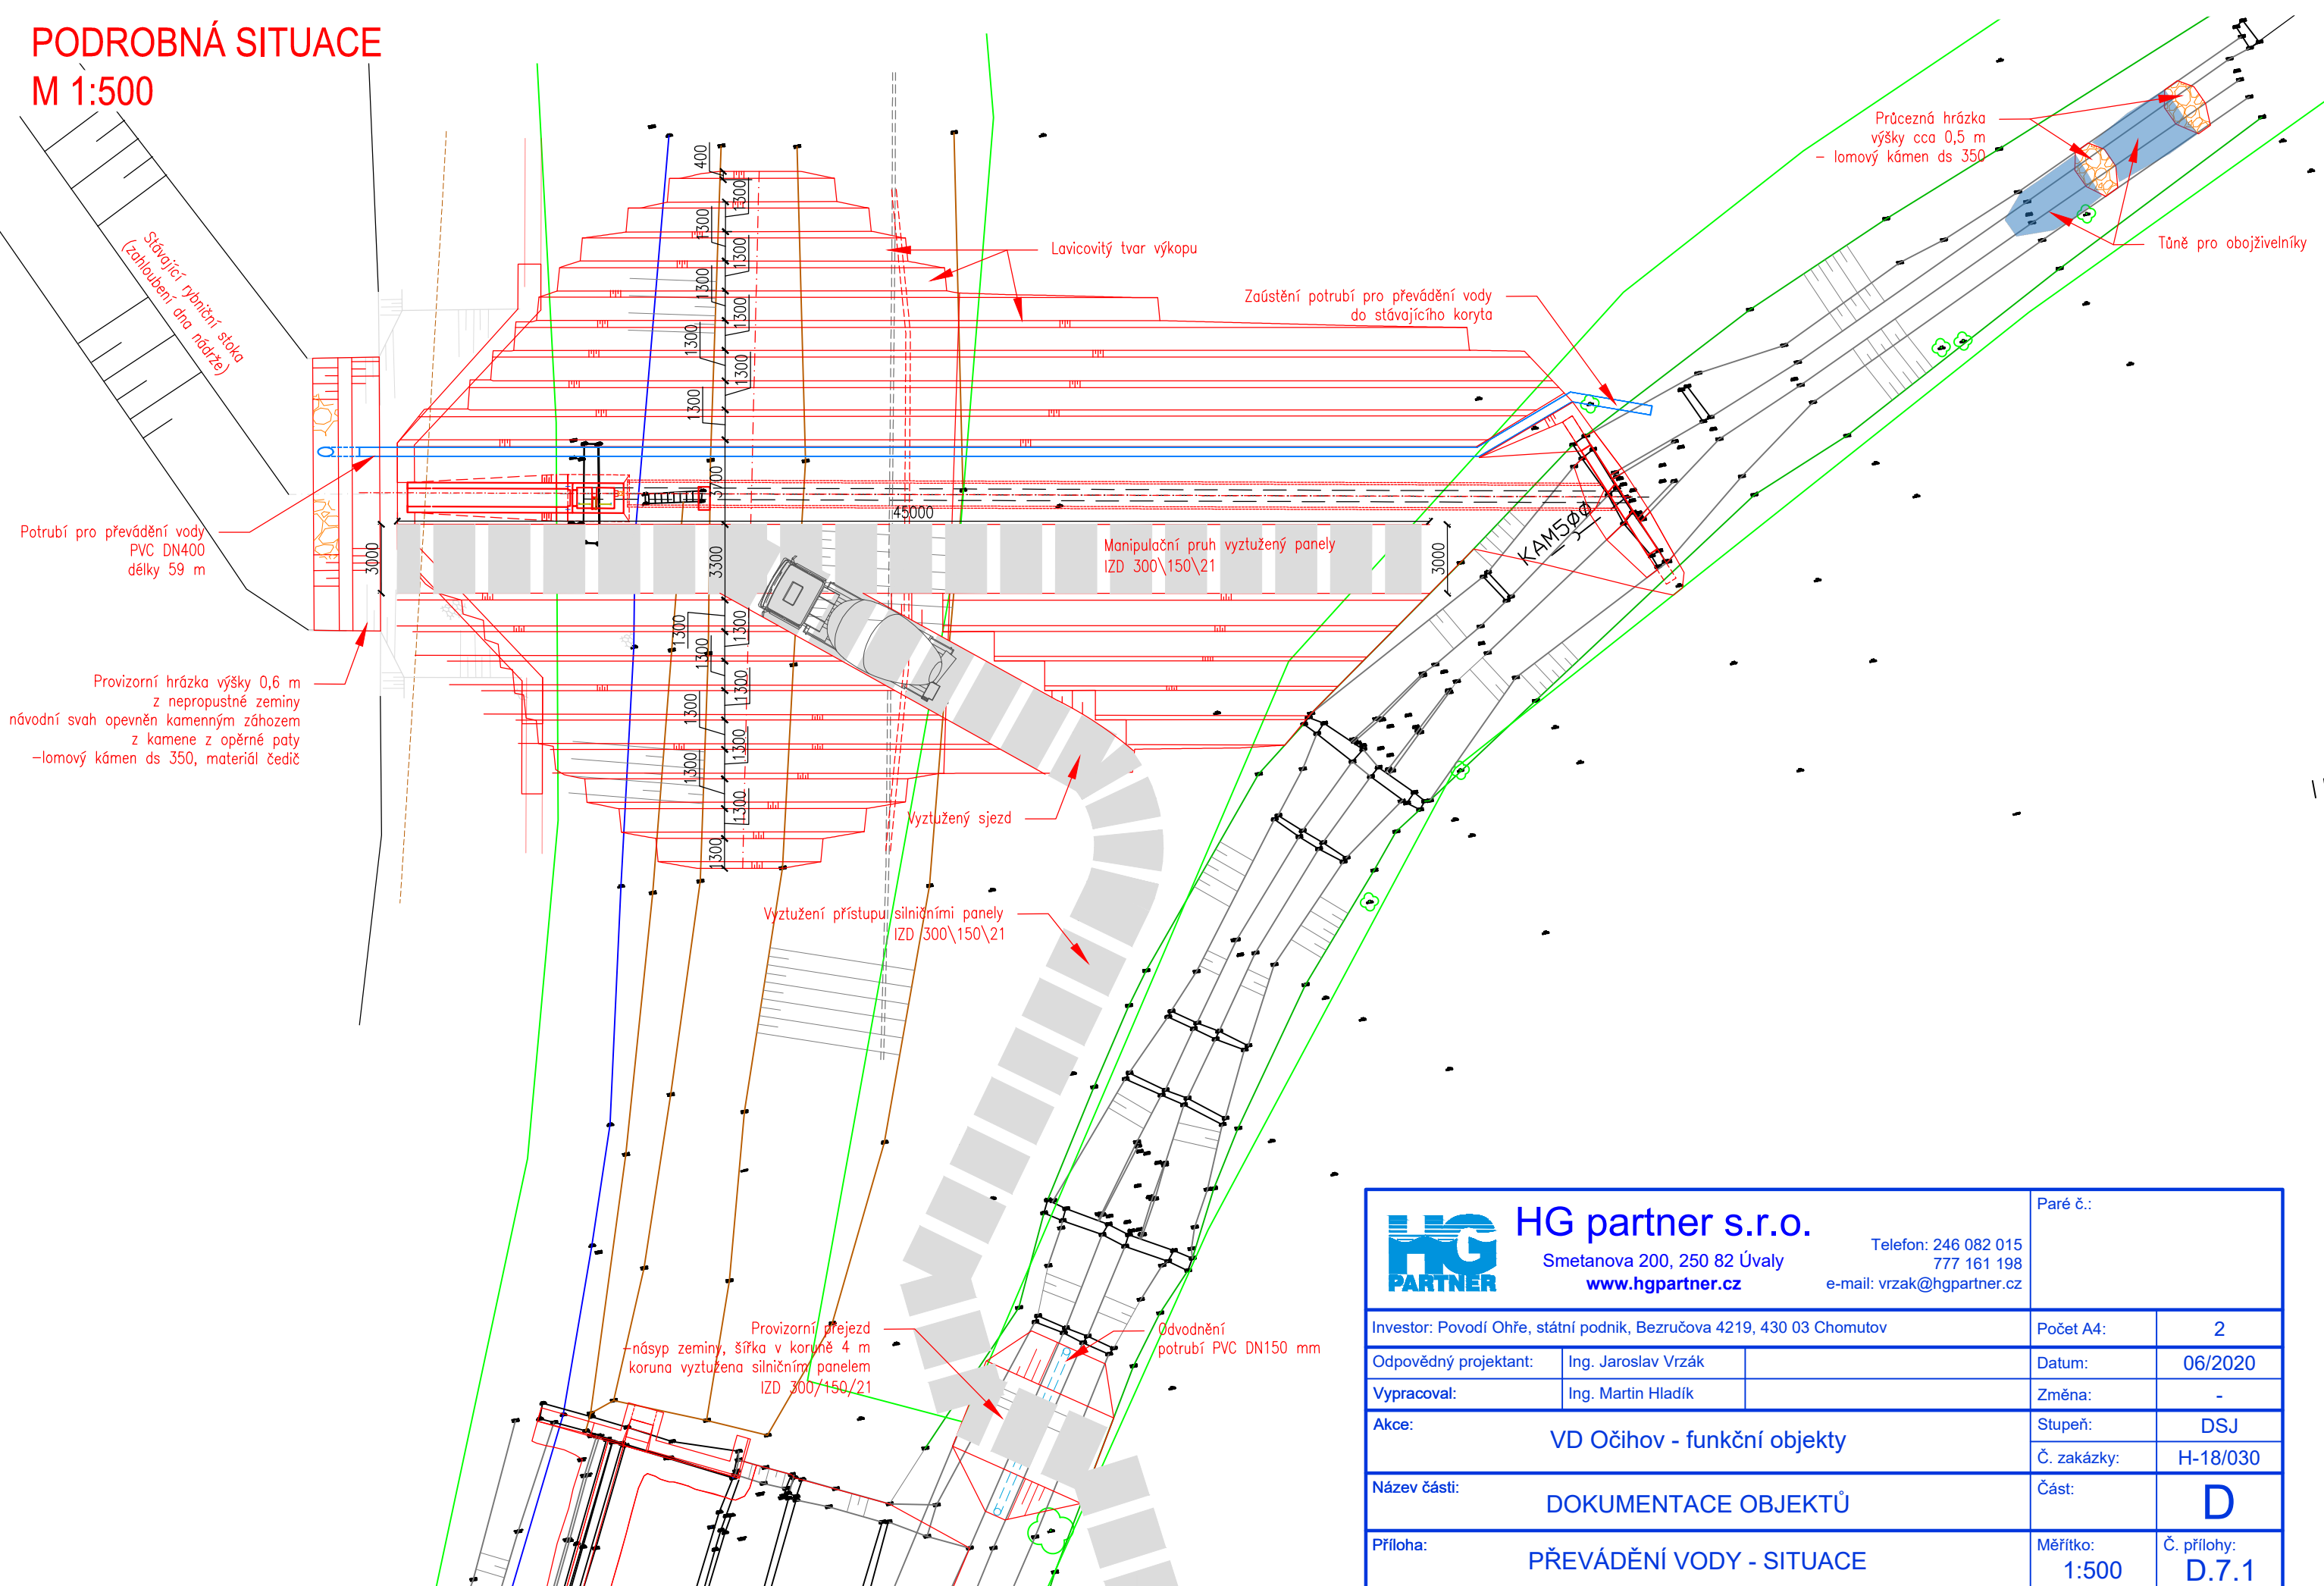

HG partner s.r.o.

Smetanova 200, 250 82 Úvaly
www.hgpartner.cz

Telefon: 246 082 015
777 161 198
e-mail: vrzak@hgpartner.cz

Paré č.:

Investor: Povodí Ohře, státní podnik, Bezručova 4219, 430 03 Chomutov

Odpovědný projektant:	Ing. Jaroslav Vrzák
-----------------------	---------------------

Vypracoval:	Ing. Martin Hladík
-------------	--------------------

Akce: VD Očihov - funkční objekty

Název části:	DOKUMENTACE OBJEKTŮ
--------------	---------------------

Příloha:	PŘEVÁDĚNÍ VODY - SITUACE
----------	--------------------------

Počet A4:

Datum:	06/2020
--------	---------

Změna:	-
--------	---

Stupeň:	DSJ
---------	-----

Č. zakázky:	H-18/030
-------------	----------

Část:	D
-------	---

Měřítko: 1:500	Č. přílohy: D.7.1
-------------------	----------------------