


**POZNÁMKA:**  
PRO LEGENDU A SEZNAM STAVEBNÍCH OBJEKTŮ VIZ SAMOSTATNÁ PŘÍLOHA C.0.x

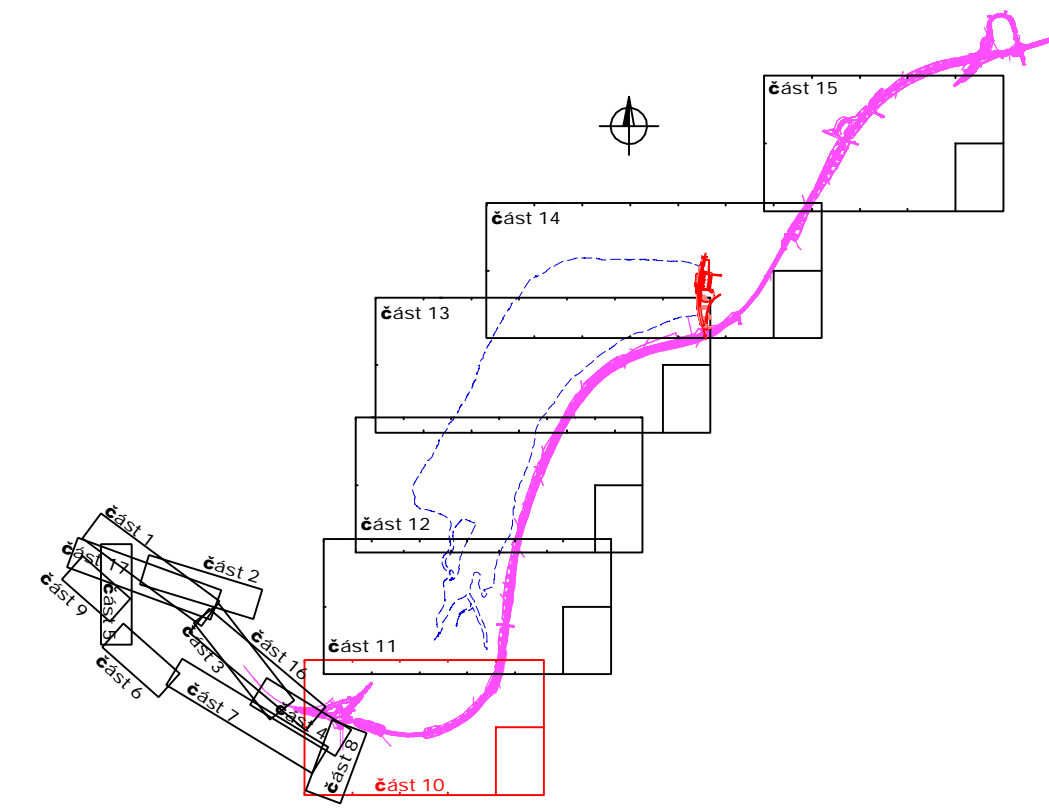

VÝŠKOVÝ SYSTÉM B.p.v.  
SOLÁRNÍ SYSTÉM S-UTSK

OPATŘENÍ NA HORNÍ OPAVĚ, PŘÍPRAVA AKCE V OBDOBÍ 2013-2016

Povodí Odry, státní podnik

Společnost "OH"

AQUATIS GEOtest JUGeo-GVP

AKTUALIZACE 08/2019

**AQUATIS**

ADARTE s.s. Bátovská 834/26, 602 00 Brno Ing. DANIEL BRADDA Výkresil: Ing. MICHAL HAVLÁČ Datum: ŘÍJEN, 2017 Akce:	Tel: +420 541 554 111 Fax: +420 541 211 205 Vodní inženýring: Ing. PETR TEPY Kartograf: Ing. JAR. ŠVANKARA Štup: dokumentace: OUR Měřítko: situace: stavby: 1:1000	E-mail: info@aquatis.cz http://www.aquatis.cz Vodní inženýring: Ing. JAR. ŠVANKARA Základní číslo: 15186-31631 Měřítko: situace: stavby: 1:1000
--	---	---

**VD NOVÉ HEŘMINOVY**

**CELKOVÁ SITUACE STAVBY - ČÁST 10**

Měřítko: 1:1000  
Doplnění: C.10  
POVODÍ ODRY, státní podnik