


PŮDORYS
1:50

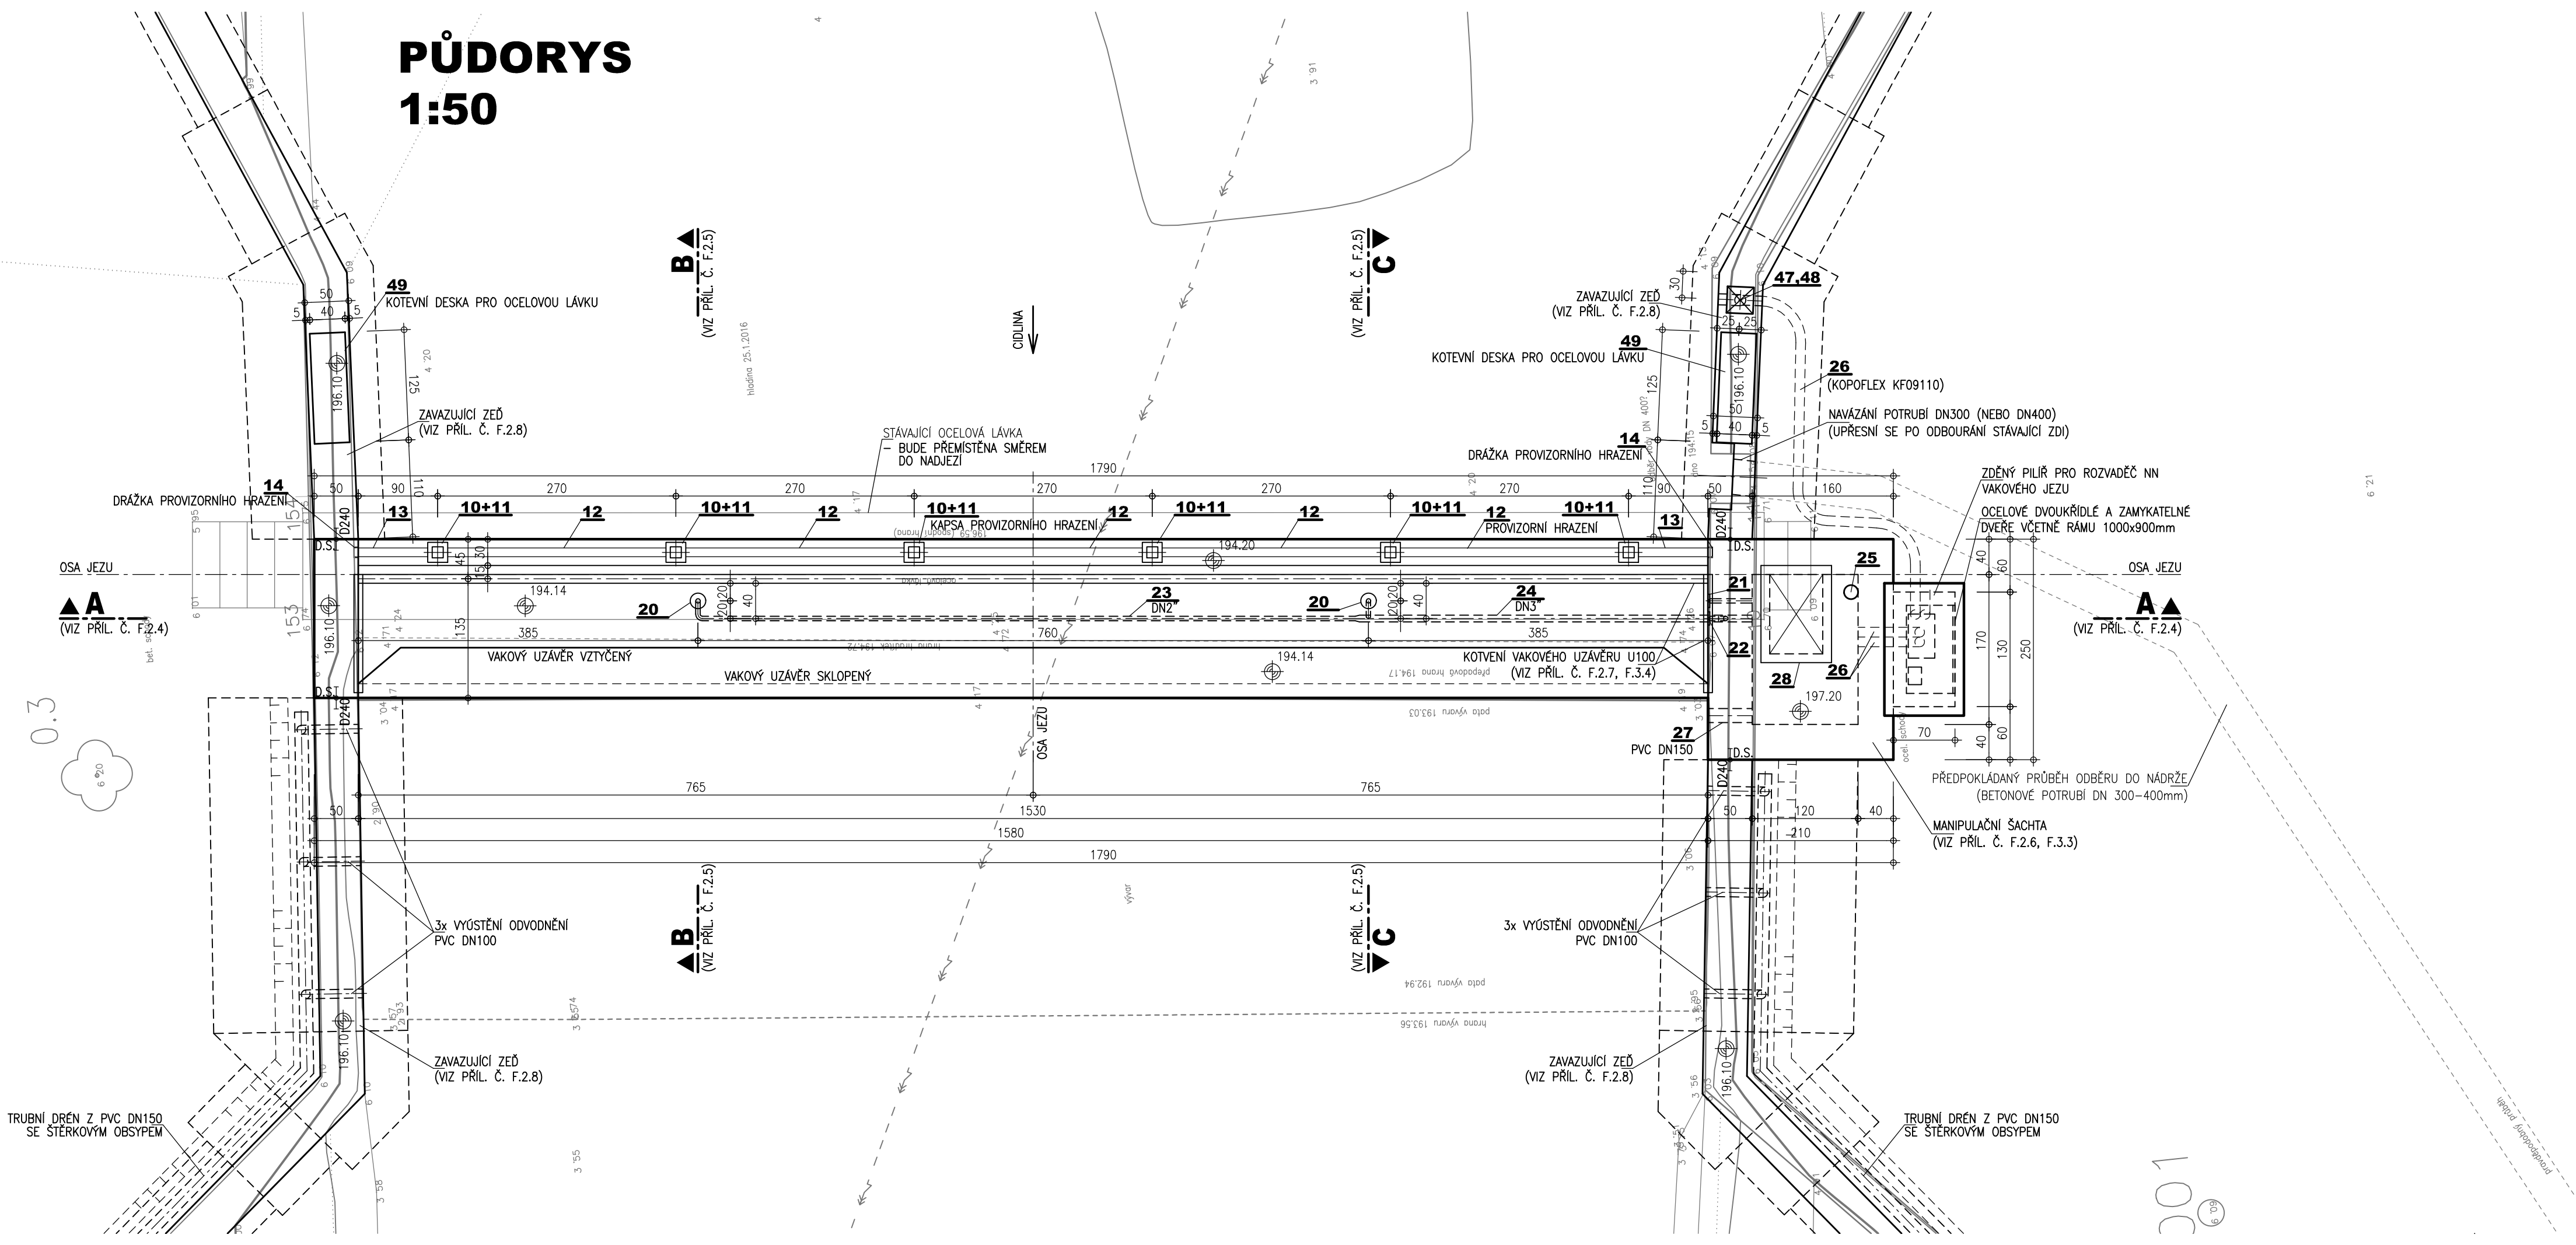

SOUŘADNÝ SYSTÉM: S-JTSK
VÝŠKOVÝ SYSTÉM: B.P.V.
KÓTOVÁNO V CM

AQUATIS a.s. Botanická 834/56, 602 00 Brno		Tel: +420 541 554 111 Fax: +420 541 211 205	E-mail: info@aquatis.cz http://www.aquatis.cz
Zodpovědný projektant MILOŠ LOJDA	Hlavní inženýr projektu ING. IVO VANĚK	Vedoucí střediska ING. OLDŘICH NEUMAYER, CSc	
Vypracoval MILOŠ LOJDA	Kontroloval ING. OLDŘICH NEUMAYER, CSc	Zakázkové číslo 3A15347.32	
Datum KVĚTEN 2016	Stupeň dokumentace DSJ	Název souboru Sany_F2-3_5.dwg	
Akce			
CIDLINA, SÁNY REKONSTRUKCE JEZU ř. km 7,440 SO 02 VAKOVÝ JEZ (STAVEBNÍ ČÁST)			
Příloha			
VAKOVÝ JEZ, PŮDORYS			
Měřítko 1:50		Číslo přílohy F.2.3	
Objednatel Povodí Labe, státní podnik			