


PŮDORYS A ŘEZY VSAKOVACÍCH TŮNÍ PODĚL
SILNICE I/45 POD PTAČÍM VRCHEM

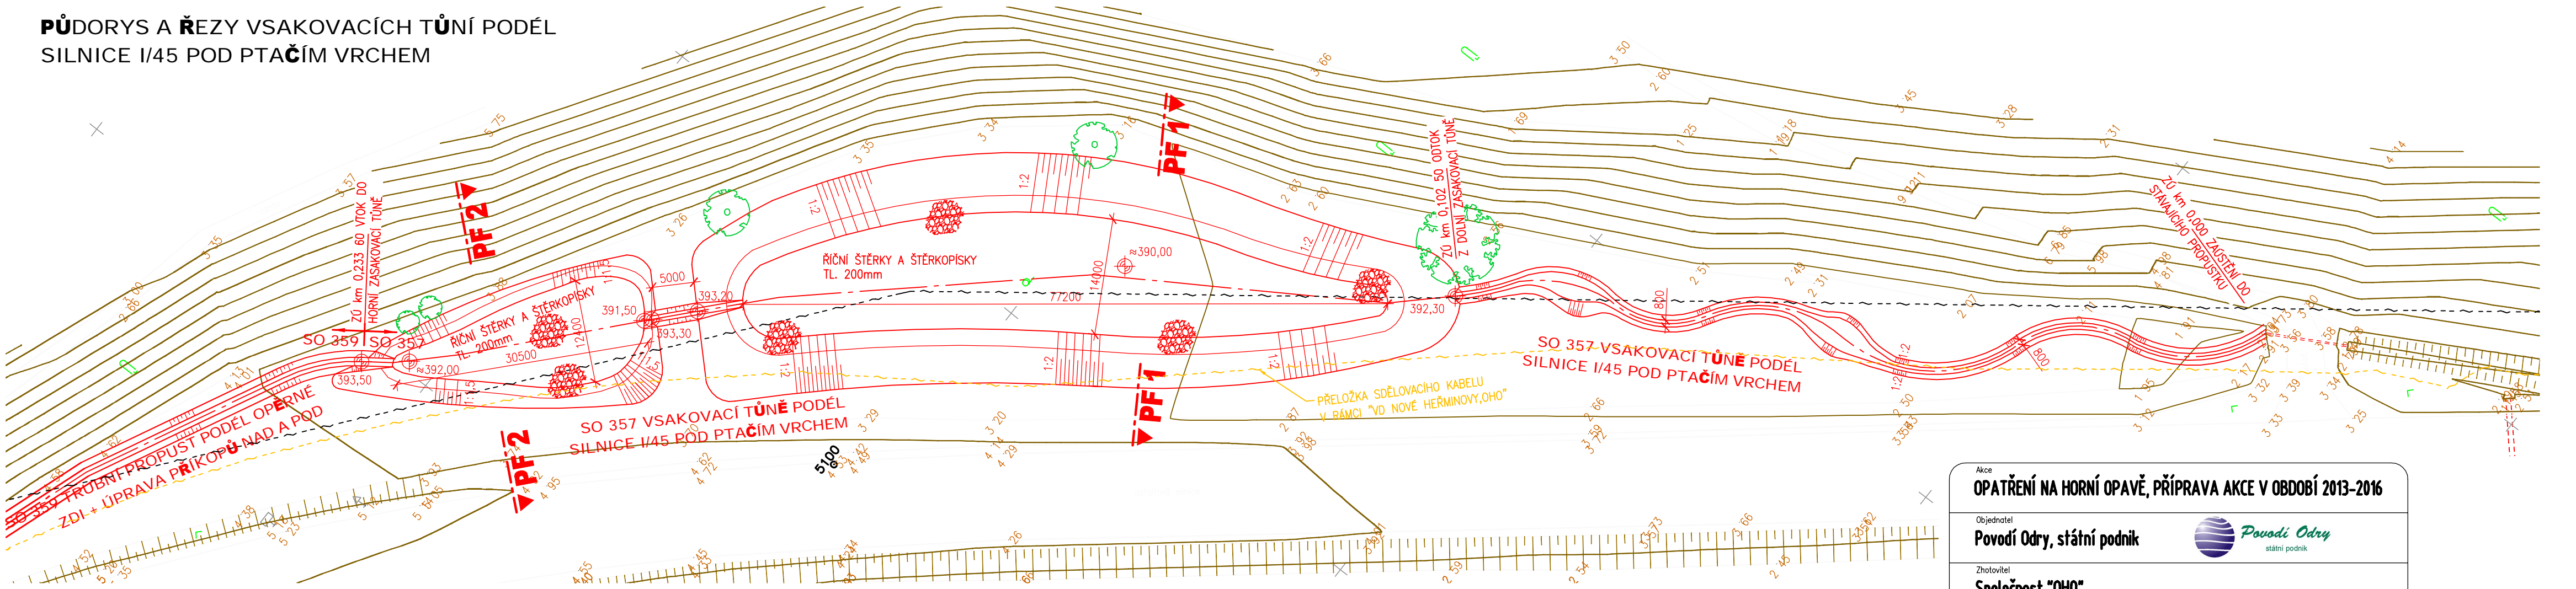


Akce
OPATŘENÍ NA HORNÍ OPAVĚ, PŘÍPRAVA AKCE V OBDOBÍ 2013-2016

Objednatel
Povodí Odry, státní podnik


Zhotovitel
Společnost "OHO"

AQUATIS **GEOTEST** **JUGEO-GVP**


Povodí Odry
státní podnik

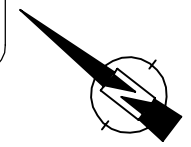

PF 1, km 0,140 00

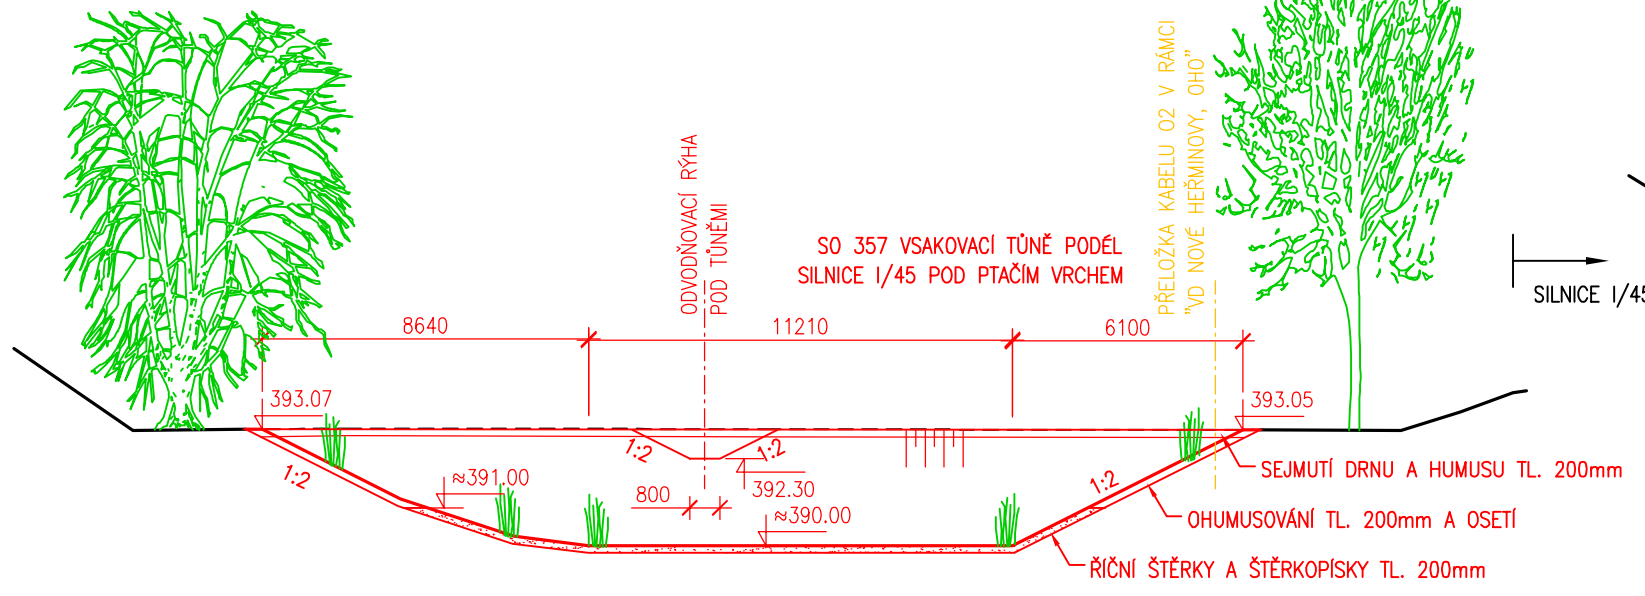

PF 2, km 0,220 00

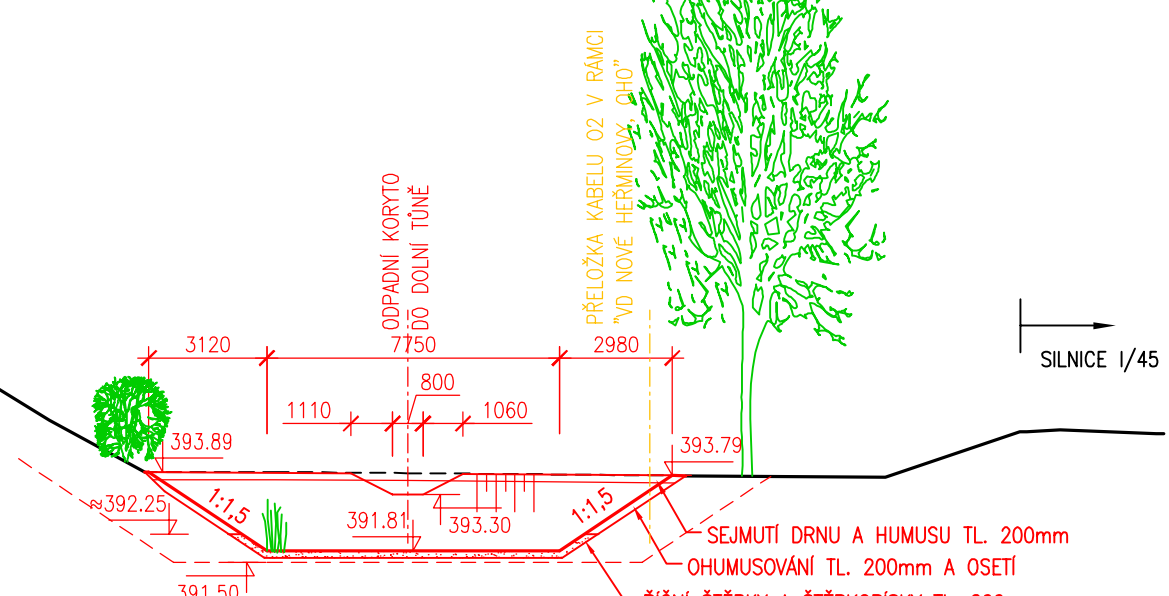

AQUATIS

VÝŠKOVÝ SYSTÉM: BALT PO VYROVNÁNÍ
SOUŘADNICOVÝ SYSTÉM: S-JTSK

| | | | | | |
|---|--|--|--|--|--|
| AQUATIS a.s. Botanická 834/56, 602 00 Brno | | Tel: +420 541 554 111 Fax: +420 541 211 205 | | E-mail: info@aquatis.cz http://www.aquatis.cz | |
| Zodpovědný projektant ING. JIRÍ ŠEDIVÝ | | Hlavní inženýr projektu ING. PETR TUPÝ | | Vedoucí střediska ING. JIRÍ ŠVANCARA | |
| Vypracoval ING. MICHAL HAVLÁT | | Kontrolující ING. JIRÍ ŠVANCARA | | Zakázkové číslo 15186.3137 | |
| Datum ZÁŘÍ, 2016 | | Stupeň dokumentace DUR | | Název souboru SO_357_Pudorys_rezy.dwg | |

Akce
**OPATŘENÍ NA HORNÍ OPAVĚ,
PŘÍPRAVA AKCE V OBDOBÍ 2013-2016
VD NOVÉ HERMINOVY - SOUVISEJÍCÍ OBJEKTY, OHO**

D. VÝKRESOVÁ DOKUMENTACE

Příloha
**PŮDORYS A ŘEZY VSAKOVACÍCH TŮNÍ
PODĚL SILNICE I/45 POD PTAČÍM VRCHEM**

Měřítko
1 : 500, 1 : 200

Číslo přílohy
D.17

Objednatel
POVODÍ ODRY, STÁTNÍ PODNIK