


KLAD LISTŮ

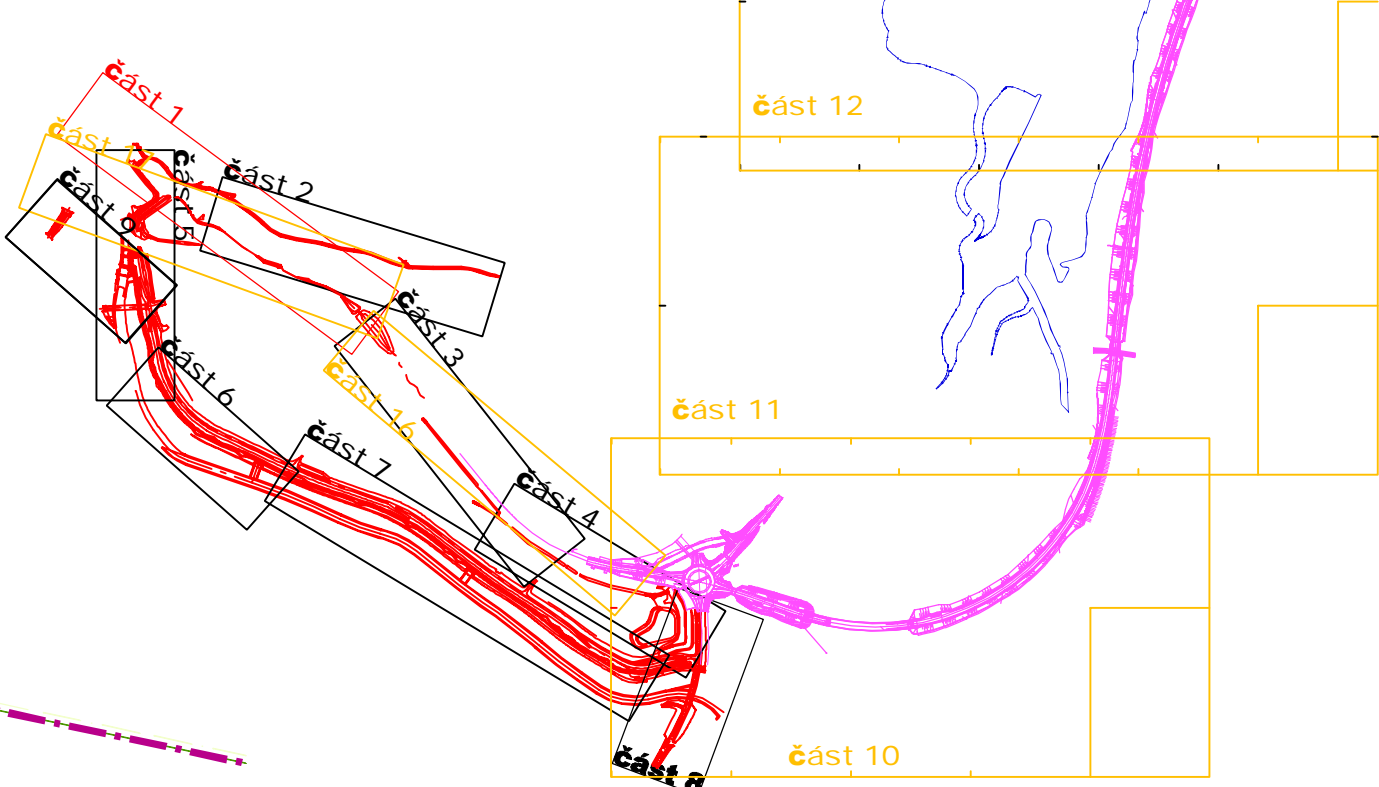

Akce
OPATŘENÍ NA HORNÍ OPAVĚ, PŘÍPRAVA AKCE V OBDOBÍ 2013-2016

Objednatel
Povodí Odry, státní podnik

Zhotovitel
Společnost "OH"

AQUATIS GEOtest JUGeo-GVP

AKTUALIZACE 08/2019

AQUATIS

AQUATIS s.r.o. Bolatická 834/56, 602 00 Brno Tel: +420 541 554 111 Fax: +420 541 211 205 E-mail: info@aquatis.cz http://www.aquatis.cz		
Zodpovědný projektant ING. JIRÍ SEDIVÝ	Hlavní inženýr projektu ING. PETR TUPÝ	Vedoucí střediska ING. JIRÍ ŠVANCARA
Vypracoval ING. ADAM FORMÁNEK	Kontrola ING. JIRÍ ŠVANCARA	Zaškrtnuté číslo 15186.3137
Datum ZÁŘÍ 2016	Stupeň dokumentace DUR	Název soubory C_0_Celkový situací výkres_01_012_1.dwg

Akce
VD NOVÉ HEŘMINOVY

Průběh
CELKOVÁ SITUACE STAVBY - ČÁST 1

Měřítko
1: 500

Objednatel
POVODÍ ODRY, STÁTNÍ PODNIK

C.1

SOUŘADNÝ SYSTÉM S-JTSK
VÝŠKOVÝ SYSTÉM: BALT PO VYROVNÁNÍ