

LEGENDA IS - STÁVAJÍC

- Ochranné pásmo inženýrské sítě
- ČEZ Distribuce NN
- ČEZ Distribuce VN
- ČEZ Distribuce – skříně
- ČEZ Distribuce – sloup NN
- ČEZ Distribuce – sloupy VN
- SmVak – vodovod
- CETIN (kabelovod/chránička)
- CETIN (metalický podzemní kabel)
- CETIN (nadzemní vedení)
- CETIN (neprovazované sítě)
- CETIN (nezaměřený průběh trasy)
- CETIN (optický kabel)
- Obec Nové Heřminovy – vedení VO

LEGENDA PŘELOŽEK IS

- přeložka vodovodu
- přeložka přípojky vodovodu
- přeložka vedení VO
- přeložka sdělovacího vedení
- přeložka sloupu sdělovacího vedení

LEGENDA

- Obrysy navrhovaného opatření
- Obrysy souvisejících staveb
- Hranice řešeného území/Obvod staveniště
- Stavební pozemek
- Objekty určené k demolici
- Zасыпání stávajících koryt a příkopů
- Osa vodního toku, stávající
- navržené oplocení
- Hranice parcel KN
- Hranice parcel KN – vnitřní

OPATŘENÍ NA HORNÍ OPAVĚ, PŘÍPRAVA AKCE V OBDOBÍ 2013-2016


Objednatel: **Povodí Odry, státní podnik**

Zhotovitel: **Společnost "OH0"**

AQUATIS **GEOTEST** **JUGEO-GVP**

AKTUALIZACE 08/2019

SOUŘADNÝ SYSTÉM: S-JTSK
VÝŠKOVÝ SYSTÉM: BALT PO VYROVNÁNÍ

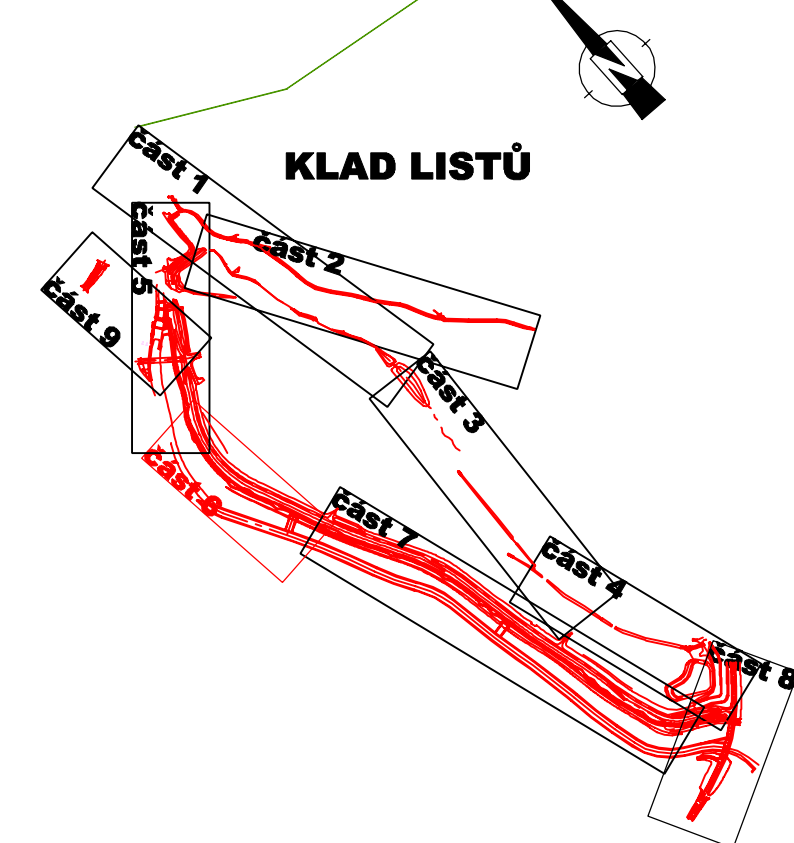

AQUATIS

AQUATIS a.s. Tel: +420 541 554 111 E-mail: info@aquatis.cz
Botanická 834/56, 602 00 Brno Fax: +420 541 211 205 http://www.aquatis.cz

Zodpovědný projektant: ING. JIRÍ SEDIVÝ Hlavní inženýr projektu: ING. PETR TUPÝ Vedoucí střediska: ING. JIRÍ SVANCARA
Výpracoval: ING. ADAM FORMÁNEK Kontrolý: ING. JIRÍ SVANCARA Zakázkové číslo: 15186.3137

Datum: ZÁŘÍ, 2016 Stupeň dokumentace: DUR Název souboru: C_4_Katastrální situace výkres_01_012_1dwg

**OPATŘENÍ NA HORNÍ OPAVĚ
PŘÍPRAVA AKCE V OBDOBÍ 2013-2016
VD NOVÉ HEŘMINOVY – SOUVISEJÍCÍ OBJEKTY, OH0**

Příloha: **KATASTRÁLNÍ SITUACNÍ VÝKRES – ČÁST 6**

Měřítko: **1: 500** Číslo přílohy: **C.4.6**

Objednatel: **POVODÍ ODRY, STÁTNÍ PODNIK**