



Půdorys
M 1:25

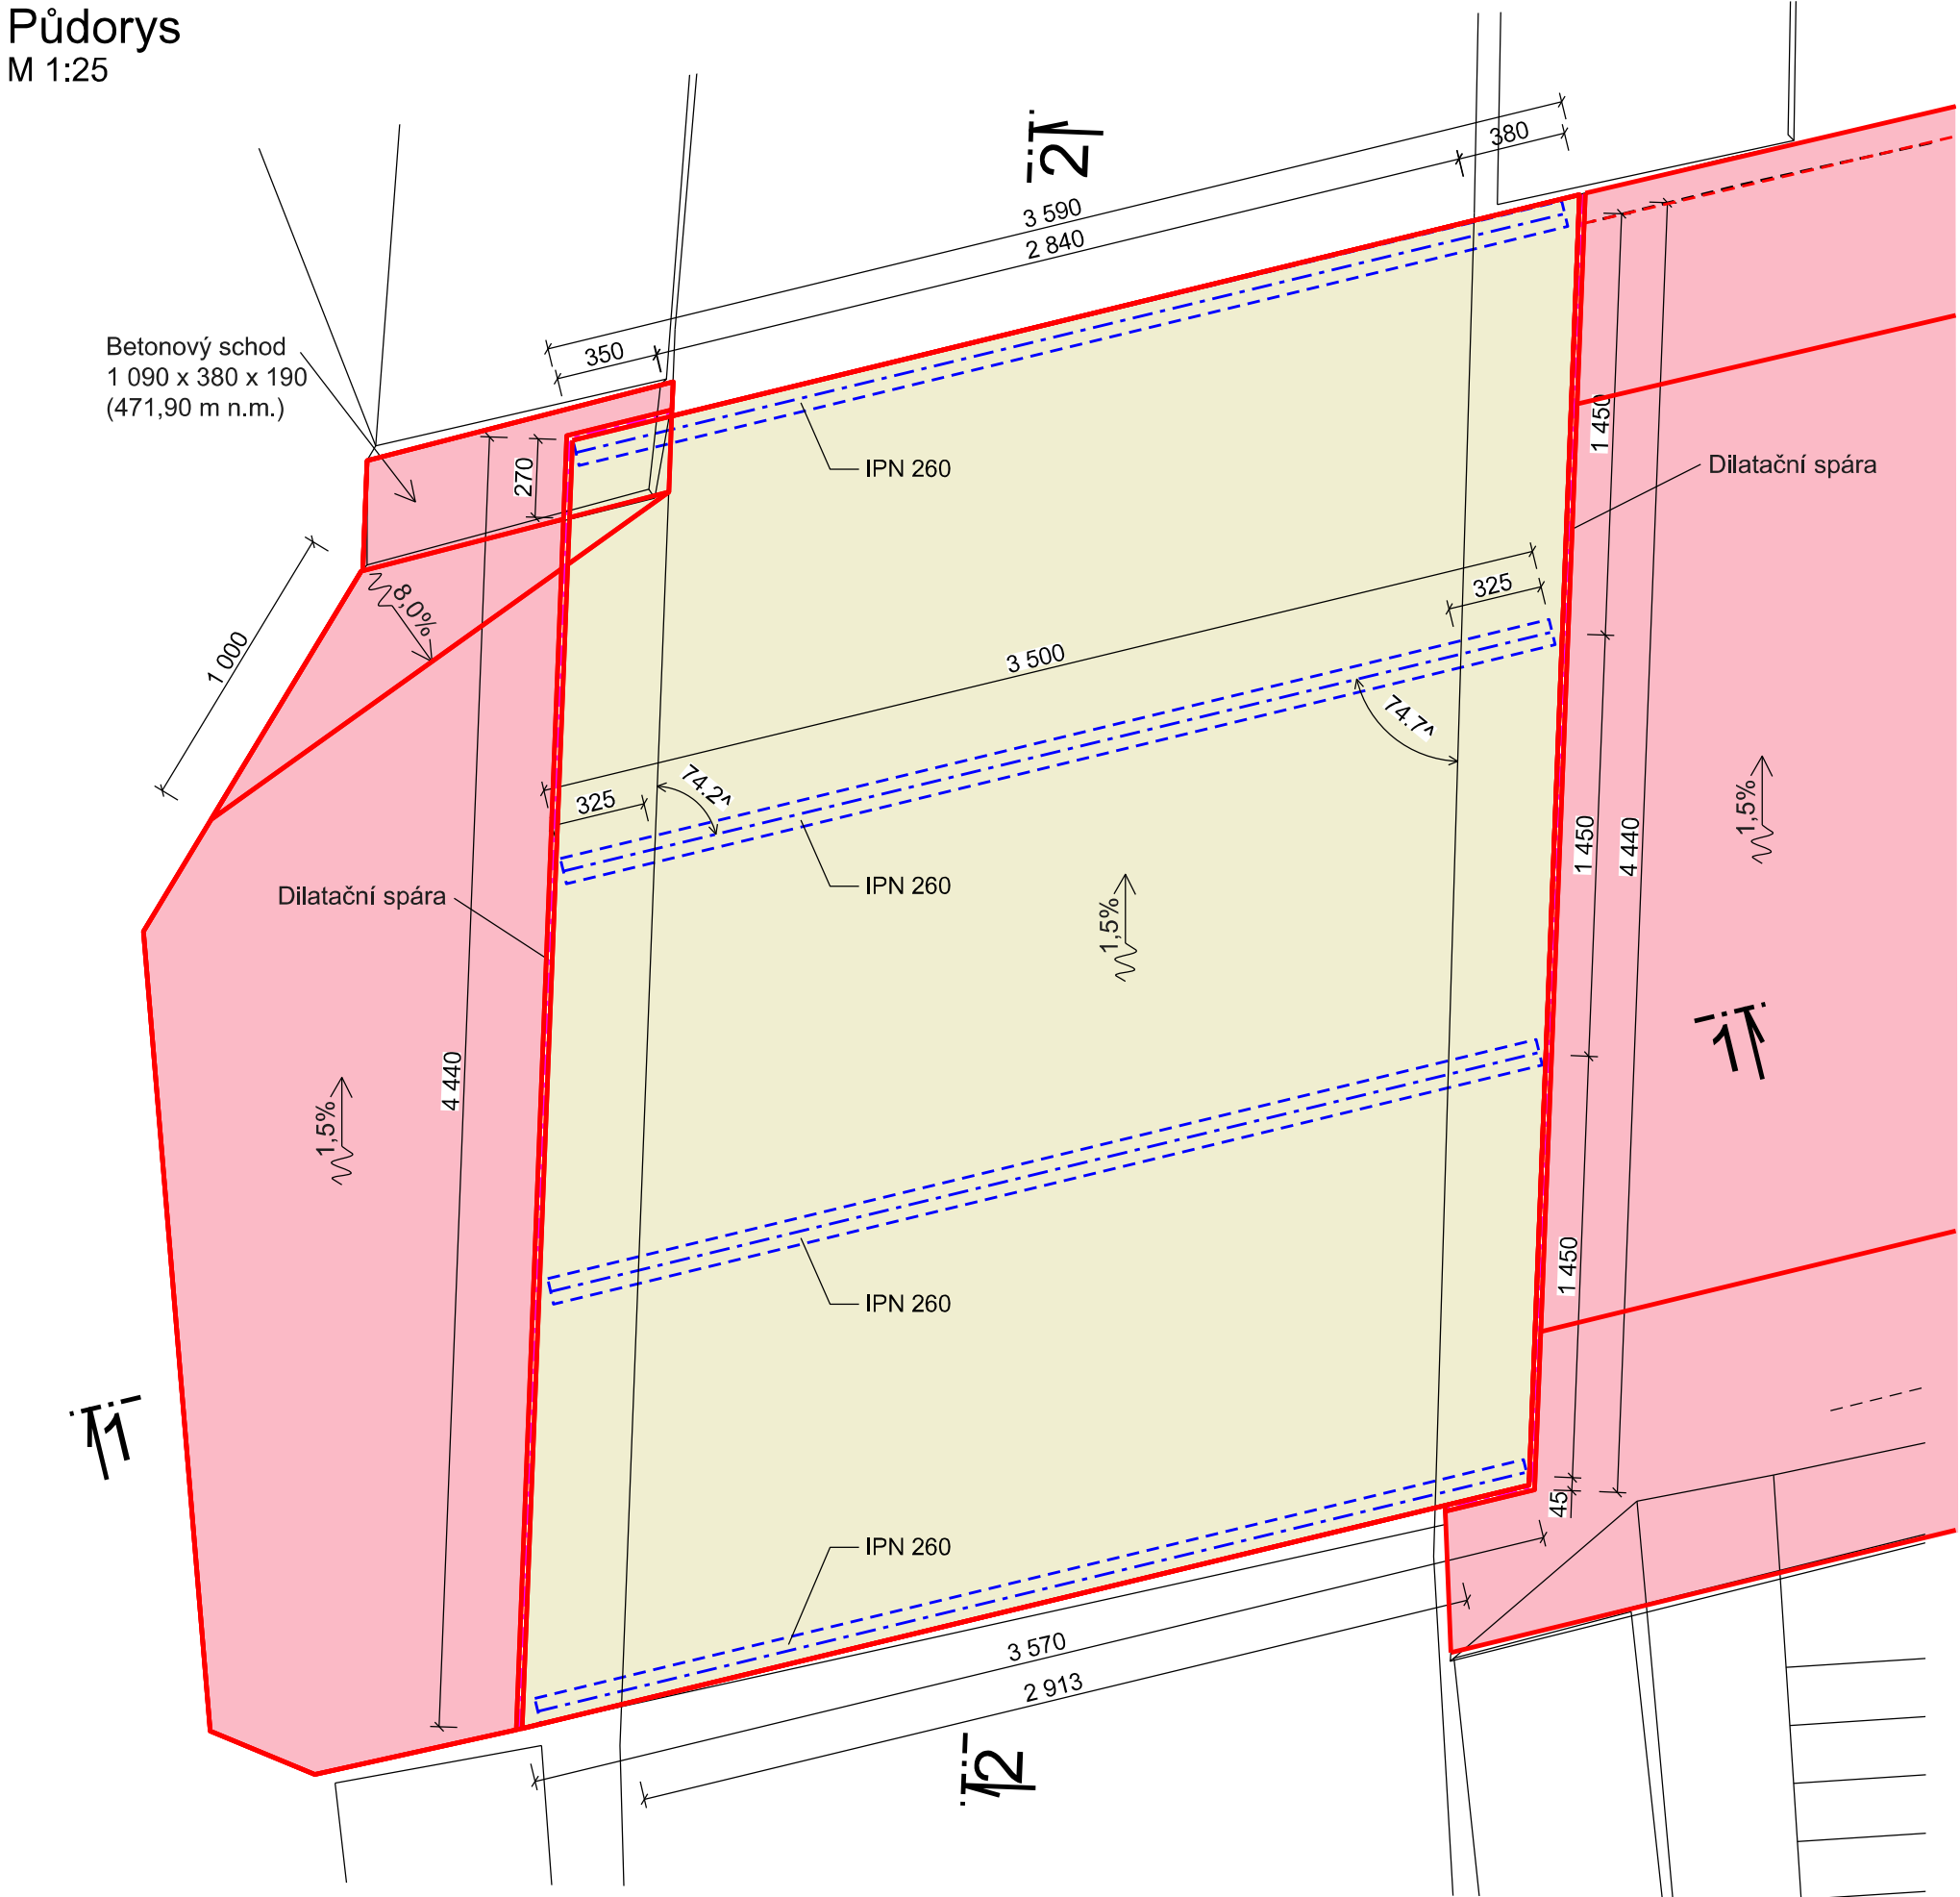


Řez 1-1 Vzorový podélný řez přemostěním
M 1:25

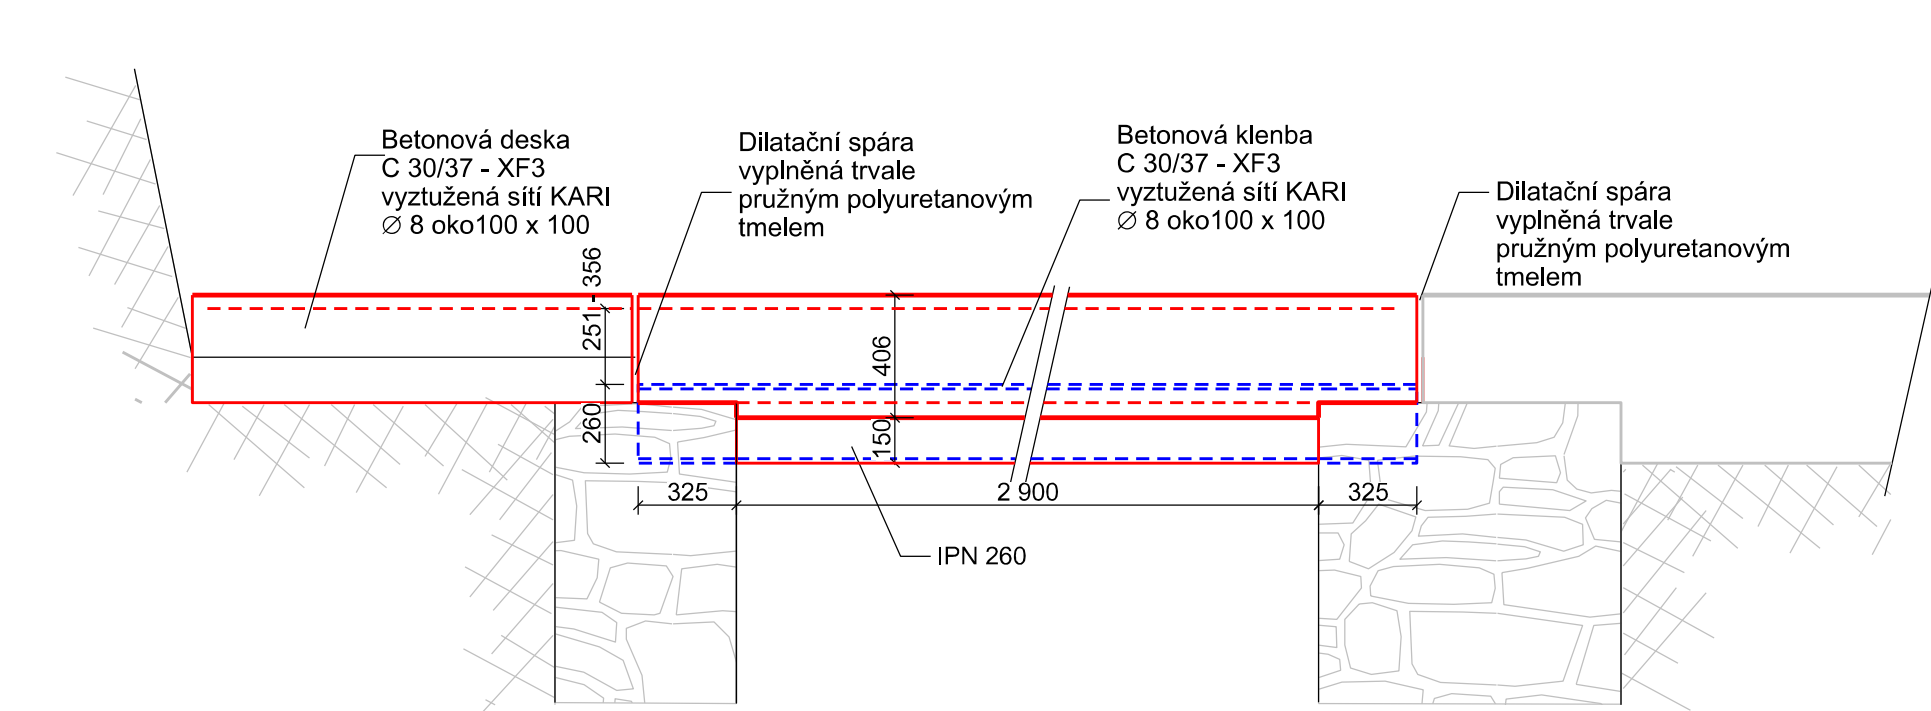

LEGENDA

- Rekonstrukce hydroizolace na koruně hráze + rekonstrukce betonové koruny hráze.
- Rekonstrukce přemostění kaskádového spadiště.

Řez 2-2 Vzorový příčný řez přemostěním
M 1:25

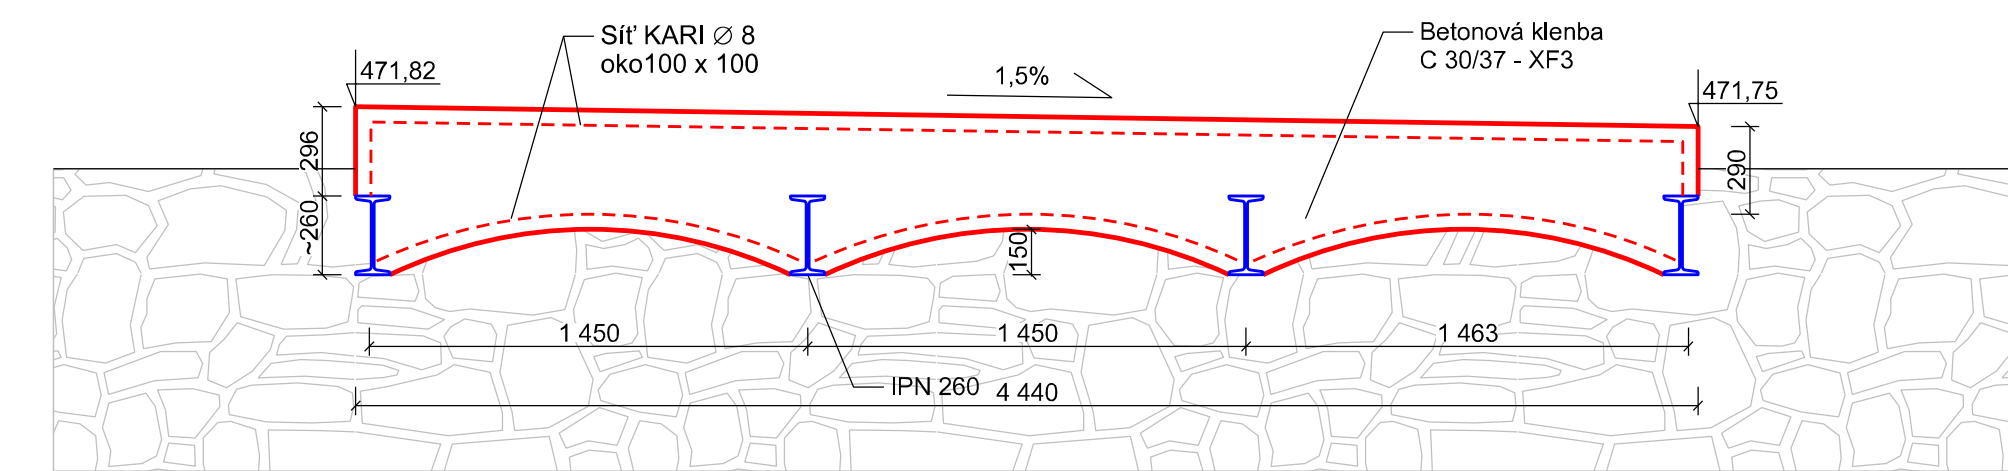


Poznámka:
VÝŠKOVÝ SYSTÉM: Bpv
SOUŘADNICOVÝ SYSTÉM: JTSK

AZ CONSULT, spol. s r. o.

Číslo zakázky.....14/261
Výrobek uvolněn k použití

Datum.....③

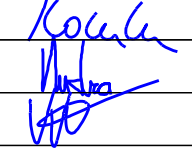Odpor. proj.:	Ing. M. Komín			AZCONSULT[®] spol. s r. o. Klíšská 12, 400 01 Ústí nad Labem Tel.: 475 240 888 Tel/fax.: 475 240 864 E-mail: azconsult@azconsult.cz ČSN EN ISO 9001	
Vypracoval:	Bc. M. Mudra				
Kontroloval:	Ing. P. Vít				
Kraj:	Ústecký	Místo:	Jezeří		
Objednatel:	Povodí Ohře, státní podnik, Bezručova 4219, 430 03 Chomutov				
Akce:	VD Jezeří - rekonstrukce - III. etapa			Zn. souboru: ...	
Objekt:	SO 03 - Koruna hráze			Stupeň: DPS	Formát: 4 x A4
Výkres:	Přemostění spadiště - situace, řezy			Č. zak.: 14/261	Č. paré :
				Datum: 1/2019	
				Měřítko: 1:25	Č. přílohy: D.3.3
DOKUMENTACI LZE UŽÍVAT POUZE VE SMYSLU PŘÍSLUŠNÉ SMLOUVY O DÍLO. KOPÍROVÁNÍ A ROZŠÍŘOVÁNÍ POUZE PO PŘEDCHOZÍM SOUHLASU AZ CONSULT spol. s r. o.					