


KONTEJNER
REZ A-A

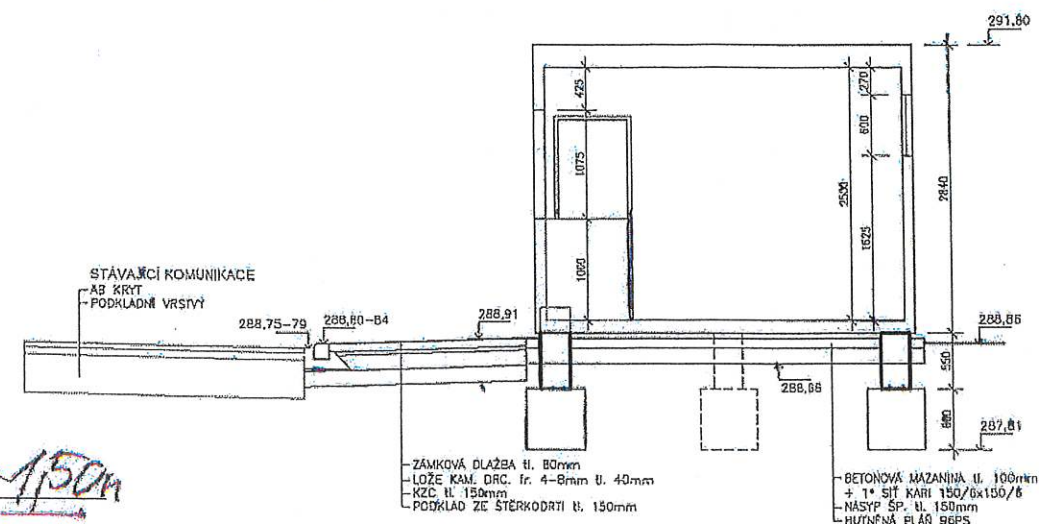

ČÍSLO
MÍSTNOSTI

1
2
3

THE CONTROL

15000

Zadovoljstvo	
--------------	--


HR PLSKOL

1321



ONP

LEGENDA MÍSTNOSTI				
ČÍSLO MÍSTNOSTI	NÁZEV MÍSTNOSTI	PLOCHA M ²	ÚPRAVA PODLAHY	POVRCHOVÁ ÚPRAVA STĚN
1	PRODEJNA	15,92	PVC povlak	RAL
2	MÍSTNOST OBSLUHY	5,53	PVC povlak	RAL
3	PŘEDSÍŇ WC	1,99	PVC povlak	RAL
	WC	1,40	PVC povlak	RAL

Zadavatel: Zadavatel	Vypracoval: Vypracoval	 AQUA CENTRUM Bratřov s.r.o. Kapušky 27, 690 06 Bratřov IČO 60710063, DIČ CZ60710063 tel.: 519 333 689, email: aqua@bratřov.cz
Ing. Milan Bartolšic	Ing. Jan Voračínek	
Investor: Povodí Moravy, s.p., Dřevařská 11, 602 00 Brno		Formát
Rekonstrukce rybochovného hospodářství Koryčany - sezónní prodejna ryb		Datum
		Číslo stavby
		Přiloha: KONTEJNEROVÁ PRODEJNA PŮDORYS, ŘEZ A-A
		Měřítko 1:50
		Číslo přílohy D.1.1.b.3

$$M = 100$$

VYKRES 10