




PLASTOVÁ NÁDRŽ NA VODU
PŮDORYS

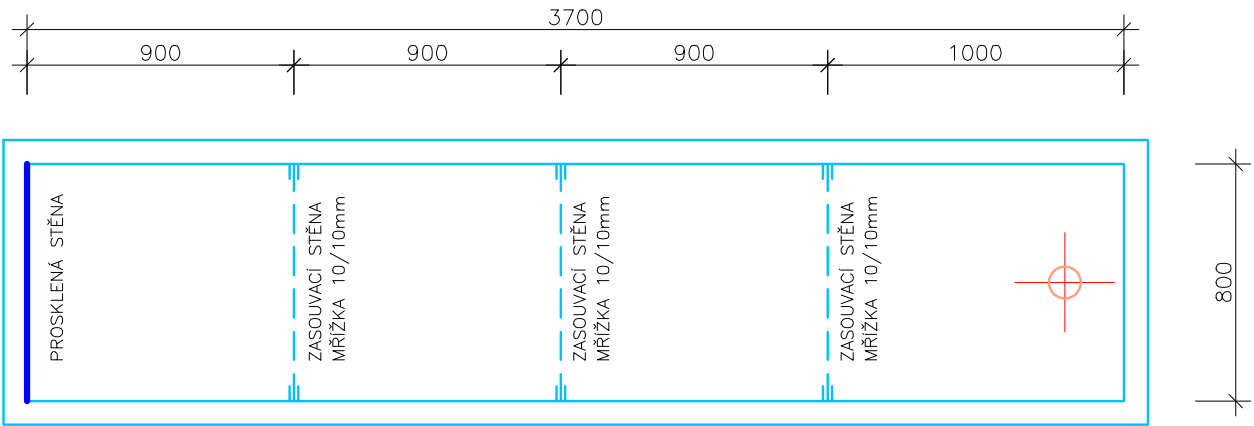


PLASTOVÁ NÁDRŽ NA VODU
PODÉLNÝ ŘEZ

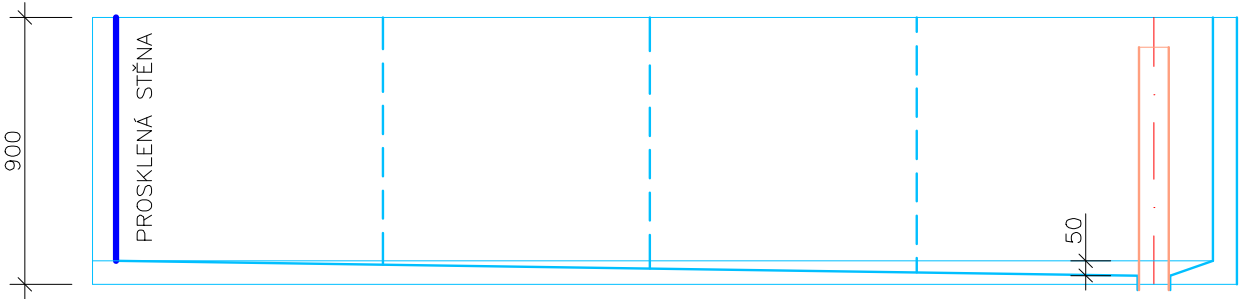


NEREZOVÝ STŮL S DŘEZEM
PRAVÝ - PŮDORYS

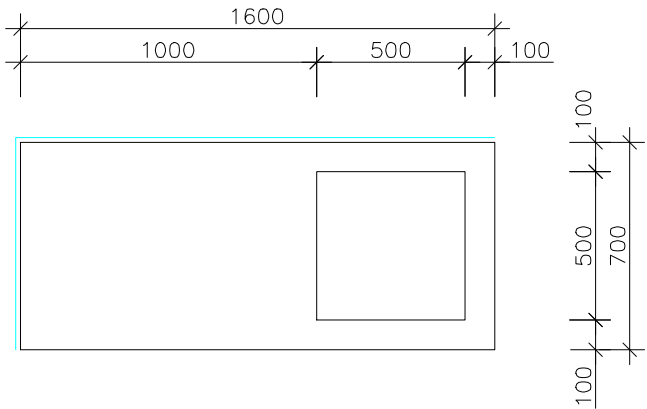


NEREZOVÝ STŮL S DŘEZEM
PRAVÝ - PODÉLNÝ ŘEZ

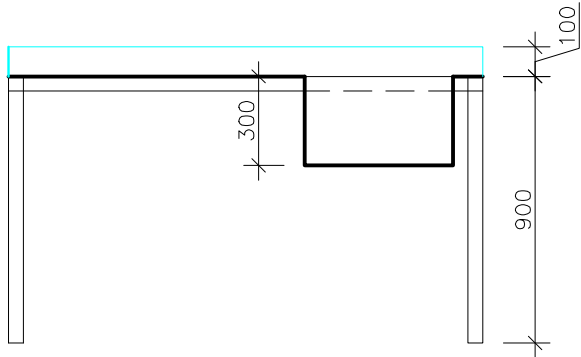


NEREZOVÝ STŮL S DŘEZEM
PRAVÝ - PŘÍČNÝ ŘEZ

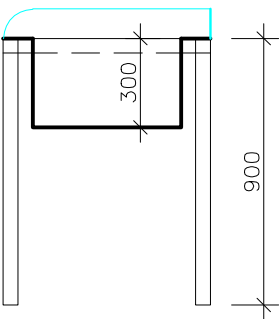


NEREZOVÝ STŮL S DŘEZEM
LEVÝ - PŘÍČNÝ ŘEZ

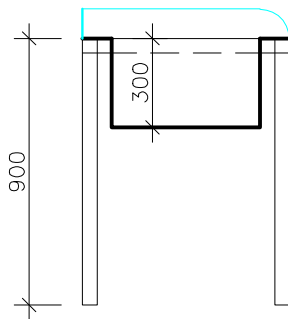


NEREZOVÝ STŮL S DŘEZEM
LEVÝ - PŮDORYS

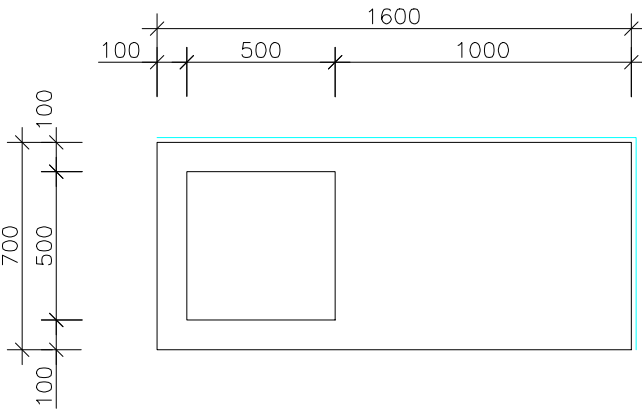


NEREZOVÝ STŮL S DŘEZEM
LEVÝ - PODÉLNÝ ŘEZ

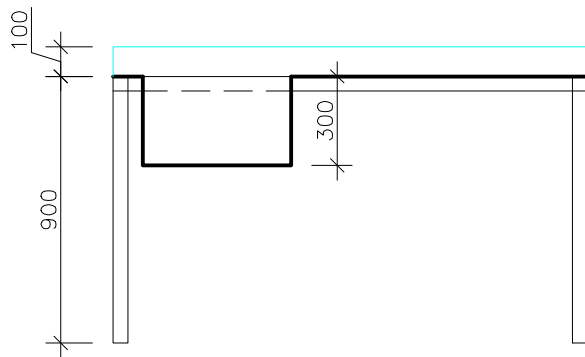


PRODEJNÍ PULT
PŮDORYS

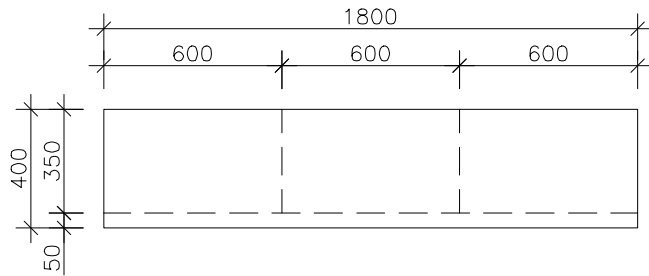


PRODEJNÍ PULT
PODÉLNÝ ŘEZ

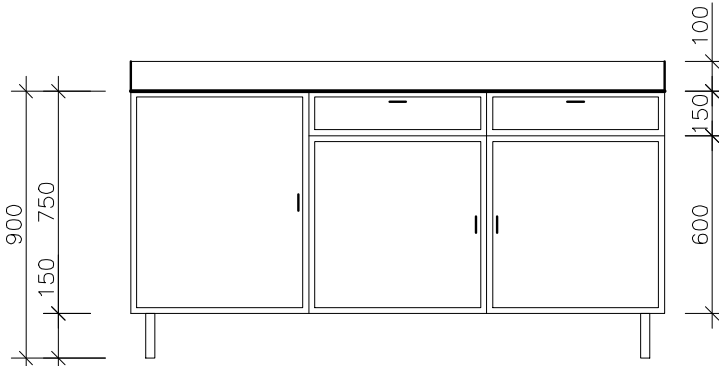


PRODEJNÍ PULT
PŘÍČNÝ ŘEZ

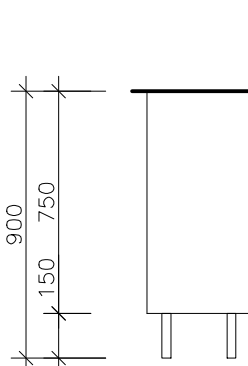


NEREZOVÝ STŮL
S DOLNÍ NEREZOVOU POLICÍ
PŮDORYS

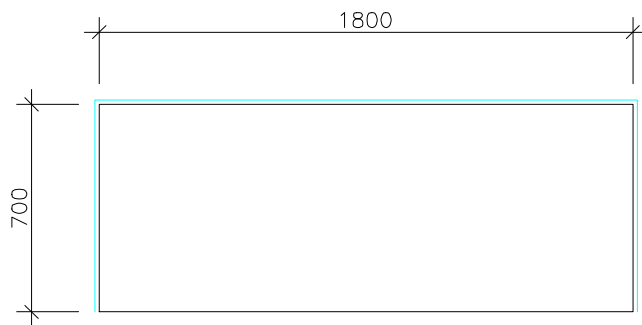

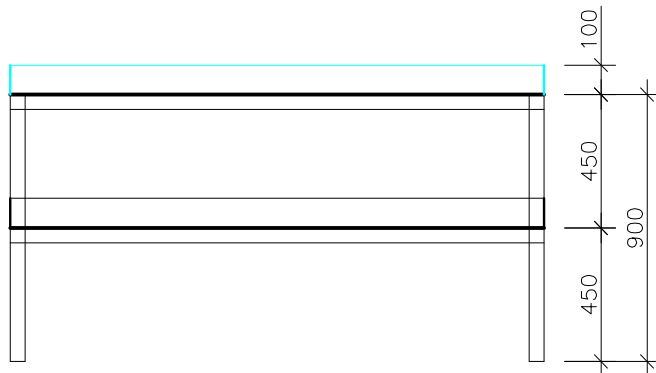

NEREZOVÝ STŮL
S DOLNÍ NEREZOVOU POLICÍ
PODÉLNÝ ŘEZ

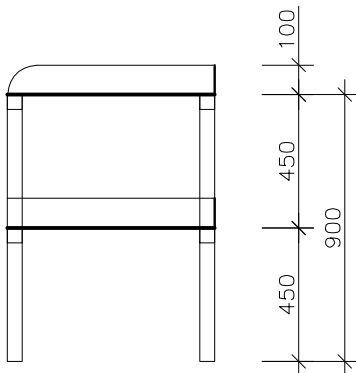

NEREZOVÝ STŮL
S DOLNÍ NEREZOVOU POLICÍ
PŘÍČNÝ ŘEZ



Zodpovědný pracovník	Vypracoval		 AQUA CENTRUM Břeclav s.r.o. Kapusty 27, 690 06 Břeclav IČO 60710063, DIČ CZ60710063 tel.: 519 333 689, email: aqc@wo.cz		
Ing. Milan Bartolšic	Ing. Jan Varadínek				
Investor: Povodí Moravy, s.p., Dřevařská 11, 602 00 Brno					
Rekonstrukce rybochovného hospodářství Koryčany - sezónní prodejna ryb			Formát		
			Datum	červen 2021	
			Číslo stavby		
			Příloha: SO02 - KONTEJNEROVÁ PRODEJNA TECHNOLOGICKÉ VYBAVENÍ ZADÁVACÍ VÝKRES	Měřítko 1:25	Číslo přílohy D.1.1.b.13