


PŮDORYS ZÁKLADŮ

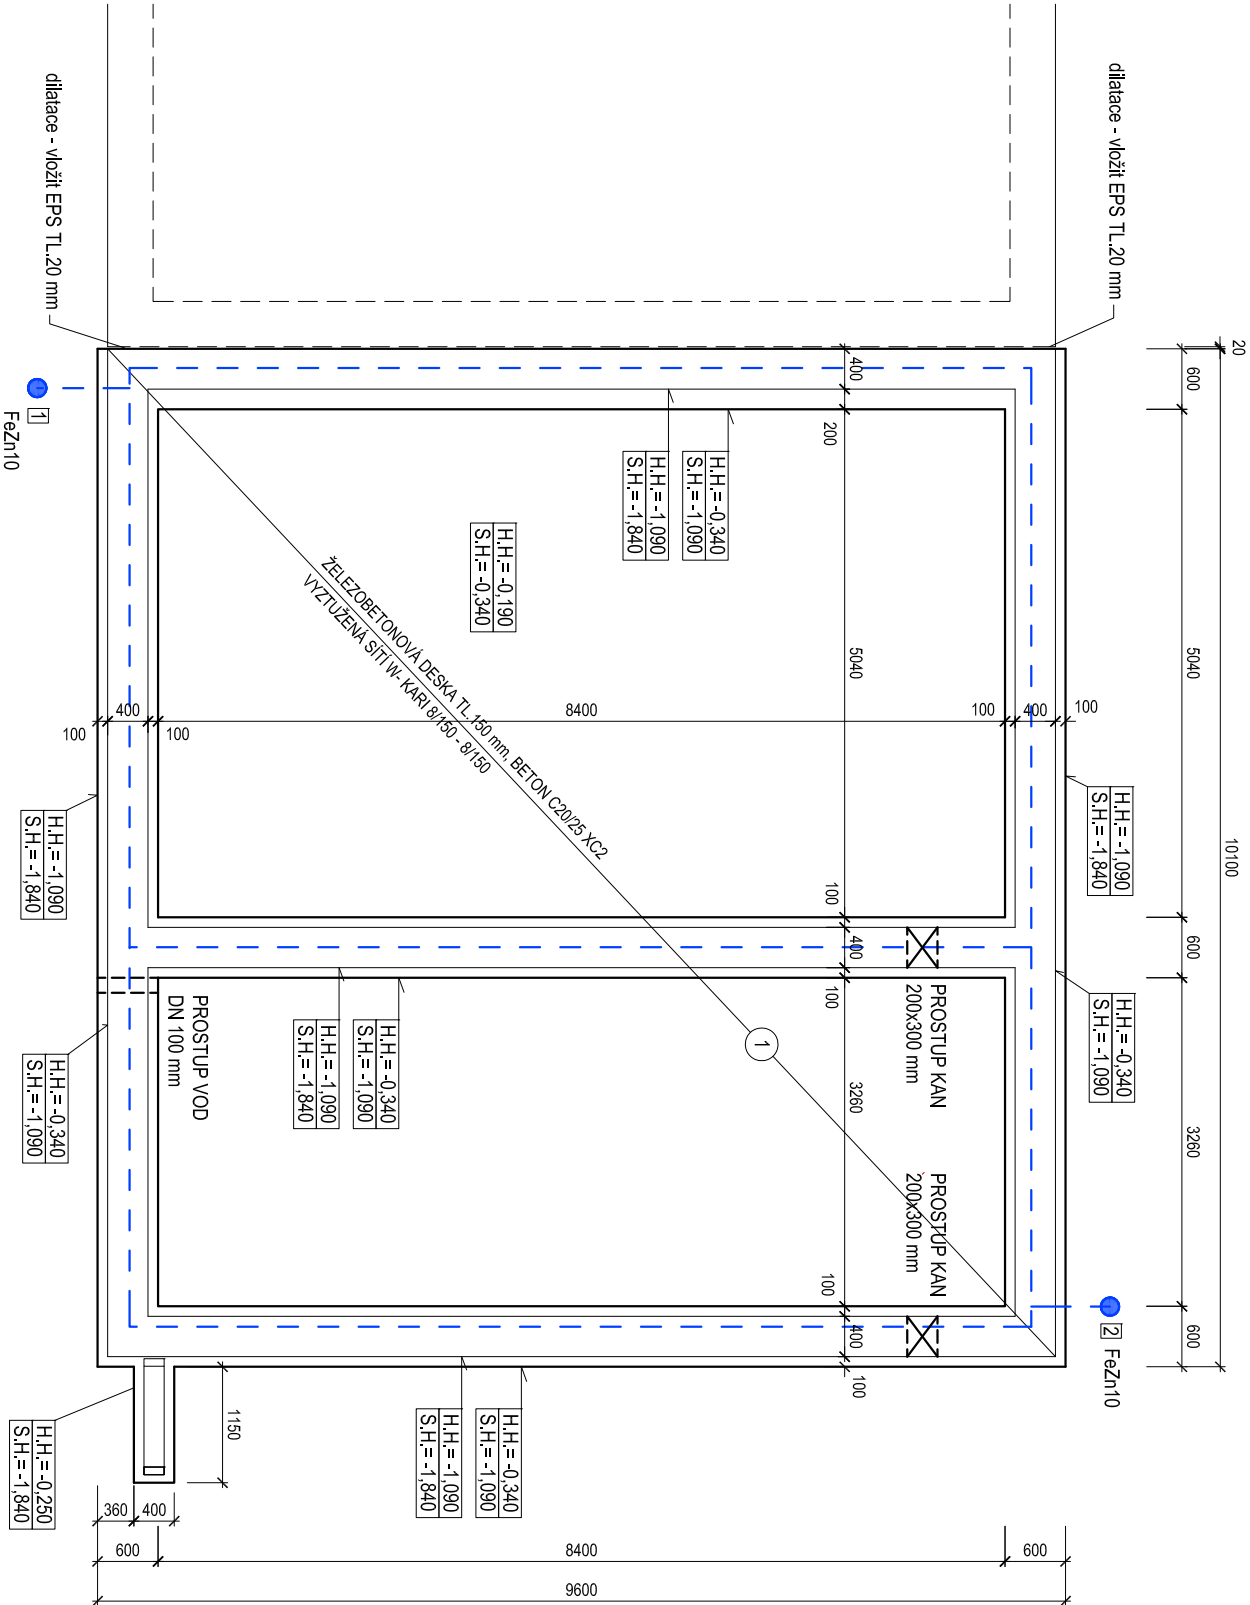

1 ŽELEZOBETONOVÁ DESKA TL 150 mm Z BETONU C20/25 XC2  
VYZTUŽENÁ KARI SÍŤI 8/150 - 8/150

zemnicí pásek FeZn 30x4 vložit do základu

HLOUBKA PROSTUPŮ VODY A KANALIZACE BUDE URČENA NA STAVBĚ  
PO ZJIŠTĚNÍ HLOUBKY STÁVAJÍCÍ KANALIZACE A PŘÍVODU PITNÉ VODY !!

|   |   |   |
|---|---|---|
| ZODP. PROJEKTANT :                              | Ing. Radek Vondra                             | <div></div> <div>Na Potoce 648, Hradec Králové 11<br/>tel./fax: 495539037, 000132 07 245<br/>e-mail: prid@pridos@cmall.cz</div> |
| KRESIL:   | Ing. Monika Pospíšilová                       |   |
| INVESTOR :                                      | Povodí Labe, státní podnik                    |   |
| MÍSTO :   | k.ú. Lhota u Nahořan, p.č.st. 382, p.č. 383/1 |   |
| ODDÍL :   | D.1.1 Architektonicko stavební řešení         |   |
| AKCE : VD ROZKOŠ - REKONSTRUKCE PROVOZNÍ BUDOVY |   | DATUM : 05/2021   |
| k.ú. Lhota u Nahořan, p.č. 382, 383/1           |   | STUPEŇ : DPS  |
|   |   | MĚŘÍTKO : 1:75  |
| PŮDORYS ZÁKLADŮ - NOVÝ STAV                     |   | 04  |