




ŘEZ A-A
M 1:100

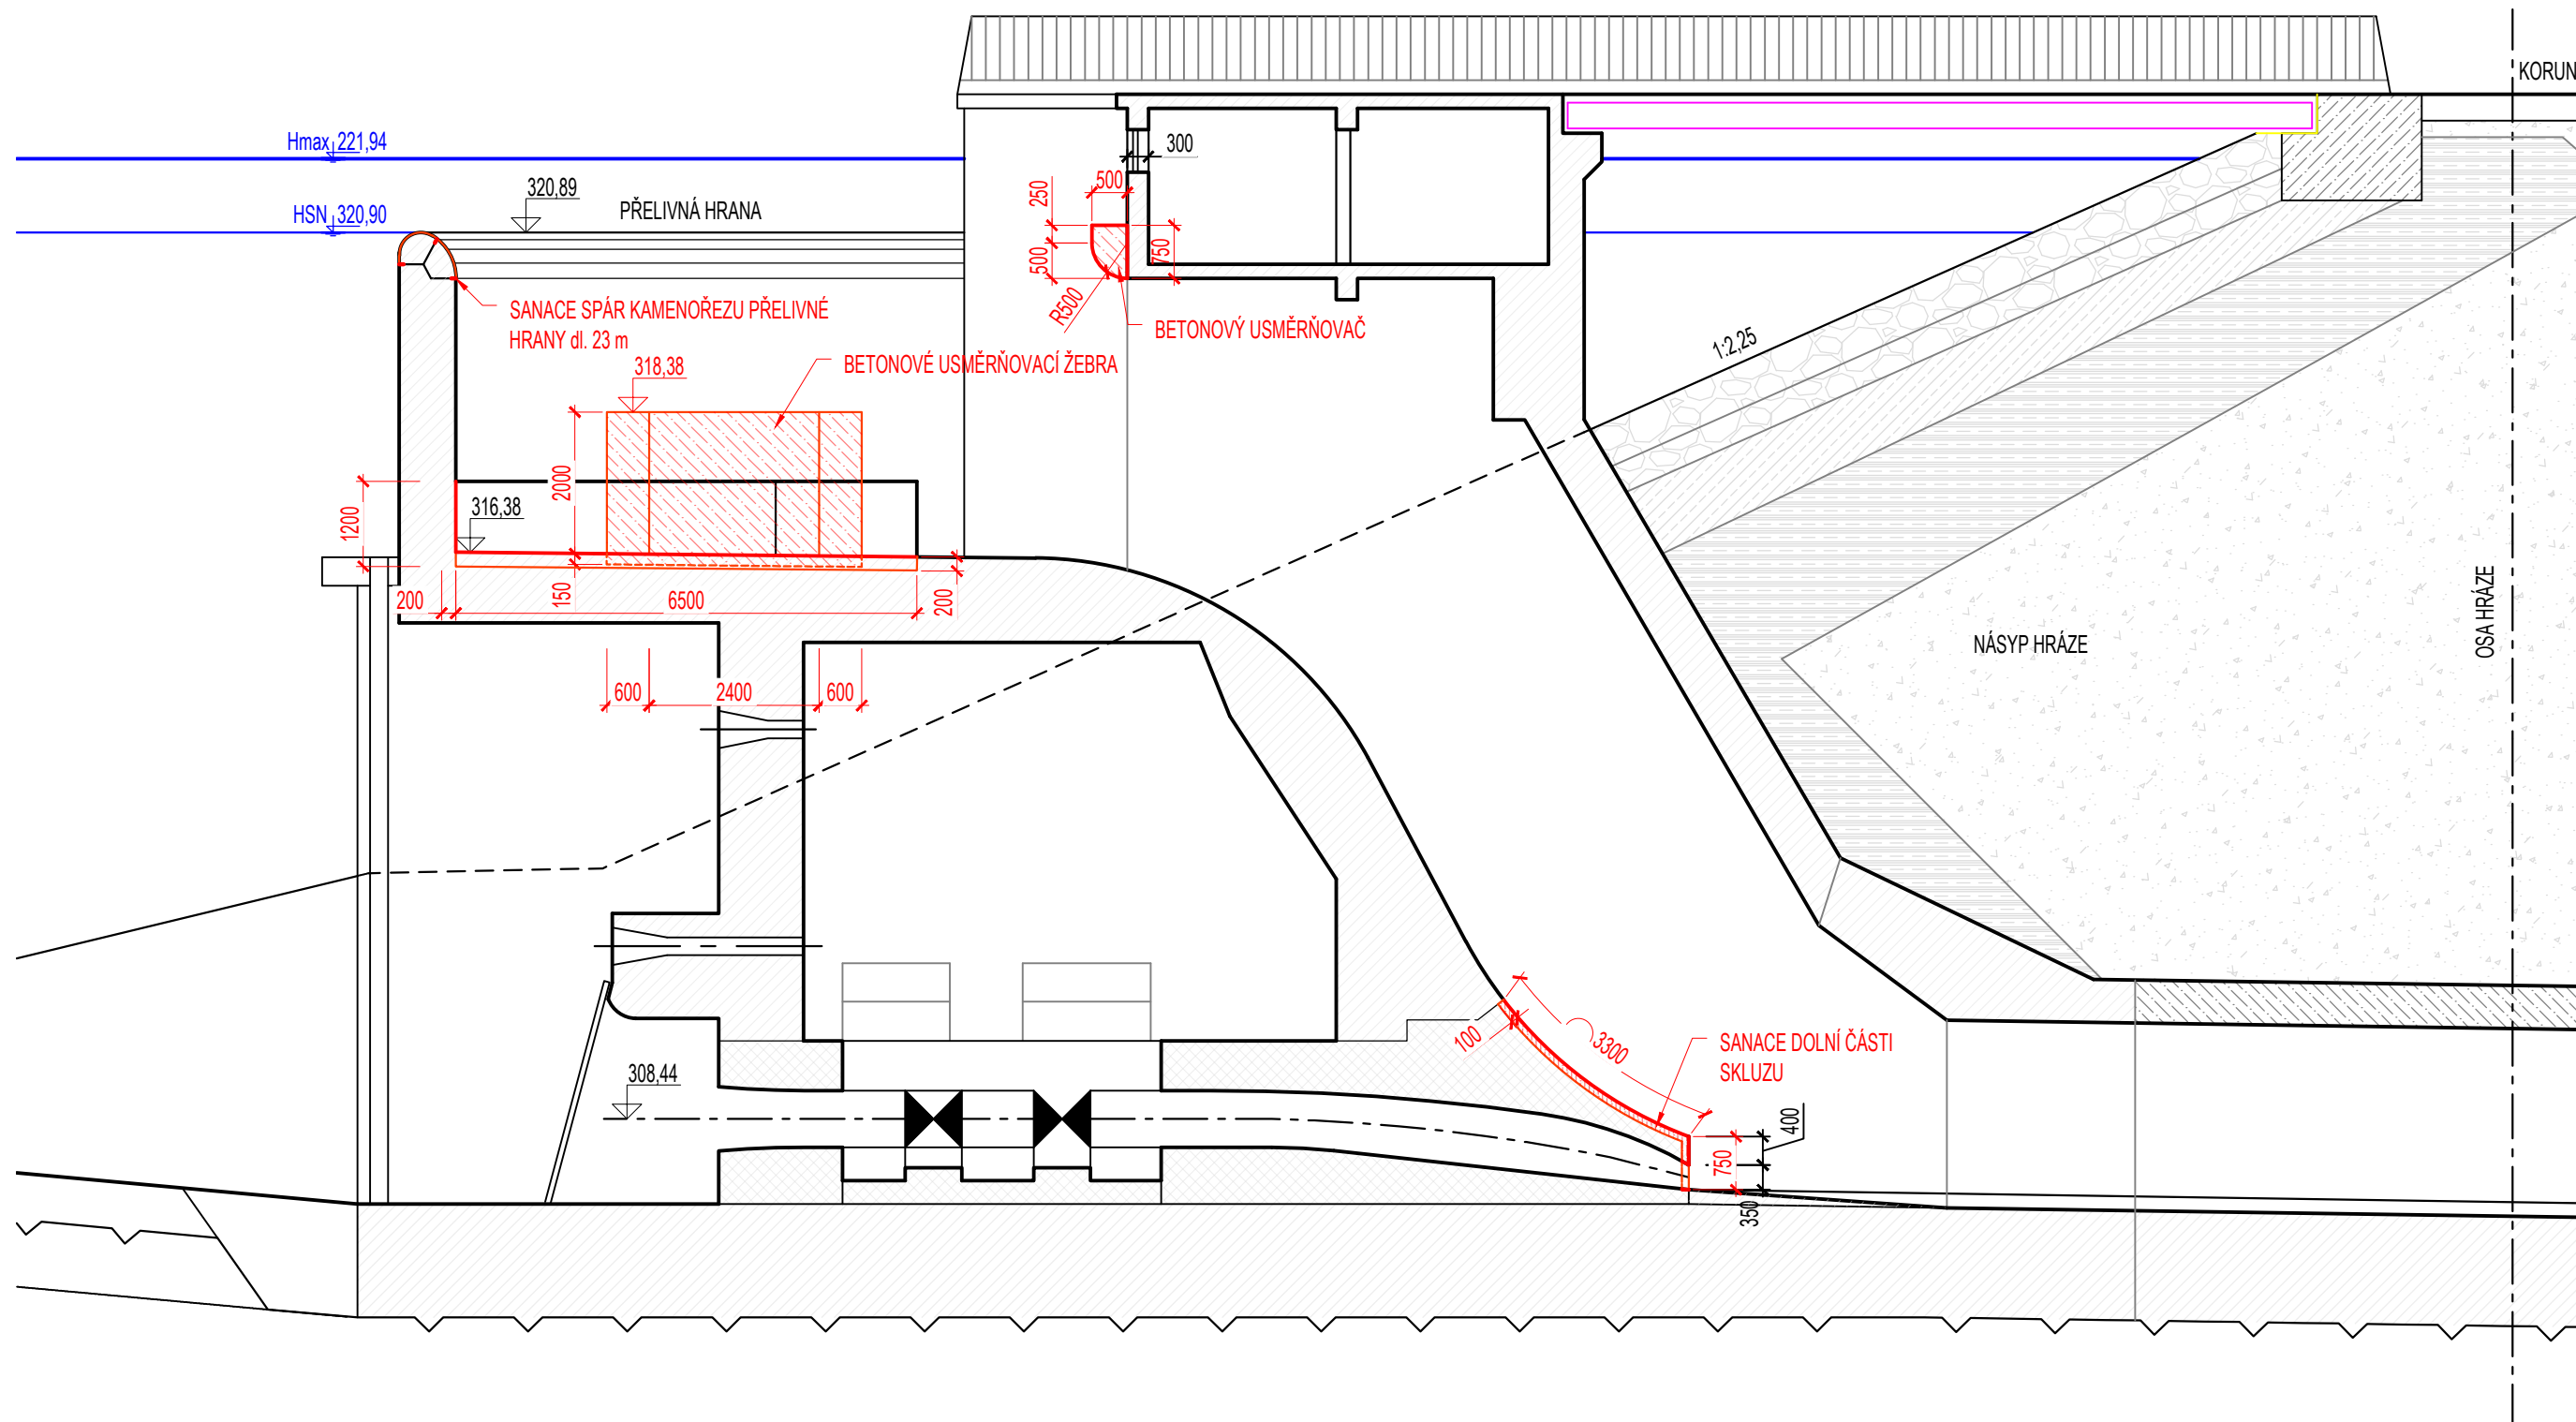

PUDORYS
M 1:100

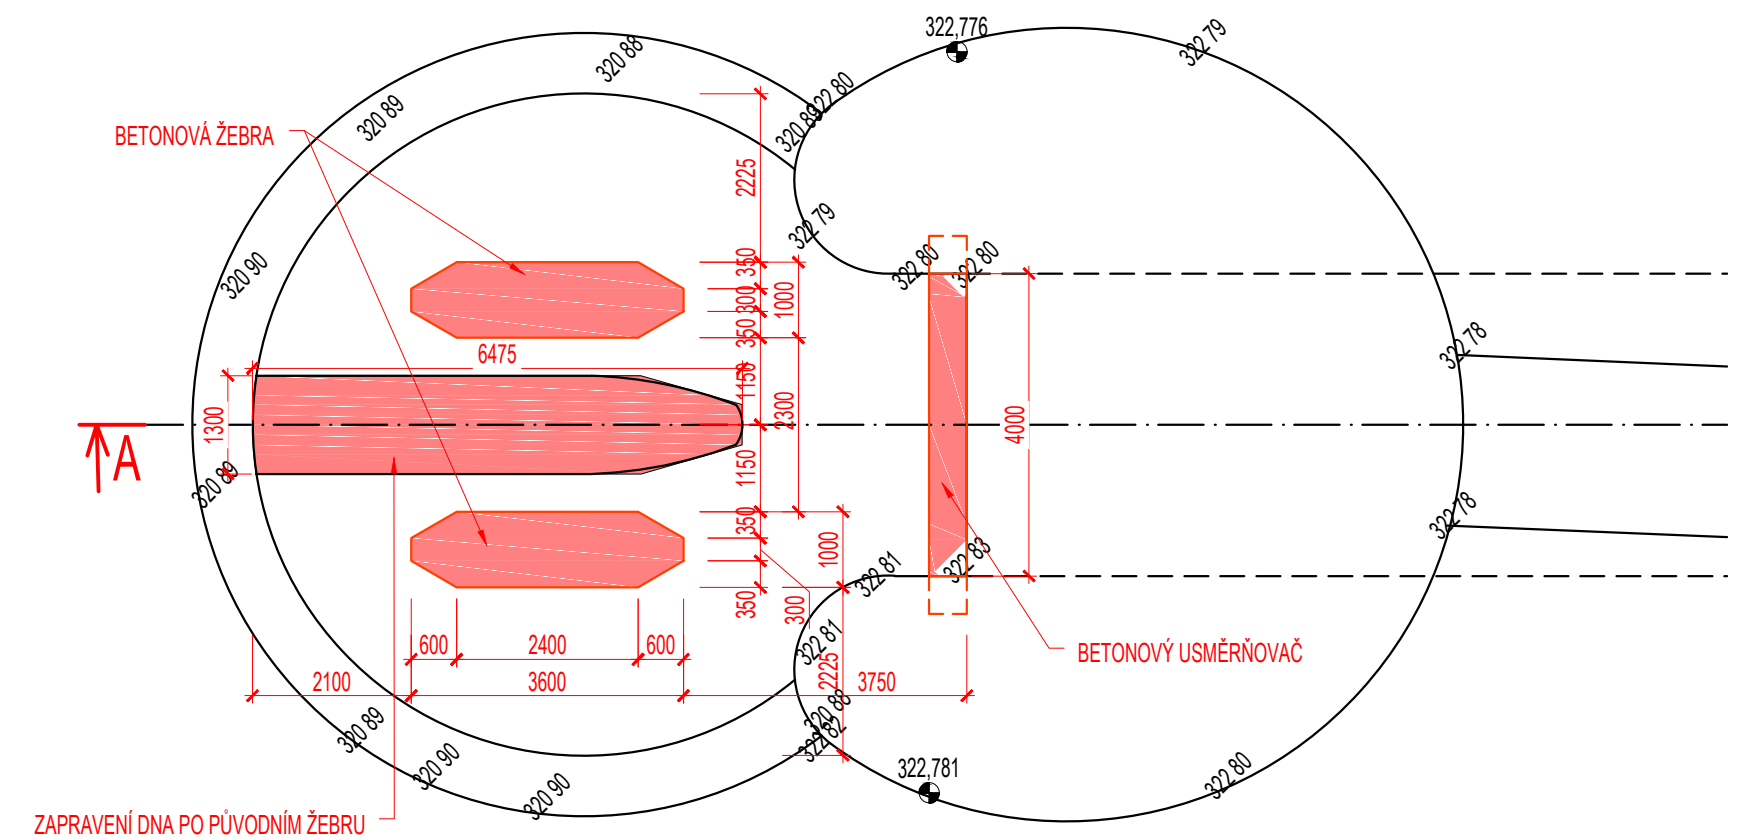

KÓTOVÁNO V MILIMETRECH, VÝŠKOVÝ SYSTÉM B. p. v.

VYPRACOVANÉ ING. K. ADAM	VEDOUcí ÚKOLU ING. O. ČERNÝ	ZODP. PROJEKTANT ING. S. ŽATECKÝ	VEDOUcí ÚTVARU ING. J. HODÁK	 VODNÍ DÍLA - TBD Pracoviště Brno : Studená 2, 638 00 Brno Tel.: +420 721 222 313 www.vdtbd.cz	
INVESTOR POVOĐI MORAVY, S.P., DŘEVAŘSKÁ 932/11, 602 00 BRNO					
MÍSTO STAVBY VODNÍ NÁDRŽ BOJKOVICE, K.Ú. BOJKOVICE, PITÍN					
AKCE VN BOJKOVICE, REKONSTRUKCE BP A MANIPULAČNÍ VĚŽE PROJEKTOVÁ DOKUMENTACE					
				PROJEKT Č. 2859	ARCHIVNÍ Č. 2934/403
				DATUM 09/2019	STUPEŇ DSP+DPS
				FORMÁT 3xA4	
OBSAH SO 01 - PŮDORYS, ŘEZ A-A				MĚŘÍTKO 1:100	ČÍSLO PŘÍLOHY D1.2