


PODROBNÁ SITUACE STAVBY SO 01
M 1:100

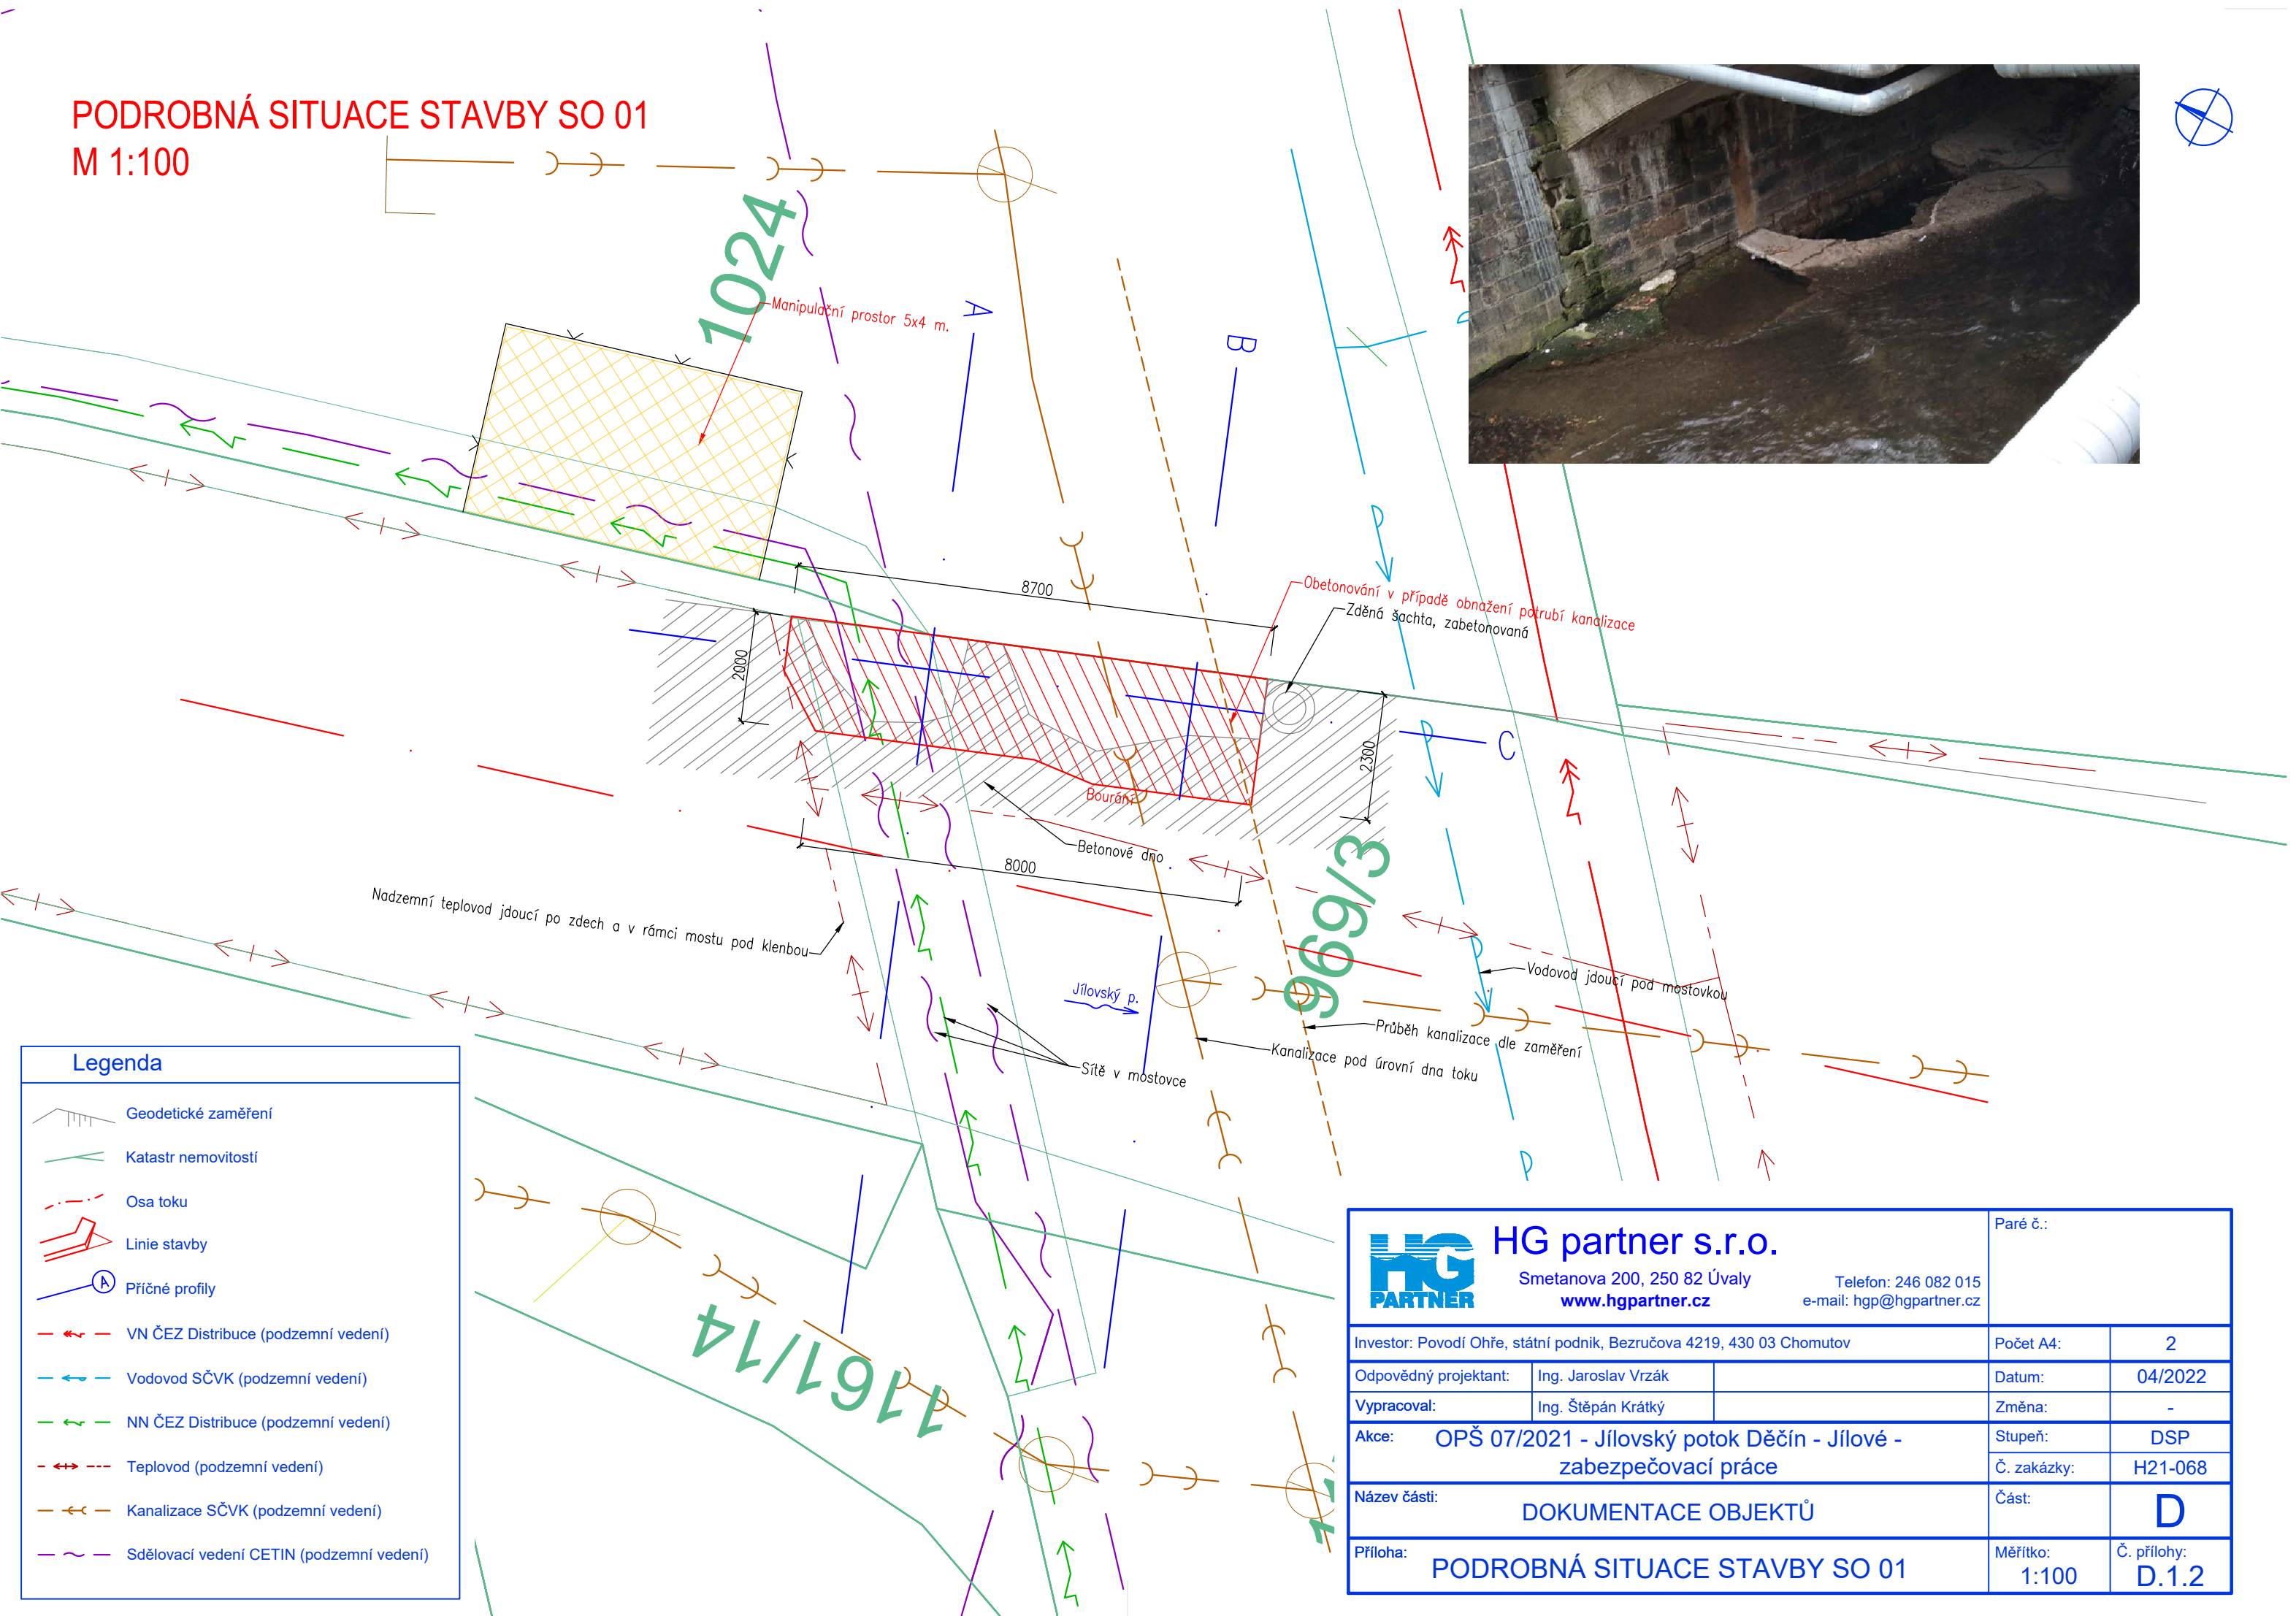

Legenda	
	Geodetické zaměření
	Katastr nemovitostí
	Osa toku
	Linie stavby
	Příčné profily
	VN ČEZ Distribuce (podzemní vedení)
	Vodovod SČVK (podzemní vedení)
	NN ČEZ Distribuce (podzemní vedení)
	Tepluvod (podzemní vedení)
	Kanalizace SČVK (podzemní vedení)
	Sdělovací vedení CETIN (podzemní vedení)

			HG partner s.r.o.		Paré č.:	
Smetanova 200, 250 82 Úvaly			Telefon: 246 082 015			
www.hgpartner.cz			e-mail: hgp@hgpartner.cz			
Investor: Povodí Ohře, státní podnik, Bezručova 4219, 430 03 Chomutov				Počet A4:	2	
Odpovědný projektant:	Ing. Jaroslav Vrzák			Datum:	04/2022	
Vypracoval:	Ing. Štěpán Krátký			Změna:	-	
Akce: OPŠ 07/2021 - Jílovský potok Děčín - Jílové - zabezpečovací práce				Stupeň:	DSP	
				Č. zakázky:	H21-068	
Název části: DOKUMENTACE OBJEKTŮ				Část:	D	
Příloha: PODROBNÁ SITUACE STAVBY SO 01				Měřítko: 1:100	Č. přílohy: D.1.2	