


1:100

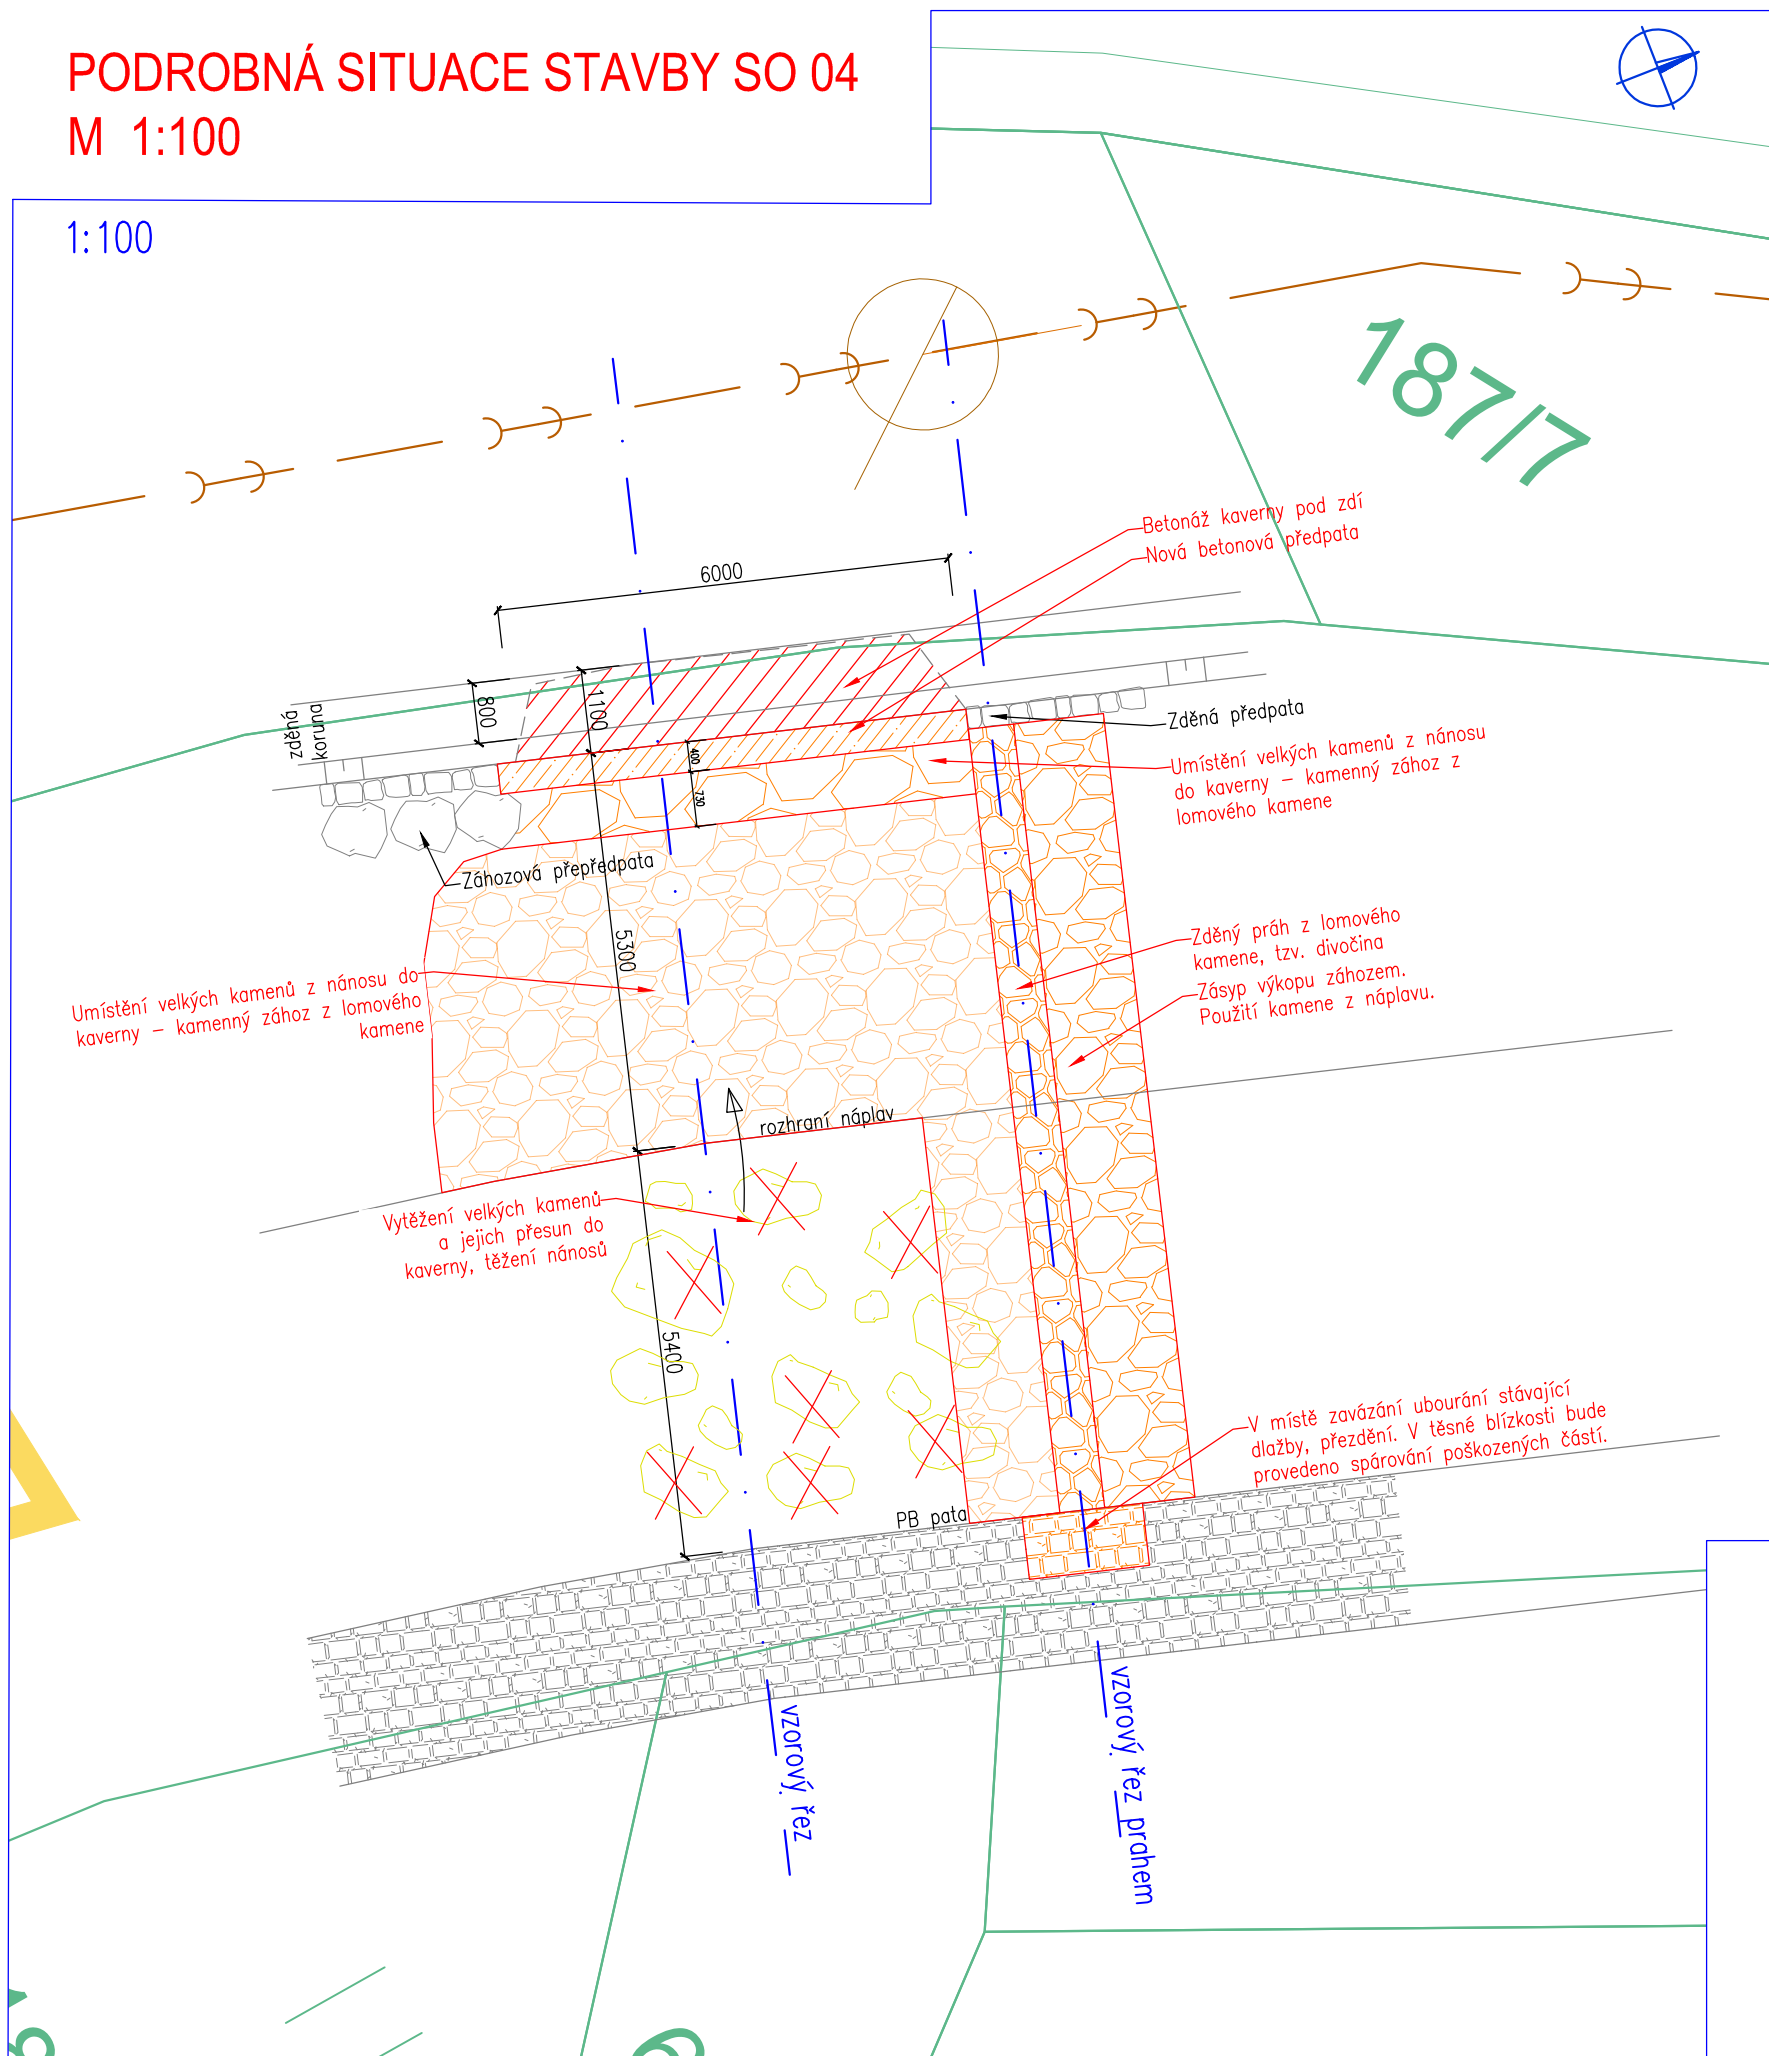

-  Geodetické zaměření
-  Katastr nemovitostí
-  Osa toku
-  Linie stavby
-  Příčné profily
-  Kanalizace SČVK (podzemní vedení)

 HG partner s.r.o. Smetanova 200, 250 82 Úvaly www.hgpartner.cz		Paré č.: Telefon: 246 082 015 e-mail: hgp@hgpartner.cz	
Investor: Povodí Ohře, státní podnik, Bezručova 4219, 430 03 Chomutov		Počet A4:	2
Odpovědný projektant:	Ing. Jaroslav Vrzák	Datum:	04/2022
Vypracoval:	Ing. Štěpán Krátký	Změna:	-
Akce: OPŠ 07/2021 - Jílovský potok Děčín - Jílové - zabezpečovací práce		Stupeň:	DSP
		Č. zakázky:	H21-068
Název části: DOKUMENTACE OBJEKTŮ		Část:	D
Příloha: PODROBNÁ SITUACE STAVBY SO 04		Měřítko: 1:100, 1:1000	Č. přílohy: D.4.2