


# PODROBNÁ SITUACE STAVBY SO 03

## M 1:100

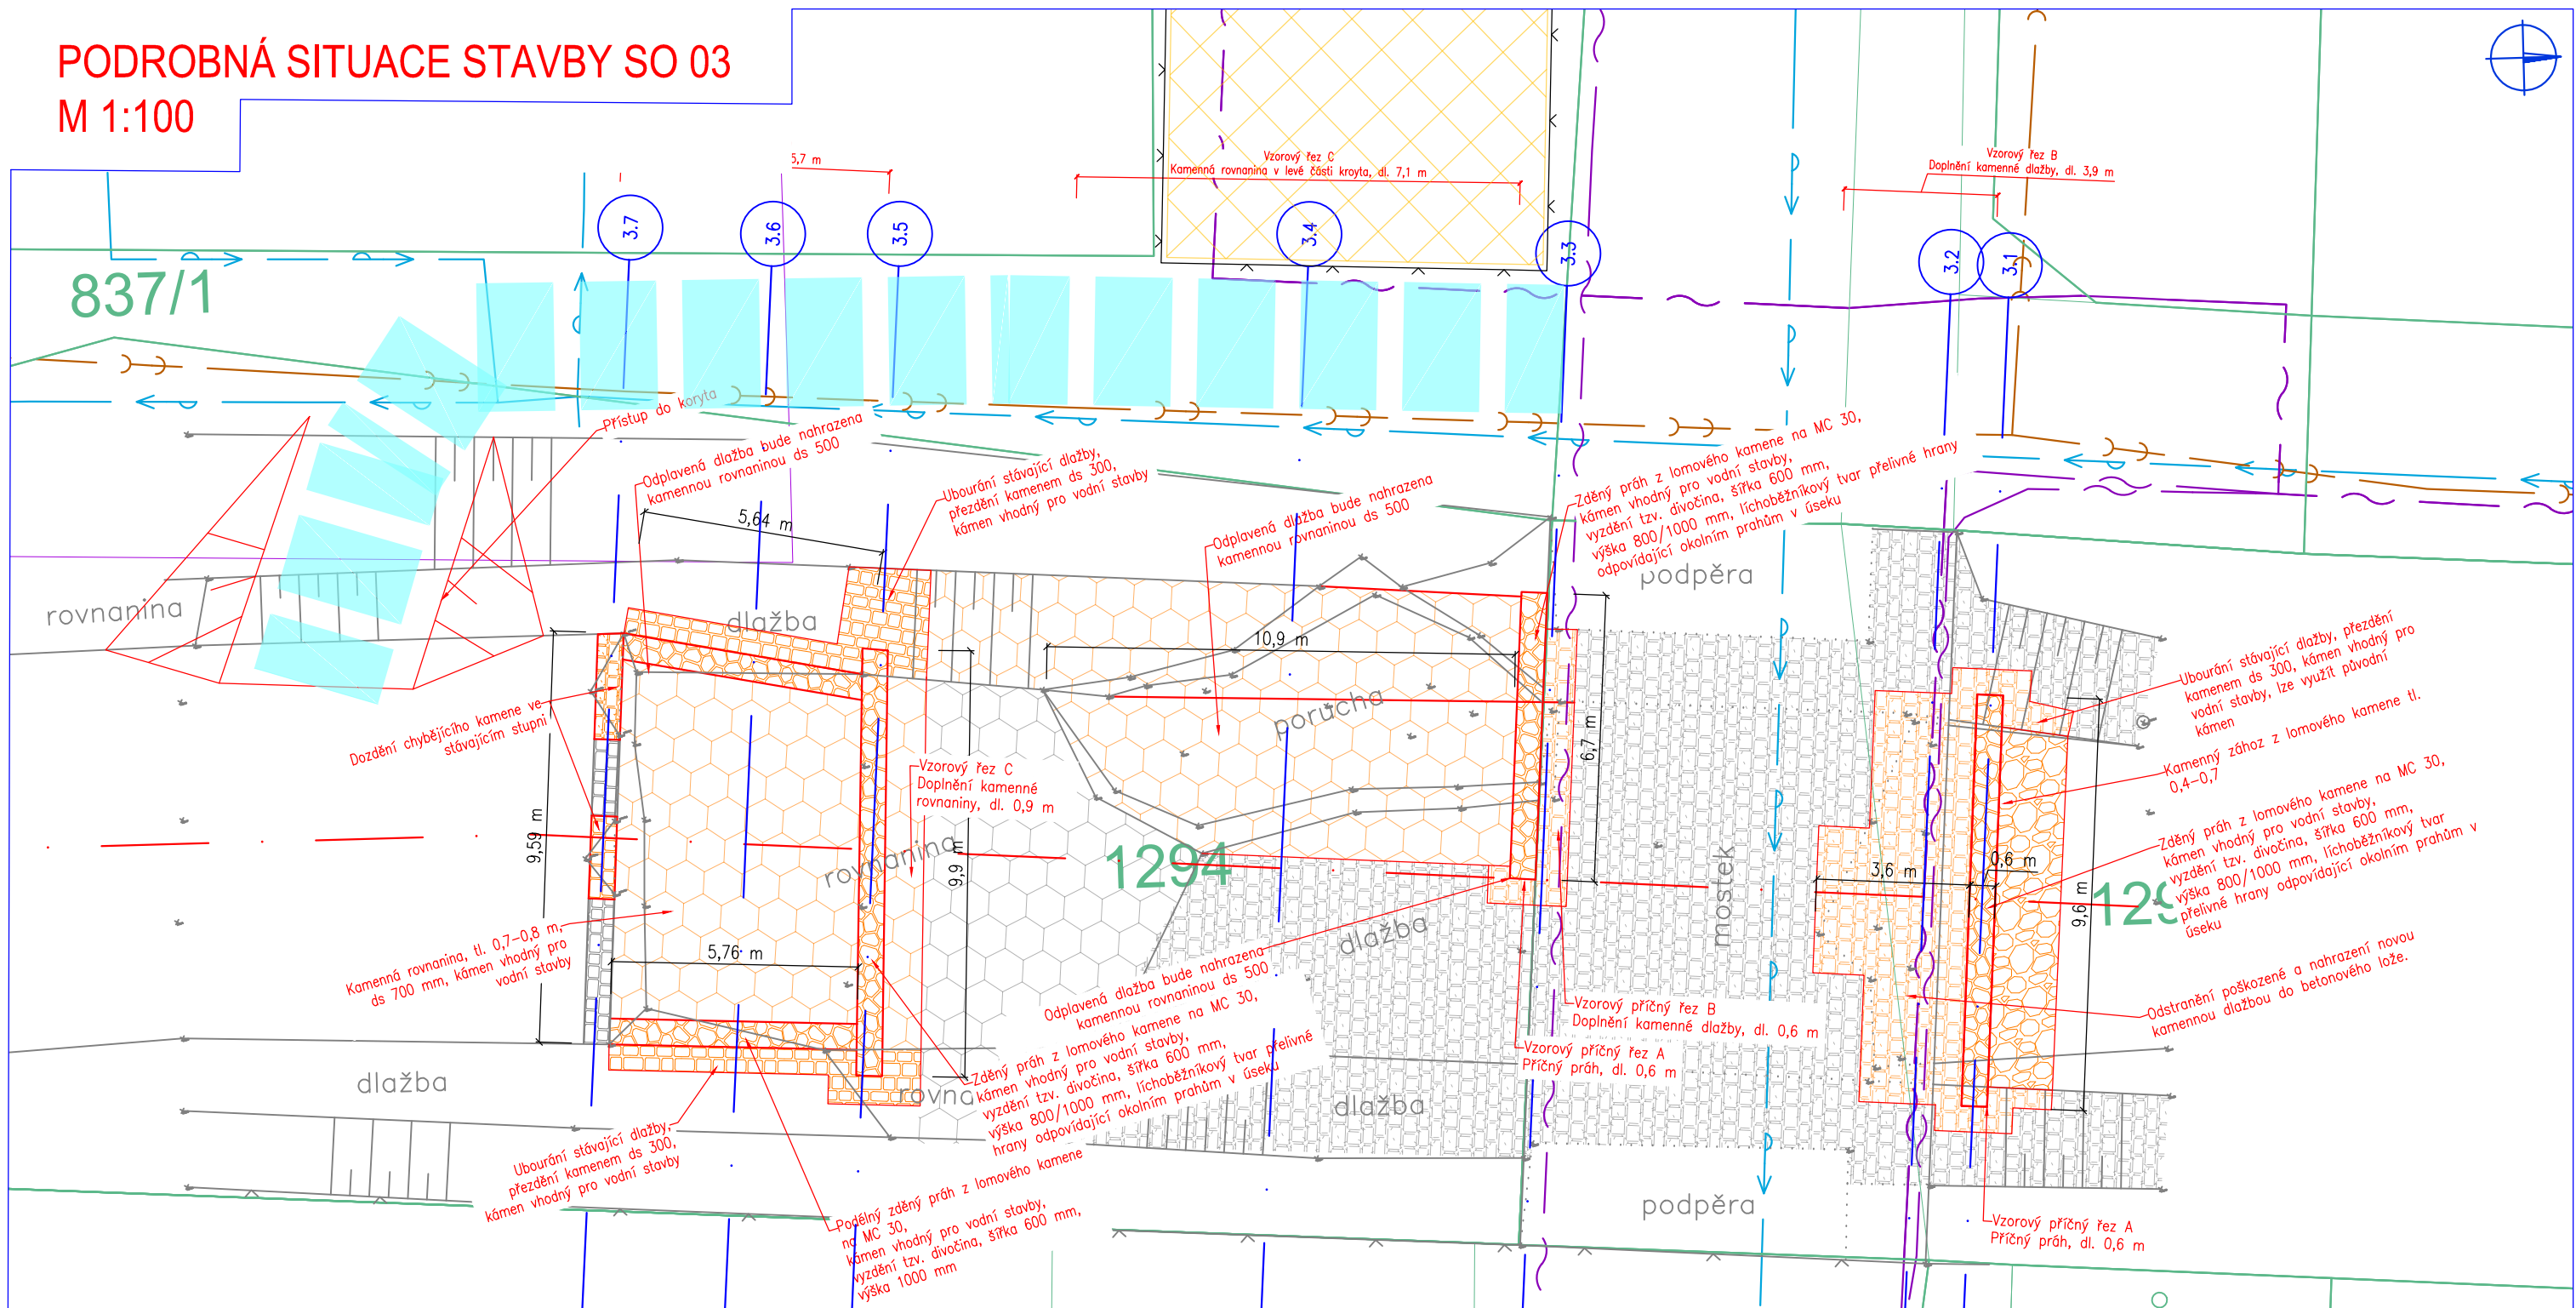

Legenda	
	Geodetické zaměření
	Katastr nemovitostí
	Osa toku
	Linie stavby
	Příčné profily
	Kanalizace SČVK (podzemní vedení)

<b>HG partner s.r.o.</b> Smetanova 200, 250 82 Úvaly <a href="http://www.hgpartner.cz">www.hgpartner.cz</a>		Paré č.:	
Investor: Povodí Ohře, státní podnik, Bezručova 4219, 430 03 Chomutov		Počet A4:	2
Odpovědný projektant:	Ing. Jaroslav Vrzák	Datum:	04/2022
Vypracoval:	Ing. Štěpán Krátký	Změna:	-
Akce: OPŠ 07/2021 - Jílovský potok Děčín - Jílové - zabezpečovací práce		Stupeň:	DSP
Název části: DOKUMENTACE OBJEKTŮ		Č. zakázky:	H21-068
Příloha: PODROBNÁ SITUACE STAVBY SO 03		Část:	D
		Měřítko: 1:100	Č. přílohy: D.3.2