

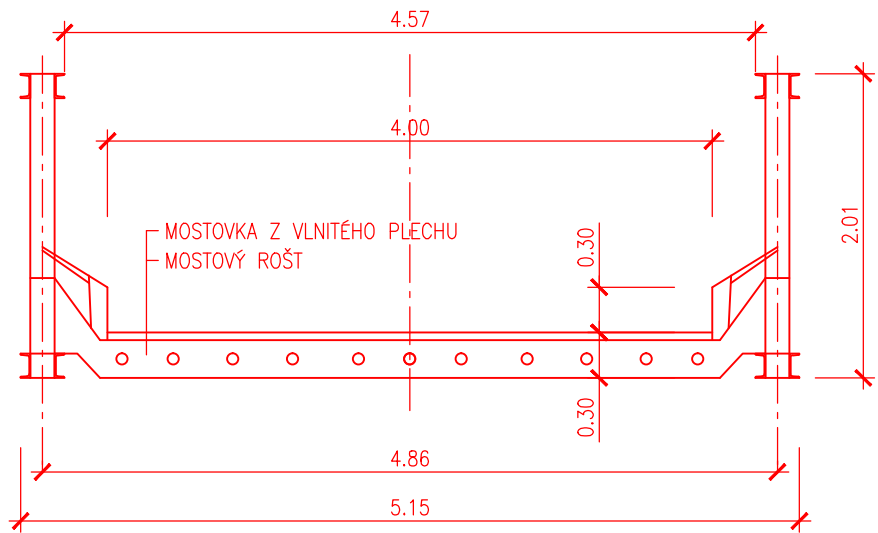


PROVIZORNÍ PŘEMOSTĚNÍ  
PODÉLNÝ ŘEZ  
KM 0,110 40

PŘÍČNÝ ŘEZ  
M 1:50

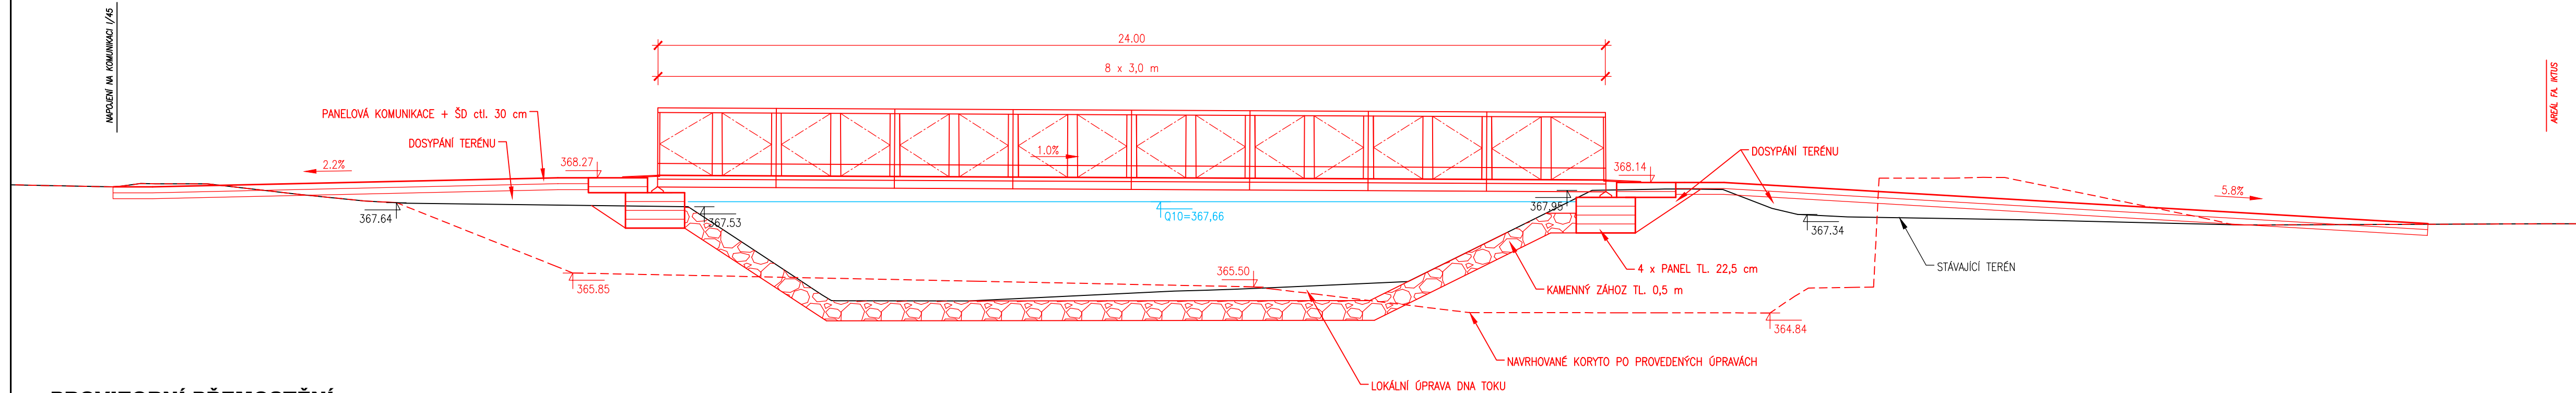

PROVIZORNÍ PŘEMOSTĚNÍ  
PŮDORYS

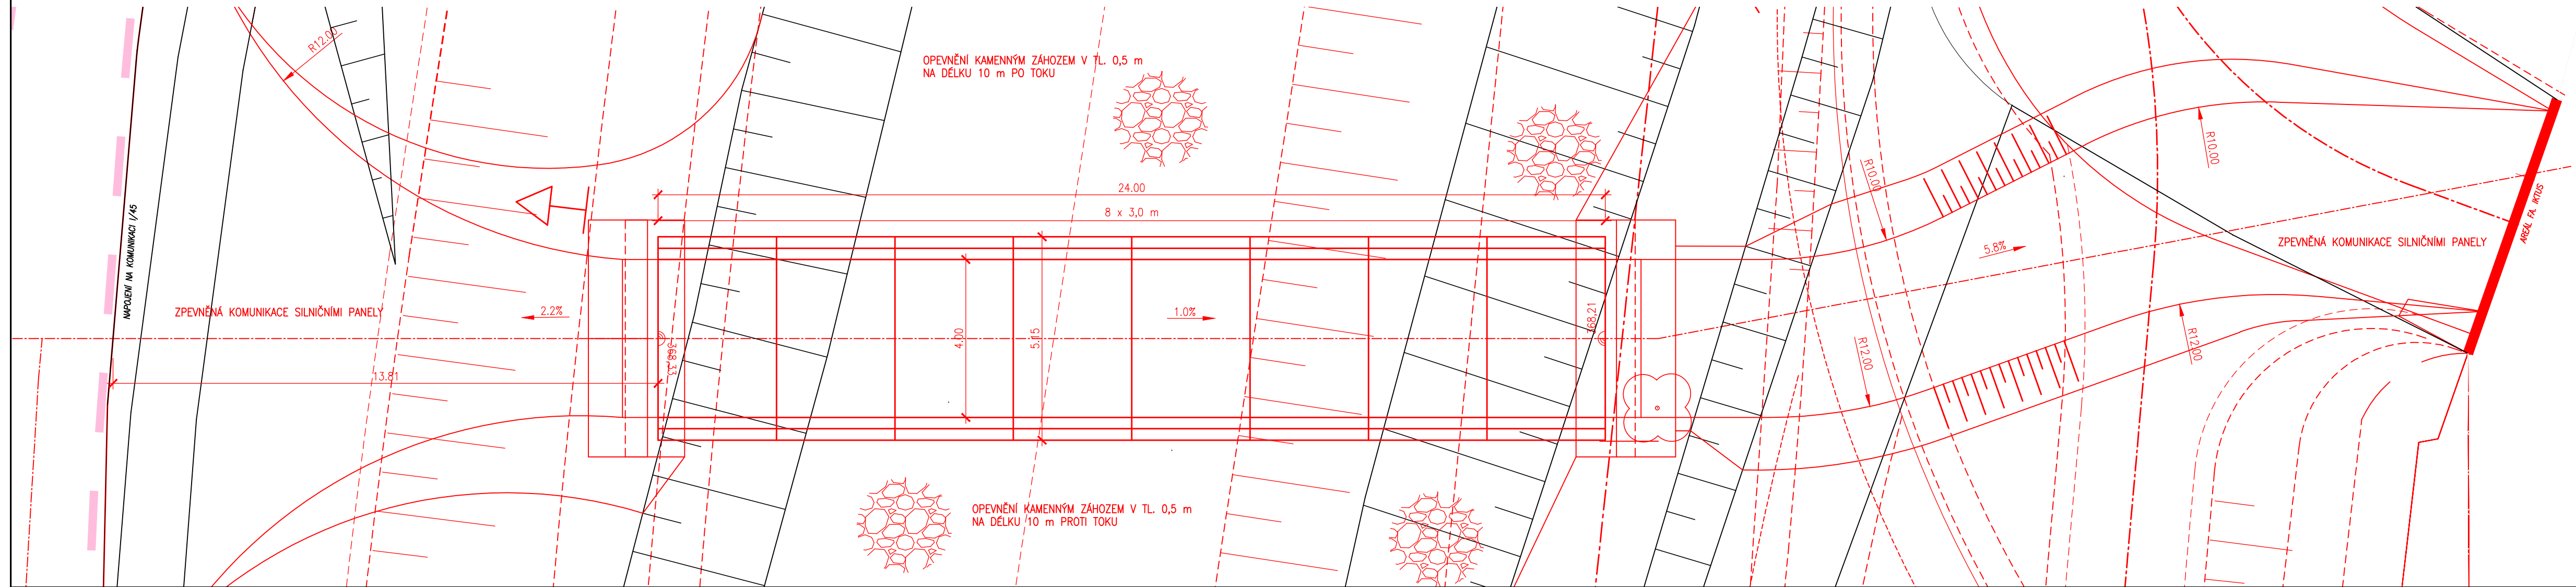

AQUATIS a.s. Botanická 834/56, 602 00 Brno		Tel: +420 541 554 111 Fax: +420 541 211 205		E-mail: info@aquatis.cz http://www.aquatis.cz	
Zodpovědný projektant ING. ROSTISLAV MIKULÁŠEK		Hlavní inženýr projektu ING. JIRÍ ŠVANCARA		Vedoucí střediska ING. JIRÍ ŠVANCARA	
Vypracoval ING. MICHAL JENDROUŠČÁK		Kontroloval ING. JAN SEHNAL		Zakázkové číslo 16122831	
Datum ŘÍJEN, 2018		Stupeň dokumentace DUR		Název souboru D 2_5_most_provizorni.dwg	
Akce					
OPATŘENÍ NA HORNÍ OPAVĚ, OPATŘENÍ ZÁTOR - LOUČKY 02.030 OPATŘENÍ POD PŘEHRADNÍ HRÁZÍ NOVÉ HEŘMINOVY					
Příloha					
SO 030.34.1 - PROVIZORNÍ PŘEMOSTĚNÍ - PŮDORYS, ŘEZY					
Měřítko 1: 100; 1: 50		Číslo přílohy D.2.5			
Objednatel POVODÍ ODRY, státní podnik					