



SO - 04
ODSTRANĚNÍ NÁNOSŮ ř.km 5,720 - 5,780

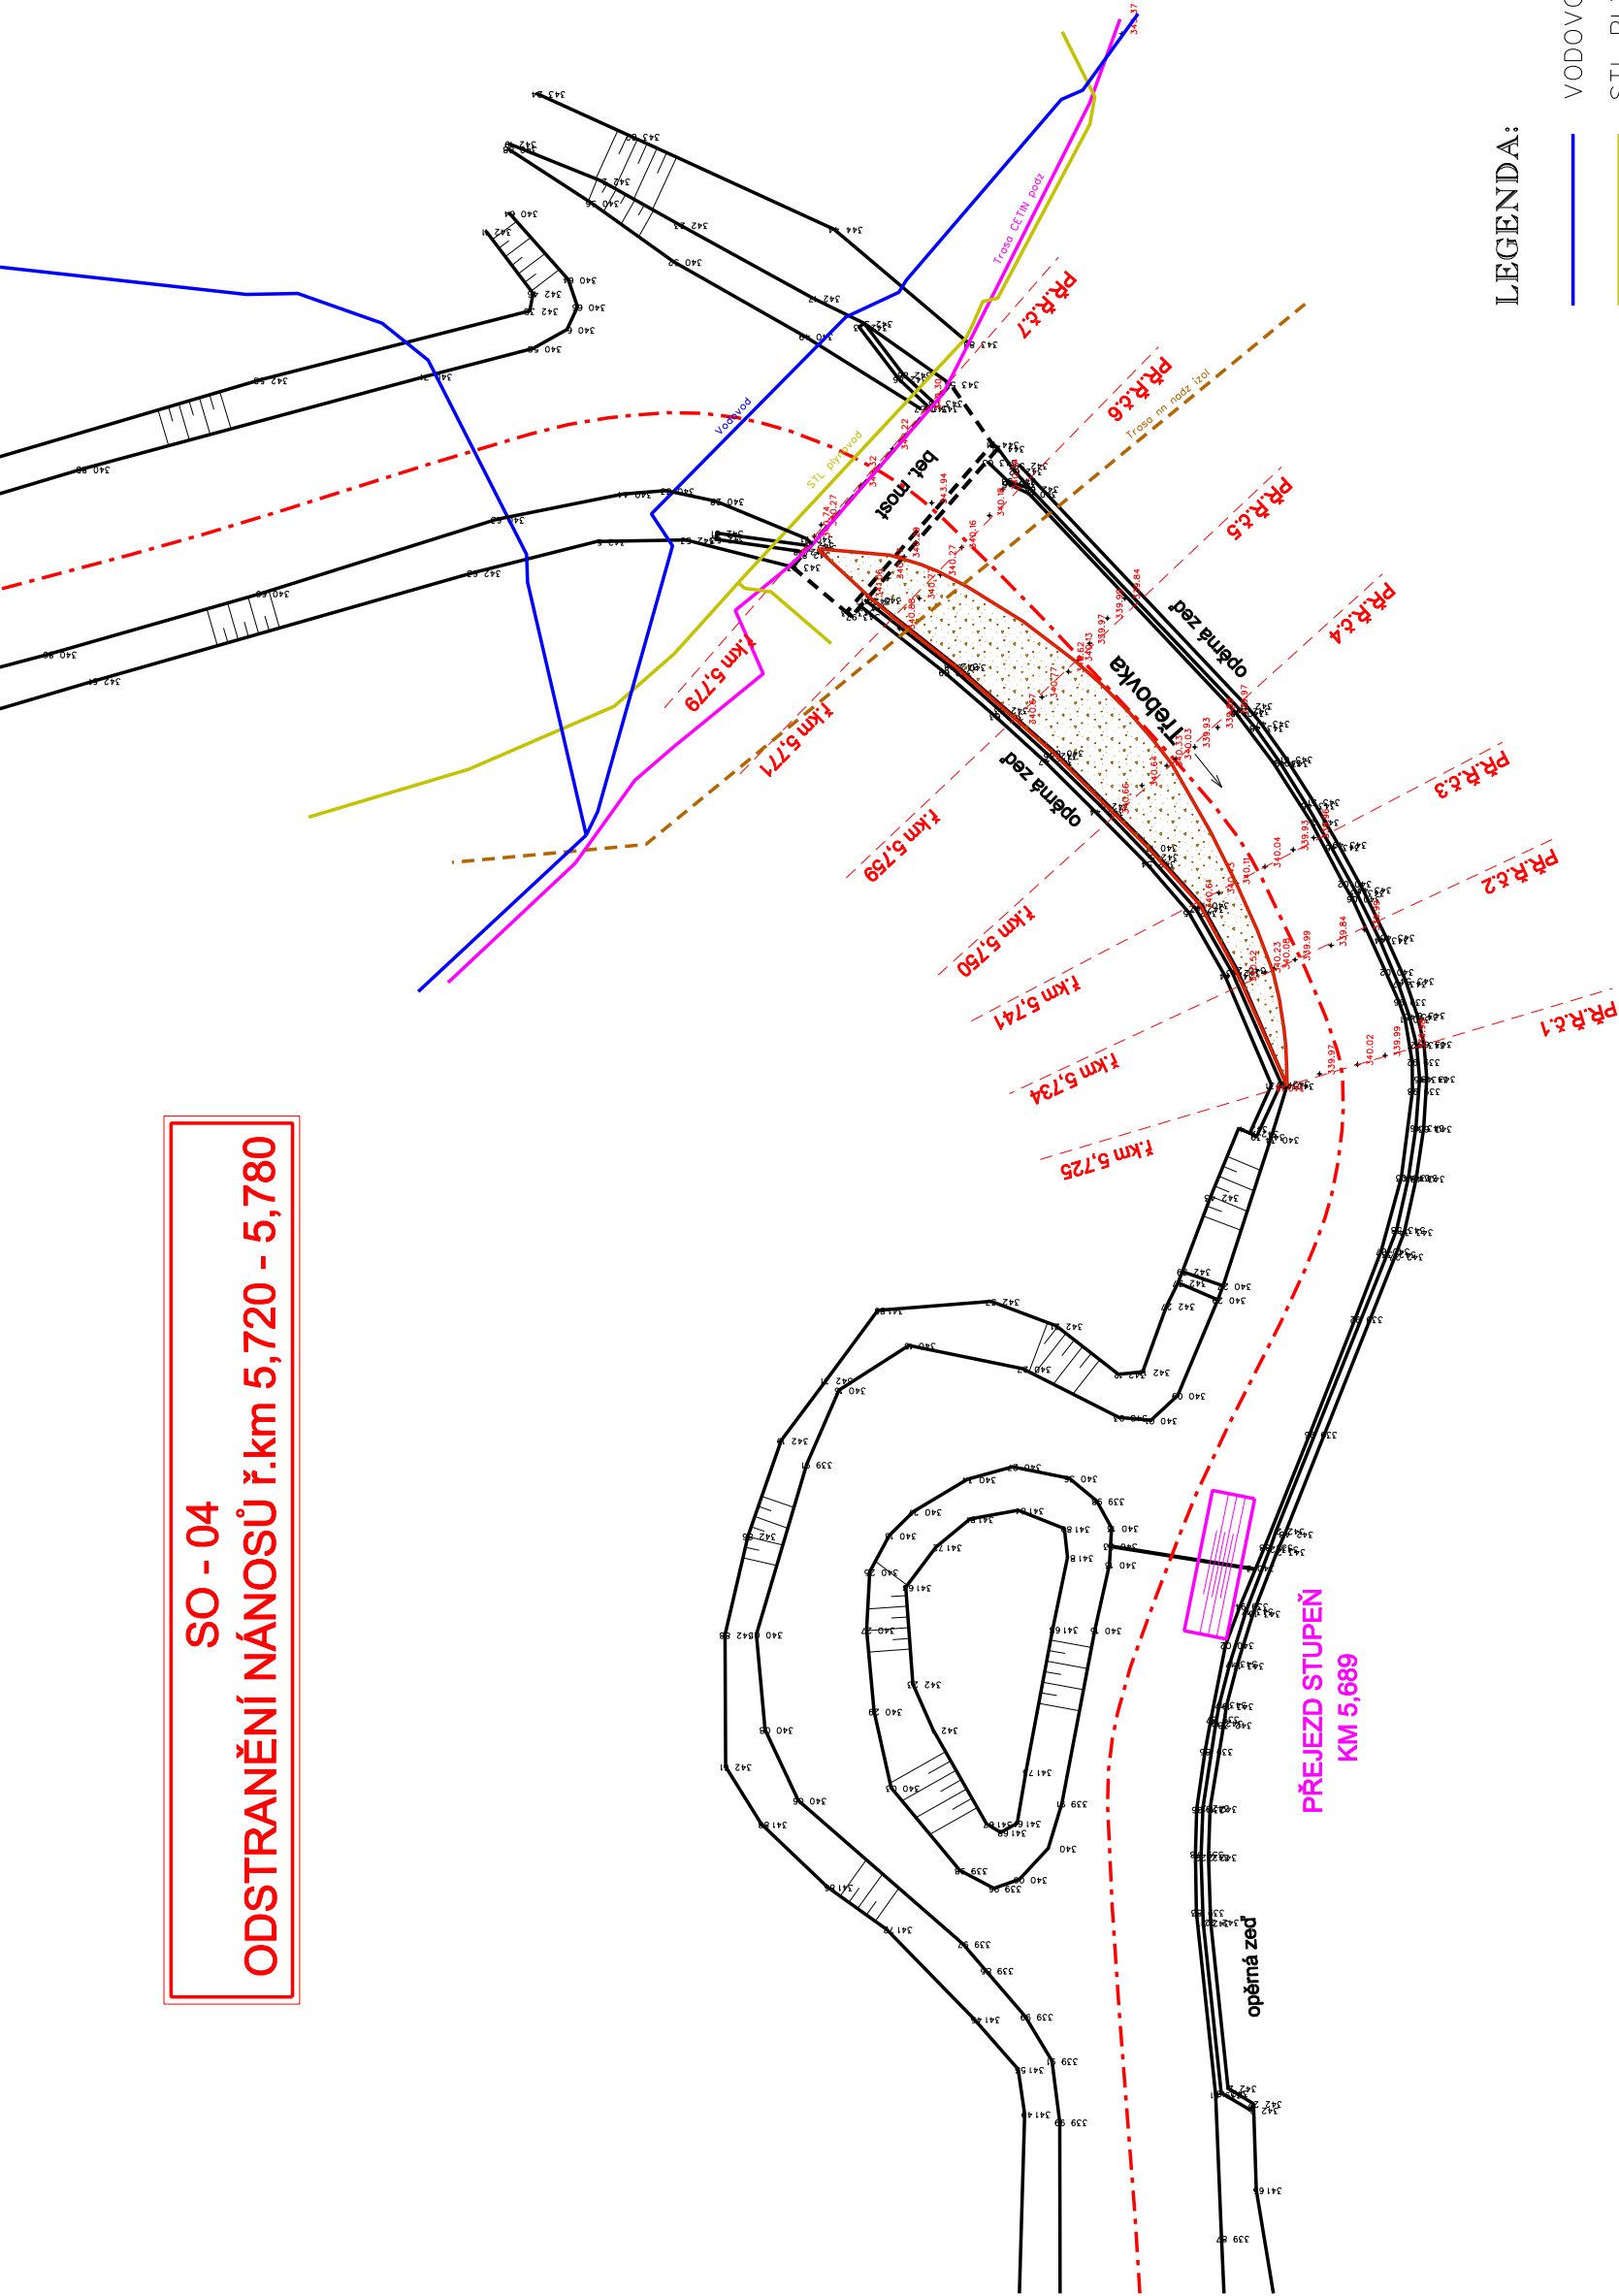

- VODOVOD
- STL PLYNOD
- VEDENÍ CETIN PODZEMNÍ
- VEDENÍ NN NADZEMNÍ
- ODTĚŽENÍ NÁNOSŮ

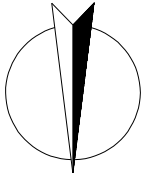

MĚŘÍTKO 1:500

PODROBNÁ SITUACE PŘÍLOHA D.1.2.11.