


MĚŘÍTKO 1:500

PODROBNÁ SITUACE    PŘÍLOHA D.1.2.2.

SO - 01

ODSTRANĚNÍ NÁNOSŮ ř.km 3,860 - 4,250

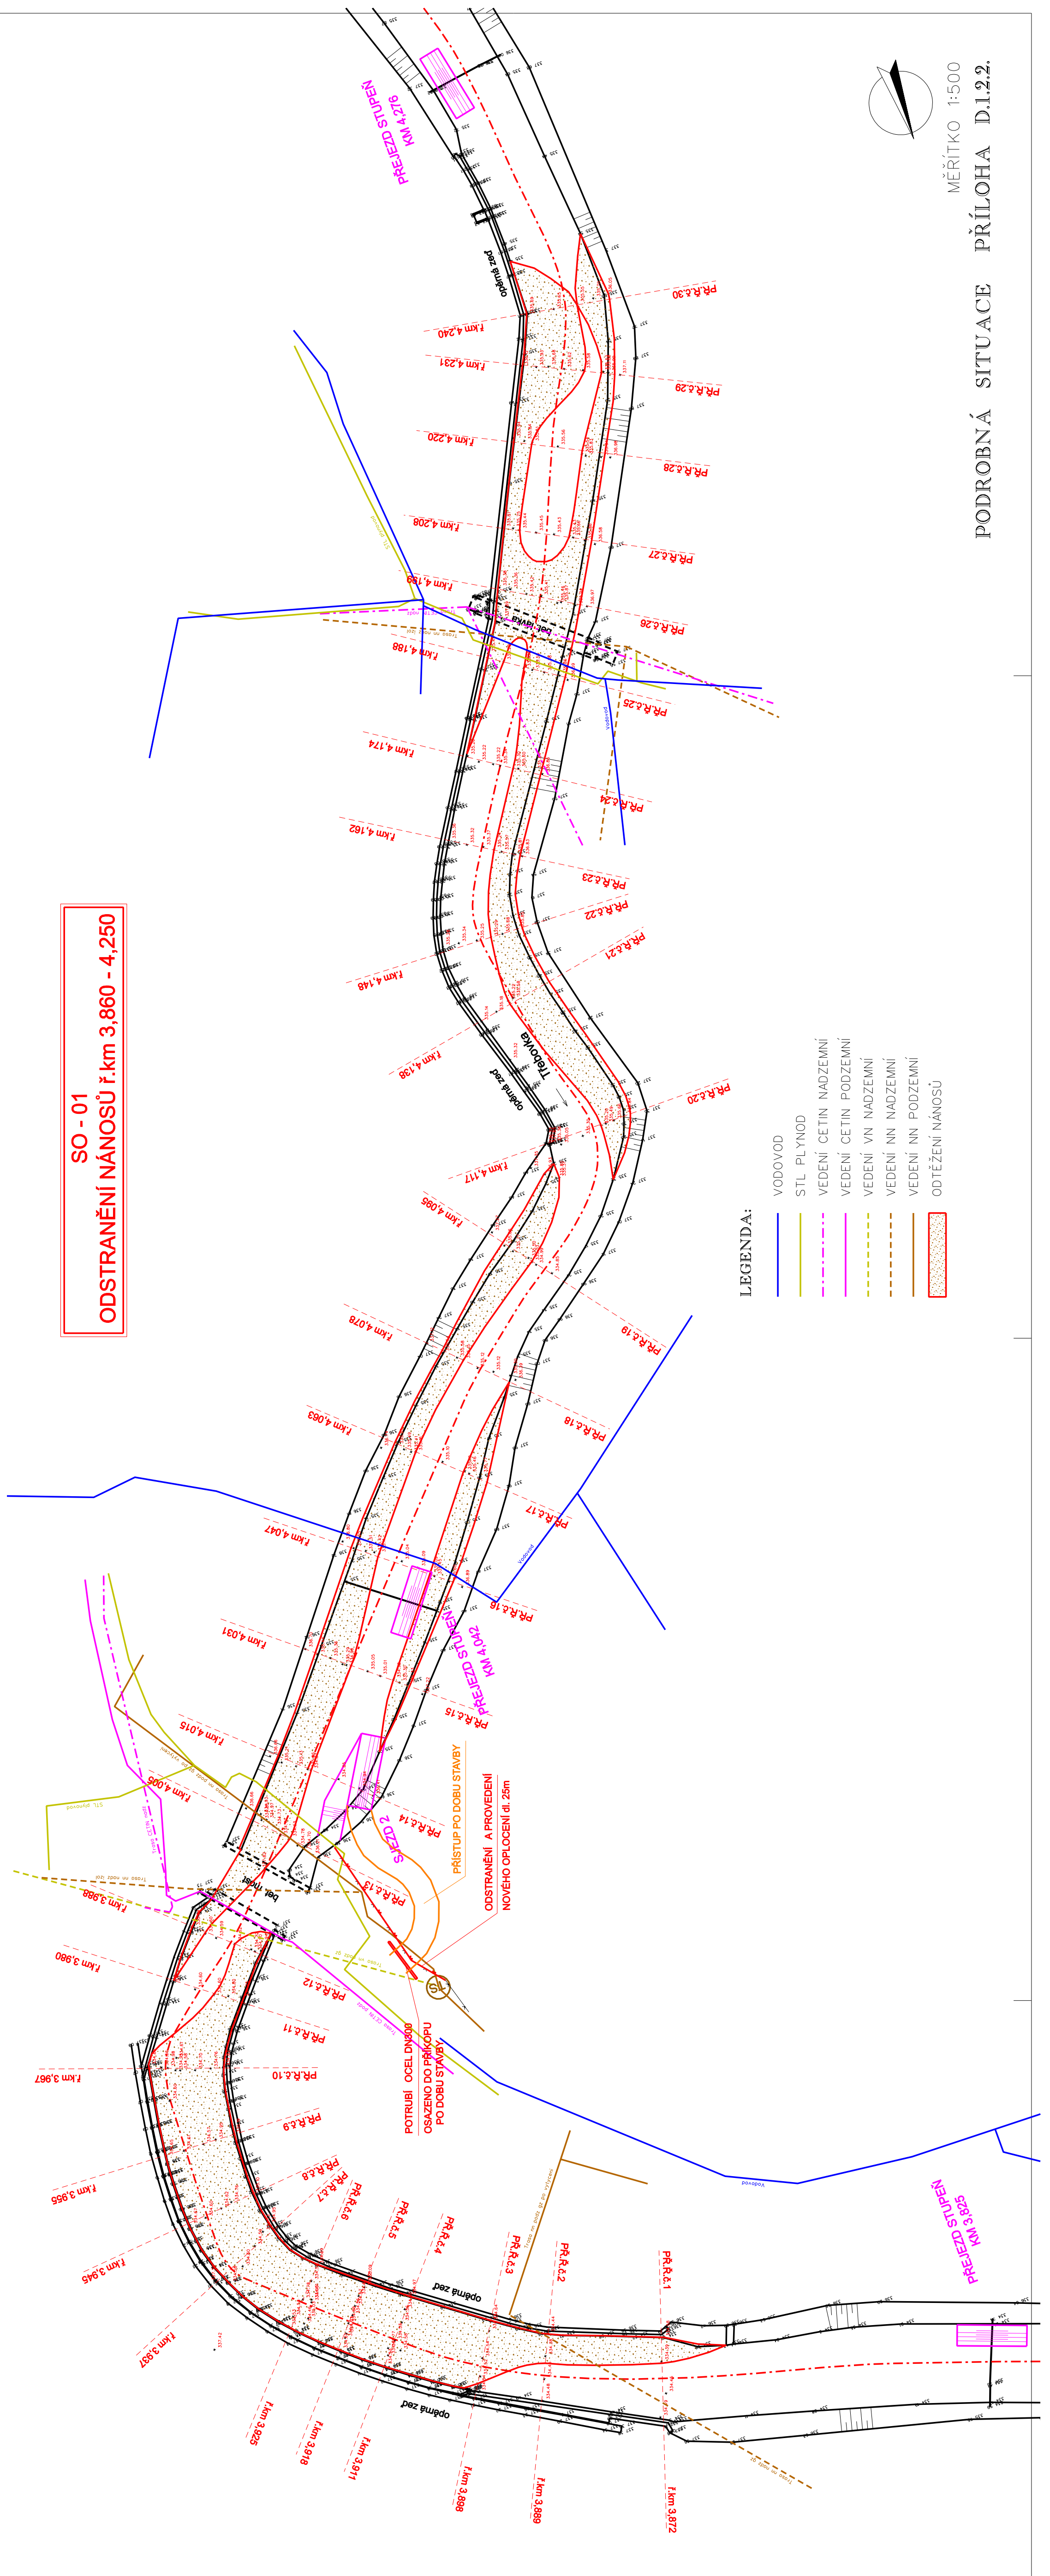

LEGENDA:

- VODOVOD
- STL PLYNOD
- VEDENÍ ČETIN NADZEMNÍ
- VEDENÍ ČETIN PODZEMNÍ
- VEDENÍ VN NADZEMNÍ
- VEDENÍ NN NADZEMNÍ
- VEDENÍ NN PODZEMNÍ
- ODTĚŽENÍ NÁNOSŮ