


KOORDINAČNÍ SITUACE 1:500

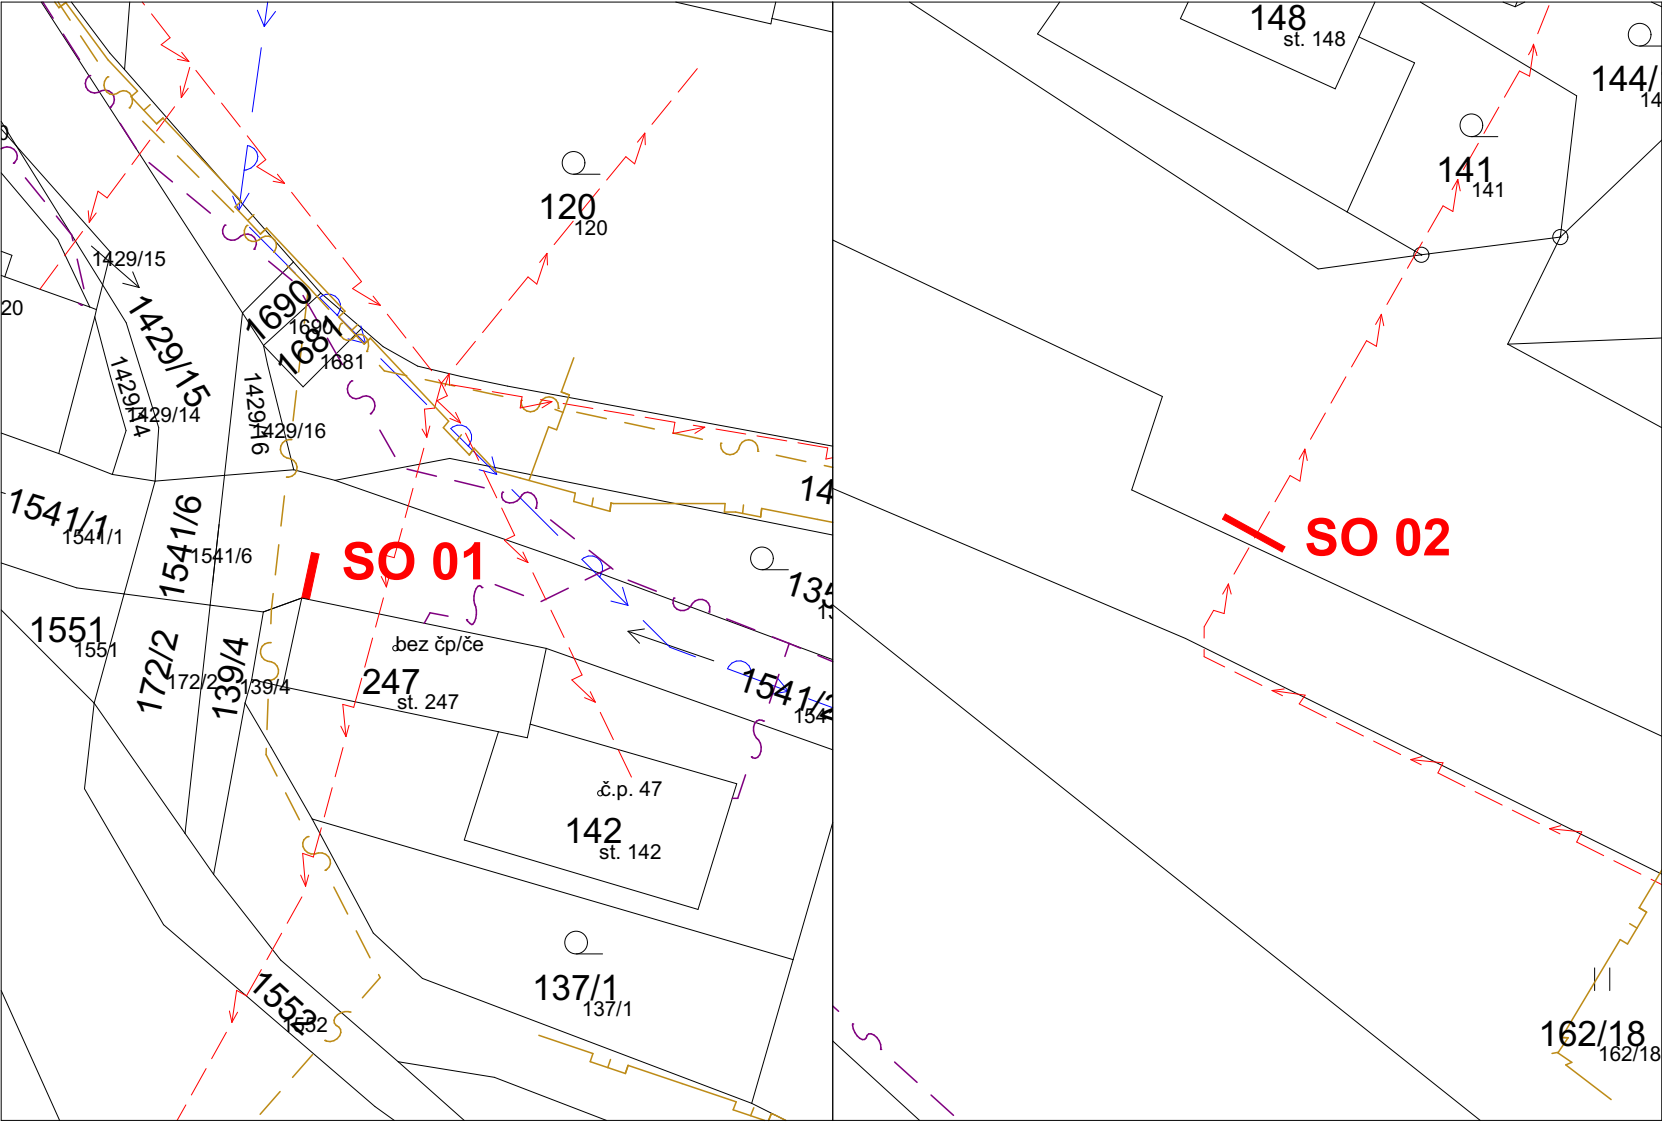

LEGENDA PLOCH:

PLOCHA ÚPRAVY HRAZENÍ

POZNÁMKY:
- ÚPRAVY HRAZENÍ NEVYŽADUJÍ PROVÁDĚNÍ ROZSÁHLÝCH ZEMNÍCH PRACÍ A TUDÍŽ NEHROZÍ STŘET S PODZEMNÍMI INŽENÝRSKÝMI SÍTĚMI

LEGENDA STÁVAJÍCÍCH VEDENÍ SÍTÍ


—> — — VODOVOD

- - -> - - - - - - PODZEMNÍ VEDENÍ NN

- - - - - - - - - TELEKOMUNIKAČNÍ VEDENÍ

- - - - - - - - - NEPOUŽÍVANÉ TELEKOMUNIKAČNÍ VEDENÍ

- - - - - - - - - STL PLYNOVOD

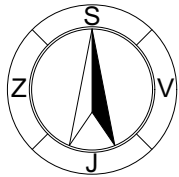

Projektant : Jan Jindra		IRBOS,s.r.o. Čestice 115 Zodpovědný projektant : Ing. Radek Myšák Autorizovaný inženýr v oboru pozemní stavby ČKAIT - 0602505
Kraj :	Královéhradecký M.Ú. : Kostelec nad Orlicí	
Stavebník : Povodí Labe, státní podnik Víta Nejedlého, 951/8, Slezské Předměstí, 500 03 Hradec Králové		
Stavba : Obměna hradicích zařízení, Doudleby nad Orlicí Doudleby nad Orlicí [631426], p.č.: 1541/2 a 520/14		
SITUACE		
Číslo paré :		Číslo zakázky : 22/07/0758
		Stupeň PD : DSP
		Datum : 9/2022
		Měřítko : 1:500
		Formát : A3
Název výkresu :	KOORDINAČNÍ SITUACE	Číslo výkresu : C.3