



POZNÁMKA:

SPÁDY A HLOUBKY ROZVODŮ KANALIZACE JSOU POUZE INFORMATIVNÍ.
PŘED ZAPOČÍTÍM REALIZACE JE TŘEBA TYTO HODNOTY OVĚRIT, RESP.
UPRĚSNIT NA ZÁKLADĚ ZJIŠTĚNÍ SKUTEČNÉ HLOUBKY STÁV. KANAL. ŠACHTY V MÍSTĚ
NAPAJENÍ NOVEHO KANAL. POTRUBÍ PRO SOC. ZÁZEMÍ.


ODPADNÍ POTRUBÍ "1" A "2" (STOUPAČKY) BUDOU VYVEDENA NAD ÚROVEŇ STŘECHY, KDE BUDOU UKONČENY TZV. ODVĚTRÁVACÍ HLAVICÍ

VEŠKERÉ PRÁCE PŘI REALIZACI ROZVODŮ KANALIZACE NUTNO KOORDINOVAT S OSTATNÍMI
PROFESEMI (ŮT, ELEKTRO, VODOVOD) A STANOVIT POŘADÍ IŠTALACÍ.

Vypracoval :	Odpovědný projektant :
René ŠTRÍZEK	
Místo stavby : Zemský hřebčinec Písek s.p.o., stav. par. č. 1077, k.ú. Písek	Datum: 04/2022
Investor : Zemský hřebčinec Písek s.p.o., U Hřebčince 479, 397 01 Písek	Stupeň: územní souhlas
Savba : Sociální zařízení v objektu karanténních stání stav. par. č. 1077, k.ú. Písek	Formát 2 A4
D1.4. ZDRAVOTECHNIKA	Archivní číslo
Objekt SO 01 – SOCIÁLNÍ ZAŘÍZENÍ	Zakázkové číslo
Obsah :	Měřítko : 1 : 50
PŮDORYS 1. NP - KANALIZACE	Paré č. Z01 Vyřez č.

PŮDORYS 1.NP - VODOVOD


SCHEMA ZAPOJENÍ ZÁSOBNÍKU, ATS A EL. OHŘÍVAČE

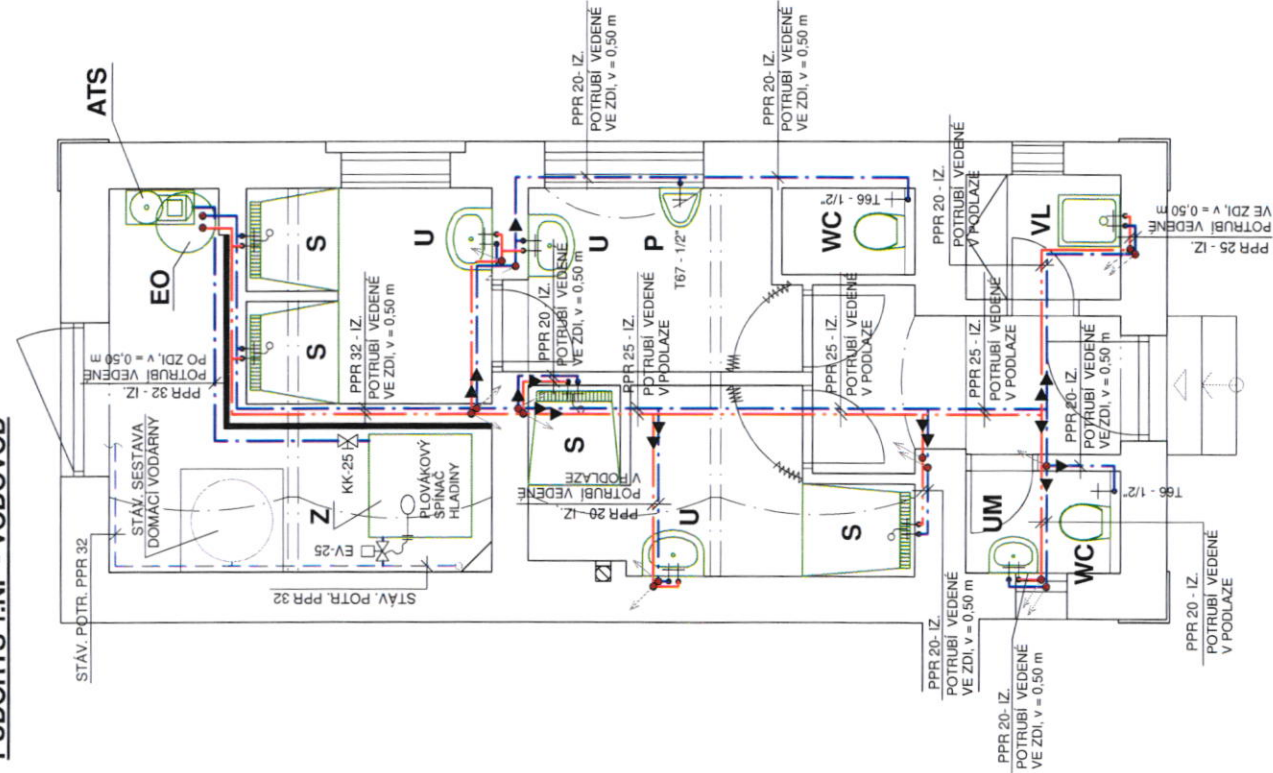

POZNÁMKA :

POTRUBÍ VEDENÉ V OBJEKTU BUDE PO CELÉ DÉLCE TEPELNĚ IZOLOVÁNO.


VEŠKERÉ PRÁCE PŘI REALIZACI ROZVODŮ VODY NUTNO KOORDINOVAT S OSTATNÍMI PROFESEMI (ÚT, ELEKTRO, KANALIZACE) A STANOVIT POŘADÍ INSTALACÍ.

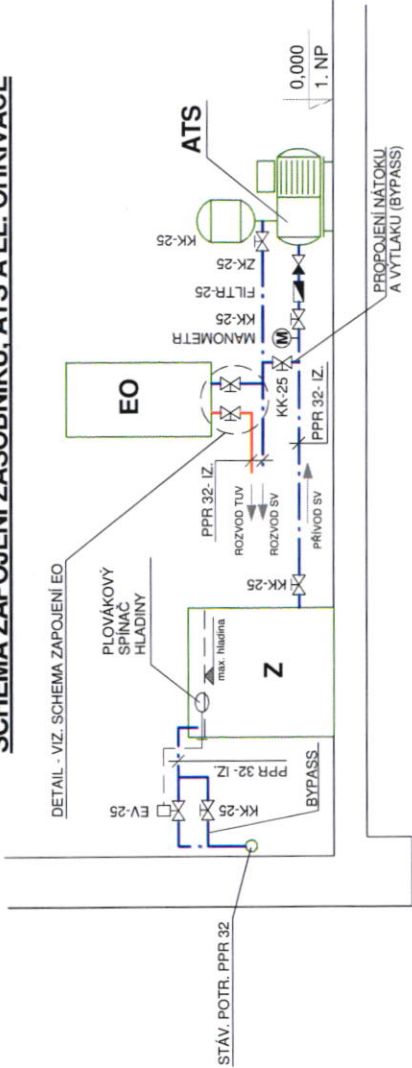

LEGENDA

- STÁV. ROZVOD PITNÉ VODY - POTR. PLAST. PE100, PN10, SDR17
- ROZVODY PITNÉ VODY - POTR. PLAST. PE100, PN10, SDR17
- ROZVODY TEPLÉ UŽITKOVÉ VODY - POTR. PLAST. PE100, PN10, SDR17
- ROHOVÝ VENTIL T66 - 1/2"
- UMYVADLOVÁ, DŘEZOVÁ A BIDETOVÁ BATERIE
- SPRCHOVÁ BATERIE
- VÝTOKOVÝ VENTIL (ZAHRADNÍ) S NÁSTAVCEM NA HADICI
- ZMĚNA SMĚRU POTRUBÍ - STOUPÁNÍ
- ZMĚNA SMĚRU POTRUBÍ - KLESÁNÍ
- EO ZÁSOBNÍK TUV NAPŘ. OD FIRMY DRAŽICE, TYP OKCE200 2/2 KW, OBJEM 200 LITRŮ
- ATS AUTOMATICKÁ TLAKOVÁ STANICE - ECO PRESS 2-40
- Z ZÁSOBNÍK O UŽITNÉM OBJEMU 2 M3 (1x1x2 M) S PLOVÁKOVÝM SPINAČEM
- EV ELEKTROMAGNETICKÝ VENTIL - DN 25

SCHEMA ZAPOJENÍ EL. OHŘÍVAČE

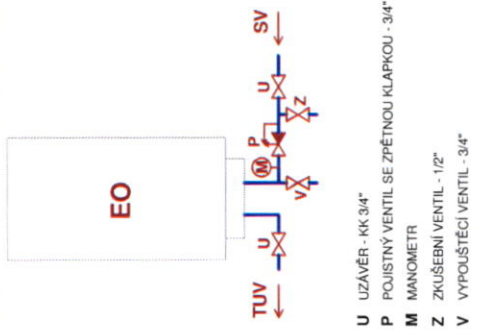

Vypracoval : René STRÍZEK	Odpovědný projektant : René STRÍZEK	Místo stavby : Zemský hřebčinec Písek s.p.o., stav. par.č. 1077, k.ú. Písek	Datum : 04/2022
		Investor : Zemský hřebčinec Písek s.p.o., U Hřebčince 479, 397 01 Písek	Stupeň : územní souhlas
		Stavba : Sociální zařízení v objektu karanténních stání stav. par. č. 1077, k.ú. Písek	Formát : 2 A4
		D1.4. ZDRAVOTECNIKA Objekt SO 01 - SOCIÁLNÍ ZAŘÍZENÍ	Archivní číslo
			Zakázkové číslo
Obsah :	PŮDORYS 1. NP - VODOVOD + SCHEMA ZAPOJENÍ ATS A EO	Měřítko : 1 : 50	Výkres č. Z02