



PŮDORYS POŽERÁKU

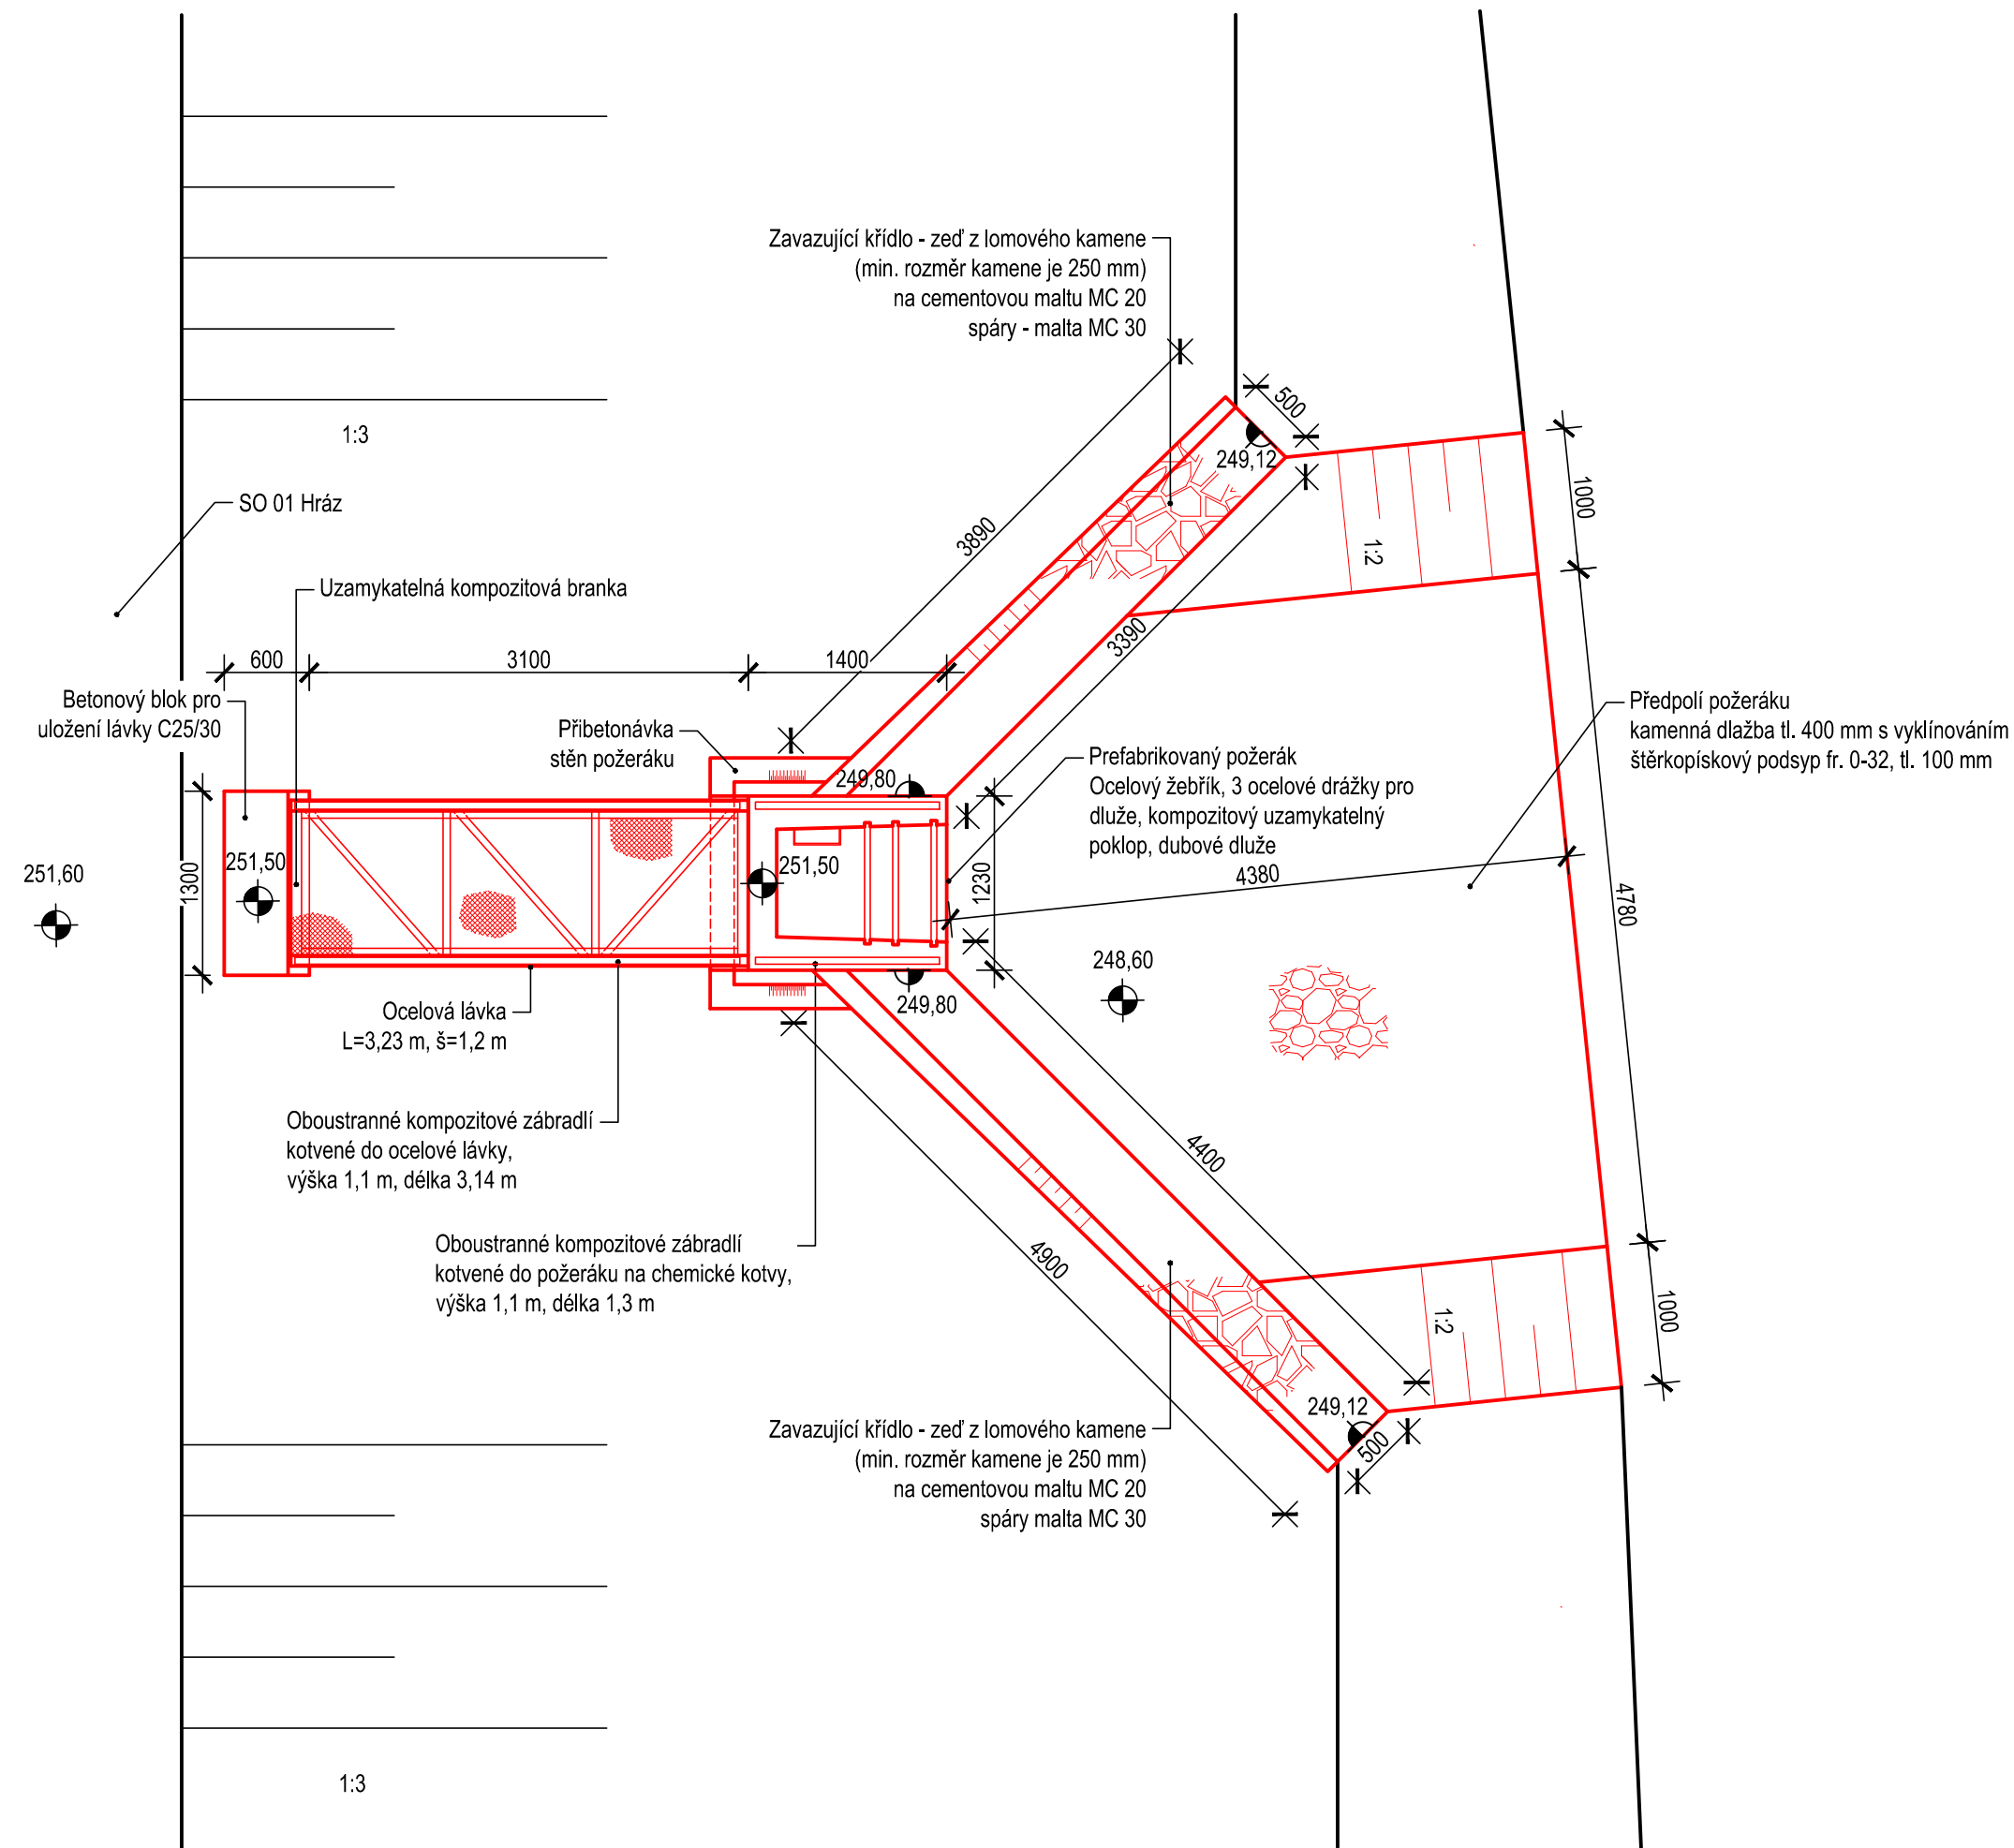

| Výškový systém Balt p.v. | | Souřadný systém S-JTSK | |
|--------------------------|-------|------------------------|----------|
| 6 | | | |
| 5 | | | |
| 4 | | | |
| 3 | | | |
| 2 | | | |
| 1 | | | |
| REVIZE | POPIS | DATUM | SCHVÁLIL |

| | | | | | | |
|--|----------------------------|----------------|---------------|---|----------------|----|
| Sweco Hydroprojekt a.s. Ústředí Praha Táborská 31, 140 16 Praha 4; praha@sweco.cz; www.sweco.cz | | | | SWECO  | | |
| VYPRACOVAL | Ing. Jirků | HIP | Ing. Veselý | T. KONTROLA | Ing. Kaňkovský | |
| PROJEKTANT | Ing. Jirků | ŘEDITEL DIVIZE | Ing. Matějček | DATUM | 09/2019 | |
| OBJEDNATEL | Povodí Ohře, státní podnik | | | OKRES | Teplice | |
| AKCE: VD Tuchlovský rybník, Křemýž rekonstrukce vodního díla | | | | ČÍSLO ZAKÁZKY | 11 82 14 0100 | |
| | | | | STUPEŇ | DSJ | |
| | | | | FORMÁT | 2 A4 | |
| | | | | MĚŘÍTKO | 1:50 | |
| | | | | ARCHIVNÍ ČÍSLO | 002197/19/1 | |
| ČÁST STAVBY | Požerák | | | SO/PS | SO 03 | |
| PŘÍLOHA: Půdorys požeráku | | | | ČÍSLO PŘÍLOHY | D.2.3.1 | bg |
| | | | | | | 1 |

Tato dokumentace včetně všech příloh (s výjimkou dat poskytnutých objednatелеm) je duševním vlastnictvím akciové společnosti Sweco Hydroprojekt a.s. Objednatel této dokumentace je oprávněn ji využít k účelům vyplývajícím z uzavřené smlouvy bez jakéhokoliv omezení. Jiné osoby (jak fyzické, tak právnické) nejsou bez předchozího výslovného souhlasu objednatele oprávněny tuto dokumentaci ani její části jakkoli využívat, kopírovat (ani jiným způsobem rozmnožovat) nebo zpřístupnit dalším osobám.

Poznámka: Podpisy zpracovatelů jsou připojeny pouze k výtisku číslo 01 nebo originálu přílohy (matrici).