


Situace DIO + ZOV

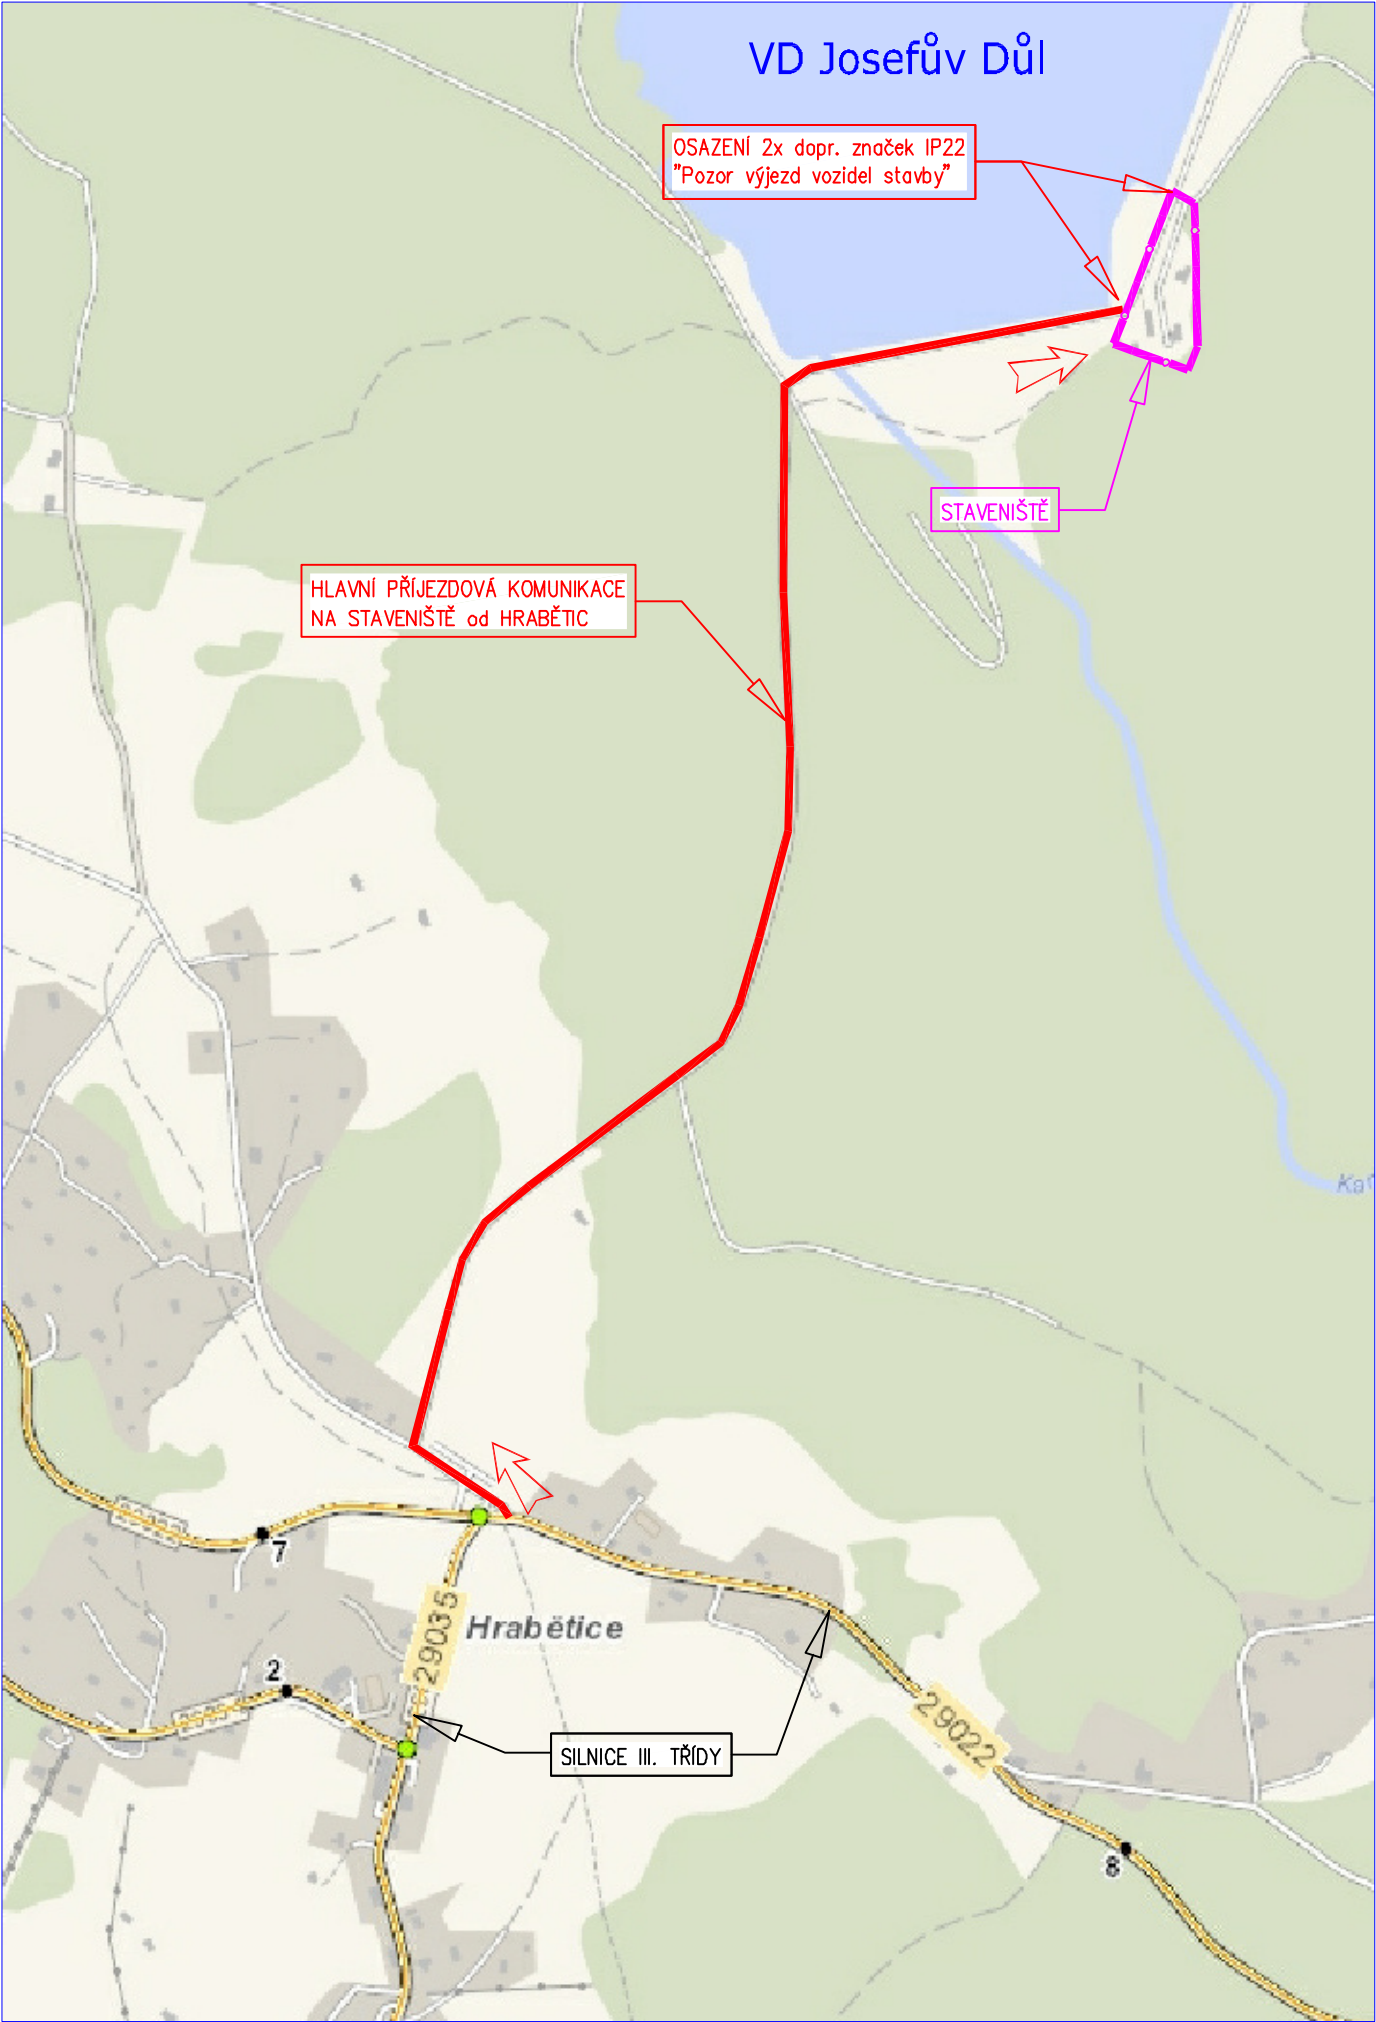

Přehledná situace



čísla staveb: 119190003, 219190002

| | | | | |
|---|--------------------|--------------------|---|-----------------------|
| Zodpovědný projektant | Vypracoval | Technická kontrola | <div><div>multi aQua</div><div>MULTIAQUA s.r.o. VEVERKOVA 1343 500 02 HRADEC KRÁLOVÉ IČO: 60113111 TEL. +420 498 500 359 DIČ: CZ60113111 WWW.MULTIAQUA.CZ</div></div> | |
| Ing. Pavel Romášek | Ing. Pavel Romášek | Ing. Lubor Dítě | | |
| Kraj: Liberecký | Obec: Josefův Důl | | | |
| Investor: Povodí Labe, státní podnik, Víta Nejedlého 951/8, 500 03 Hradec Králové | | | | |
| VD Josefův Důl, oprava a rekonstrukce venkovní kanalizace objektů dozorství | | | Stupeň | DPS |
| | | | Datum | říjen 2020 |
| | | | Zakázkové číslo | M20/050 |
| | | | Formát | A4 |
| Situační výkres širších vztahů | | | Měřítko: 1:20 000 | Číslo přílohy: C.1 |
| | | | Predložená dokumentace je duševním vlastnictvím firmy Multiaqua s.r.o., Hradec Králové | |