

Zaměřil	Zpracoval	Odp.geodet	Číslo zakázky		
P.Pokorný	P.Pokorný	Ing.Havránek	Datum	16.10. 2017	
Kat. území	Josefův Důl		Souř. systém	S – JTSK	Nádražní 213/2 513 01 Semily
Objednal	Storm Water s.r.o.		Výšk. systém	B. p. v.	
VD Josefův Důl			Náležitosti a přesnosti odpovídá právním předpisům.		
			Ev.č.: 209/2017	Datum: 24.10.2017	
Zaměření výškopisného podkladu			Měřítko 1 : 250	Číslo výkresu 1	

SOUŘADNICE VYTYČOVACÍCH BODŮ:

SO 02			
označení	Y	X	popis
V2-1	677 879.22	972 269.49	začátek úpravy - napojení na stávající komunikaci
V2-2	677 875.31	972 309.30	střed oblouku
V2-3	677 880.89	972 363.34	konec úpravy


SO 04			
označení	Y	X	popis
ŠD1	677 900.95	972 313.91	šachta
UV1	677 887.85	972 311.46	uliční vpust

SO 05			
označení	Y	X	popis
Š6	677 890.67	972 313.31	šachta
Š7	677 886.16	972 297.98	šachta
Š8	677 881.87	972 295.21	šachta
Š9	677 865.77	972 303.26	šachta
Š10	677 866.56	972 339.38	šachta
Š11	677 864.15	972 352.71	šachta

SO 08			
označení	Y	X	popis
Š0	677 919.83	972 363.96	stávající šachta
Š1	677 917.66	972 361.57	šachta
Š2	677 900.35	972 358.44	šachta
Š3	677 890.58	972 356.66	šachta
Š4	677 892.92	972 342.62	šachta
Š5	677 885.43	972 341.21	šachta
ŠR	677 898.46	972 331.30	revizní šachta na chodbě č.p. 353

LEGENDA - NÁVRH:

- SPLAŠKOVÁ KANALIZACE, PŘÍPOJKA
- DEŠŤOVÁ KANALIZACE
- ODVODŇOVACÍ ŽLABY
- PŘÍČNÉ ŘEZY, staničení, číslo
- OPRAVA VOZOVKY
- ZPEVNĚNÉ PLOCHY
- ODVODŇOVACÍ DRÉNY
- DŘEVINY NAVRŽENÉ KE KÁCENÍ

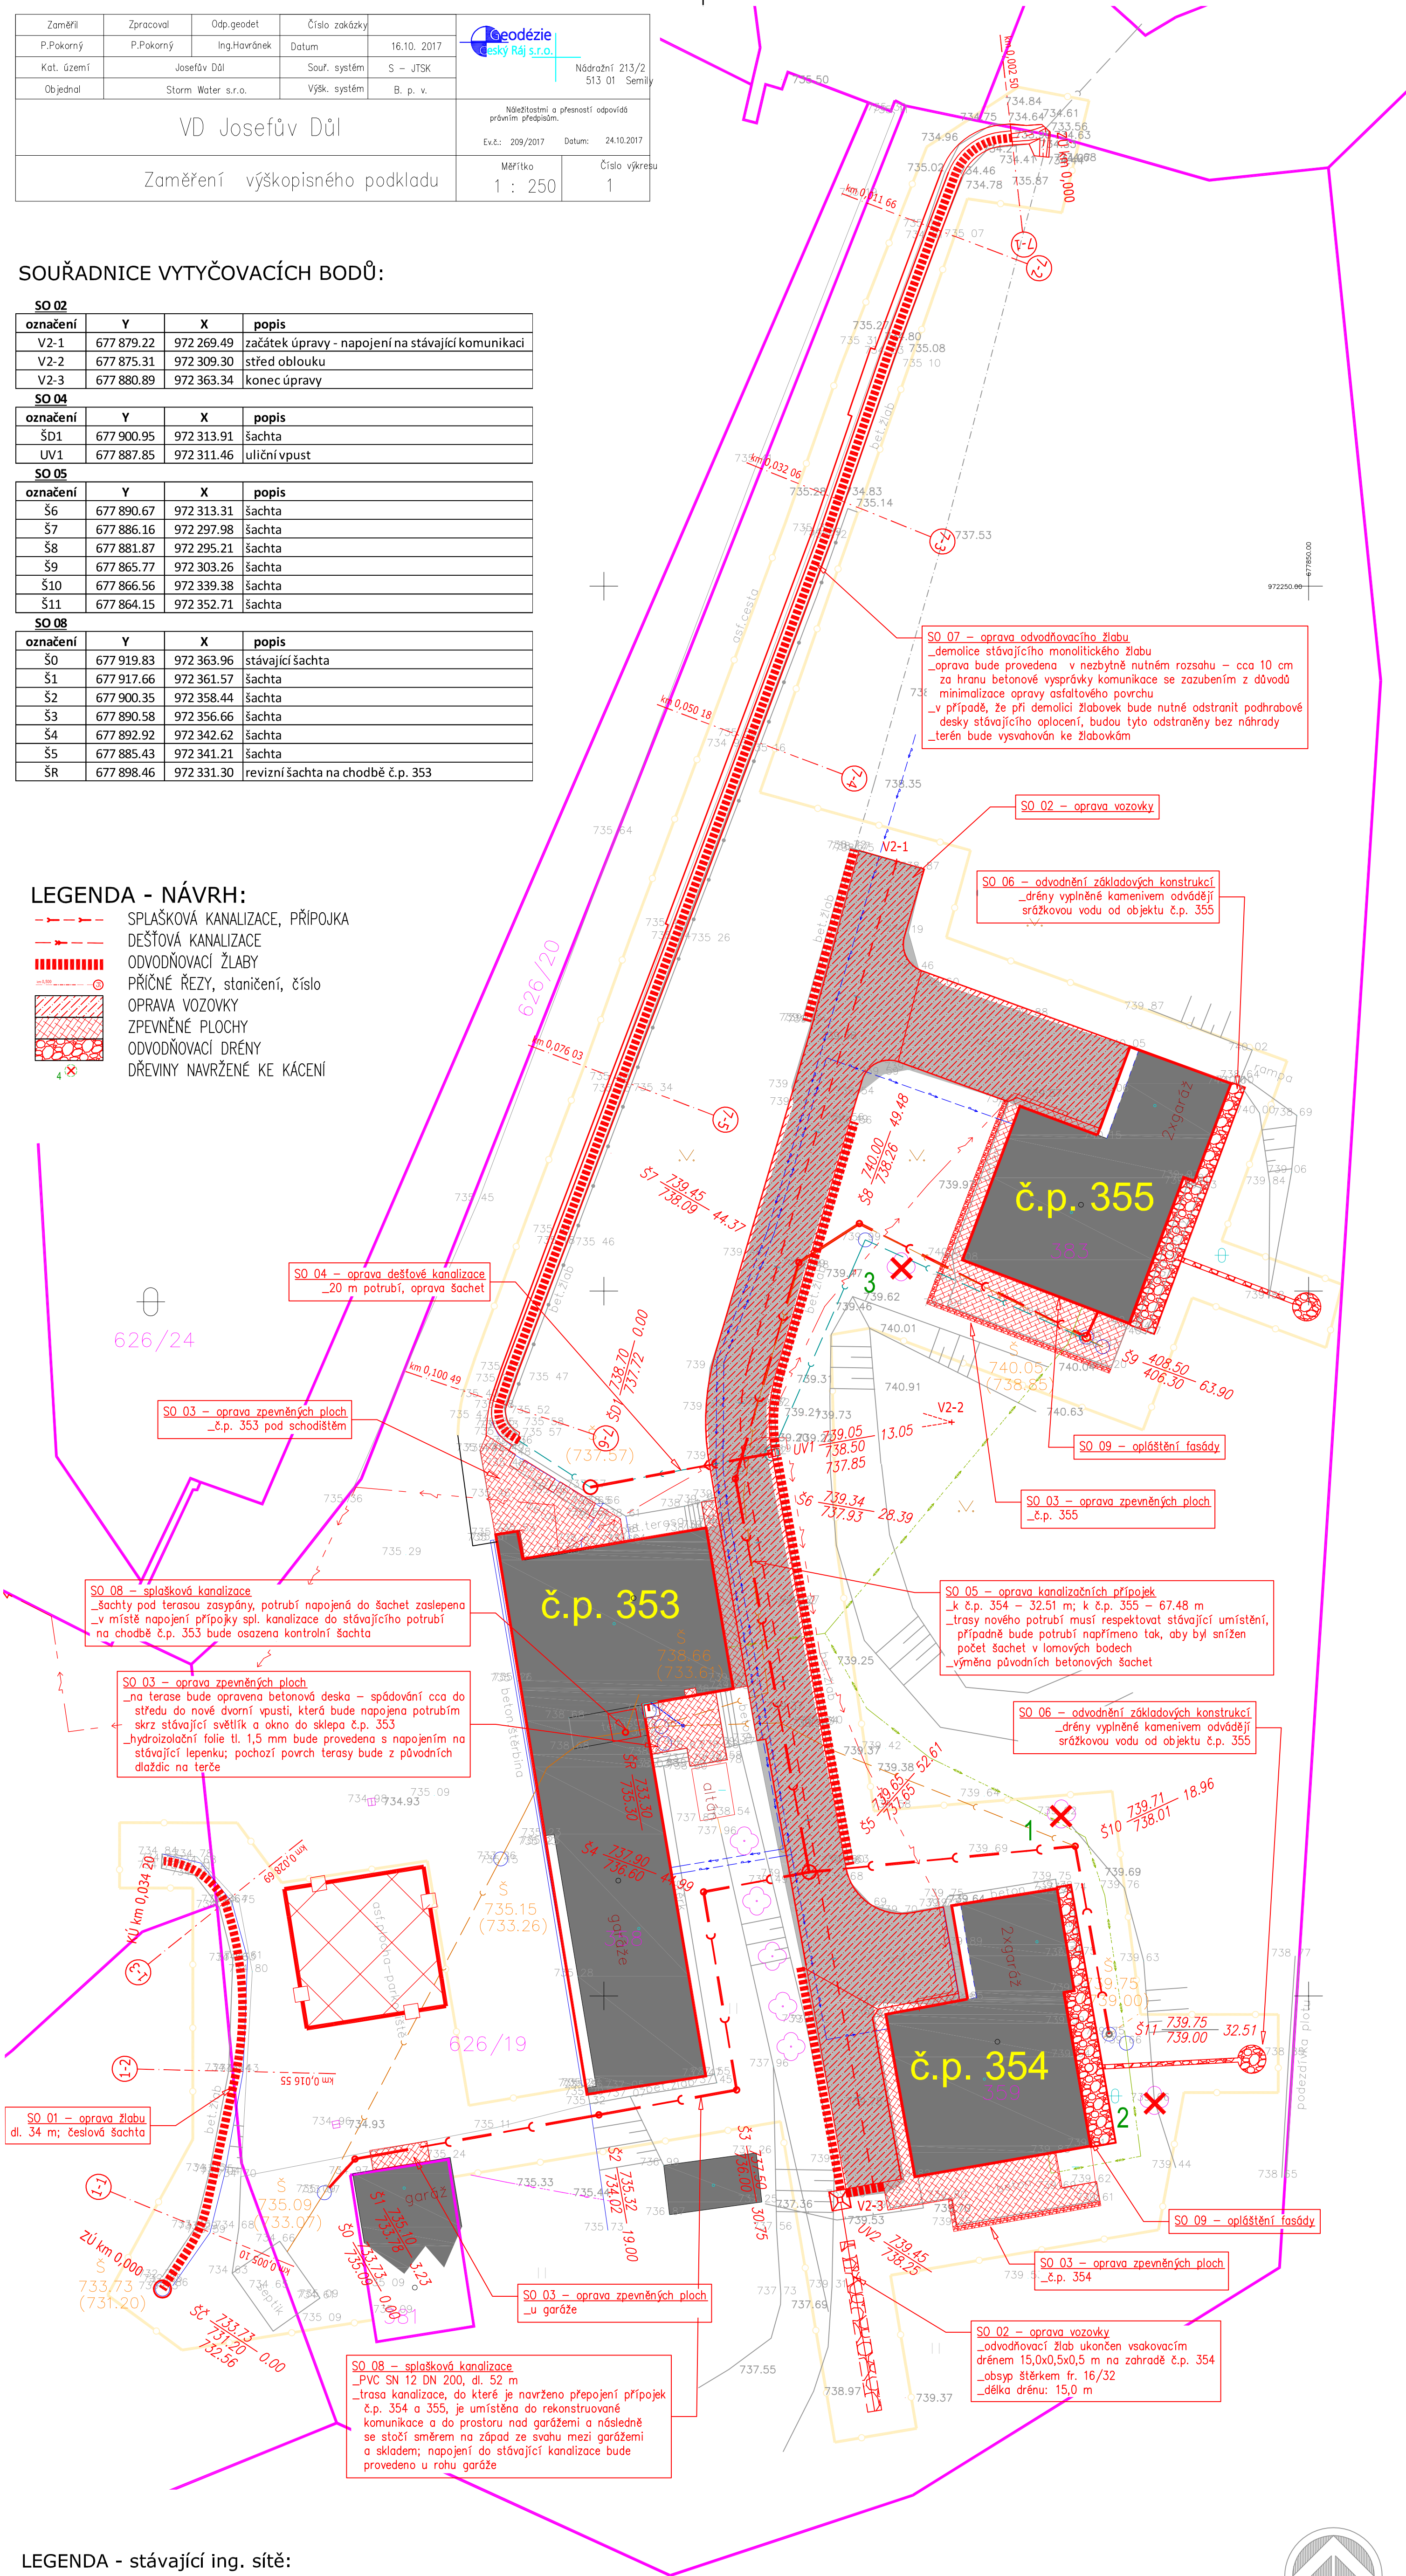

LEGENDA - stávající ing. sítě:

- kanalizace
- vodovod
- podzemní vedení NN
- horkovod
- sdělovací podzemní vedení?

POZNÁMKA:

POLOHA STÁVAJÍCÍCH INŽENÝRSKÝCH SÍTÍ JE V SITUACE ZAKRESLENA ORIENTAČNĚ DLE VYJÁDRĚNÍ SPRÁVCŮ K EXISTENCI VEDENÍ (S ČEZ DISTRIBUCE) V RÁMCI ZPRACOVÁNÍ PD BYLO PROVEDENO OVĚŘENÍ TRAS SÍTÍ, U KTERÝCH TO DOSTUPNÝMI TECHNIČKÝMI PŘÍSTŘEDKY LZE PROVĚST. U NEKOVÝCH MATERIÁLŮ BEZ TRASOVACÍHO VODÍČE (VODOVOD) A U KOVÝCH MATERIÁLŮ BEZ KONTAKTNÍHO SPOJENÍ (KANALIZACE) JE ZÁKRES DO SITUACE PROVEDEN OBOHODNÝM OHNDEM A DLE PODKLADŮ A KONZULTACÍ SE ZADAVATELEM. PŘED ZAHÁJENÍM ZEMNÍCH PRÁČÍ MUSÍ BÝT OVĚŘENA A AKTUALIZOVÁNA POLOHA VŠECH INŽENÝRSKÝCH SÍTÍ PROCHÁZEJÍCÍCH STAVENÍSTEM - DOPORUČUJEME OVĚŘENÍ KOPANÝMI SONDAMI. NÁSLEDNĚ BUDE PROVEDENO VYTÝČENÍ INŽENÝRSKÝCH SÍTÍ DLE PLATNÝCH VYJÁDRĚNÍ SPRÁVCŮ. SPRÁVCI SE BUDOU ÚČASTNIT VYTÝČENÍ. O VYTÝČENÍ TECHNIČKÉ INFRASTRUKTURY BUDE PROVEDEN ZÁPIS DO STAVENÍŠNÍHO DENÍKU A BUDOU K NĚMU PŘILOŽENY PROTOKOLY O VYTÝČENÍ.

čísla staveb: 119190003, 219190002

Zodpovědný projektant	Vypracoval	Technická kontrola	<div><div>multi aQua</div><div>MULTIAQUA s.r.o. VEVERKOVA 1343 500 02 HRADEC KRÁLOVÉ IČO: 60113111    TEL: +420 498 500 359 DIČ: CZ60113111    WWW.MULTIAQUA.CZ</div></div>	
Ing. Pavel Romášek	Ing. Pavel Romášek	Ing. Lubor Dítě		
Kraj: Liberecký	Obec: Josefův Důl			
Investor: Povodí Labe, státní podnik, Víta Nejedlého 951/8, 500 03 Hradec Králové				
VD Josefův Důl, oprava a rekonstrukce venkovní kanalizace objektů dozorství			Stupeň	DPS
			Datum	říjen 2020
			Zakázkové číslo	M20/050
			Formát	6x4A
Koordinační situace			Měřítko:	Číslo přílohy:
			1:250	C.3
Predložená dokumentace je duševním vlastnictvím firmy Multiaqua s.r.o., Hradec Králové				