

KATASTRY
PARCELNÍ ČÍSLA
DRUH POVRCHU
VZDÁLENOSTI ŠACHET
OZNAČENÍ ŠACHET

SMĚROVÉ POMĚRY

PODÉLNÝ PROFIL
přípojka č.p. 354

MĚŘÍTKA 1:250/100

KÓTA UPRAVENÉHO TERÉNU



HLOUBKA VÝKOPU

KÓTA DNA POTRUBÍ

KÓTA PŮVODNÍHO TERÉNU

SROVNÁVACÍ ROVINA

STANIČENÍ [km/m]
PROFIL[mm]–MATERIÁL–DÉLKA[m]
SKLON[promile]–DÉLKA[m]
ULOŽENÍ
KAPACITNÍ PRŮTOK[l/s]–RYCHLOST[m/s]

 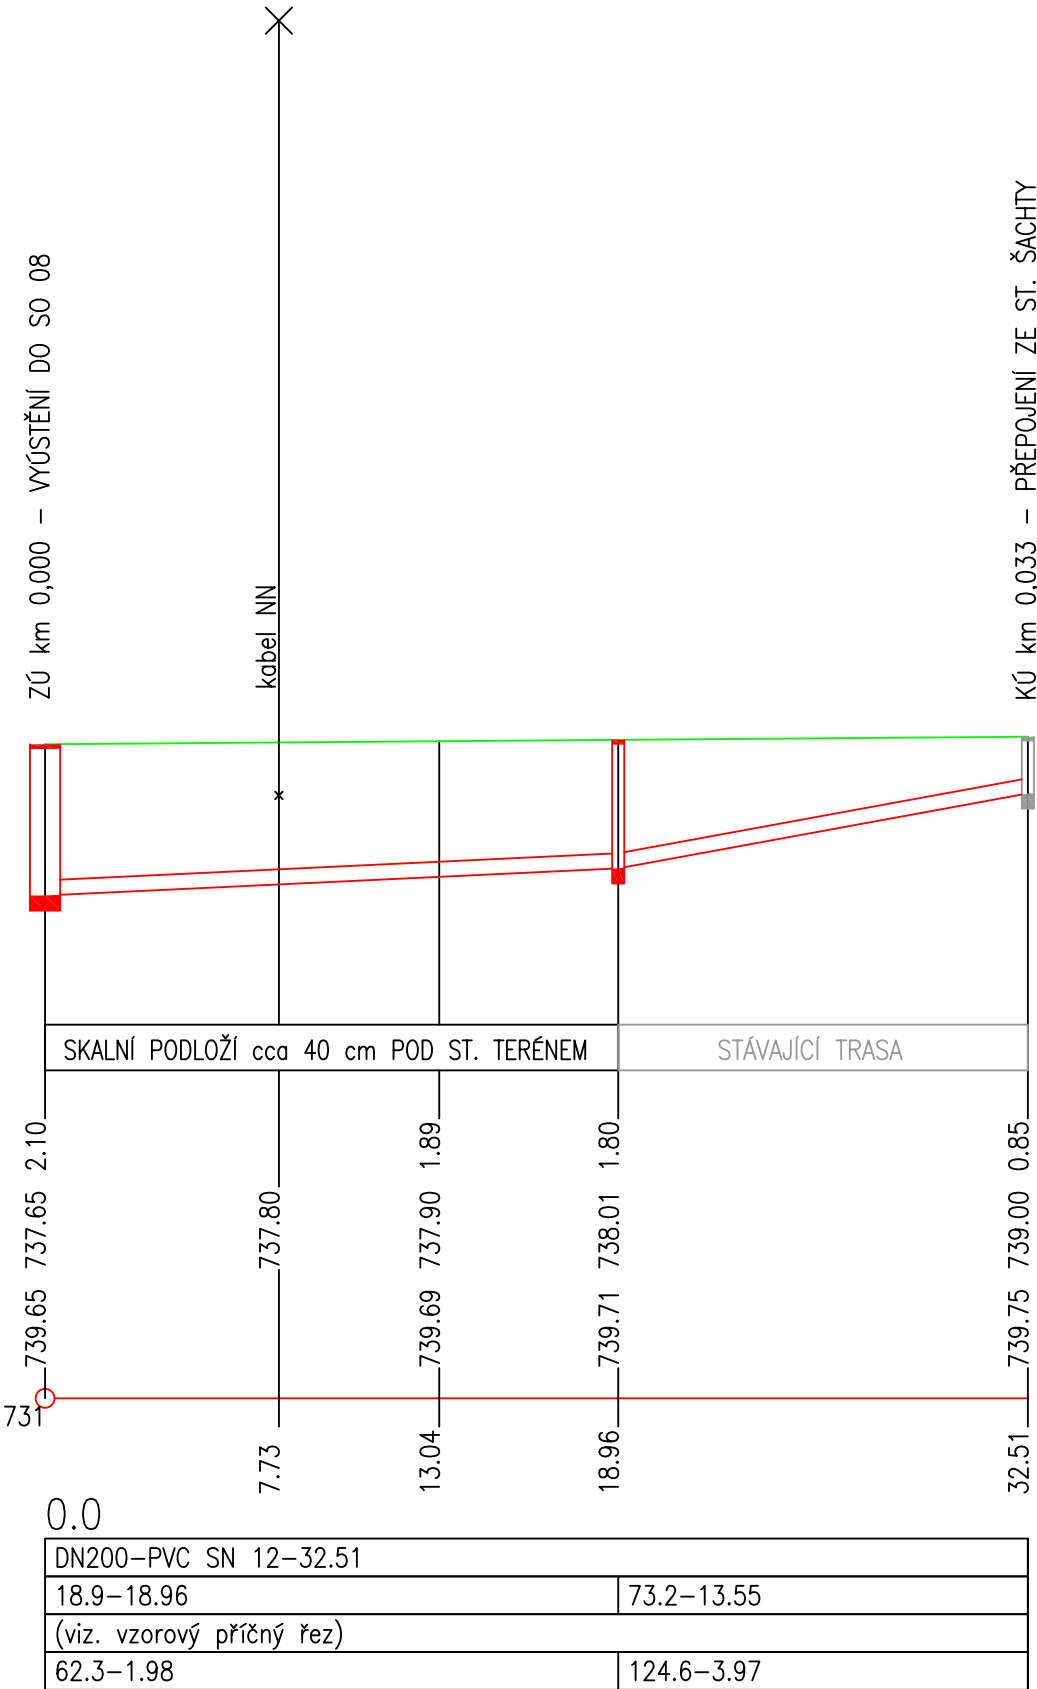
 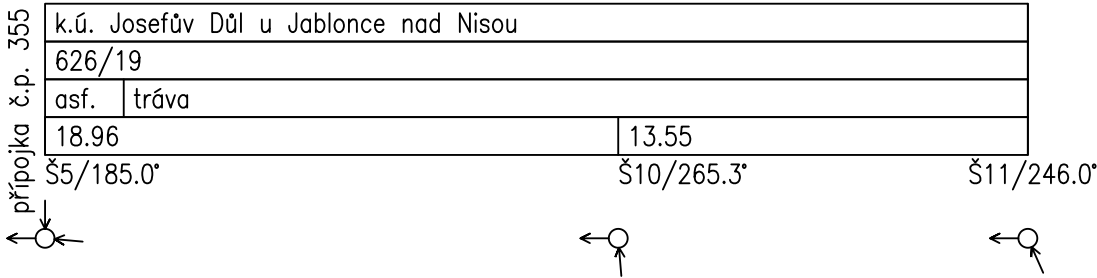



POZNÁMKA:

POLOHA STÁVAJÍCÍCH INŽENÝRSKÝCH SÍTÍ JE V SITUACE ZAKRESLENA ORIENTAČNĚ DLE VYJÁDRĚNÍ SPRÁVCŮ K EXISTENCI VEDENÍ IS (ČEZ DISTRIBUCE). V RÁMCI ZPRACOVÁNÍ PD BYLO PROVEDENO OVĚŘENÍ TRAS SÍTÍ, U KTERÝCH TO DOSTUPNÝMI TECHNICKÝMI PROSTŘEDKY LZE PROVÉST. U NEKOVOVÝCH MATERIÁLŮ BEZ TRASOVACÍHO VODIČE (VODOVOD) A U KOVOVÝCH MATERIÁLŮ BEZ KONTAKTNÍHO SPOJENÍ (KANALIZACE) JE ZÁKRES DO SITUACÍ PROVEDEN ODBORNÝM ODHADEM A DLE PODKLADŮ A KONZULTACÍ SE ZADAVATELEM.

PŘED ZAHÁJENÍM ZEMNÍCH PRACÍ MUSÍ BÝT OVĚŘENA A ZAKTUALIZOVÁNA POLOHA VŠECH INŽENÝRSKÝCH SÍTÍ PROCHÁZEJÍCÍCH STAVENÍŠTĚM - DOPORUČUJEME OVĚŘENÍ KOPANÝMI SONDAMI. NÁSLEDNĚ BUDE PROVEDENO VYTYČENÍ INŽENÝRSKÝCH SÍTÍ DLE PLATNÝCH VYJÁDRĚNÍ SPRÁVCŮ. SPRÁVCI SE BUDOU ÚČASTNIT VYTYČENÍ. O VYTYČENÍ TECHNICKÉ INFRASTRUKTURY BUDE PROVEDEN ZÁPIS DO STAVEBNÍHO DENÍKU A BUDOU K NĚMU PŘILOŽENY PROTOKOLY O VYTYČENÍ.

Oprava venkovní kanalizace objektů dozorství
SO 05 – oprava kanalizačních přípojek (opravná část)
číslo stavby: 119190003

Zodpovědný projektant	Vypracoval	Technická kontrola	<div><div><div>multi</div><div>aQua</div></div><div>MULTIAQUA s.r.o. VEVERKOVA 1343 500 02 HRADEC KRÁLOVÉ IČO: 60113111 TEL. +420 498 500 359 DIČ: CZ60113111 WWW.MULTIAQUA.CZ</div></div>	
Ing. Pavel Romášek	Ing. Pavel Romášek	Ing. Lubor Dítě		
				
Kraj: Liberecký	Obec: Josefův Důl			
Investor: Povodí Labe, státní podnik, Víta Nejedlého 951/8, 500 03 Hradec Králové			Stupeň	DPS
VD Josefův Důl, oprava a rekonstrukce venkovní kanalizace objektů dozorství			Datum	říjen 2020
			Zakázkové číslo	M20/050
			Formát	2xA4
Podélný profil – přípojka č.p. 354			Měřítko: 1:250/100	Číslo přílohy: D.1.11
Předložená dokumentace je duševním vlastnictvím firmy Multiaqua s.r.o., Hradec Králové				