


SKALIČKA, KLAPKY, STAVIDLA
OPRAVA
K.Ú. PRÁČE

SITUACE STAVBY 1
M 1 : 250

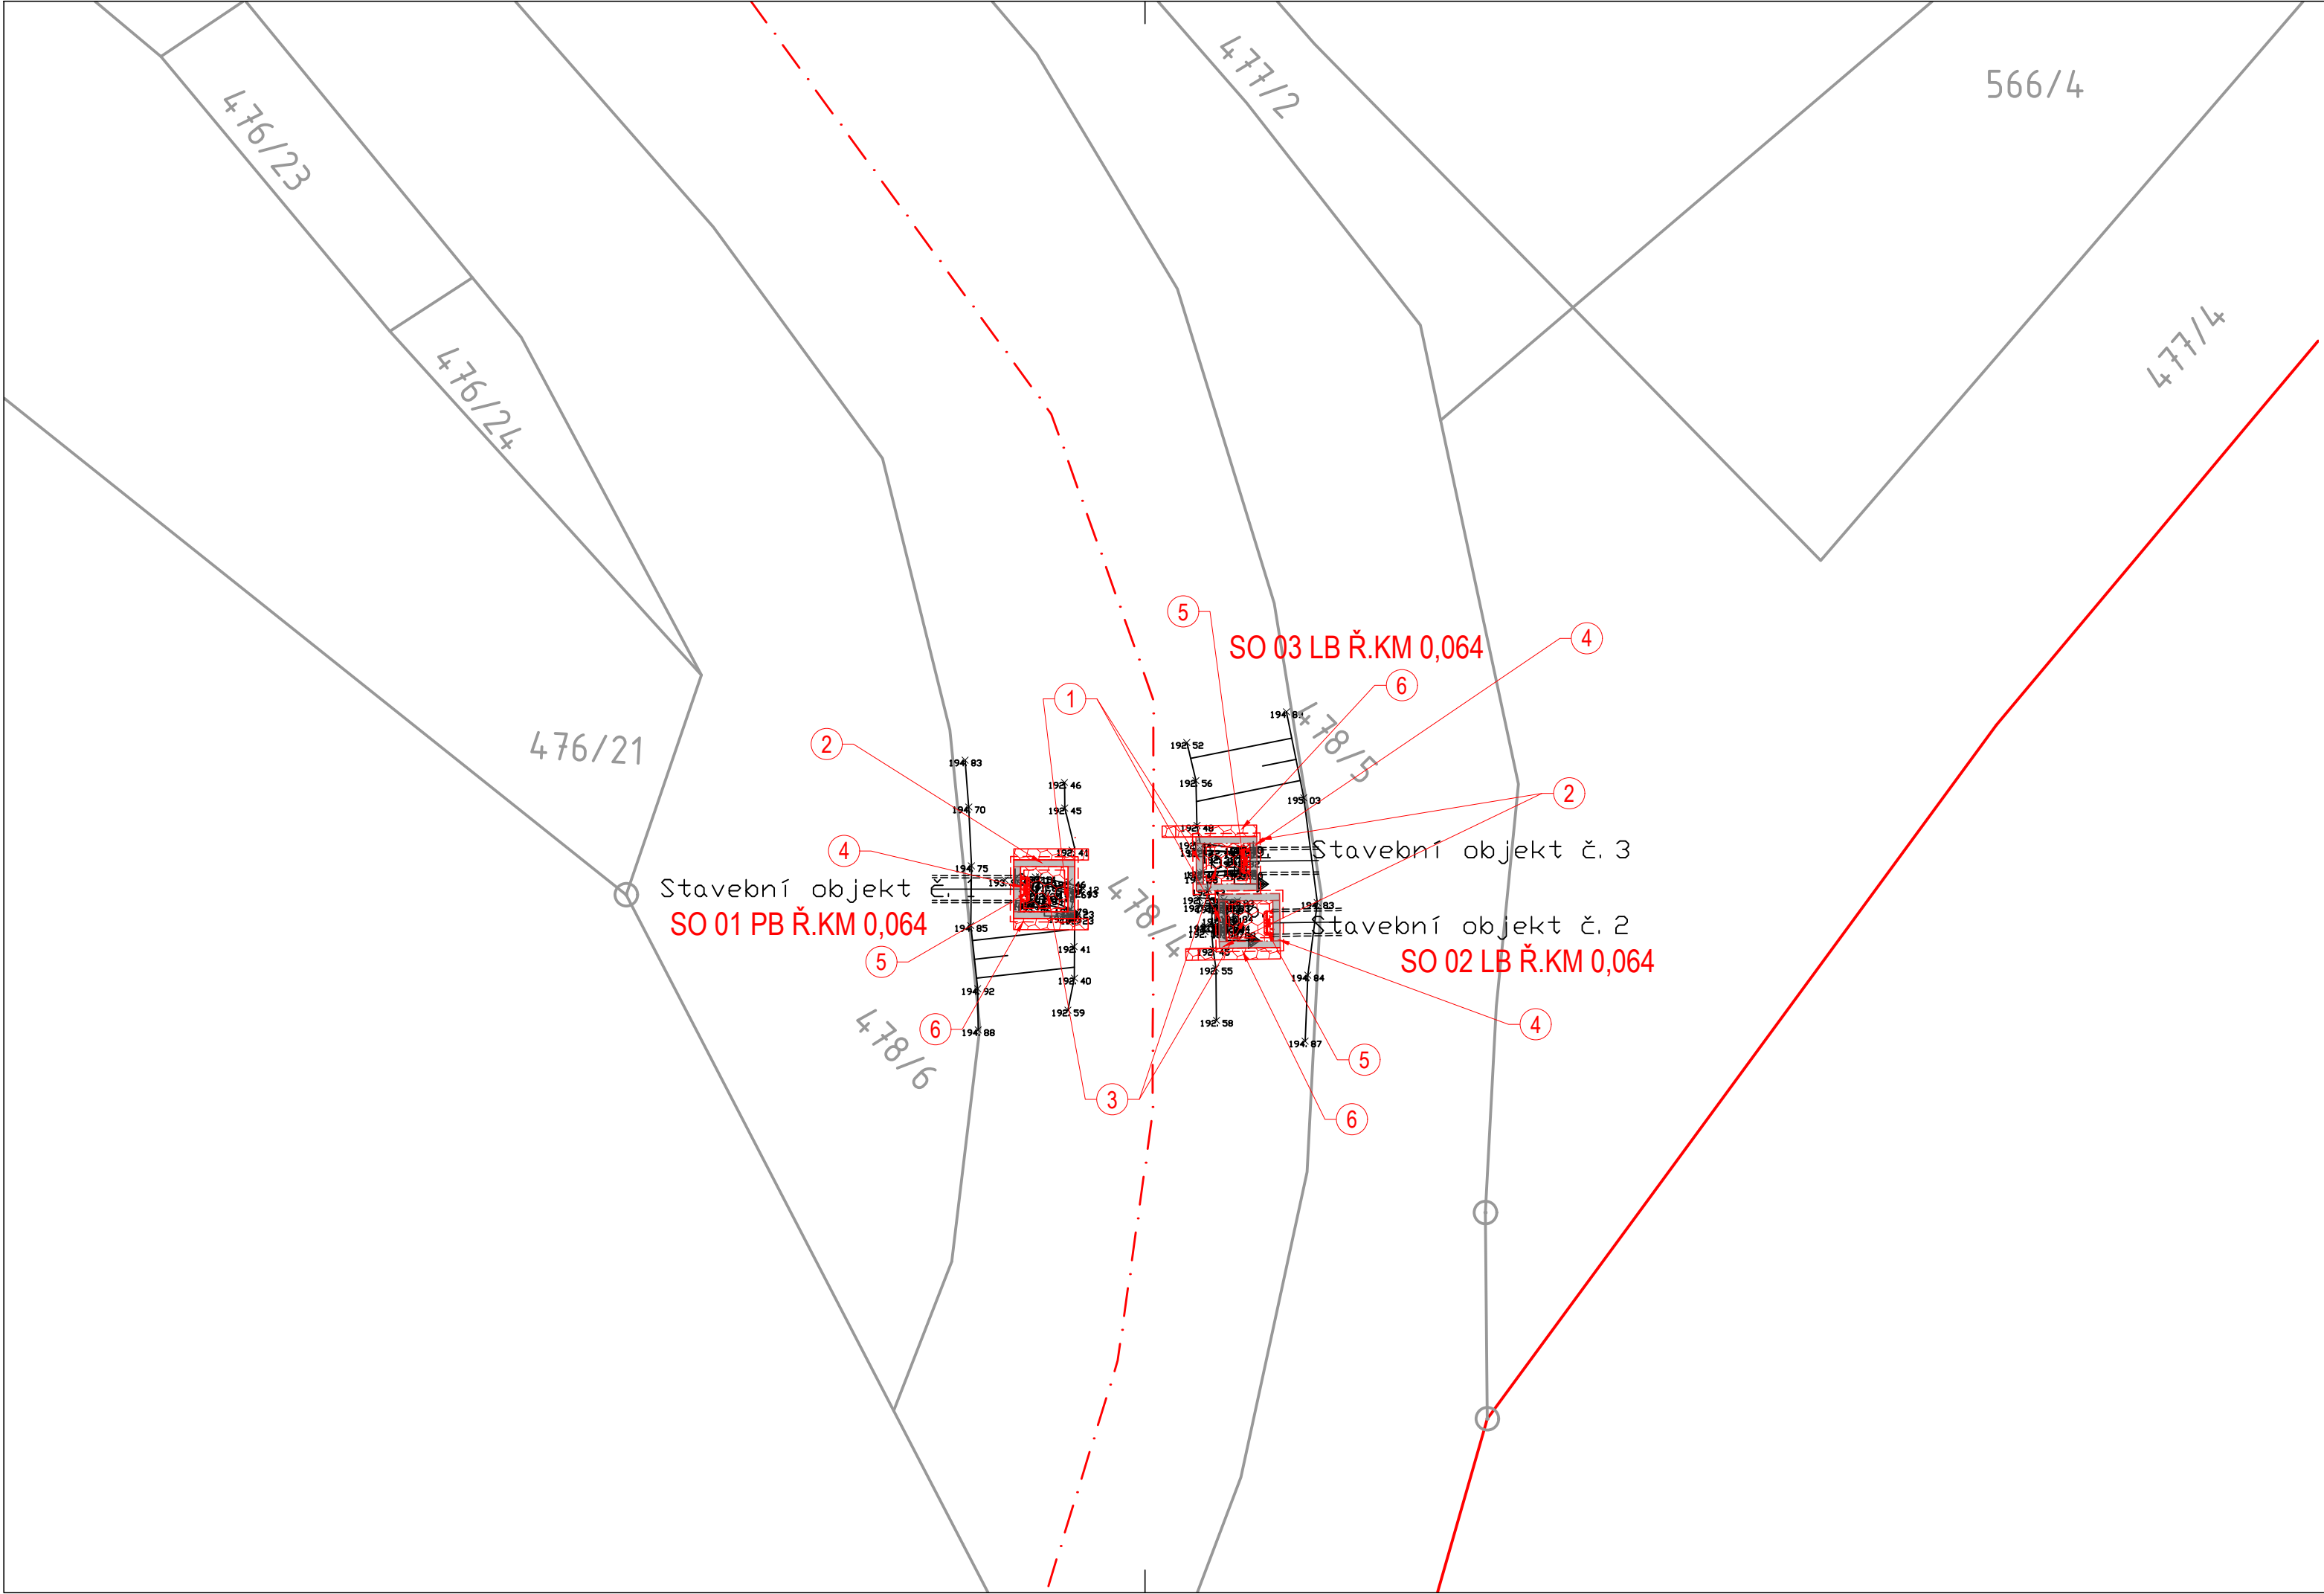

LEGENDA PLOCH:

- ŽELEZO-BETONOVÁ KONTRUKCE
- LOMOVÝ KÁMEN - DLAŽBA DO MC

LEGENDA ČAR A SYMBOLŮ:

- NÁVRH
- HRANICE KATASTRU NEMOVITOSTÍ
- STÁVAJÍCÍ STAV
- VRSTEVNICE


- 504 64 VÝŠKOVÁ KÓTA
- 505 ČÍSLO PARCELY



LEGENDA INŽENÝRSKÝCH SÍTÍ:

- ELEKTRICKÉ VEDENÍ NN - PODZEMNÍ
- ELEKTRICKÉ VEDENÍ NN - NADZEMNÍ
- ELEKTRICKÉ VEDENÍ VN - NADZEMNÍ
- VEDENÍ PLYNU - STL
- VEDENÍ PLYNU - VTL
- TELEKOMUNIKACE
- VODOVOD
- KANALIZACE

ČÍSLO	CHARAKTERISTIKY - NÁVRH
1	UKONČOVACÍ PRÁH - VODOSTAVEBNÍ BETON C30/37 XC4 XF3 XA1 S VYZTUŽENÍM KARI SÍTÍ KY49
2	ZAVAZOVACÍ KŘIDLA - VODOSTAVEBNÍ BETON C30/37 XC4 XF3 XA1 S VYZTUŽENÍM KARI SÍTÍ KY49
3	SPADIŠTĚ - DLAŽBA Z LOMOVÉHO KAMENE S VYSPÁROVÁNÍM MC, PODKLADNÍ BETON C30/37
4	ČELO PROPUSTKU - VODOSTAVEBNÍ BETON C30/37 XC4 XF3 XA1 S VYZTUŽENÍM KARI SÍTÍ KY49
5	KONCOVÁ KLAPKA - SE ŠIKMÝM TALÍŘEM NA BETONOVOU STĚNU
6	DLAŽBA Z LOMOVÉHO KAMENE S VYSPÁROVÁNÍM MC, PODKLADNÍ BETON C30/37

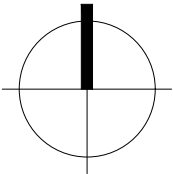0 5 10 20 m



	POVODÍ MORAVY, s.p. Dřevařská 11, 602 00 Brno IČ: 70890013, DIČ: CZ70890013 tel.: +420 541 637 111 e-mail: info@pmo.cz	OBJEDNATEL: CLIENT:	AUTORIZACE: AUTHORIZED BY:	
			ČÍSLO PARÉ: DOCUMENT SET NUMBER:	
Ing. Vít Pučálek M. Bureše 809, 572 01 Polička IČ: 04373863, DIČ: CZ8208233528 tel.: +420 737 367 558 e-mail: v.pucalek@gmail.com		GENERÁLNÍ PROJEKTANT: GENERAL DESIGNER: 		HLAVNÍ INŽENÝR PROJEKTU: CHIEF PROJECT MANAGER: Ing. Vít Pučálek
NÁZEV AKCE: TITLE: SKALIČKA, KLAPKY, STAVIDLA OPRAVA		PROJEKTANT: DESIGNER: Ing. Vít Pučálek		
		ZAKÁZKA Č.: CONTRACT NO.: 22-09		
		DATUM: DATE: 03/2022		
STAVEBNÍ OBJEKT: BUILDING PART: SO 01 PB Ř.KM 0,064 SO 02 LB Ř.KM 0,064 SO 03 LB Ř.KM 0,064		MĚŘÍTKO: SCALE: 1:250		
		STUPEŇ PD: PROJECT STATUS: DPS		
OBSAH: CONTENT: SITUACE STAVBY 1		ČÍSLO VÝKRESU: DRAWING NUMBER: C.4.1.		