
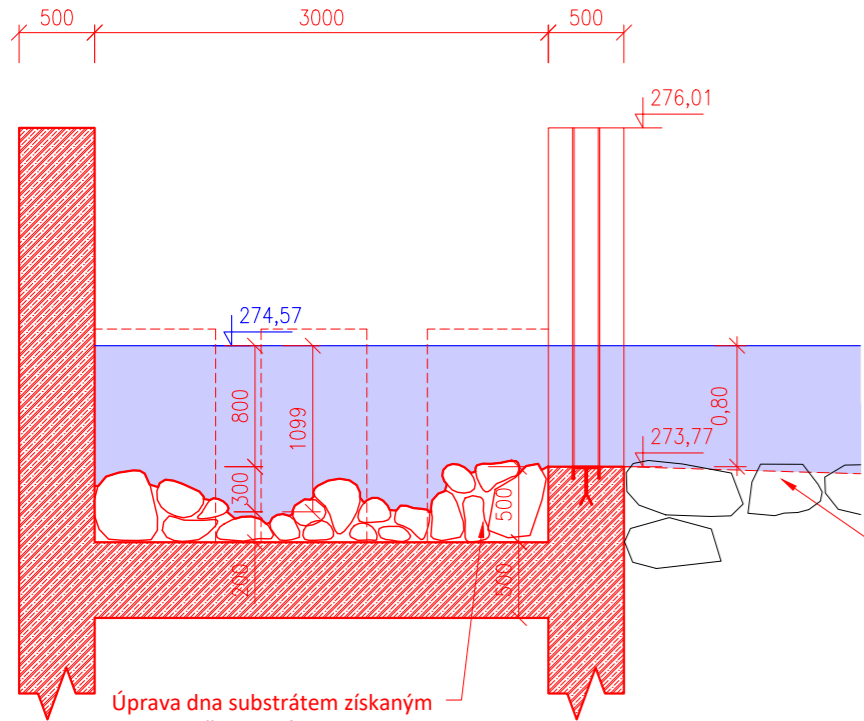



Řez I-I'

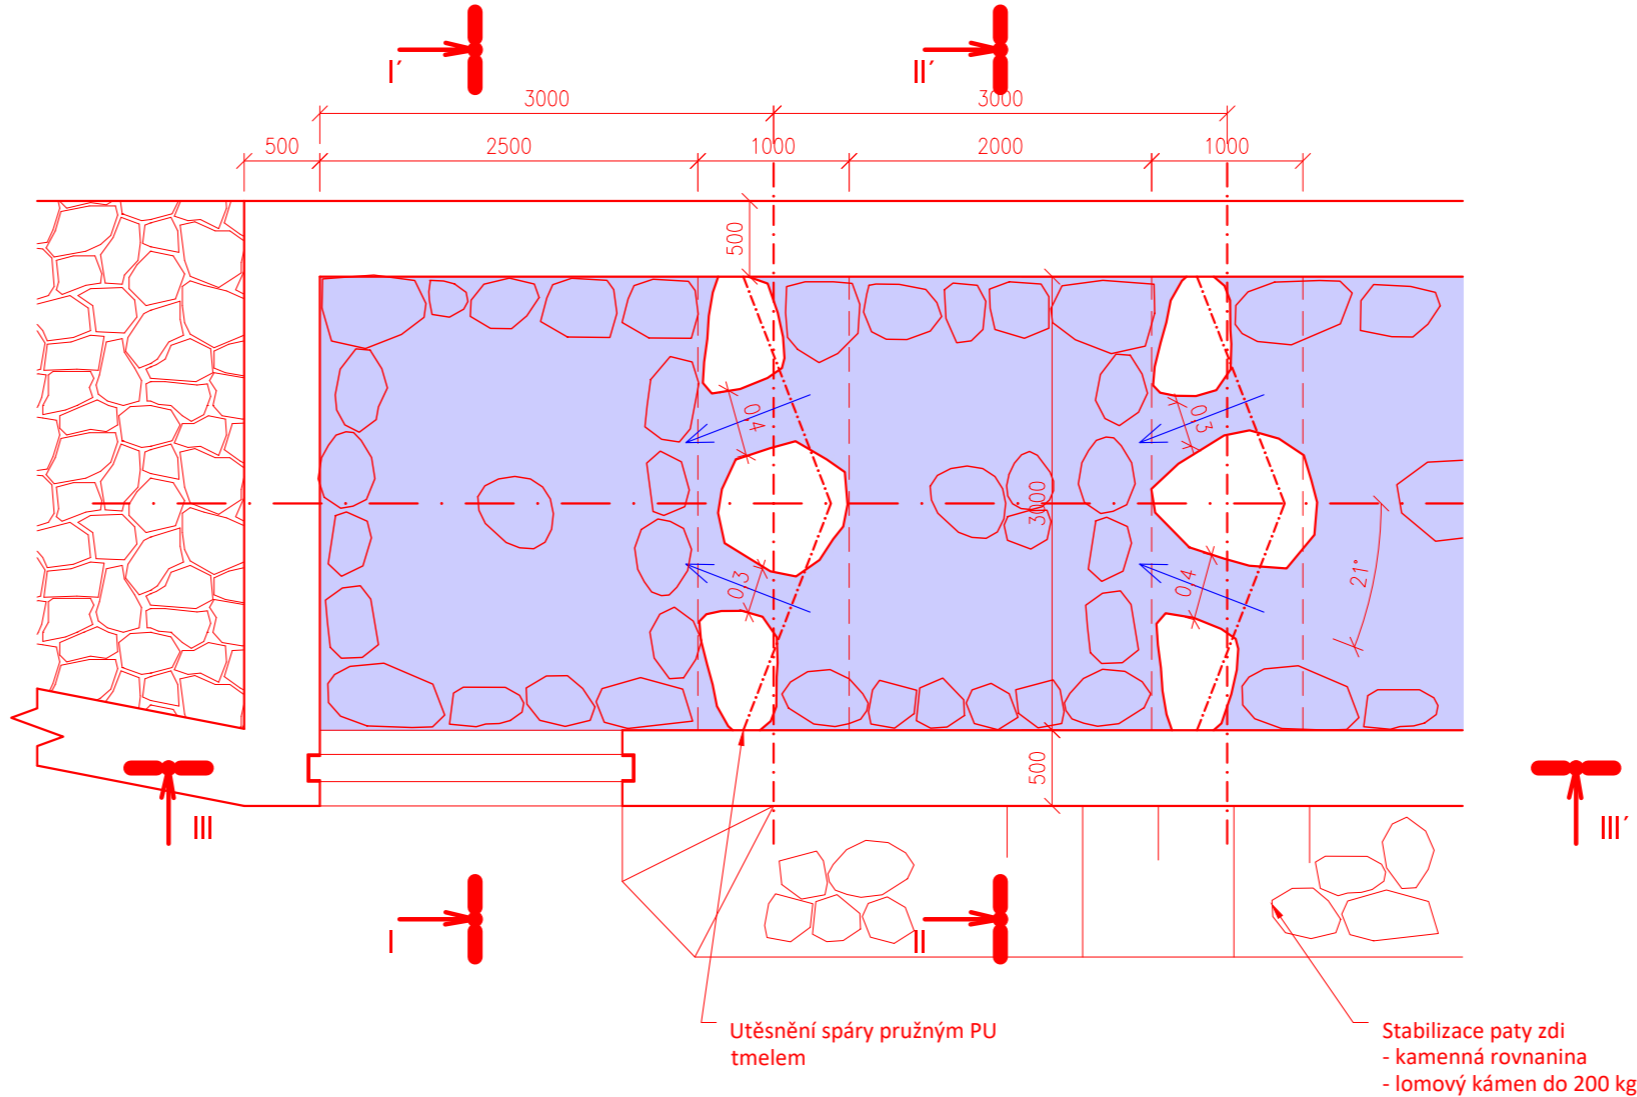


Půdorys


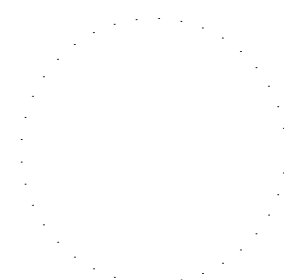

 



Řez II-II'

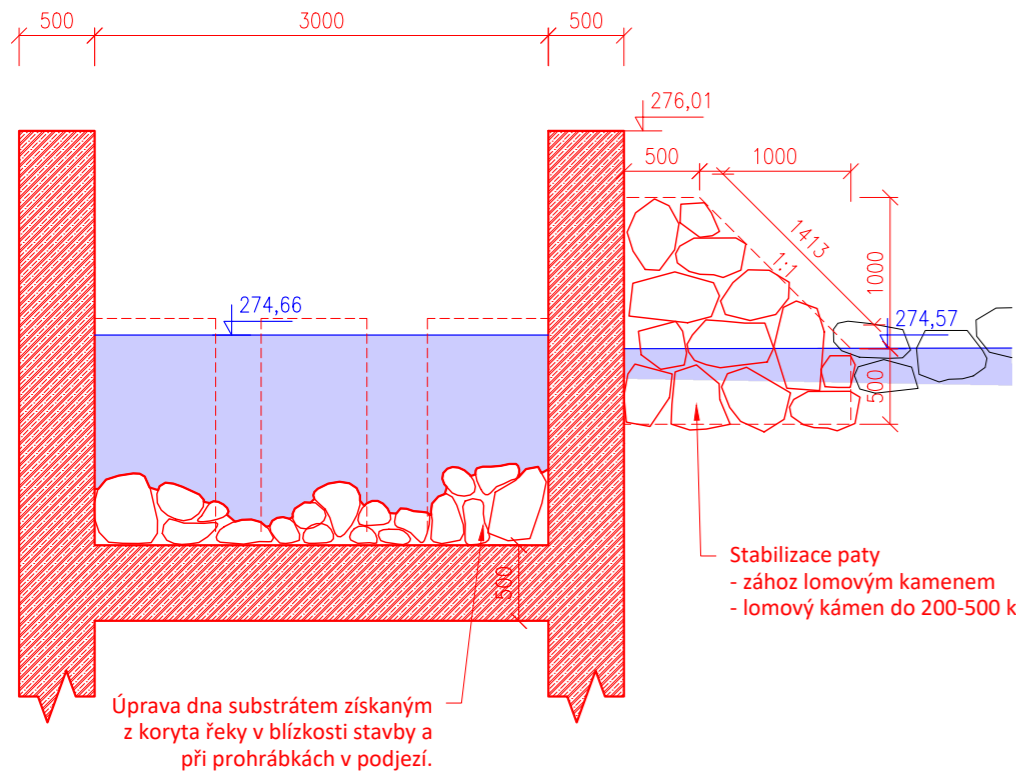

Řez III-III'

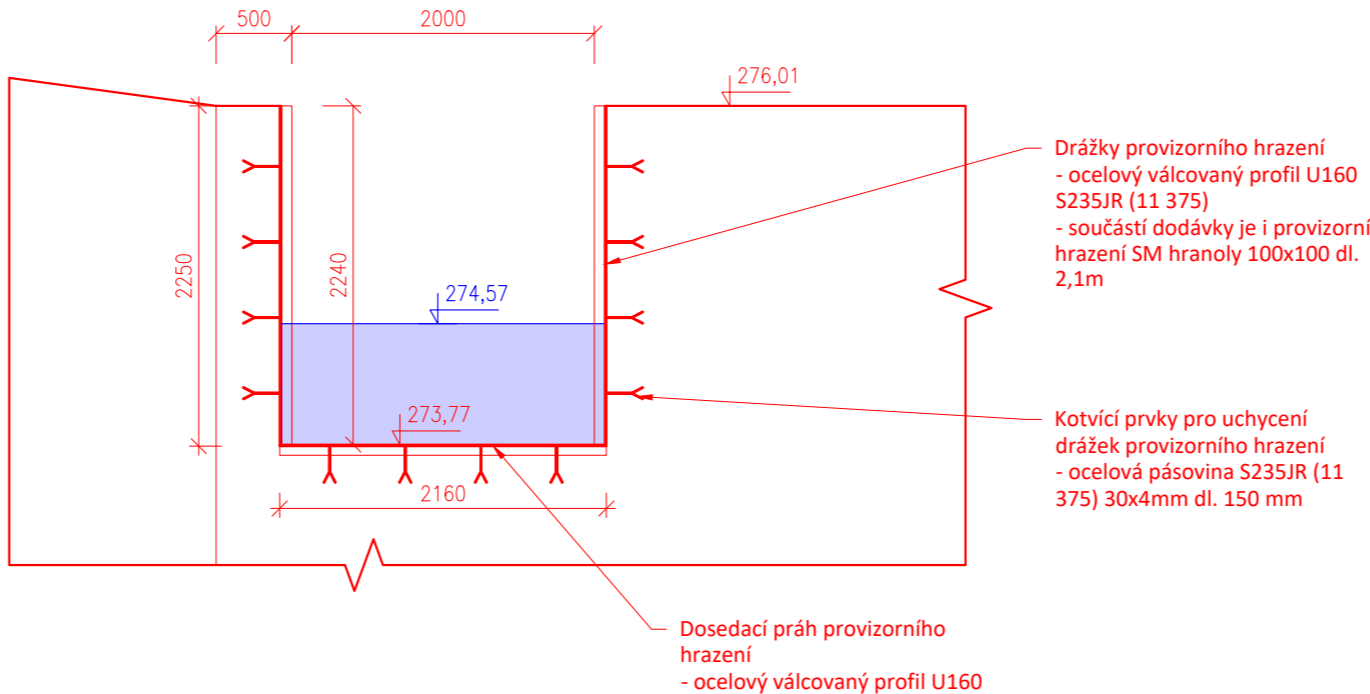

<div><div>VODOHOSPODÁŘSKÝ ROZVOJ A VÝSTAVBA a.s. Nábřeží 4 150 56 Praha 5 DIVIZE 06</div></div>		<div>VÝŠKOPISNÝ SYSTÉM: BpV POLOHOPISNÝ SYSTÉM: S-JTSK</div> <div>Verze</div>		<div></div> <div>Paré</div>
Navrhl ING. V. KOTEROVÁ 	Odp. projektant ING. V. KOTEROVÁ 	Techn. kontrola Ing. Pavel Menhard 		
Kraj Ústecký	Obec Kadaň	Investor Povodí Ohře, státní podnik	K.Ú. Kadaň	
<div>Jez na Ohři (Kadaň - dolní) - rybí přechod</div> <div>D.1.2. Výkresová část</div> <div>Vzorové řešení – vstupní úsek</div>				<div>Soubor Kadan_RP_DPS.dwg</div> <div>Formát 3x A4</div> <div>Datum 8/2021</div> <div>Stupeň DPS</div> <div>Zakázka 4445/006</div> <div>Měřítko 1:50</div> <div>Č. výkresu D.1.2.5.2.</div>