



PŮDORYS PANCÉŘOVÁNÍ HRAN
1 : 20

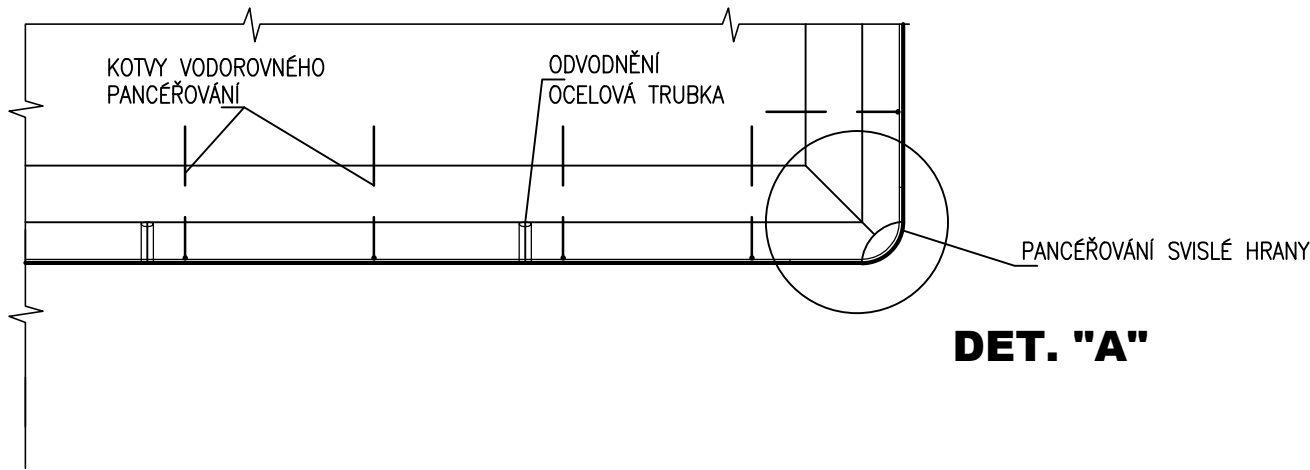


DET. "A"


DETAIL "A"
1 : 5

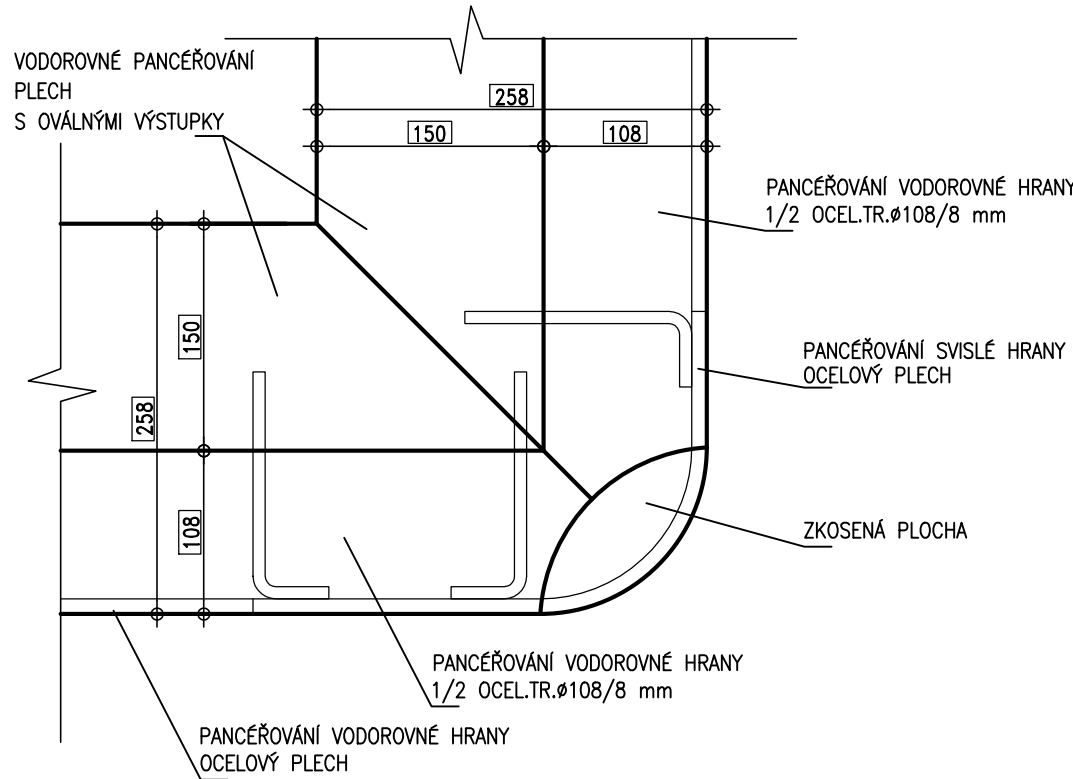

PANCÉŘOVÁNÍ VODOROVNÝCH HRAN
ŘEZ 1 : 5

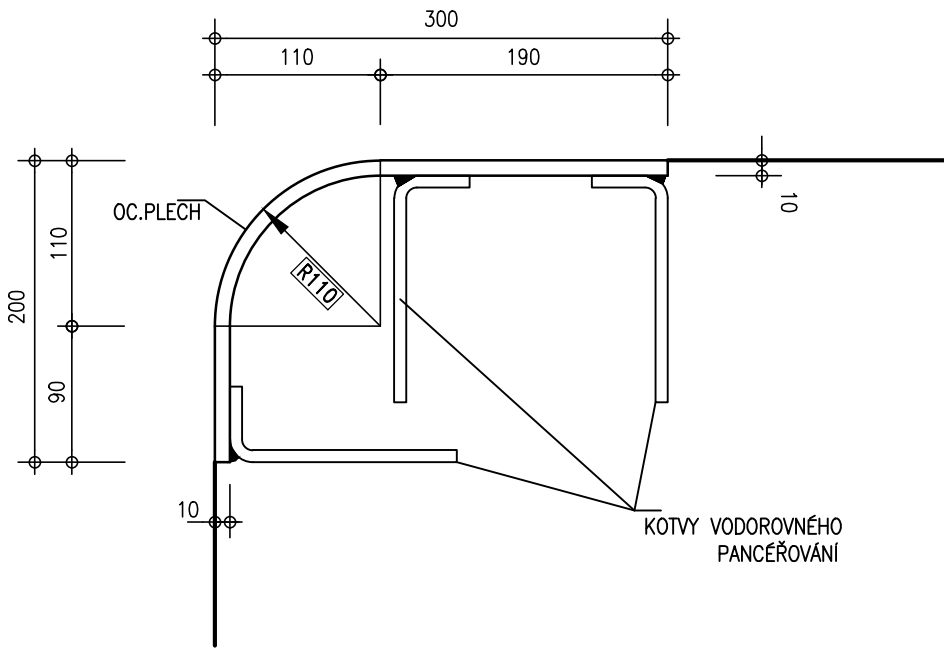

PANCÉŘOVÁNÍ SVISLÝCH HRAN
ŘEZ 1 : 5

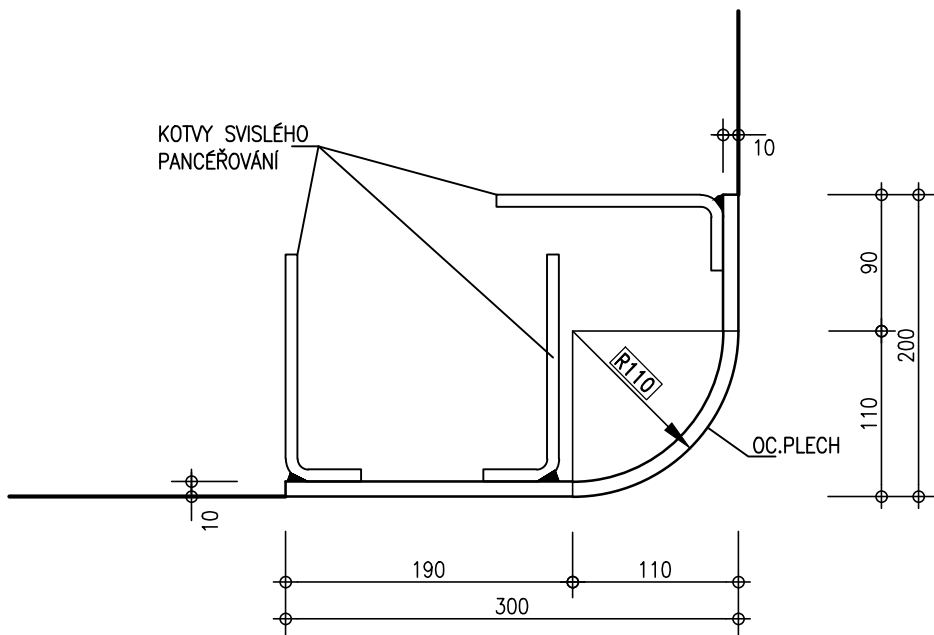

KÓTOVÁNO V mm



AQUATIS a.s. Botanická 834/56, 602 00 Brno Tel: +420 541 554 111 Fax: +420 541 211 205 E-mail: info@aquatis.cz http://www.aquatis.cz		
Zodpovědný projektant ING. ALENA JÁNOVÁ	Hlavní inženýr projektu ING. MICHAEL TRNKA, CSc.	Vedoucí střediska ING. MICHAEL TRNKA, CSc.
Vypracoval ING. IVANA VÍTKOVÁ	Kontroloval ING. MICHAEL TRNKA, CSc.	Zakázkové číslo 171175.87
Datum 10/2017	Stupeň dokumentace DPS	Název souboru D_1_1_7_SO01_PANCEROVANI_HRAN.dwg
Akce		
BAŤŮV KANÁL, PK SPYTIHNĚV, PK VESELÍ n.M. - KOMPLEXNÍ OPRAVA PK SPYTIHNĚV		
Příloha		
SO 01 PANCÉŘOVÁNÍ HRAN		
Měřítko 1 : 20, 1:5	Číslo přílohy D.1.1.7	
Objednatel POVODÍ MORAVY, s. p.		