



— — — — — VEDENÍ NN ULOŽENÉ V ZEMI
- - - - - STÁVAJÍCÍ NADZEMNÍ VEDENÍ VN

ŘEZY KABELOVOU TRASOU

"A" uložení volně ve výkopu

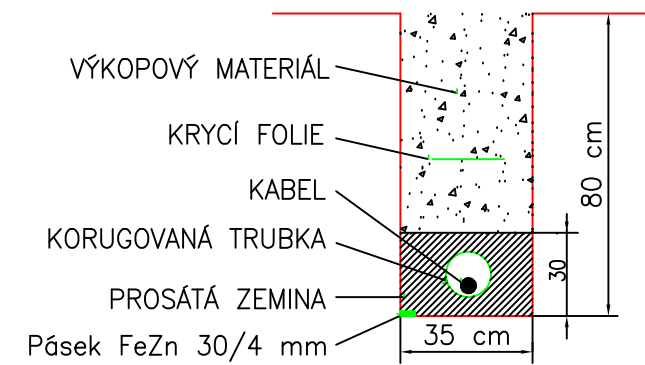

"B" uložení pod zpevněnou plochou

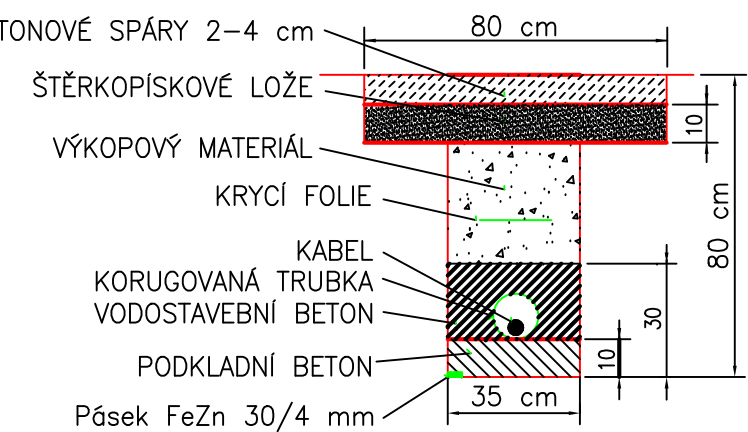

LEGENDA:

- MF - STÁVAJÍCÍ PŘÍPOJKOVÁ SKŘÍŇ ČEZ č. 192
- RE - ELEKTROMĚROVÁ ROZVODNICE
- RH - NOVÝ HLAVNÍ ROZVADĚČ
- RM1 - NOVÝ ROZVADĚČ

Rozvodná soustava: 3+NPE stř. 50 Hz, 400V/TN-C-S
Ochrana před úrazem elektrickým proudem:
- automatickým odpojením od zdroje

ZODP.PROJEKTANT	Ing. Zdeněk Šindler		
VYPRACOVAL	Ing. Zdeněk Šindler		
INVESTOR	Povodí Moravy, s.p., ZHM Olomouc, U Dětského domova 236, Olomouc		
MÍSTO STAVBY	k.ú. Litovel, ř.km 248,798, Litovel		
PROJEKT: Jez na Moravě, Litovel - oprava elektrotechnické části ovládání jezu		FORMÁT	2 A4
		DATUM	3/2023
		STUPEŇ	DPS
		ČÍSLO ZAK.	
PŘÍLOHA: PŘÍPOJKA NN - SITUACE		MĚŘÍTKO: 1:250	ČÍSLO VÝKR.: D1.4.g-01