



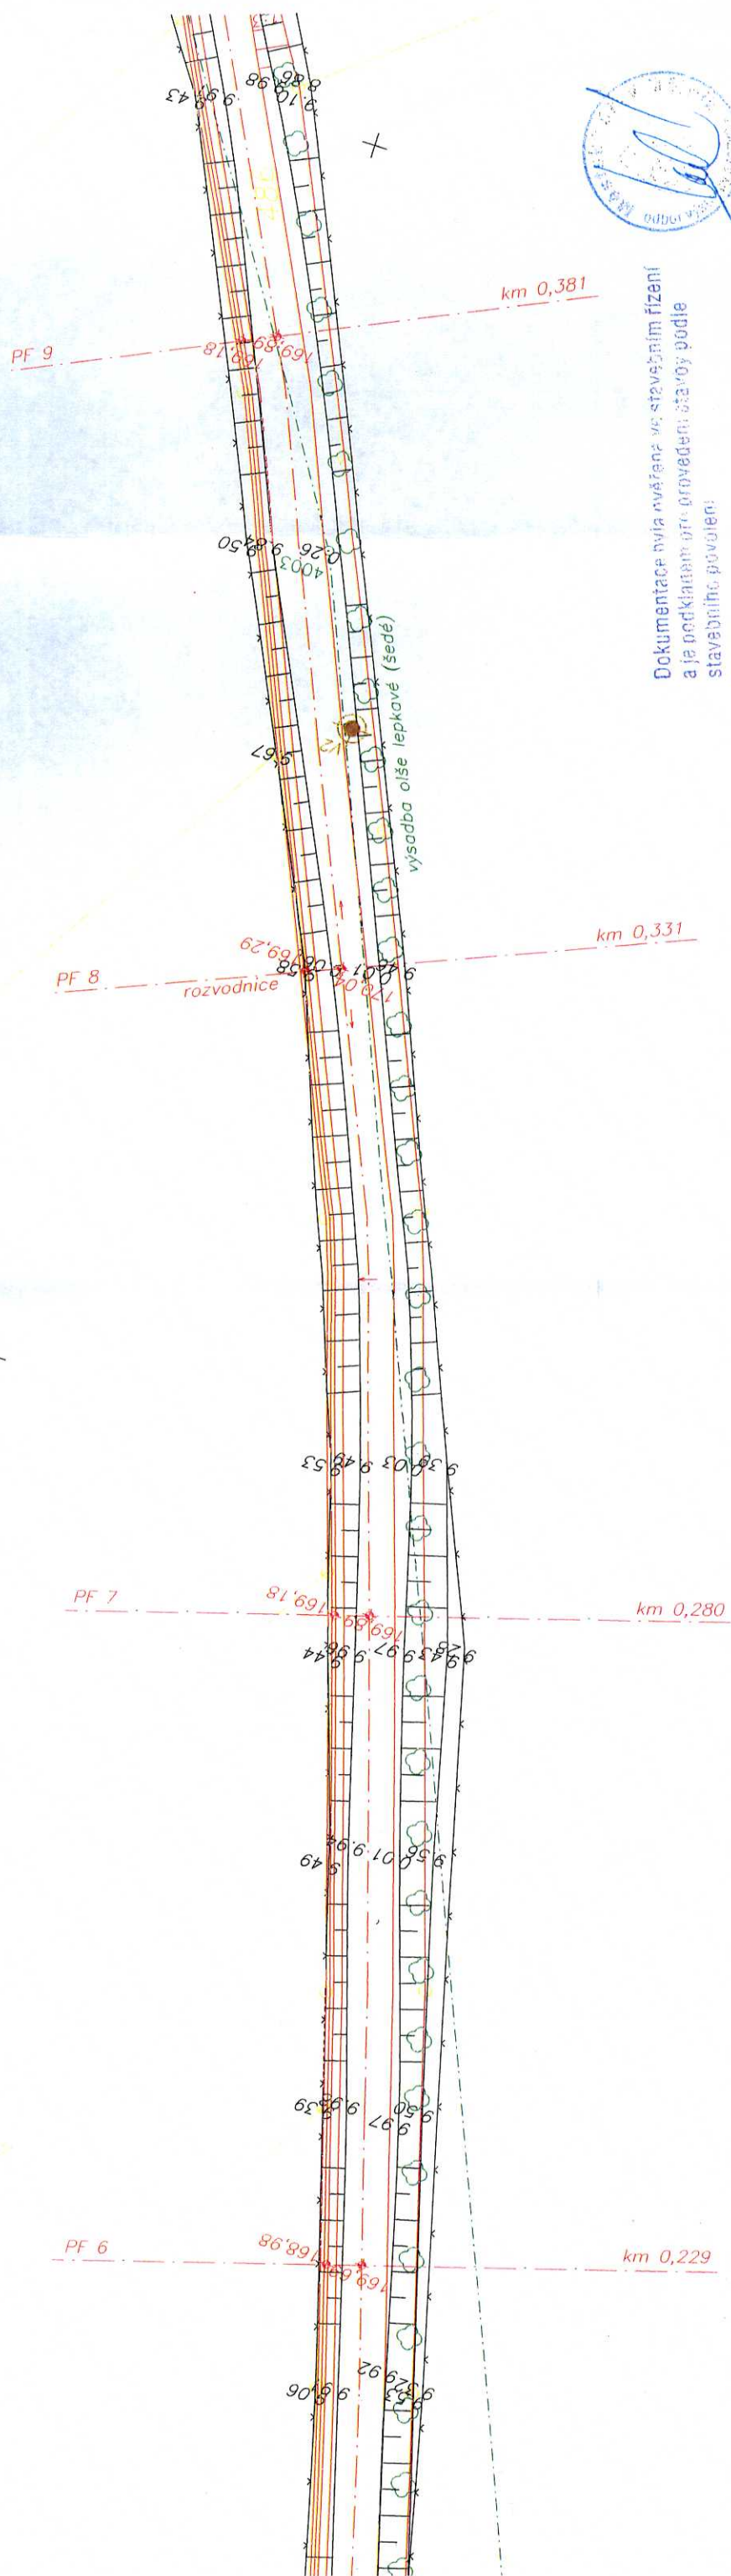

Dokumentace byla ověřena ve stavebním řízení
a je podkladem pro provedení stavby podle
stavebního povolení

č.j. výst. 142/05 zadne 6. 4. 2001

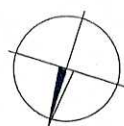


souřadnicový systém JTSK
výškový systém Bpv.


SVIP 10/2004


OBNOVA POLNÍ CESTY HC2 A BIOKORIDORU BK 20

B.1a. HLAVNÍ SITUACE (KM 0,000–0,381) v MĚŘ. 1:500

+

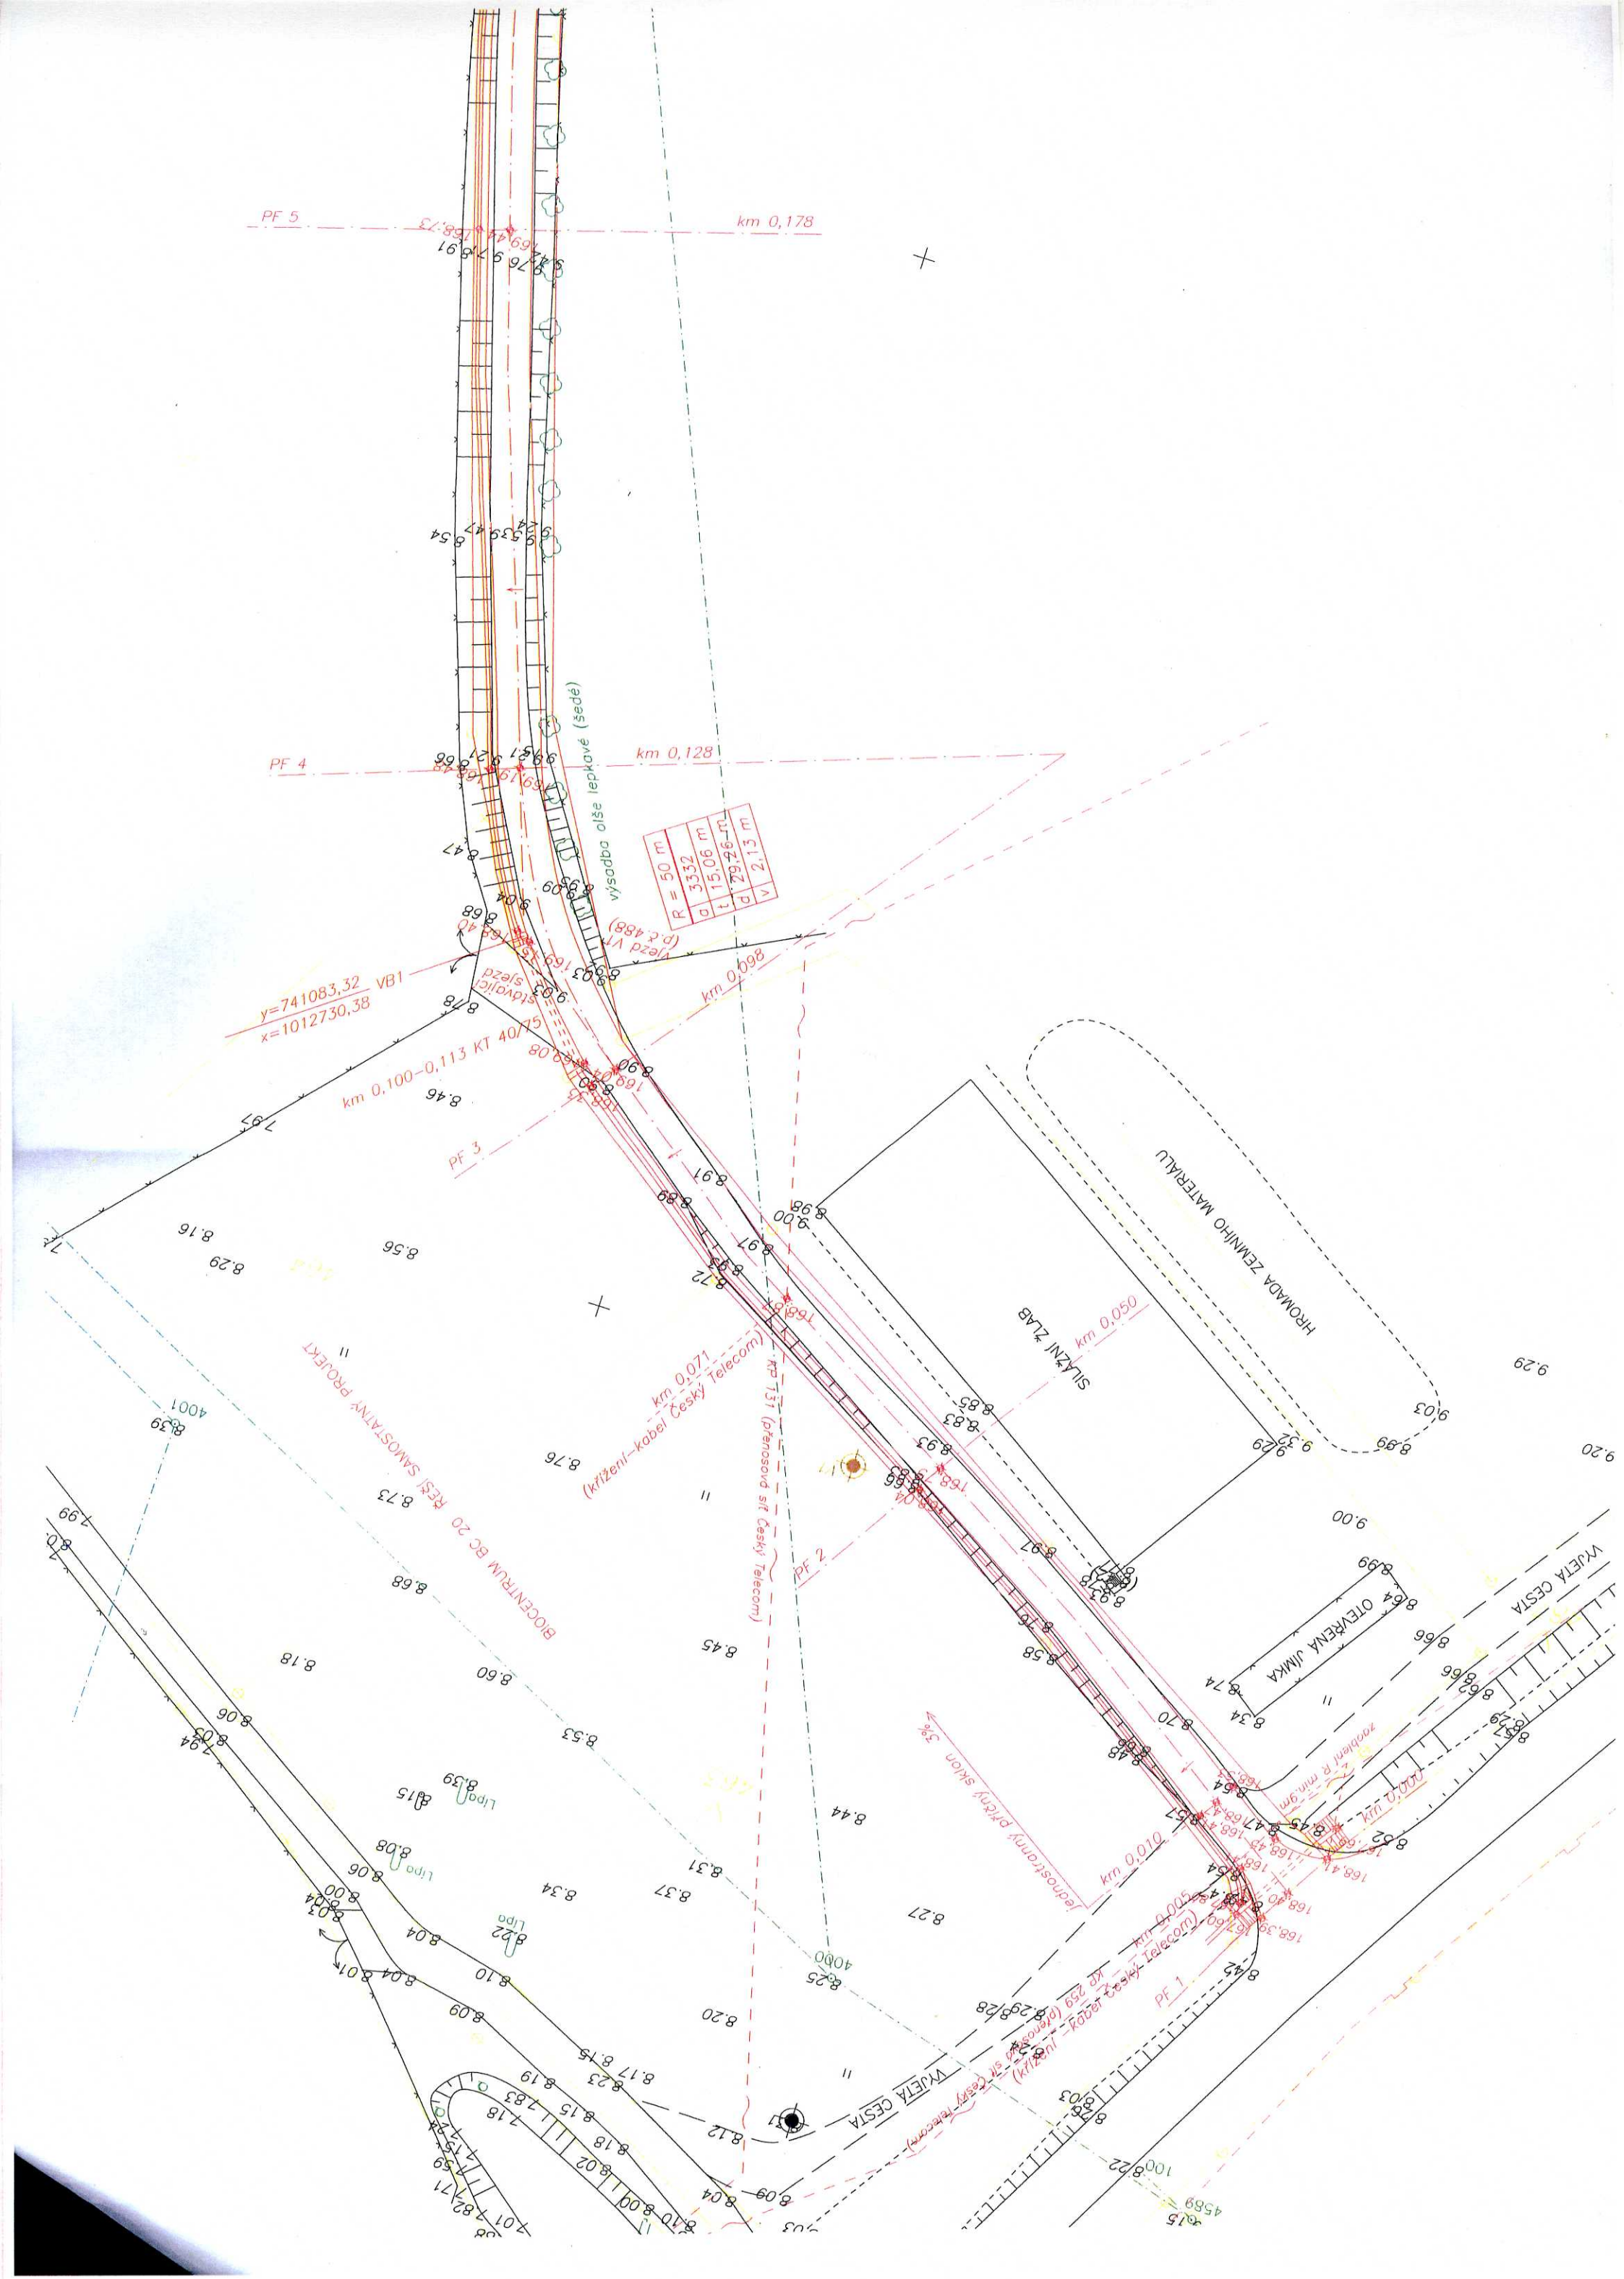


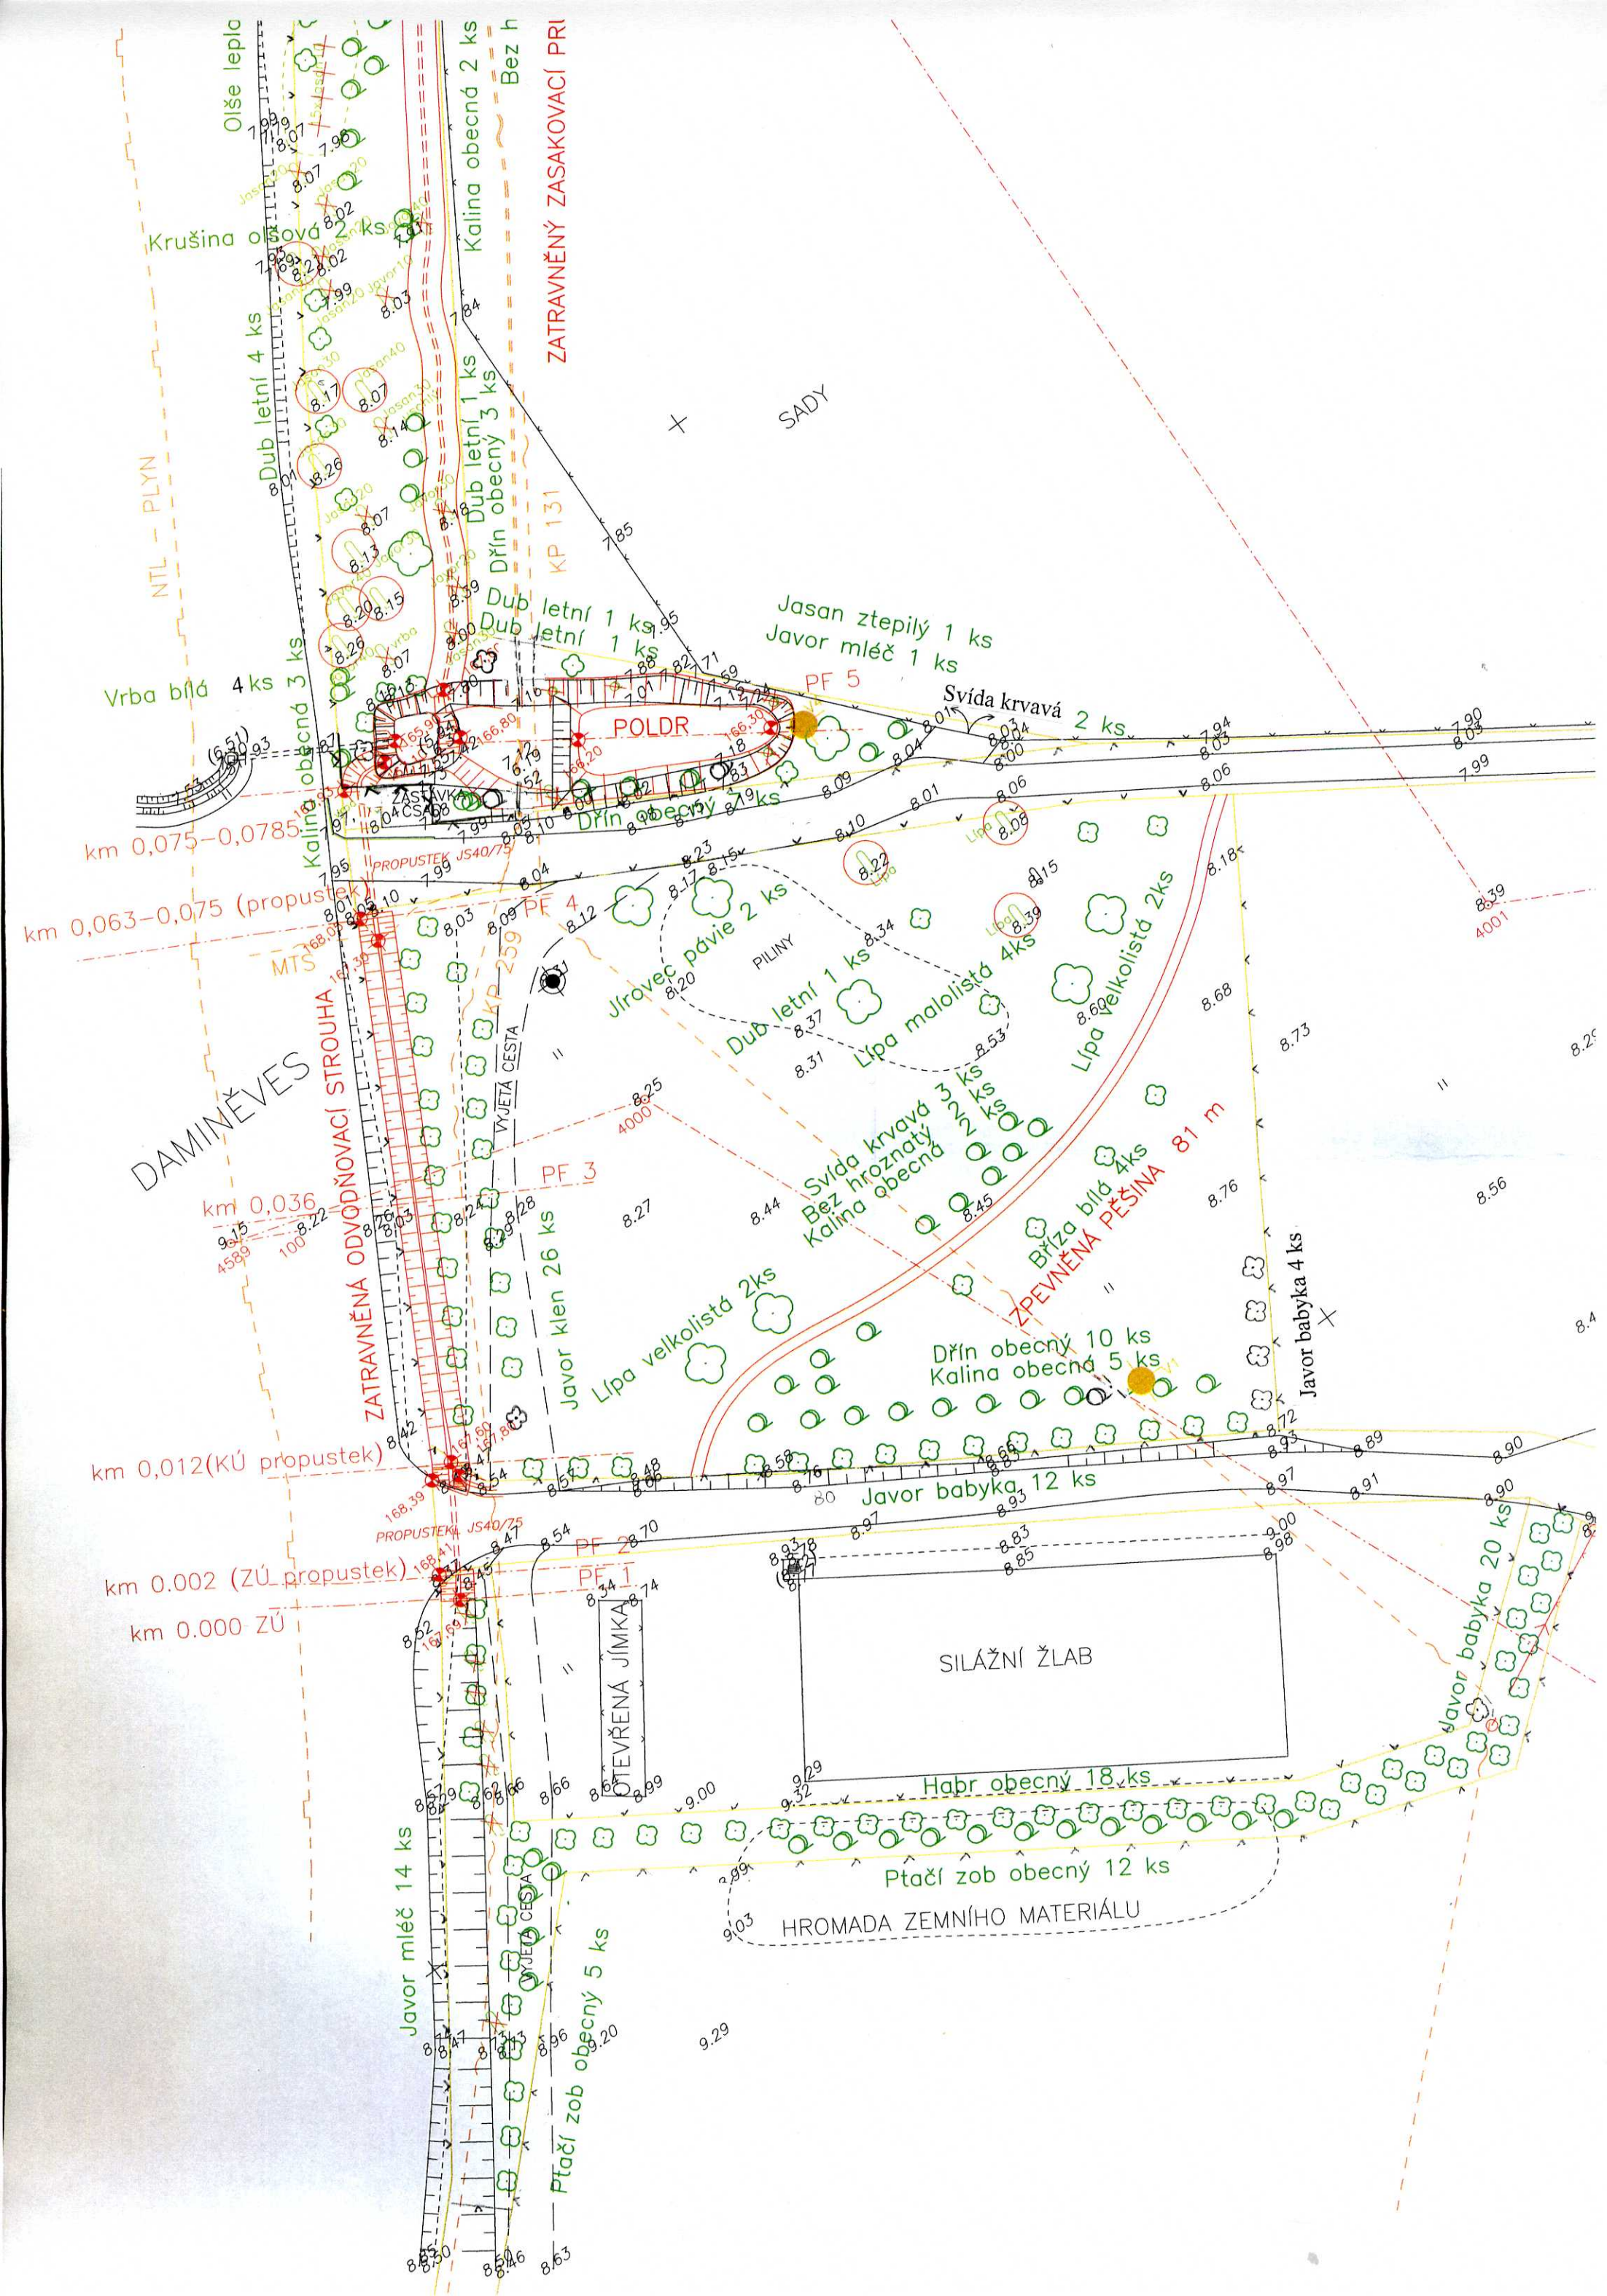

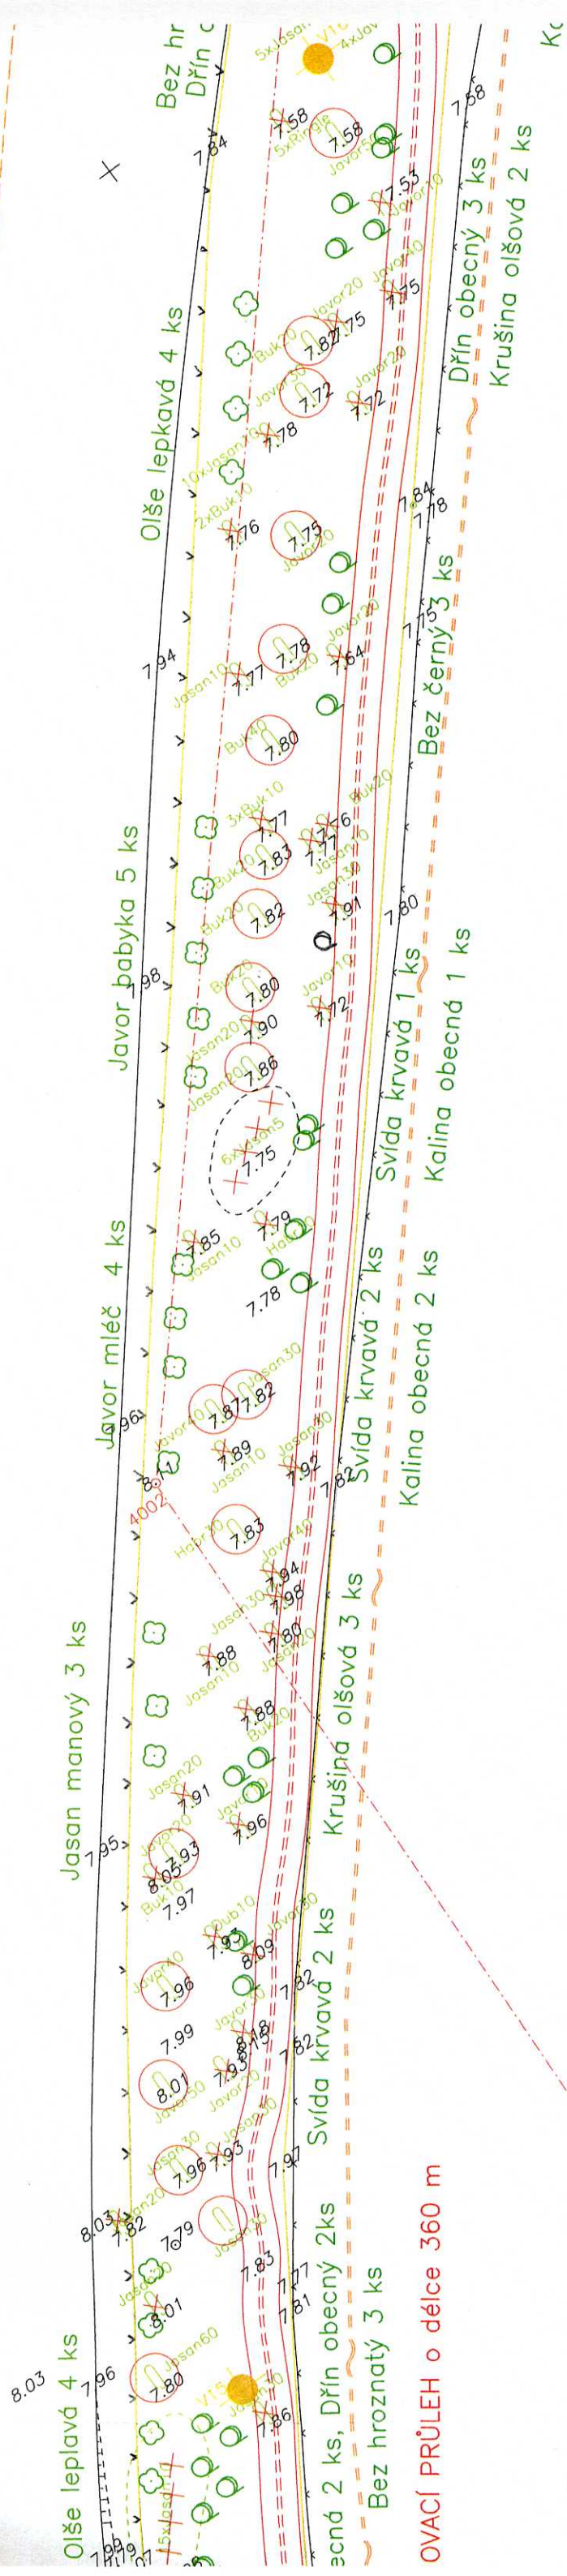


OVACÍ PRŮLEH o délce 360 m


ŘEZ 2-2'

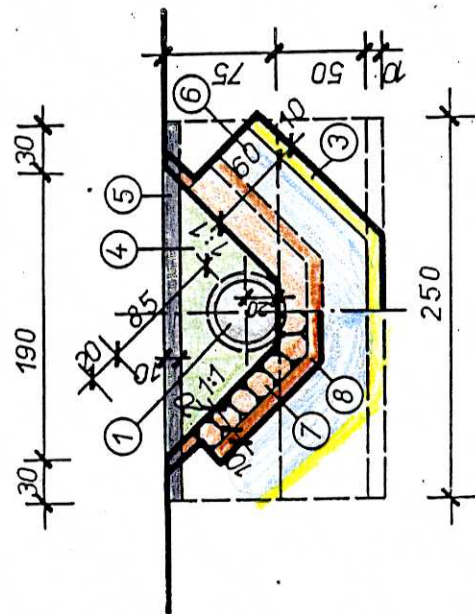

PŮDORYS

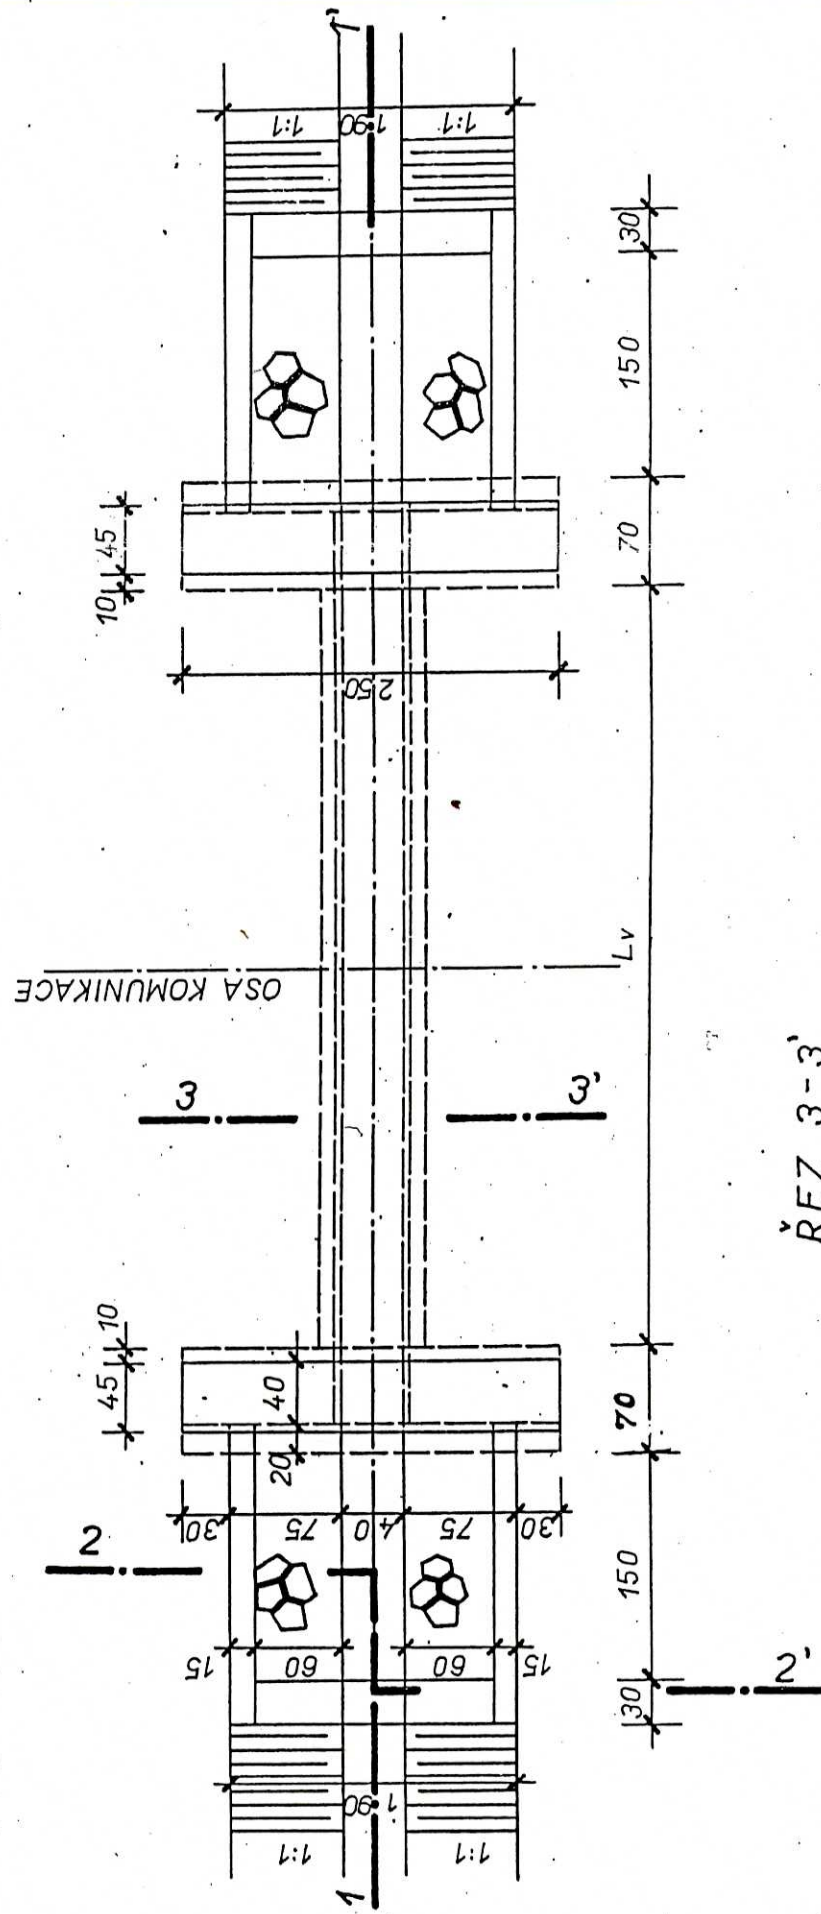

REZ 3-3'

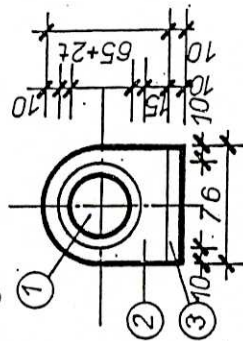

1	RETONOVÉ TROUBY 592 211 TROUBY TZR 1-40		Lv	60 × n × 100
			KS	7 × n
2	TROUBY TUBECO-TZ 40/400		Lv	70 × n × 400
			KS	2 × n
3	TROUBY TZA 1-40		Lv	62 × n × 3,6
			KS	2 × n
4	OBET. POTRUBÍ BET. V4 T50 105		M3	0,31 × Lv
	ŠTĚRKOP PODS.TL10CM	POD POTRUBÍM POD ČELÝ A PRAHY	M3	0,08 × Lv
5	ČELNÍ ZÍDKY Z LOM. KAMENE NA CEM.MALTU S VYSPAROV.		M3	0,55
			M3	3,41
6	PARAPETNÍ DESKY		M3	0,23
	VÝZT.OCEL 10 210		KG	11,50
7	BET. PRAHY BET. V4 T50 105		M3	1,2
	ALTERN. I	DLAŽBA Z LOM.KAM. TL20CMNA CEM.MALT.		
8	ALTERN I		M2	6,98
	DLAŽBA Z BET.TVĚR. TL10CMSE Z AL.SPÁR.			
9	PODKL.BET.POD DL.V4 T50 105		M2	6,98
	OBRUS.VRSTVA ZE ŠTĚRKU 150M		M2	Lv. × 4,5
10	HLOUBENÍ RÝH		M3	7,3 + Lv × 0,2
	ZASYP SE ZHUTNĚNÍM		M3	0,4 × Lv
11	OBSYP POTRUBÍ PROHOZ.Z.EM.		M3	
	ÚPRAVA PLÁNĚ DNA A SVAH.		M2	12,5 + Lv × 0,76
12	DRNOVÁNÍ		M2	1,60

TRUBNÍ PROPUSTEK TK 40/75	SVIP Projektová a geodetická kancelář Sdružení projektantů a geodetů, Praha 6, Makovského 1340,	Projektant : ING VITÁK	Jednatel : ING STIBOROVÁ	Měřítko : 1 : 50 Okres : MĚLNÍK Datum : 10/2004 Zak.číslo : 365/04
---	--	--	--	--

