



PŘÍČNÝ ŘEZ STANICÍ 1-1

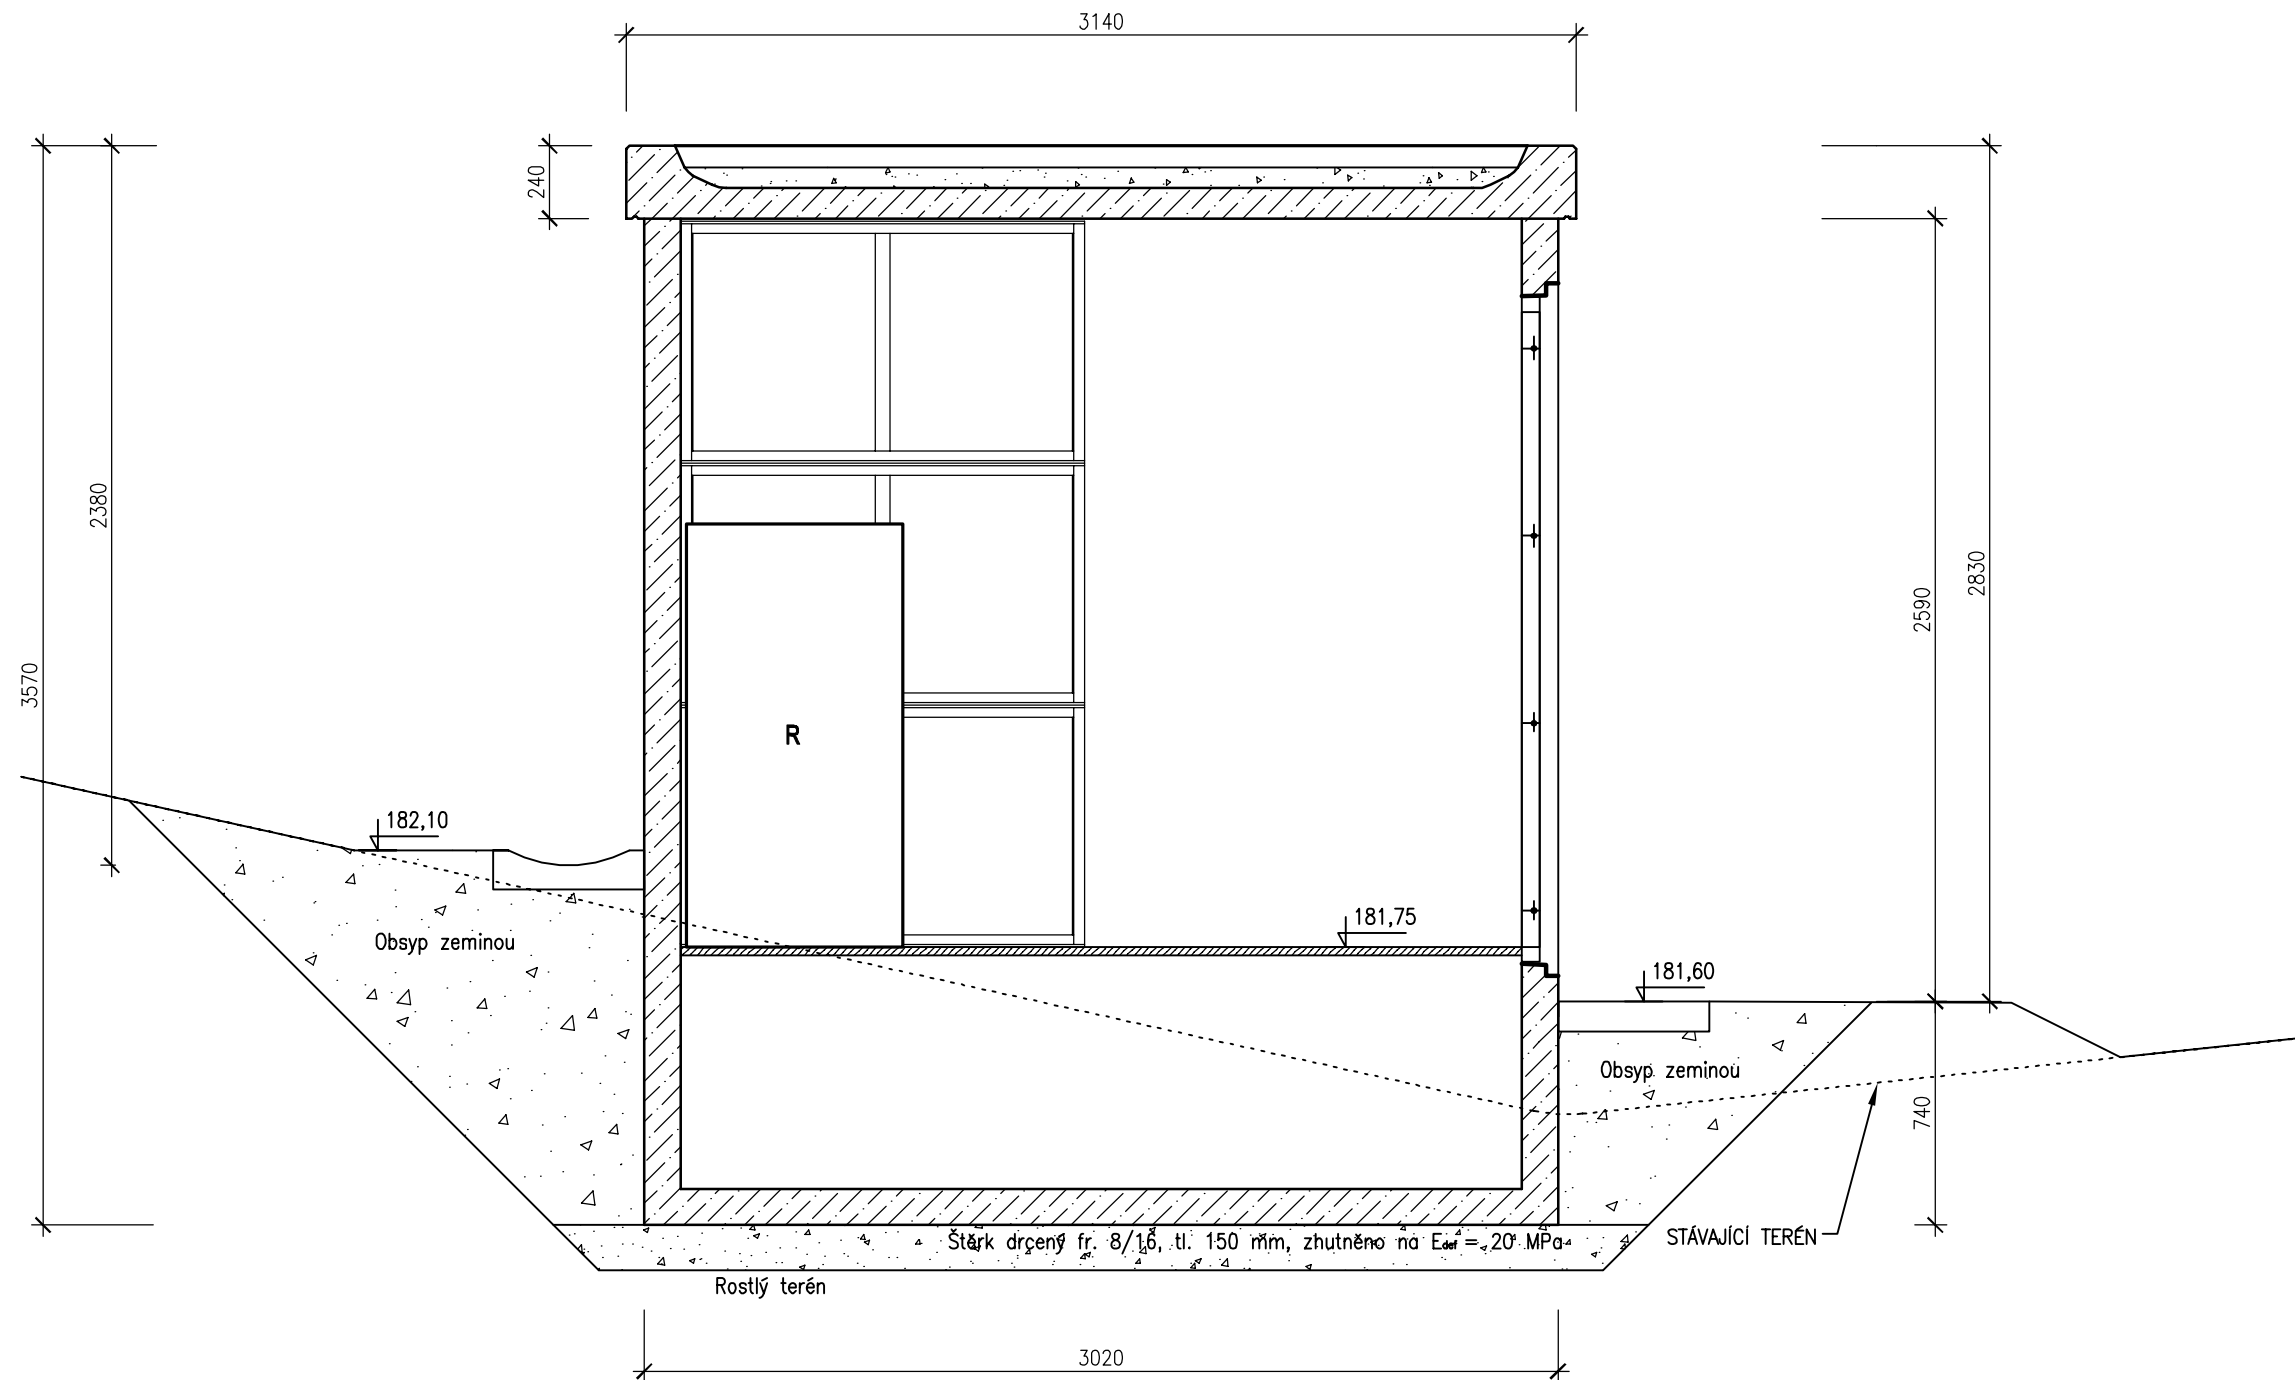

PŮDORYS - VNITŘNÍ DISPOZICE

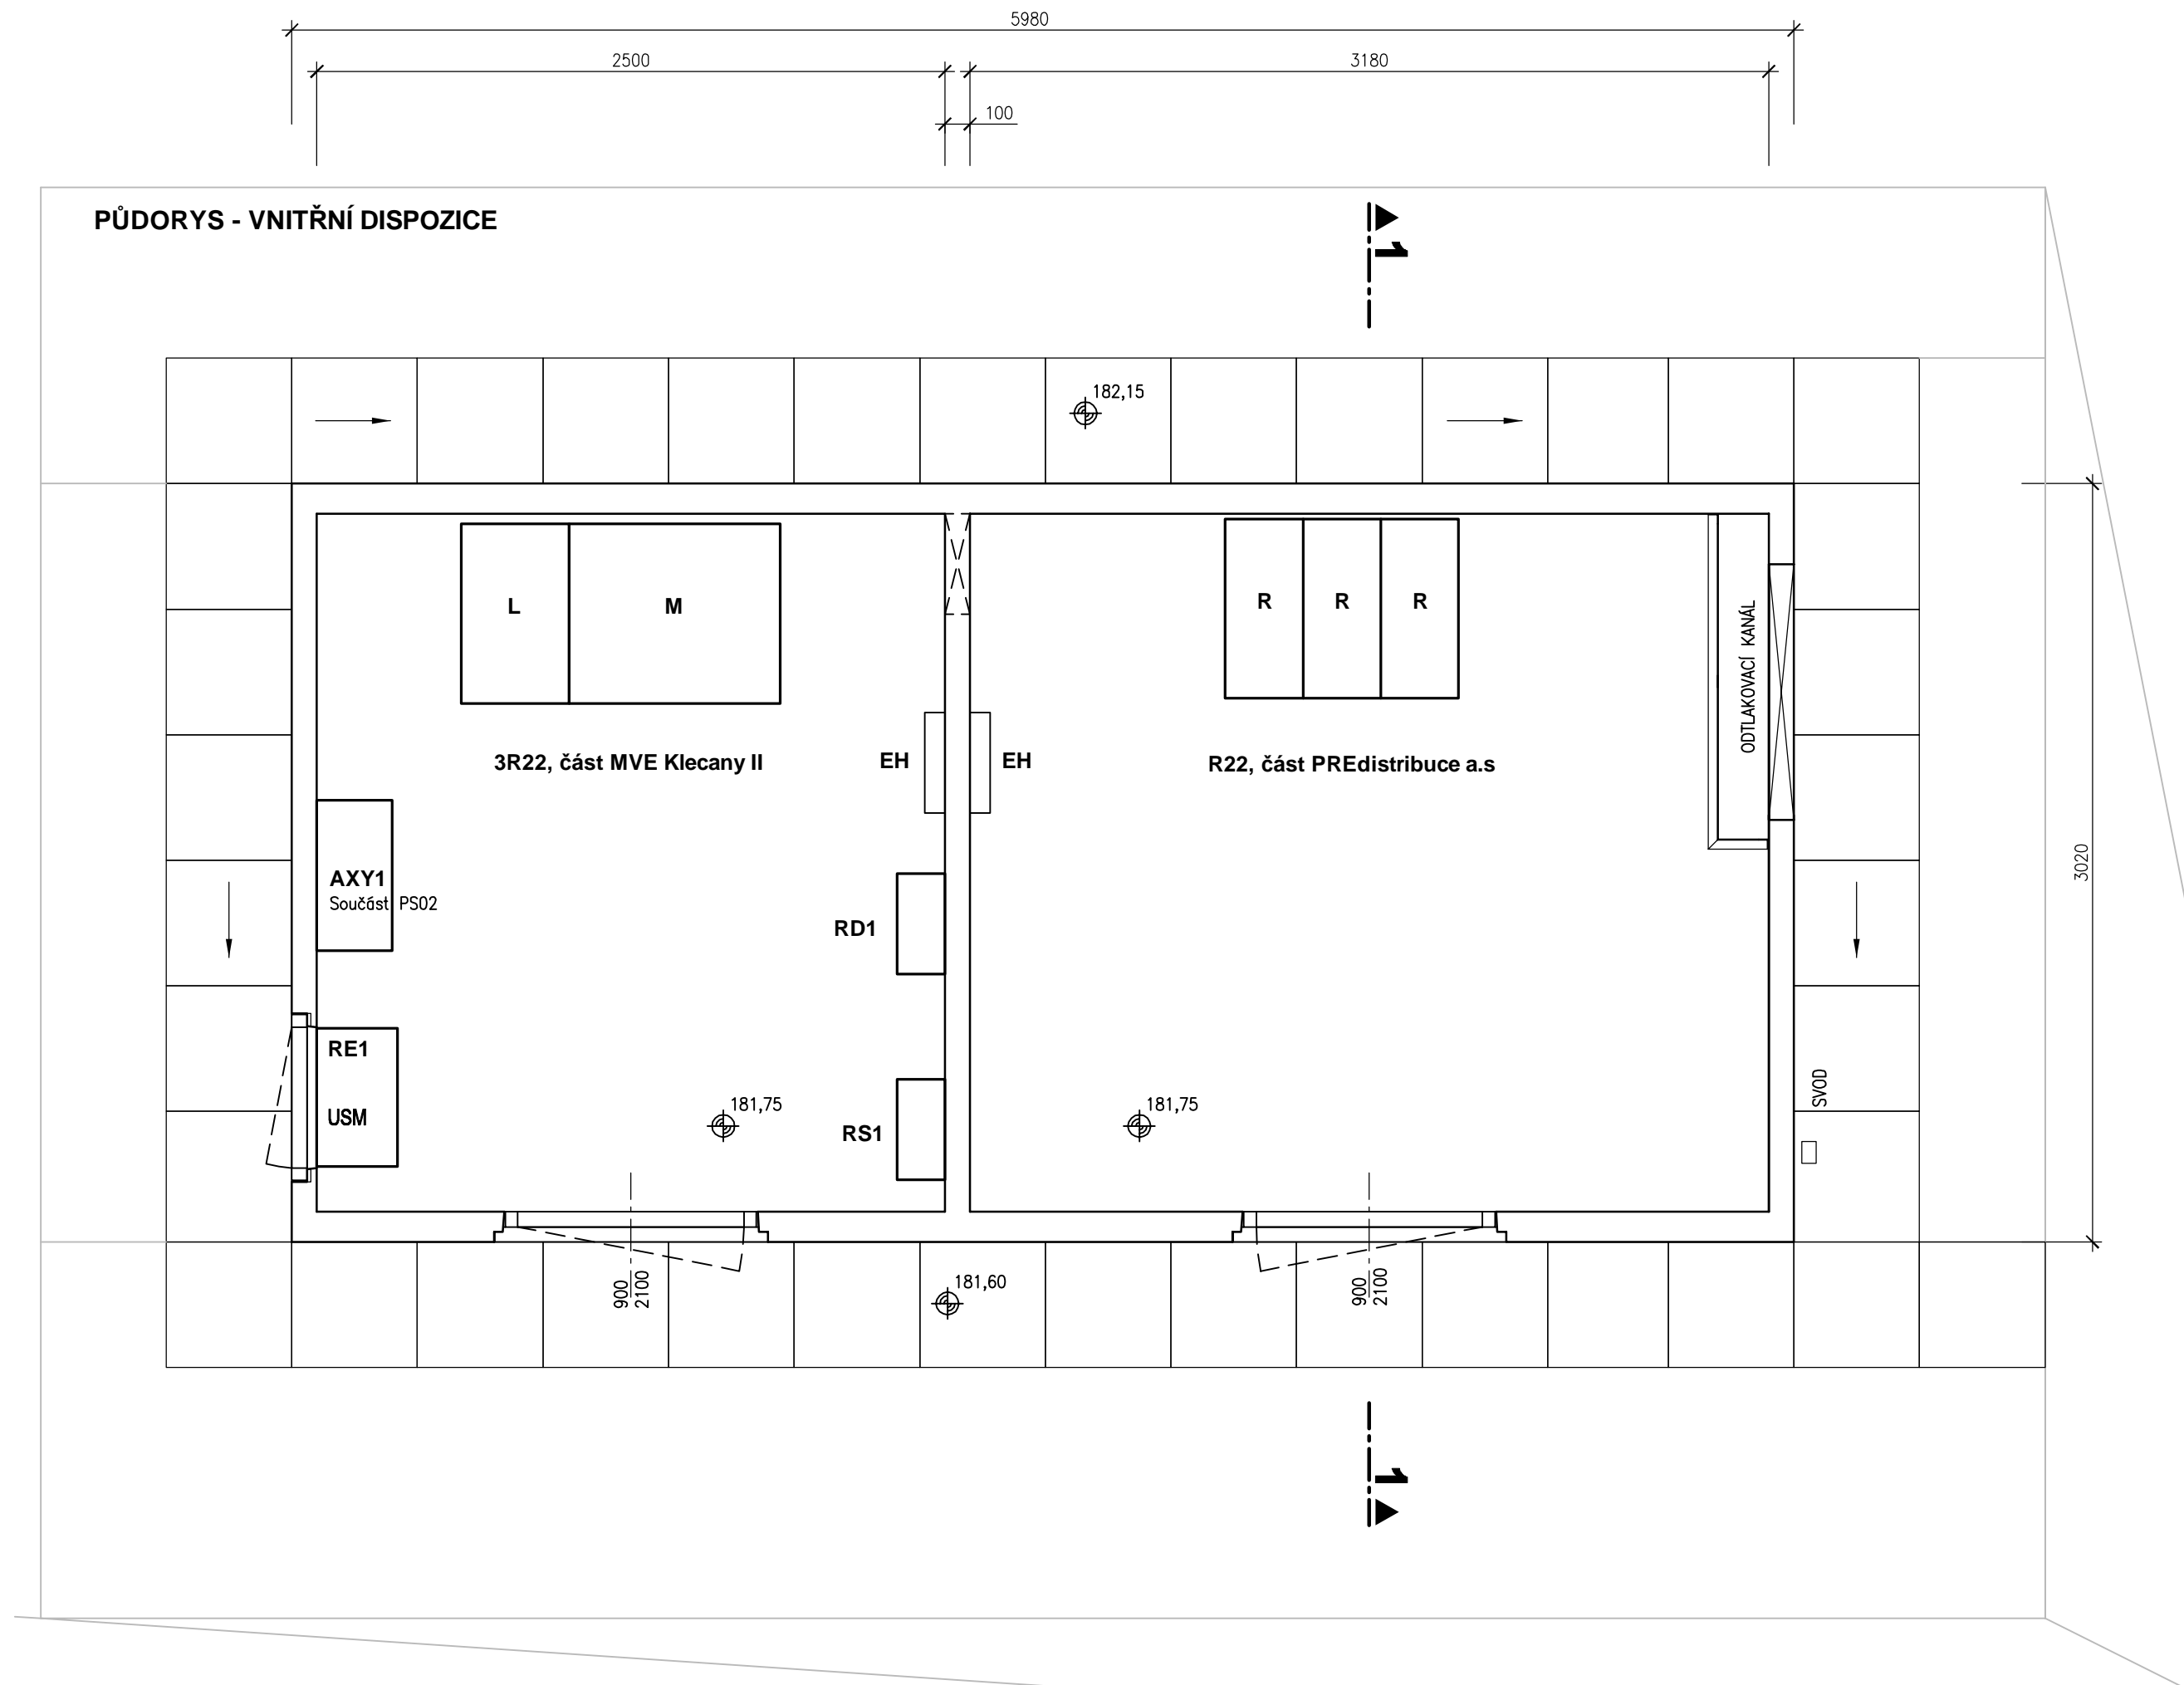

VÝŠKOVÝ SYSTÉM: BALT. P. V.
KÓTOVÁNO: mm



AQUATIS o.s. Botanická 834/56, 602 00 Brno		Tel: +420 541 554 111 Fax: +420 541 211 205	E-mail: info@aquatis.cz http://www.aquatis.cz
Zodpovědný projektant Ing. Oldřich Neumayer CSc.	Hlavní inženýr projektu Ing. Oldřich Neumayer CSc.	Vedoucí střediska Ing. Oldřich Neumayer CSc.	
Vyracoval Ing. Josef Malý	Kontroloval Ing. Tomáš Rohl	Zakázkové číslo 12038A	
Datum 05 / 7 / 2023	Stupeň dokumentace DVZ	Název souboru D.13.2.2_3_Stavice.DWG	

MVE Klecany II
D. Dokumentace objektů, technických a technologických zařízení
D.1.3. Stavební objekty - část 3
D.1.3.2. Výkresová část

Příloha

Přípojná stanice – půdorys, řez

Měřítko
1 : 25

Číslo přílohy	D.13.2.2.
---------------	------------------

Objednatel

Povodí Vltavy, státní podnik