



PŮDORYS
1 : 10

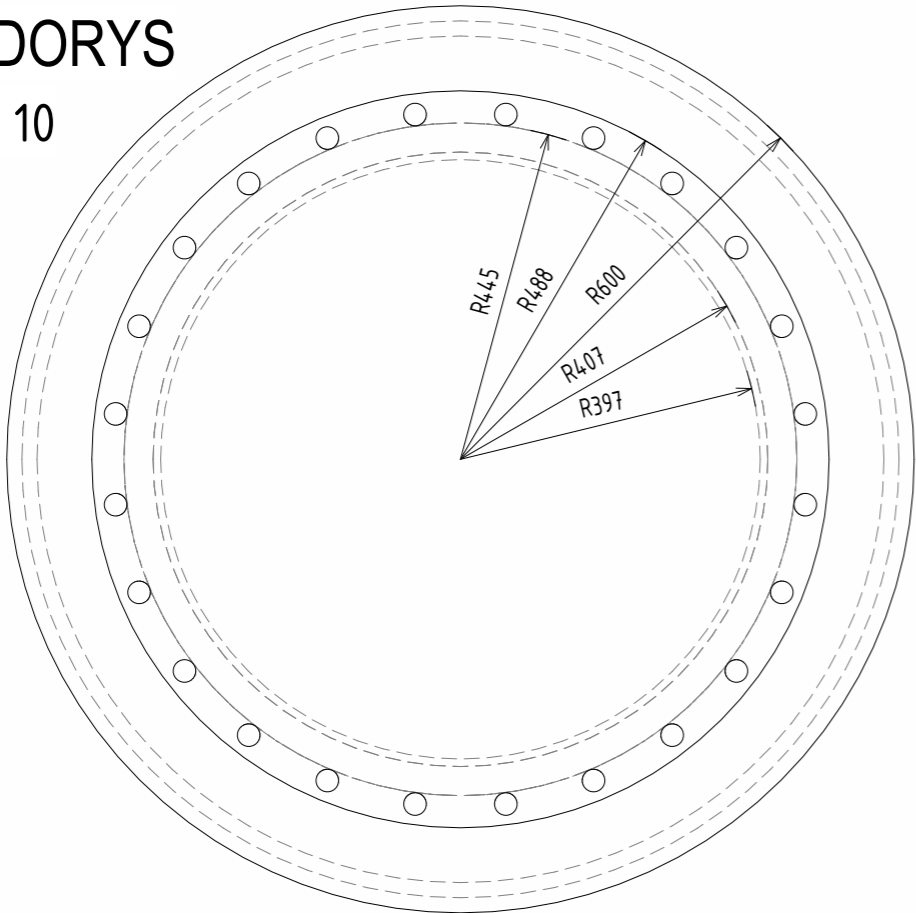


ŘEZ A-A
1 : 10

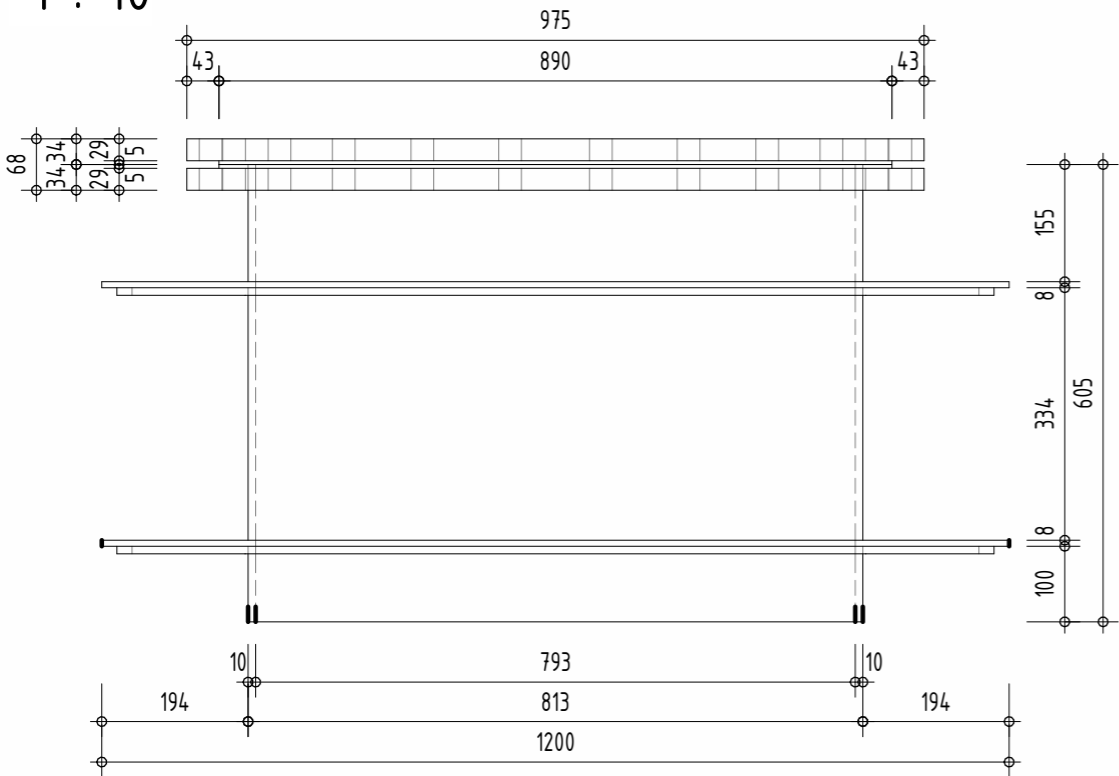

 AQUATIS a.s. Botanická 834/56, 602 00 Brno Tel: +420 541 554 111 Fax: +420 541 211 205	Akce MVE Klecany II D.1.1. Stavební objekty - část 1 D.1.1.2.5. Zámečnické výrobky				Příloha D.1.1.2.5.54 Měřítko 1 : 10
	Zakázkové číslo 120138A	Datum 05/2023	Vypracoval Ivo Reich	Kontroloval Ing. Tomáš Roth	Název souboru 120138A_objekty_MVErvrt

Z07 - KRUHOVÝ PRŮCHOD DO VTOKU DN800

3D

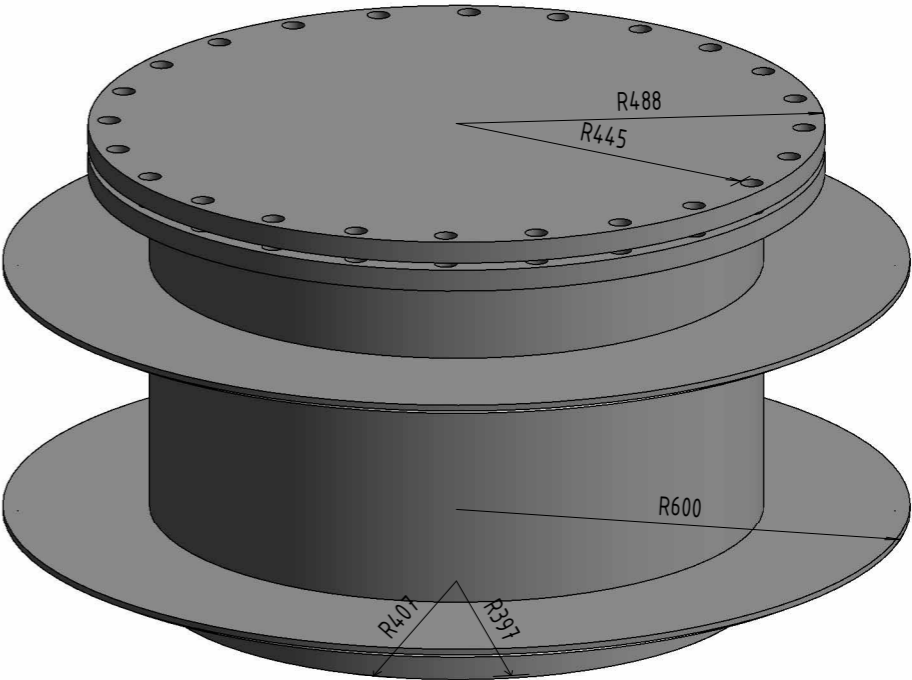

Specifikace	Hmotnost	Počet	Hmotnost celkem
-------------	----------	-------	-----------------

Z07

Kruhový průchod: DN800

Kruhový průchod do vtoku DN800 dl. 600mm Ocelová trubka \varnothing 813/10mm. Ocelový plech \varnothing 1200/10mm. Ocelová příruba DN800. Zaslepovací ocelová příruba DN800. Šrouby M30. Včetně těsnění. Povrchová úprava: Žárové zinkování	484,80 kg	1	484,80 kg
--	-----------	---	-----------