




PŮDORYS
1 : 25

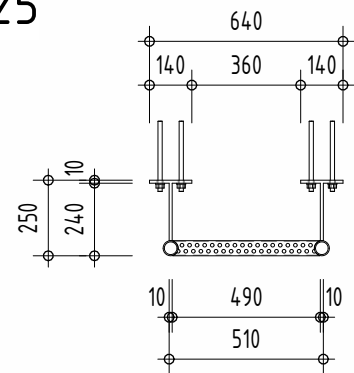

ŘEZ A-A
1 : 25

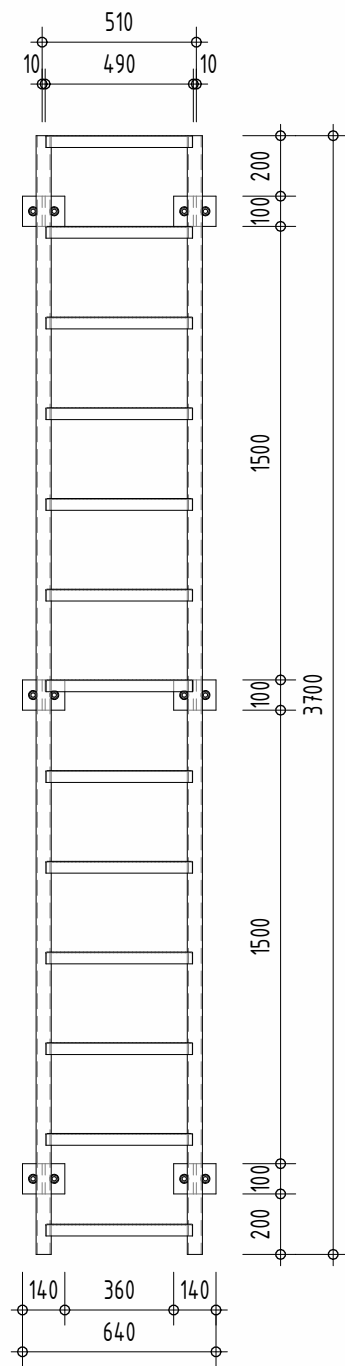


ŘEZ B-B
1 : 25

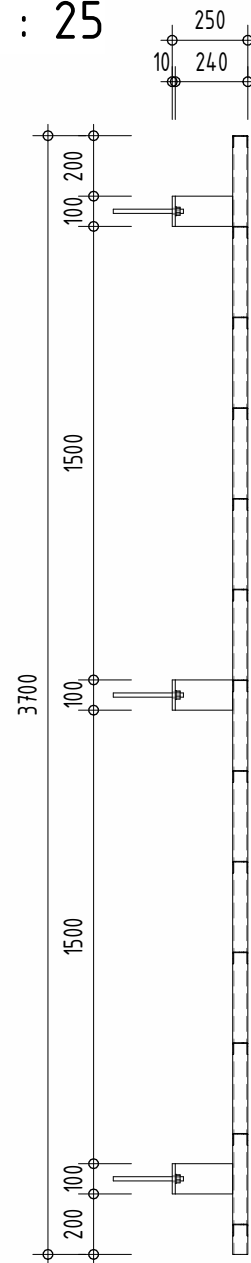

 AQUATIS a.s. Botanická 834/56, 602 00 Brno Tel: +420 541 554 111 Fax: +420 541 211 205	Akce MVE Klecany II D.1.1. Stavební objekty - část 1 D.1.1.2.5. Zámečnické výrobky				Příloha D.1.1.2.5.8 Měřítko 1 : 25
	Zakázkové číslo 120138A	Datum 05/2023	Vypracoval Ivo Reich	Kontroloval Ing. Tomáš Roth	Název souboru 120138A_objekty_MVE.rvt

L01 (C) - ŽEBŘÍK - ELEKTROŠACHTA K2
3D

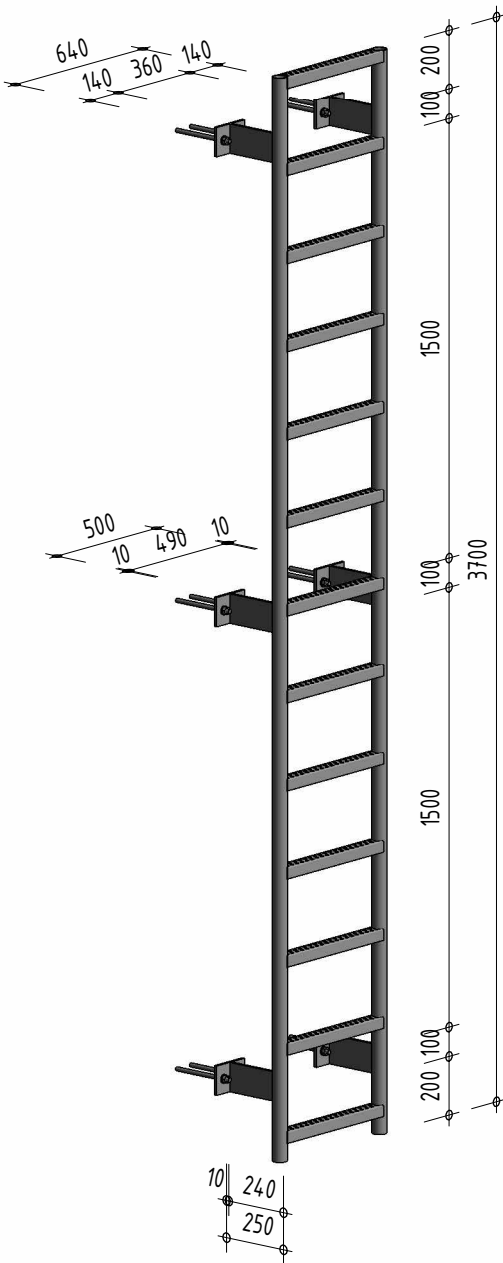

Specifikace	Hmotnost	Počet	Hmotnost celkem
L01 (C) Žebřík bez ochranného koše (kruhový štěrín): Ocelový žebřík, včetně kotvení Ocelový žebřík bez ochranného koše, včetně kotvení Štěřín - ocelová trubka ø50/4mm. Příčle - LSP 35/34/2mm. Chemické kotvy M10. Délka: 3700 Povrchová úprava: Žárové zinkování	59,93 kg	1	59,93 kg