



Detail 3- Situace
Situace
M 1:50

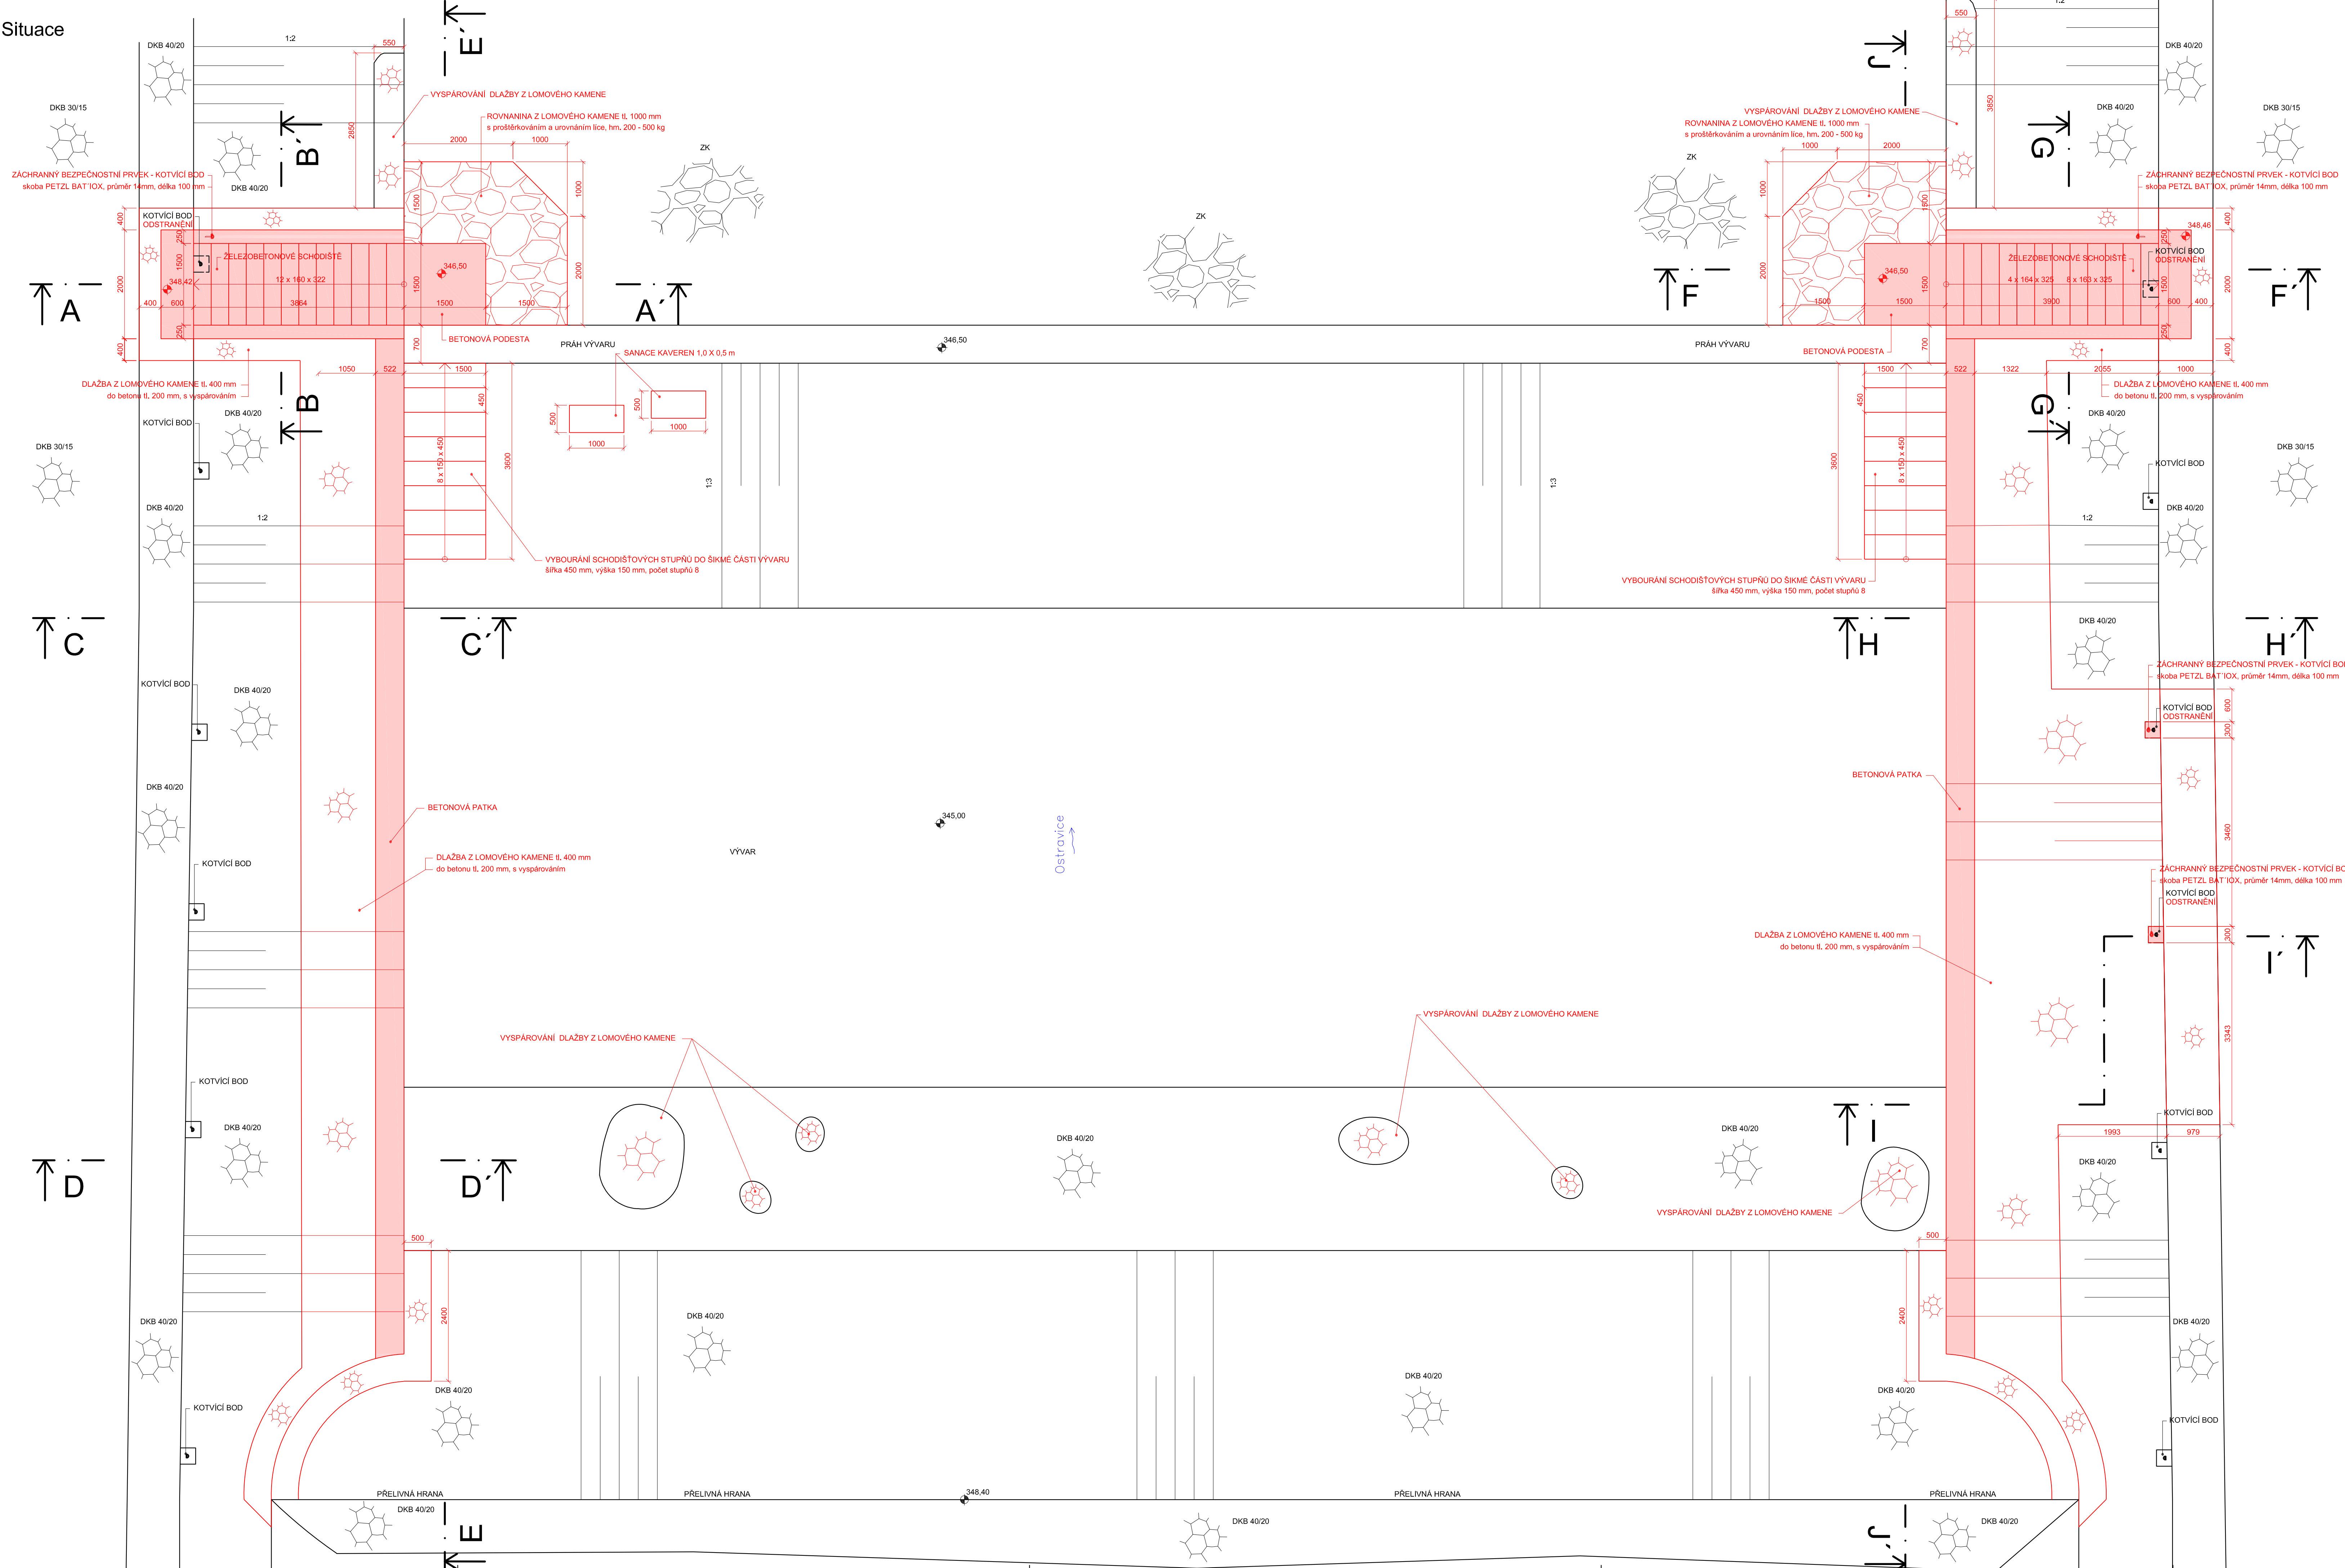

Výškový systém Balt p.v.
Souřadnicový systém: JTSK

 oddělení projekce Varenská 49, 701 26 Ostrava 1 tel. 596 657 111	PROJEKTOVATEL: Ing. Dalibor Rajnoch zpracovatel projektu: Ing. Dalibor Rajnoch vedoucí oddělení: Ing. Dalibor Rajnoch vedoucí dílny: Ing. Jiří Skolník	SOUHRN datum: duben 2023 PRŮVĚRA: 10 MĚŘÍTKO: 1:50 STUPĚŇ: 005 ARCHIVNÍ ČÍSLO: 10/22 ČÍSLO PŘÍLOH: 1
	Investor: Povodí Odry, státní podnik	PRŮVĚRA: 10
	Objekt: Frýdlant nad Ostravicí	PRŮVĚRA: 10
	Stavba: Frýdlant nad Ostravicí	PRŮVĚRA: 10

VT Ostravice f. km 34,030, k. ú. Frýdlant n/O
– oprava zděného spádového stupně

Detail 3 – Situace

D.1.1.b.4