


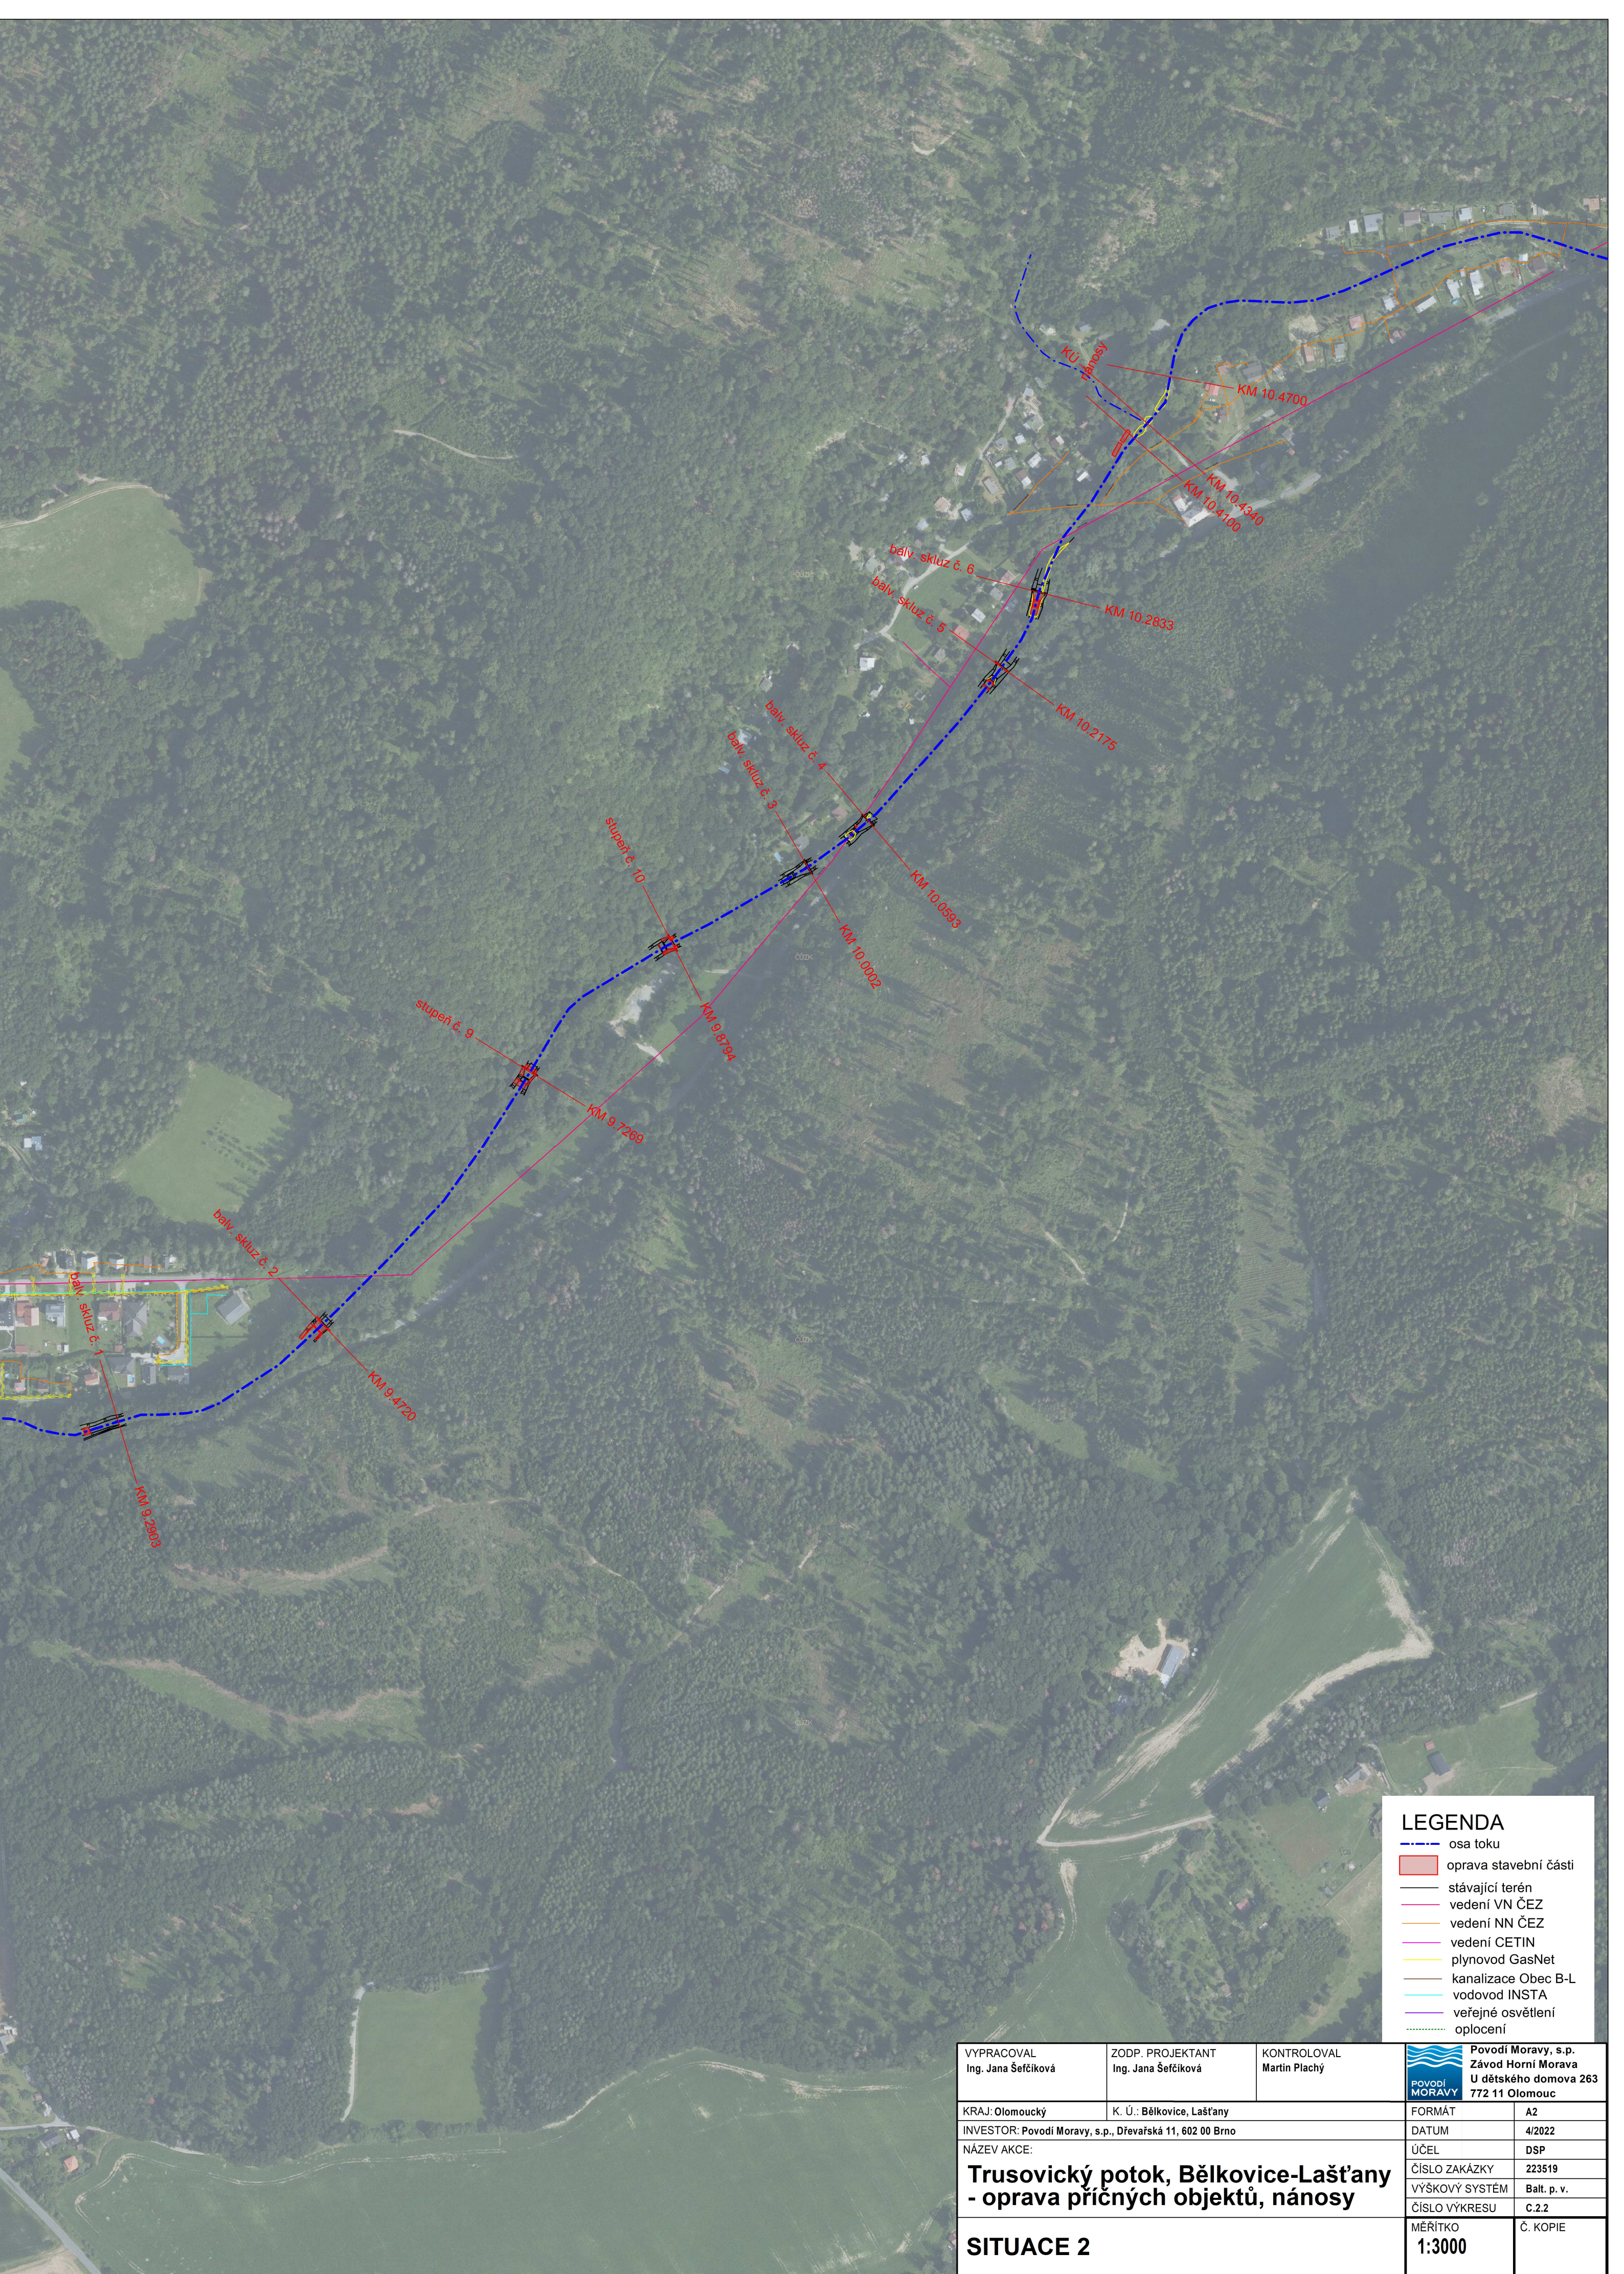


LEGENDA

osa toku

oprava stavební části

VYPRACOVAL Ing. Jana Šeříčková		ZODP. PROJEKTANT Ing. Jana Šeříčková	KONTROLOVAL Martin Plachý	<div><div><div>Povodí Moravy, s.p. Závod Horní Morava U dětského domova 263 772 11 Olomouc</div></div></div>	
KRAJ: Olomoucký		K. Ú.: Bělkovice, Lašt'any		FORMÁT	A2
INVESTOR: Povodí Moravy, s.p., Dřevařská 11, 602 00 Brno				DATUM	4/2022
Trusovický potok, Bělkovice-Lašt'any - oprava příčných objektů, nánosy				ÚČEL	DSP
				ČÍSLO ZAKÁZKY	223519
				VÝŠKOVÝ SYSTÉM	Balt. p. v.
				ČÍSLO VÝKRESU	C.2.1
SITUACE 1				MÉRÍTKO 1:3000	Č. KOPIE



LEGENDA

osa toku

oprava stavební části

stávající terén

vedení VN ČEZ

vedení NN ČEZ

vedení CETIN


plynovod GasNet

kanalizace Obec B-L

vodovod INSTA

veřejné osvětlení

oplocení

VYPRACOVAL Ing. Jana Šefčíková	ZODP. PROJEKTANT Ing. Jana Šefčíková	KONTROLOVAL Martin Plachý	 Povodí MORAVY	Povodí Moravy, s.p. Závod Horní Morava U dětského domova 263 772 11 Olomouc	
KRAJ: Olomoucký	K. Ú.: Bělkovice, Lašťany		FORMÁT	A2	
INVESTOR: Povodí Moravy, s.p., Dřevařská 11, 602 00 Brno			DATUM	4/2022	
NÁZEV AKCE:			ÚČEL	DSP	
Trusovický potok, Bělkovice-Lašťany - oprava příčných objektů, nánosy			ČÍSLO ZAKÁZKY	223519	
			VÝŠKOVÝ SYSTÉM	Balt. p. v.	
			ČÍSLO VÝKRESU	C.2.2	
SITUACE 2			MĚŘÍTKO 1:3000	Č. KOPIE	