



Šachta nad silnicí I/13 – kladečské schéma – nový stav

Půdorys

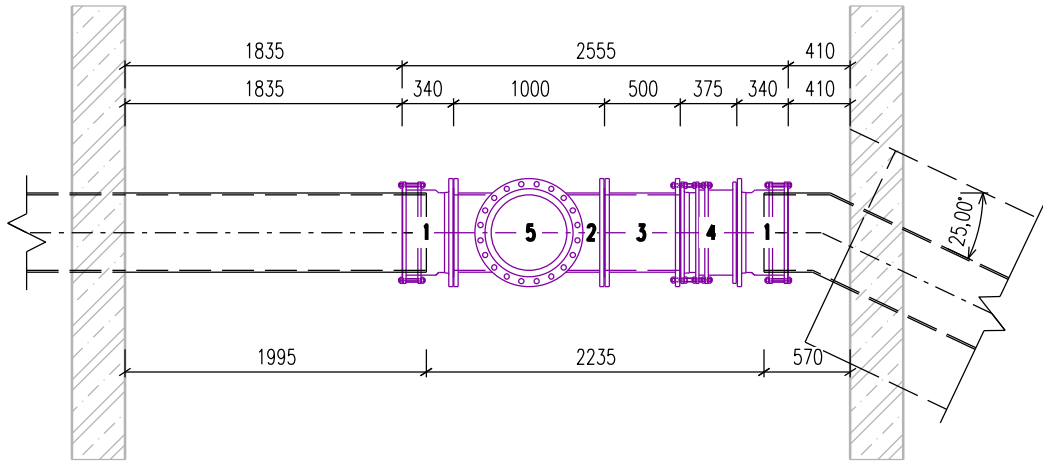

Pohled

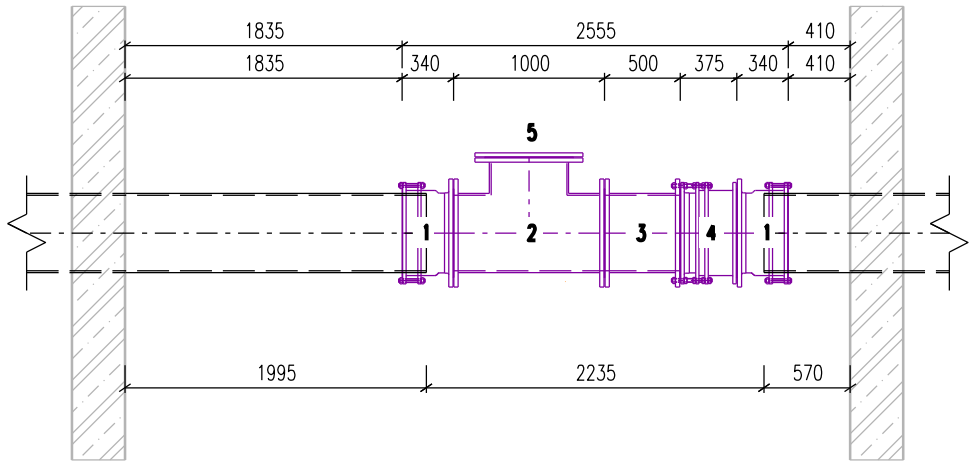

LEGENDA ARMATURNÍCH PRVKŮ:

OZNAČENÍ	NÁZEV	DIMENZE DN	POČET
1	Spojka s přírubou jištěná proti posunu pro OC potrubí PN10	500	2
2	Těsnící manžetové zakončení sklolaminátového rukávce	500	2
3	Trubní přírubová tvarovka T-Kus PN10	500/500	1
4	Přírubový FF-Kus, dl. – 500 mm PN10	500	1
5	Montážní přírubová vložka s posuvným dílcem PN10	500	1
6	Příruba slepá PN10	500	1

POZNÁMKY:

Stávající potrubí včetně tvarovek bude demontováno až po zakoupení nového armaturního vybavení šachty, potrubí bude zkráceno dle nově dodaného potrubí na místě instalace, aby nedošlo k chybnému vyřízení stávající technologie.

AZ CONSULT, spol. s r.o.

Číslo zakázky.....22/067
Výrobek uvolněn k použití

Datum.....XI/2022.....③

Odpov. proj.: Ing. M. David		<div>A ZCONSULT[®] spol. s r. o. Klíšská 12, 400 01 Ústí nad Labem Tel.: 475 240 888 Tel/fax.: 475 240 864 E-mail: azconsult@azconsult.cz ČSN EN ISO 9001</div>	
Výpracoval: Ivan Doležal, DiS.			
Kontroloval: Ing. M. David			
Kraj: Ústecký	Místo: Chomutov		
Objednatel: Povodí Ohře, s.p. Bezručova 4219, Chomutov 430 03			
Akce: VD - Otvice - napouštěcí potrubí		Zn. souboru: ...	
Výkres: Šachta nad silnicí I/13 -kladečské schéma - nová technologie		Stupeň: DSJ	Formát: 2 x A4
		Č. zak.: 22/067	Č. paré :
		Datum: XI/2022	
		Měřítko: 1:50	Č. přílohy: D.4.3.8
DOKUMENTACI LZE UŽÍVAT POUZE VE SMYSLU PŘÍSLUŠNÉ SMLOUVY O DÍLO. KOPÍROVÁNÍ A ROZŠÍŘOVÁNÍ POUZE PO PŘEDCHOZÍM SOUHLASU AZ CONSULT spol. s r.o.			