



PŮDORYS
M 1 : 100

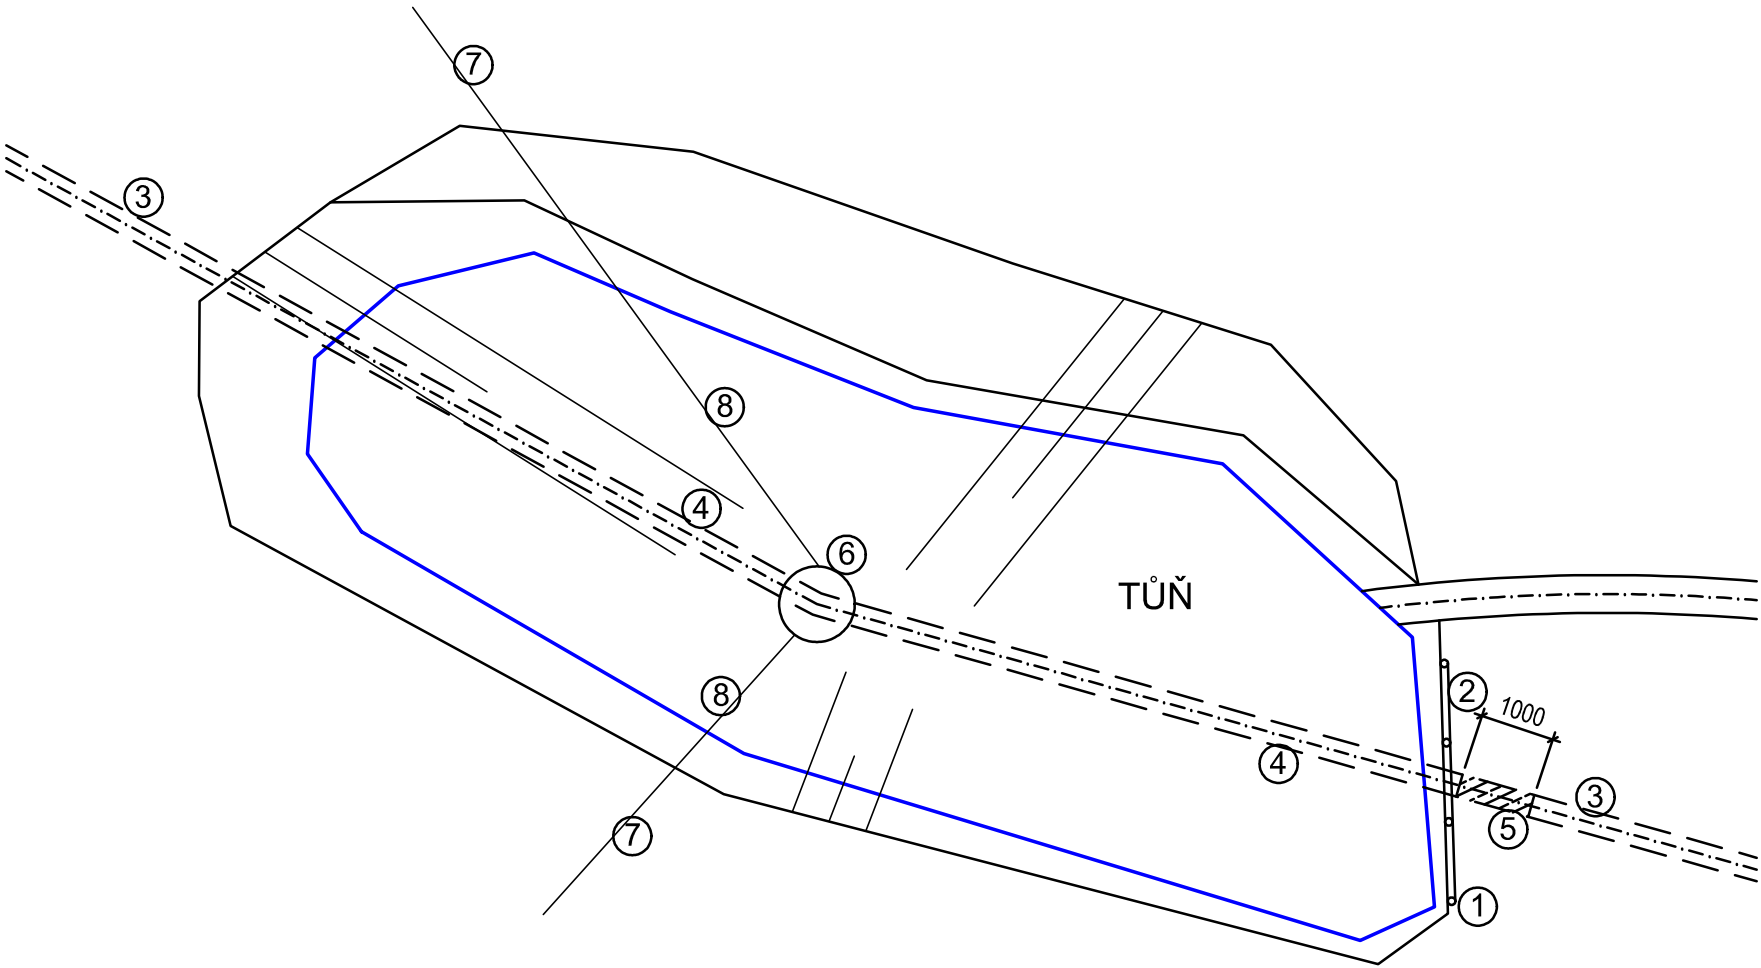

PŘÍČNÝ ŘEZ
M 1 : 50

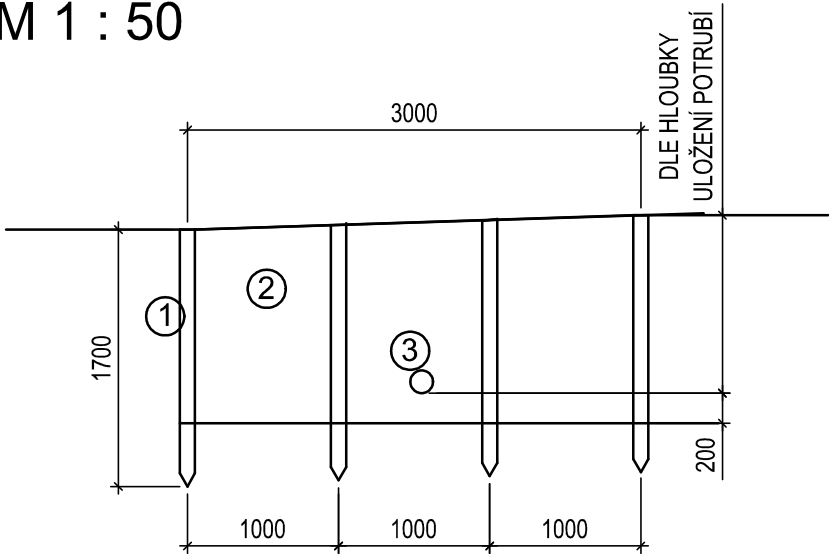

- ① DŘEVĚNÉ PILOTY (SMRK ODKORNĚNÝ), / PRŮMĚR 100, dl. 1,7 m
- ② GEOTEXTILIE NETKANÁ SEPARAČNÍ OCHRANNÁ FILTRAČNÍ 300g/m2 (PŘIPEVNIT K PILOTÁM HŘEBÍKY)
- ③ STÁVAJÍCÍ TRUBNÍ VEDENÍ DN 300 (AZBESTOCEMENT)
- ④ STÁVAJÍCÍ TRUBNÍ VEDENÍ DN 300 (AZBESTOCEMENT) - ODSTRANIT
- ⑤ STÁVAJÍCÍ TRUBNÍ VEDENÍ DN 300 (AZBESTOCEMENT) - ZABETONOVAT NA DÉLKU 1 m
- ⑥ STÁVAJÍCÍ ŠACHTA - ODSTRANIT
- ⑦ SVODNÝ DRÉN (TRATIVODKA CÍHLOVÁ, DN 100) - PONECHAT
- ⑧ SVODNÝ DRÉN (TRATIVODKA CÍHLOVÁ, DN 100) - ODSTRANIT V PROSTORU TŮNĚ

INVESTOR: POVODÍ OHŘE, s.p.	VYPRACOVAL: Ing. K. VRÁNA, Ing. M. VEJVALKOVÁ, Ing. K. VEJVALKOVÁ	KV+MV AQUA s.r.o. Dominova 2463/15 158 00 Praha 5	
KRAJ KARLOVARSKÝ	KATASTRÁLNÍ ÚZEMÍ: JEDLIČNÁ, POUSTKA U FRANTIŠKOVÝCH LÁZNÍ		
IDVT (DVOREČSKÝ P.): 10221999	IDVT (LBP DVOREČSKÉHO P.): 10236164		
AKCE:		REVITALIZACE DVOREČSKÉHO POTOKA A LBP DVOREČSKÉHO POTOKA	
PŘÍLOHA: DVOREČSKÝ POTOK TĚSNÍCÍ CLONA		MĚŘÍTKO: 1 : 100, 1 : 50	Č.PŘÍLOHY: D.3.14
			POČET A4: 2 A4