



DOZDĚNÍ KAM. DLAŽBY VE DNĚ,UL. NÁBŘEŽÍ (JÍLOVÉ)  
M 1:25, 1:50

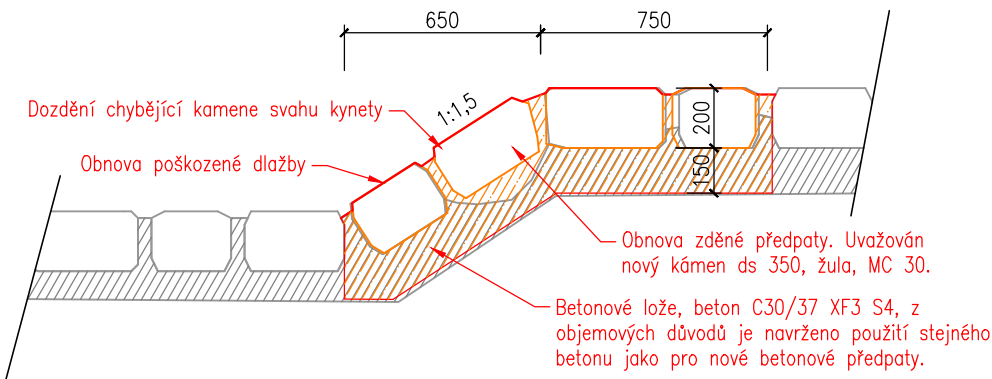

ŘEZ 1:25



PŮDORYS 1:50

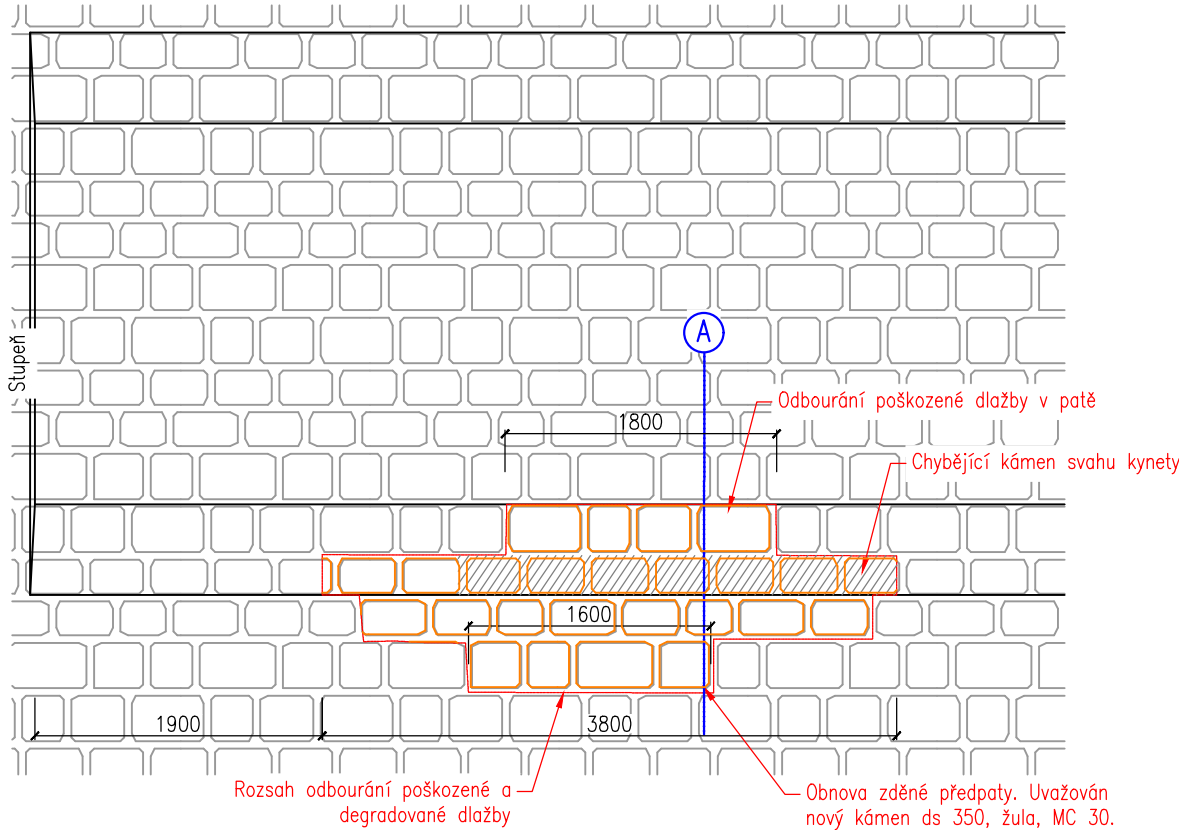

 <b>HG partner s.r.o.</b> Smetanova 200, 250 82 Úvaly <a href="http://www.hgpartner.cz">www.hgpartner.cz</a> Telefon: 246 082 015 e-mail: <a href="mailto:hgp@hgpartner.cz">hgp@hgpartner.cz</a>			Paré č.:	
Investor: Povodí Ohře, státní podnik, Bezručova 4219, 430 03 Chomutov			Datum:	03/2023
Odpovědný projektant:	Ing. Jaroslav Vrzák		Č. zakázky:	H-22/046
Vypracoval:	Ing. Štěpán Krátký		Změna:	-
Akce: OPŠ 07/2021 – Jílovský potok Děčín – Jílové – 8.etapa, ř.km 7,770-9,470			Stupeň: DSP	
Název části: DOKUMENTACE OBJEKTŮ			Část:	D
Příloha: DOZDĚNÍ KAM. DLAŽBY VE DNĚ,UL. NÁBŘEŽÍ (JÍLOVÉ)			Měřítko: 1:25, 1:50	Č. přílohy: D.10