




BLOK 02/4
PŮDORYSNÝ ŘEZ 3 - 3

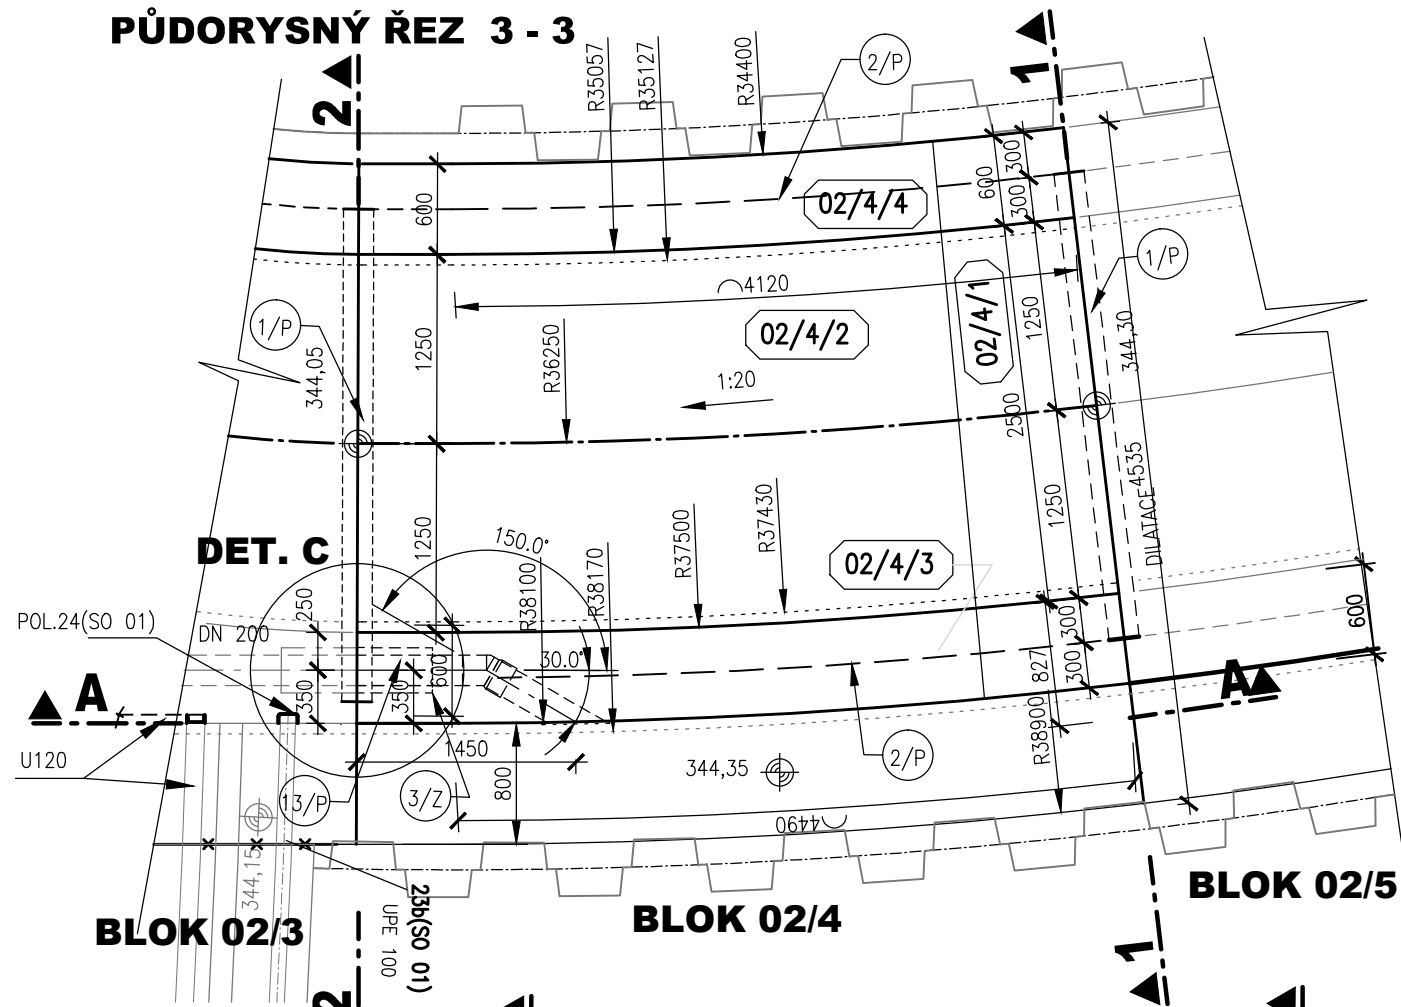


POVINUTÝ ŘEZ ZDI A - A

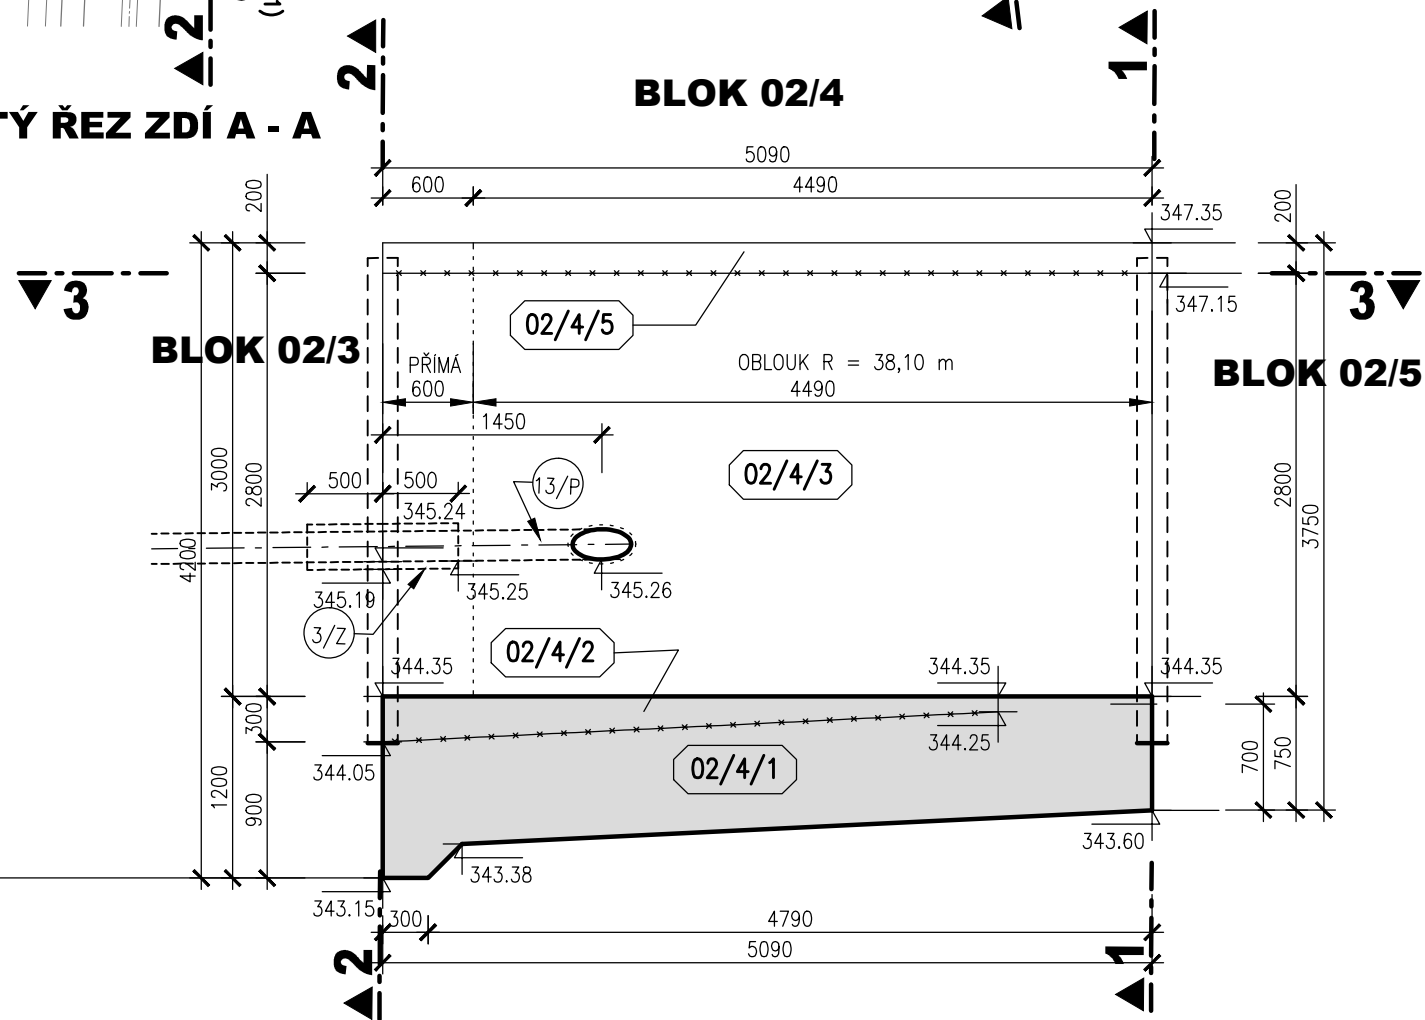

PŘÍČNÝ ŘEZ 2-2

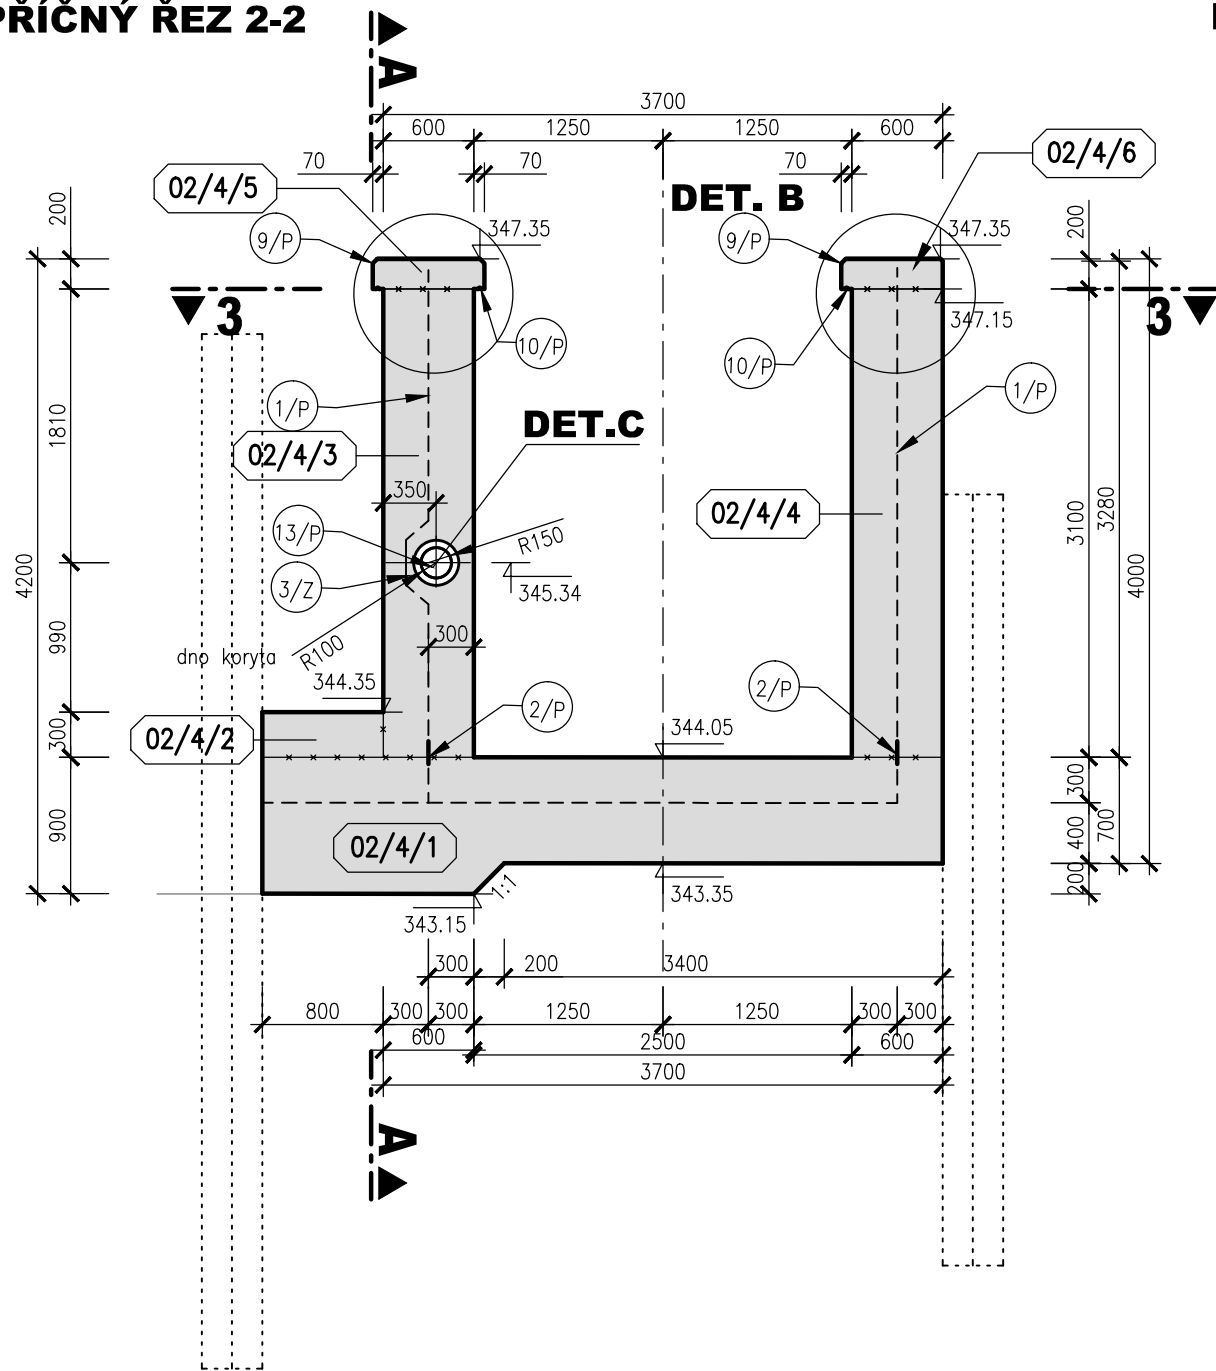

PŘÍČNÝ ŘEZ 1 - 1

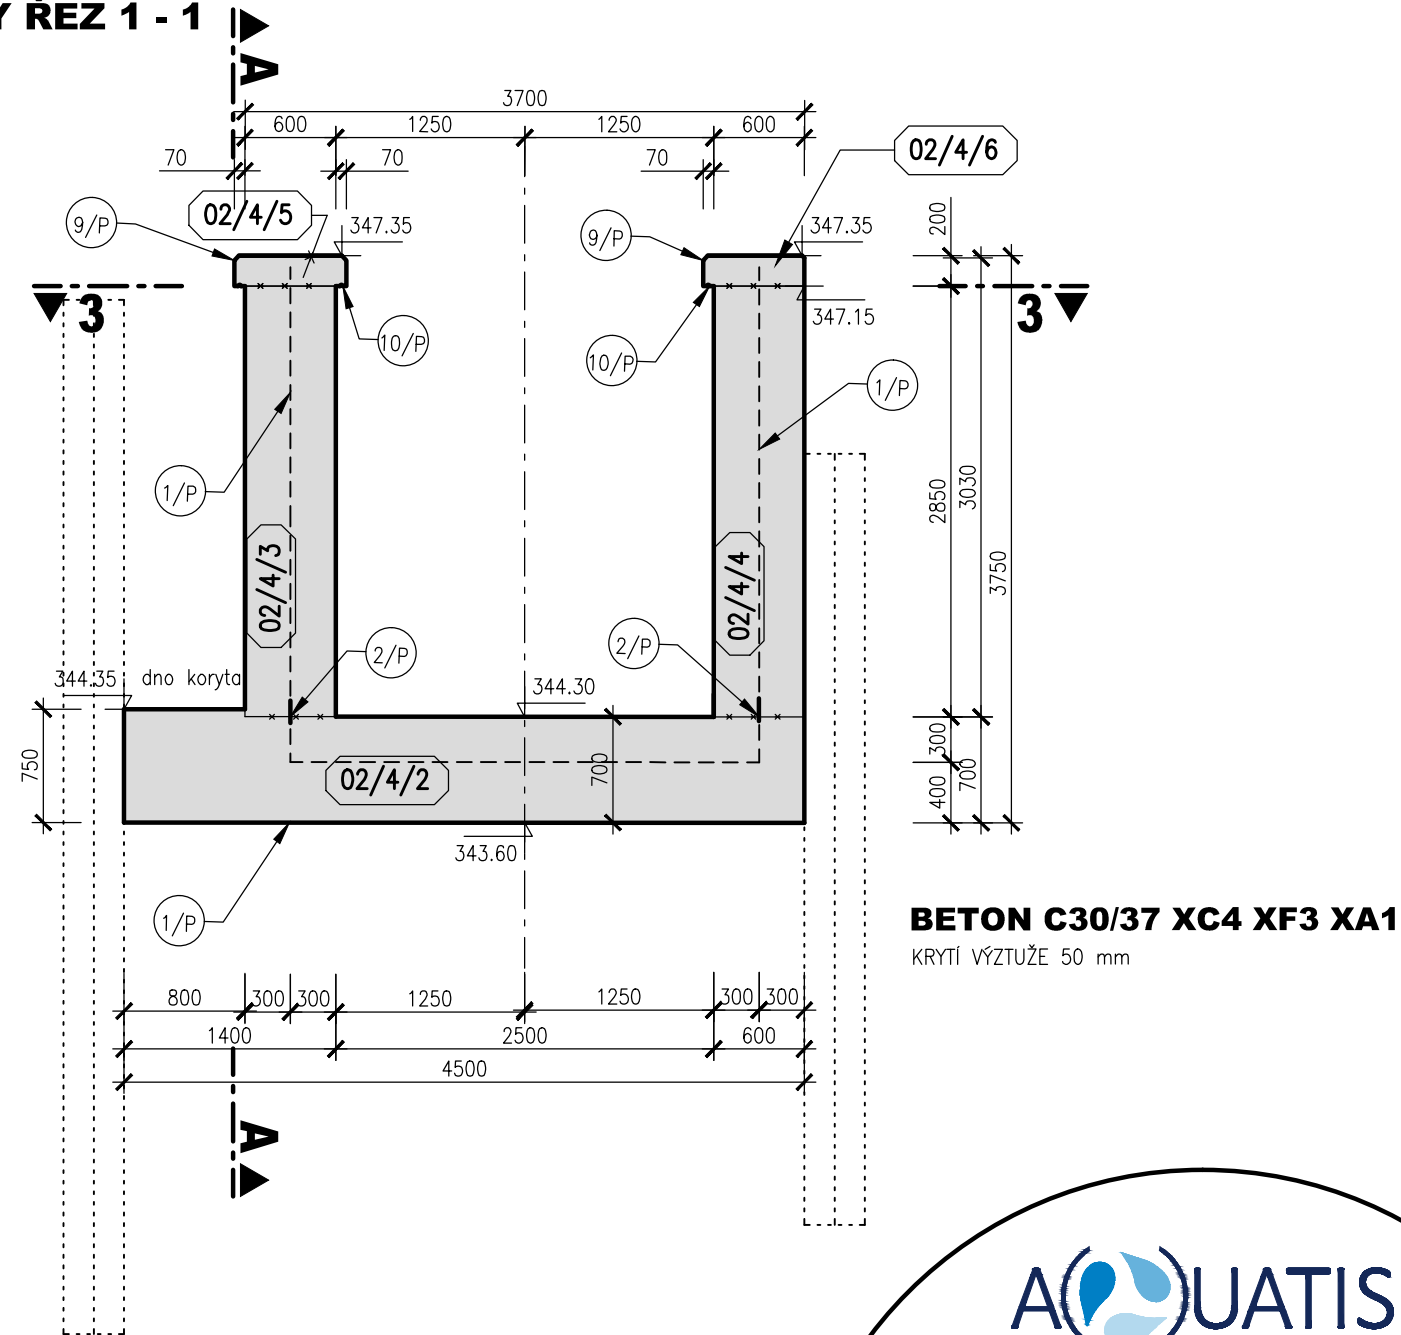

BETON C30/37 XC4 XF3 XA1
KRYTÍ VÝZTUŽE 50 mm

POZNÁMKA:

- 1) DETAIL A, B VIZ PŘÍLOHA DETAILS 02_3.5.3
- 2) VYTÝČENÍ HLAVNÍ OSY VIZ PŘÍLOHA 02_3.2.1 VYTÝČOVACÍ VÝKRES RP



AQUATIS a.s. Botanická 834/56, 602 00 Brno		Tel: +420 541 554 111 Fax: +420 541 211 205		E-mail: info@aquatis.cz http://www.aquatis.cz	
Zodpovědný projektant ING. DANIEL BRÁZDA		Hlavní inženýr projektu ING. DANIEL BRÁZDA		Vedoucí střediska ING. JIRÍ ŠVANCARA	
Vypracoval ING. JANA HERTLOVÁ		Kontroloval ING. TOMÁŠ OHERA		Zakázkové číslo 121094	
Datum ČERVEN 2022		Stupeň dokumentace DPS		Název souboru 02_4_4_blok_02_4.dwg	
Akce 02.060-OPATŘENÍ V ÚSEKU BRANTICE, OHO, DÍLČÍ STAVBA 02.061 JEZ BRANTICE, STAVBA Č. 5882 SO 02 RYBÍ PŘECHOD					
Příloha VÝKRES TVARU - BLOK 02/4					
Měřítko 1:50			Číslo přílohy 02_4.4		
Objednatel POVODÍ ODRY, státní podnik					