
 
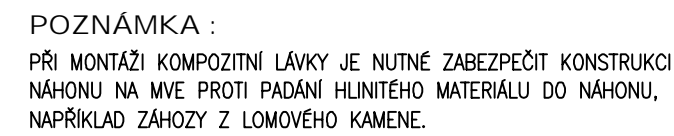


PŮDORYS V ÚROVNI HORNÍHO PASU M 1:50



PŮDORYS V ÚROVNI HORNÍHO PASU M 1:50

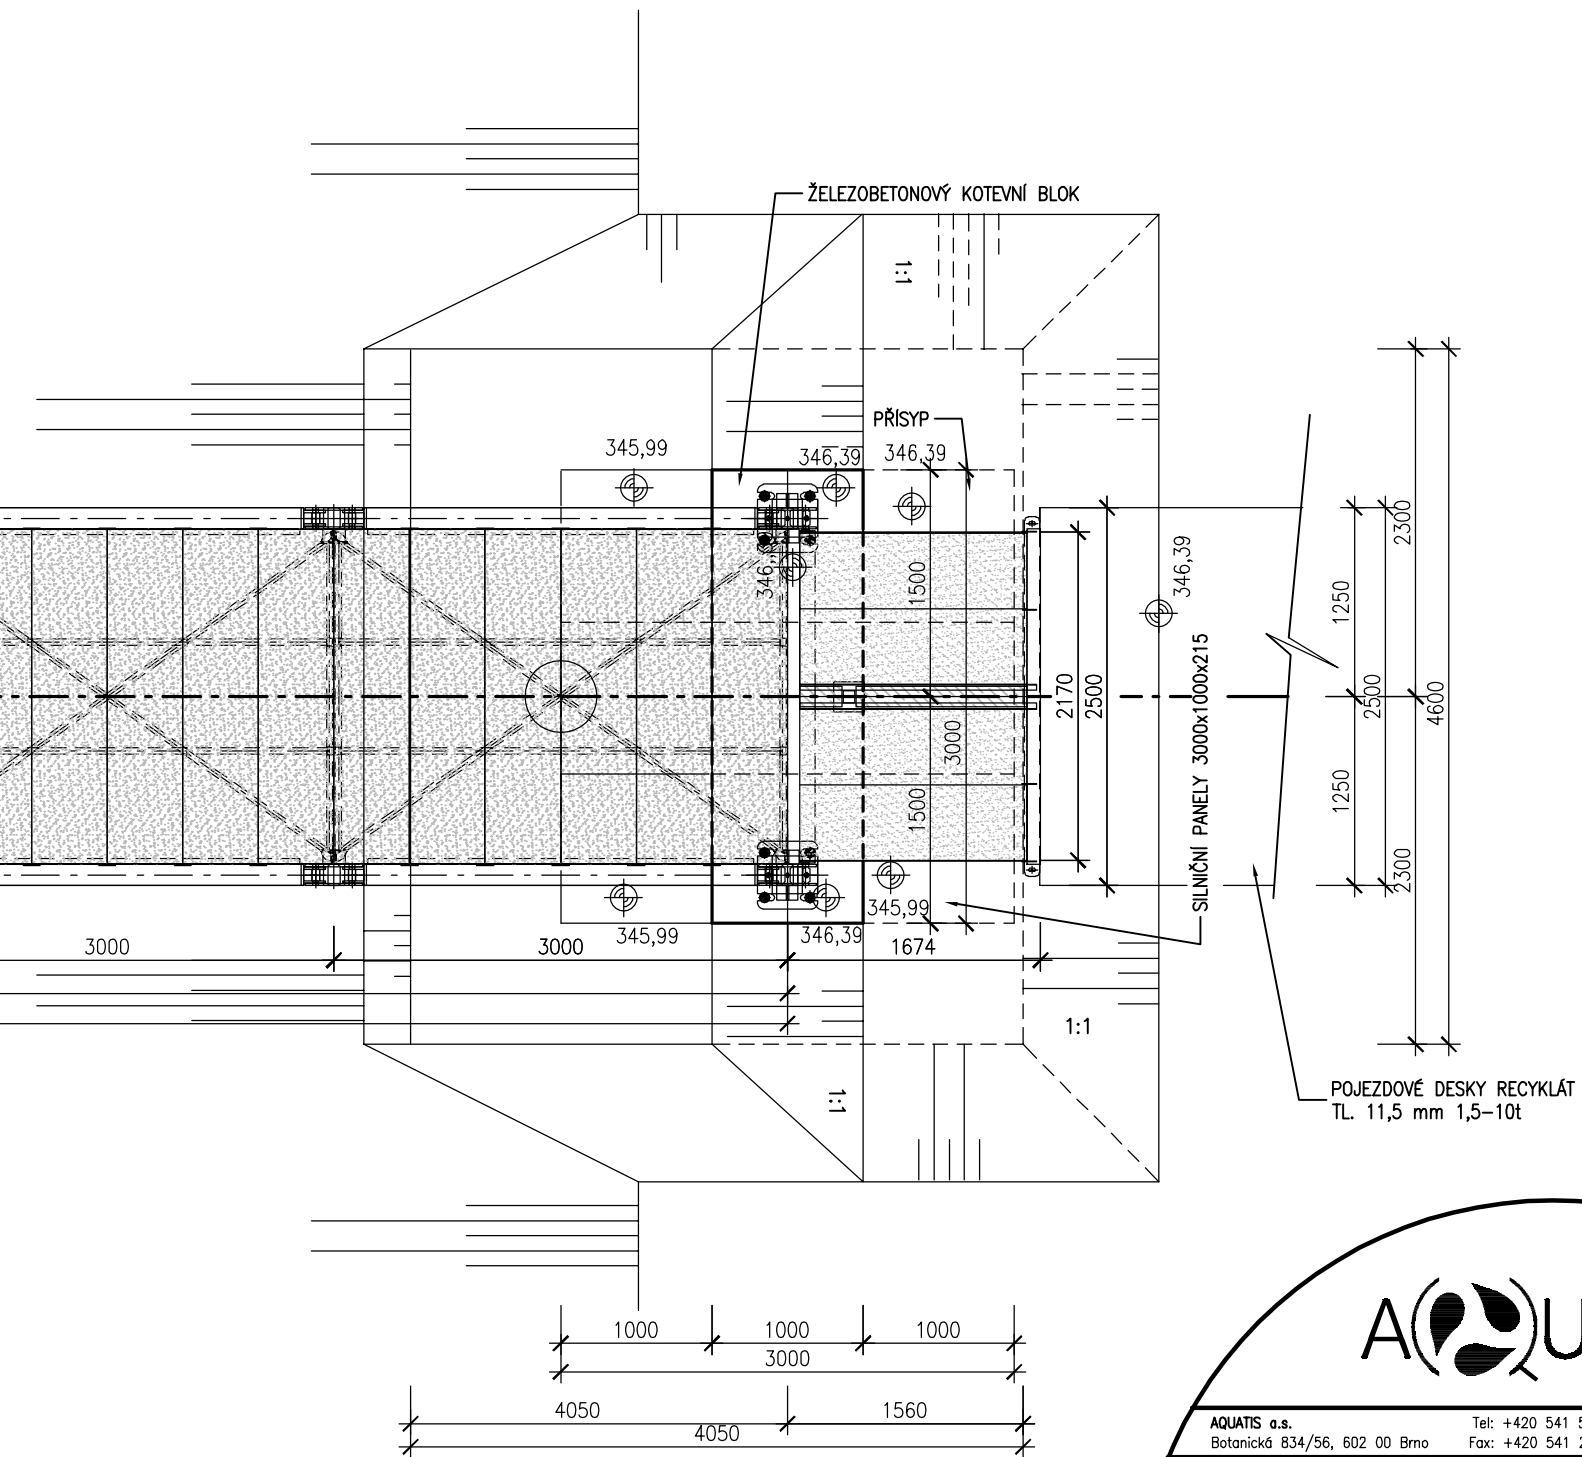

	
AQUATIS s.a.s. Botanická 834/56, 602 00 Brno Tel: +420 541 554 111 Fax: +420 541 211 205 E-mail: info@aquatis.cz http://www.aquatis.cz	
Zápovědní projektant ING. DANIEL BRÁZDA	Hlavní inženýr projektu ING. DANIEL BRÁZDA
Vypracoval ING. JANA HERTLOVÁ	Kontroloval ING. TOMÁŠ OHERA
Vedoucí střediska ING. JIRÍ ŠVANCARA Zákazkové číslo 121095A	
Datum CERVEN, 2022	Stupeň dokumentace DPS
Název souboru 07_3_2_Pudorys_lavky.dwg	
Akce 02.060-OPATŘENÍ V ÚSEKU BRANTICE, OHO, DÍLČÍ STAVBA 02.061 JEZ BRANTICE, STAVBA Č. 5882 SO 07 DOČASNÁ LÁVKA	
Příloha PŮDORYS LÁVEK	
Měřítko 1 : 50	Číslo přílohy 07_3_2
Objednatel POVODÍ ODRY, státní podnik	