


PŮDORYS VAKOVÉHO JEZU  
M 1:50

H.S.N. 345.65





SO 01 VAKOVÝ JEZ  
VAKOVÁ HRADICÍ KONSTRUKCE

JÍMKA ZE ŠTĚTOVNIC VL 604, DL.7,2m  
PO DOKONČENÍ STAVBY  
SE ODRÍZNE NA KĚTĚ V ÚROVNI DNA

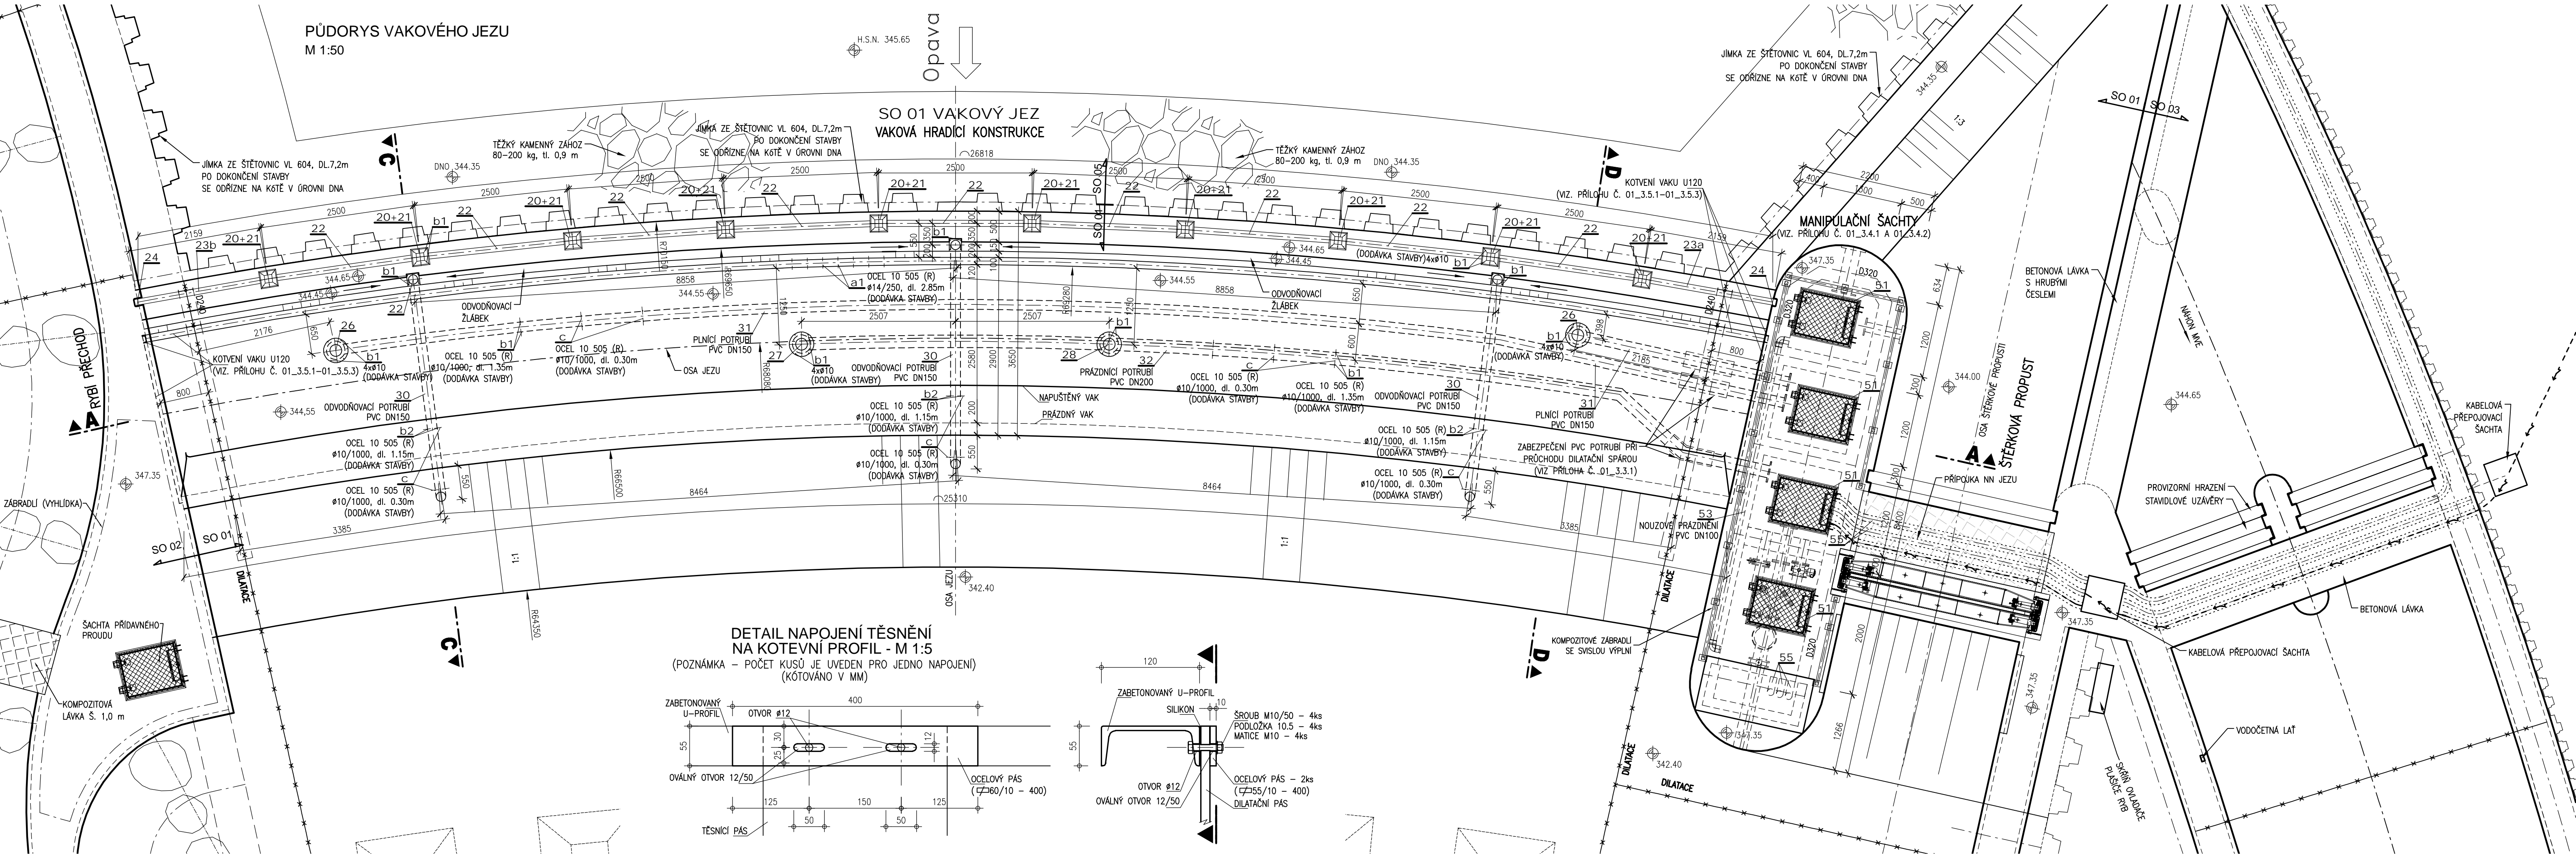

DETAIL NAPOJENÍ TĚSNĚNÍ  
NA KOTEVNÍ PROFIL - M 1:5  
(POZNÁMKA - POČET KUSŮ JE UVEDEN PRO JEDNO NAPOJENÍ)  
(KÓTOVÁNO V MM)

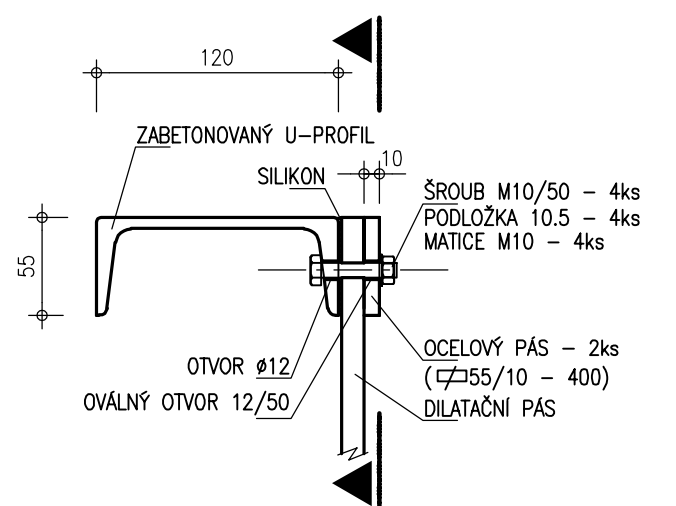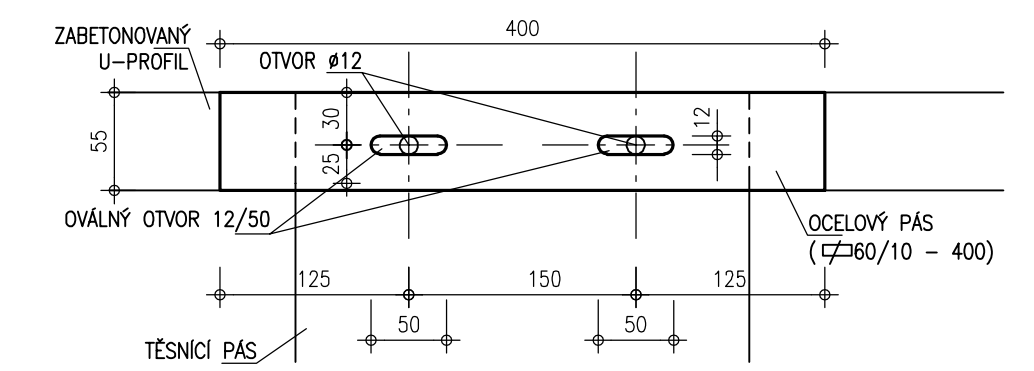

KÓTOVÁNO V mm  
VÝŠKOVÝ SYSTÉM: B.P.V  
SOUŘADNICOVÝ SYSTÉM: S-JTSK

**AQUATIS**

AQUATIS a.s.  
Botanická 834/56, 602 00 Brno  
Tel: +420 541 554 111  
Fax: +420 541 211 205  
E-mail: info@aquatis.cz  
http://www.aquatis.cz

Zodpovědný projektant <b>ING. IVO VANĚK</b>	Hlavní inženýr projektu <b>ING. DANIEL BRÁZDA</b>	Vedoucí střediska <b>ING. JIŘÍ ŠVANCARA</b>
Vypracoval <b>MILOŠ LOJDA</b>	Kontroloval <b>ING. IVO VANĚK</b>	Zakázkové číslo <b>211095A</b>

Datum: 06/2022  
Stupeň dokumentace: DPS  
Název souboru: 01\_3\_2\_3\_01\_3\_2\_4\_Pudorys\_jezu\_mereni\_hladny.dwg  
Alce

**02.060-OPATŘENÍ V ÚSEKU BRANTICE, OHO,  
DÍLČÍ STAVBA 02.061  
JEZ BRANTICE, STAVBA Č. 5882  
SO 01 VAKOVÝ JEZ**

Příloha:  
**PŮDORYS JEZU - VYSTROJENÍ VAKU A ŠACHET**

Měřítko: 1:50  
Číslo přílohy: 01\_3.2.3  
Objednatel: POVOŘÍ ODŘY, státní podnik