




PŮDORYS  
M 1:50

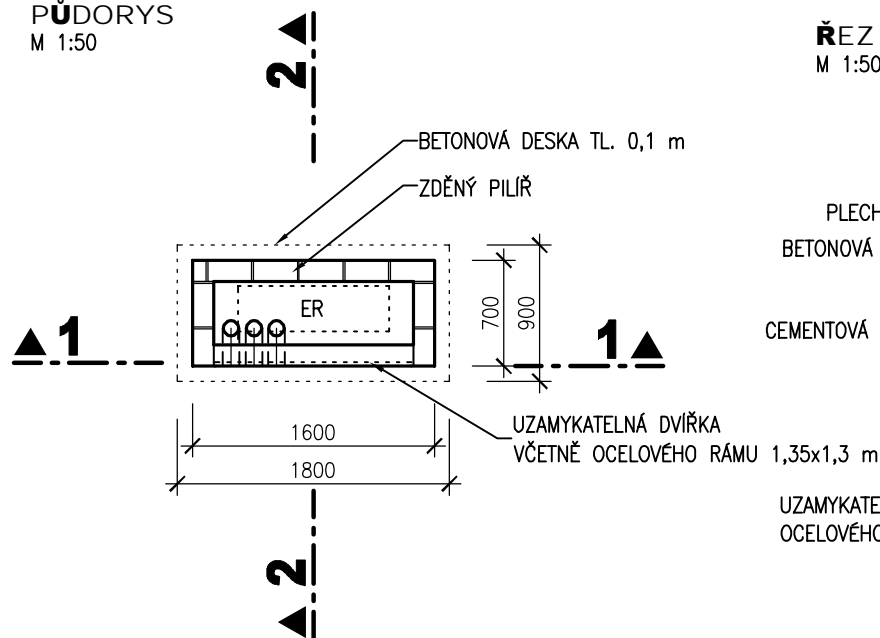

ŘEZ 1-1  
M 1:50

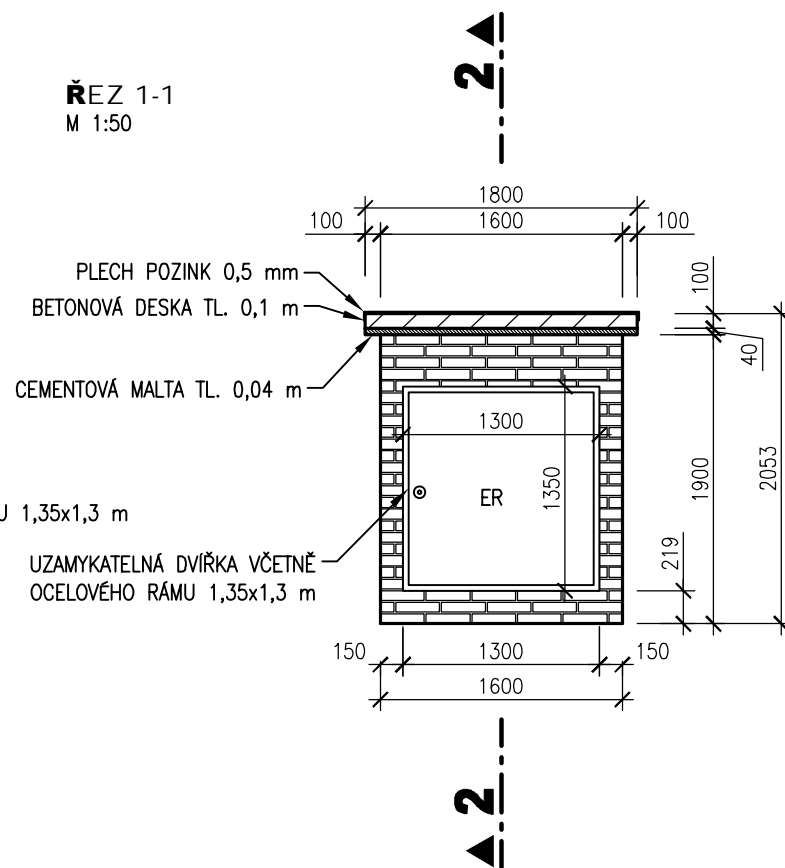

ŘEZ 2-2  
M 1:50

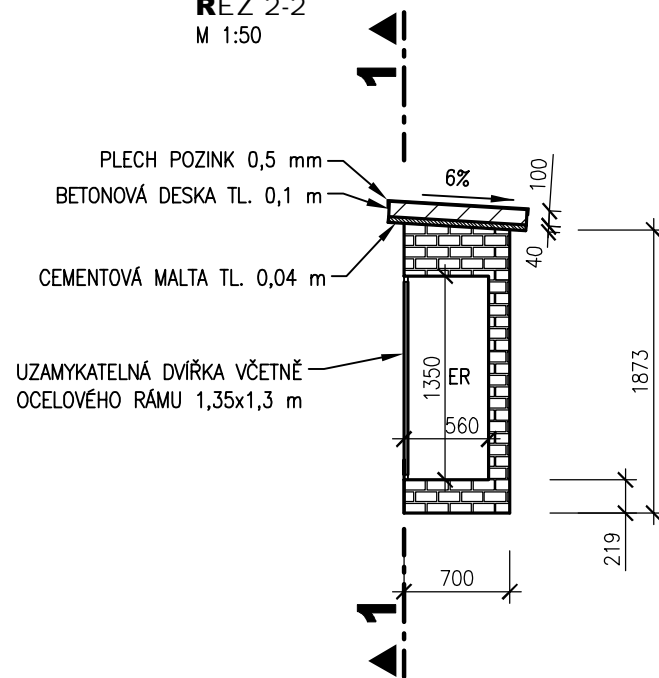

KÓTOVÁNO V mm  
VÝŠKOVÝ SYSTÉM: B.P.V

AQUATIS

AQUATIS a.s. Tel: +420 541 554 111 E-mail: info@aquatis.cz  
Botanická 834/56, 602 00 Brno Fax: +420 541 211 205 http://www.aquatis.cz

Zodpovědný projektant Hlavní inženýr projektu Vedoucí střediska  
ING. DANIEL BRÁZDA ING. DANIEL BRÁZDA ING. JIRÍ SVANCARA

Vypracoval Kontroloval Zakázkové číslo  
ING. DANIEL BRÁZDA ING. TOMÁŠ OHERA 211095A

Datum Stupeň dokumentace Název souboru  
ČERVEN 2022 DPS 01\_3\_5\_8\_Zdeny\_pilir.dwg

Akce

02.060-OPATŘENÍ V ÚSEKU BRANTICE, OHO,  
DÍLČÍ STAVBA 02.061  
JEZ BRANTICE, STAVBA Č. 5882

SO 01 VAKOVÝ JEZ

Příloha

ZDĚNÝ PILÍŘ

Měřítko  
1:50

Číslo přílohy  
01\_3.5.8

Objednatel

POVODÍ ODRY, státní podnik